

A

B

C

D

E

F

1

2

3

4

5

6

7

8

Legenda:



Prostup v podlaze

RFVE-AC4 - AC rozváděč FVE technologie

RFVE-DC4 - DC rozváděč FVE technologie

MaR4 - rozváděč distribuční řízení

Y5AMR3 - rozváděč Honeywell řízení


SE25K - střídač solaredge

UPS - záložní bateriový zdroj


RZ - rozváděč elektroinstalace kontejneru

HOP - hlavní ochranné pospojování

Vnitřní jednotka

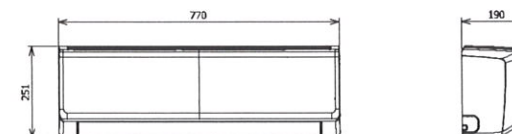

Venkovní jednotka

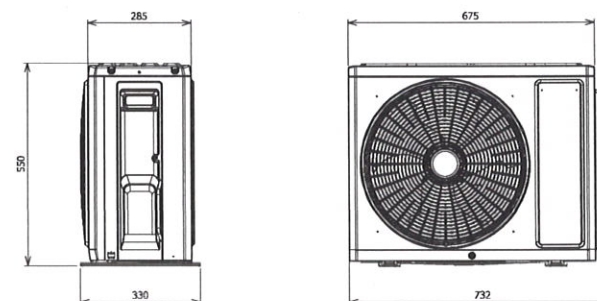

LAMA solar
technologies s.r.o.
Objedná 1777
765 02 Olomouč
Korespondenční adresa:
Čs. armády 1884/1a,
748 01 Hlučín
IČ 08443009
DIČ CZ08443009
www.lamasolar.cz

HL. ZHOTOVITEL:		POD. ZHOTOVITEL:		Tato dokumentace je duševním vlastnictvím zhotovitele. Žádná část této dokumentace nesmí být použita nebo reprodukována bez jeho souhlasu.	
 LAMA solar technologies s.r.o.					
ZMĚNA: d c b a				VÝKONAL:	
				DATUM:	
				VÝTISK:	1
NÁZEV ZAKÁZKY: FVE FN Olomouc		UMÍSTĚNÍ: Budova Y TECH. ČÁST: D.2.D.4		DATUM: 20.04.2023	
INVESTOR: Fakultní nemocnice Olomouc		VYPRACOVAL: Bc. Michael Stach ZODPOVĚDNÝ: Ing. Václav Urbíř SCHVÁLIL: Ing. Jindřich Stuchlý Ph.D.		MĚŘÍTKO: 1 : 20 Formát: A3	
NÁZEV VÝKRESU: Dispozice kontejneru - Budova Y		STUPEŇ PD: DSPS		ARCHIVNÍ ČÍSLO: 22-0877 Rev: 0	
		LIST: 4 LISTŮ: 4		DCC: &ELH	

Budova Y

A


B

C

D


E

F

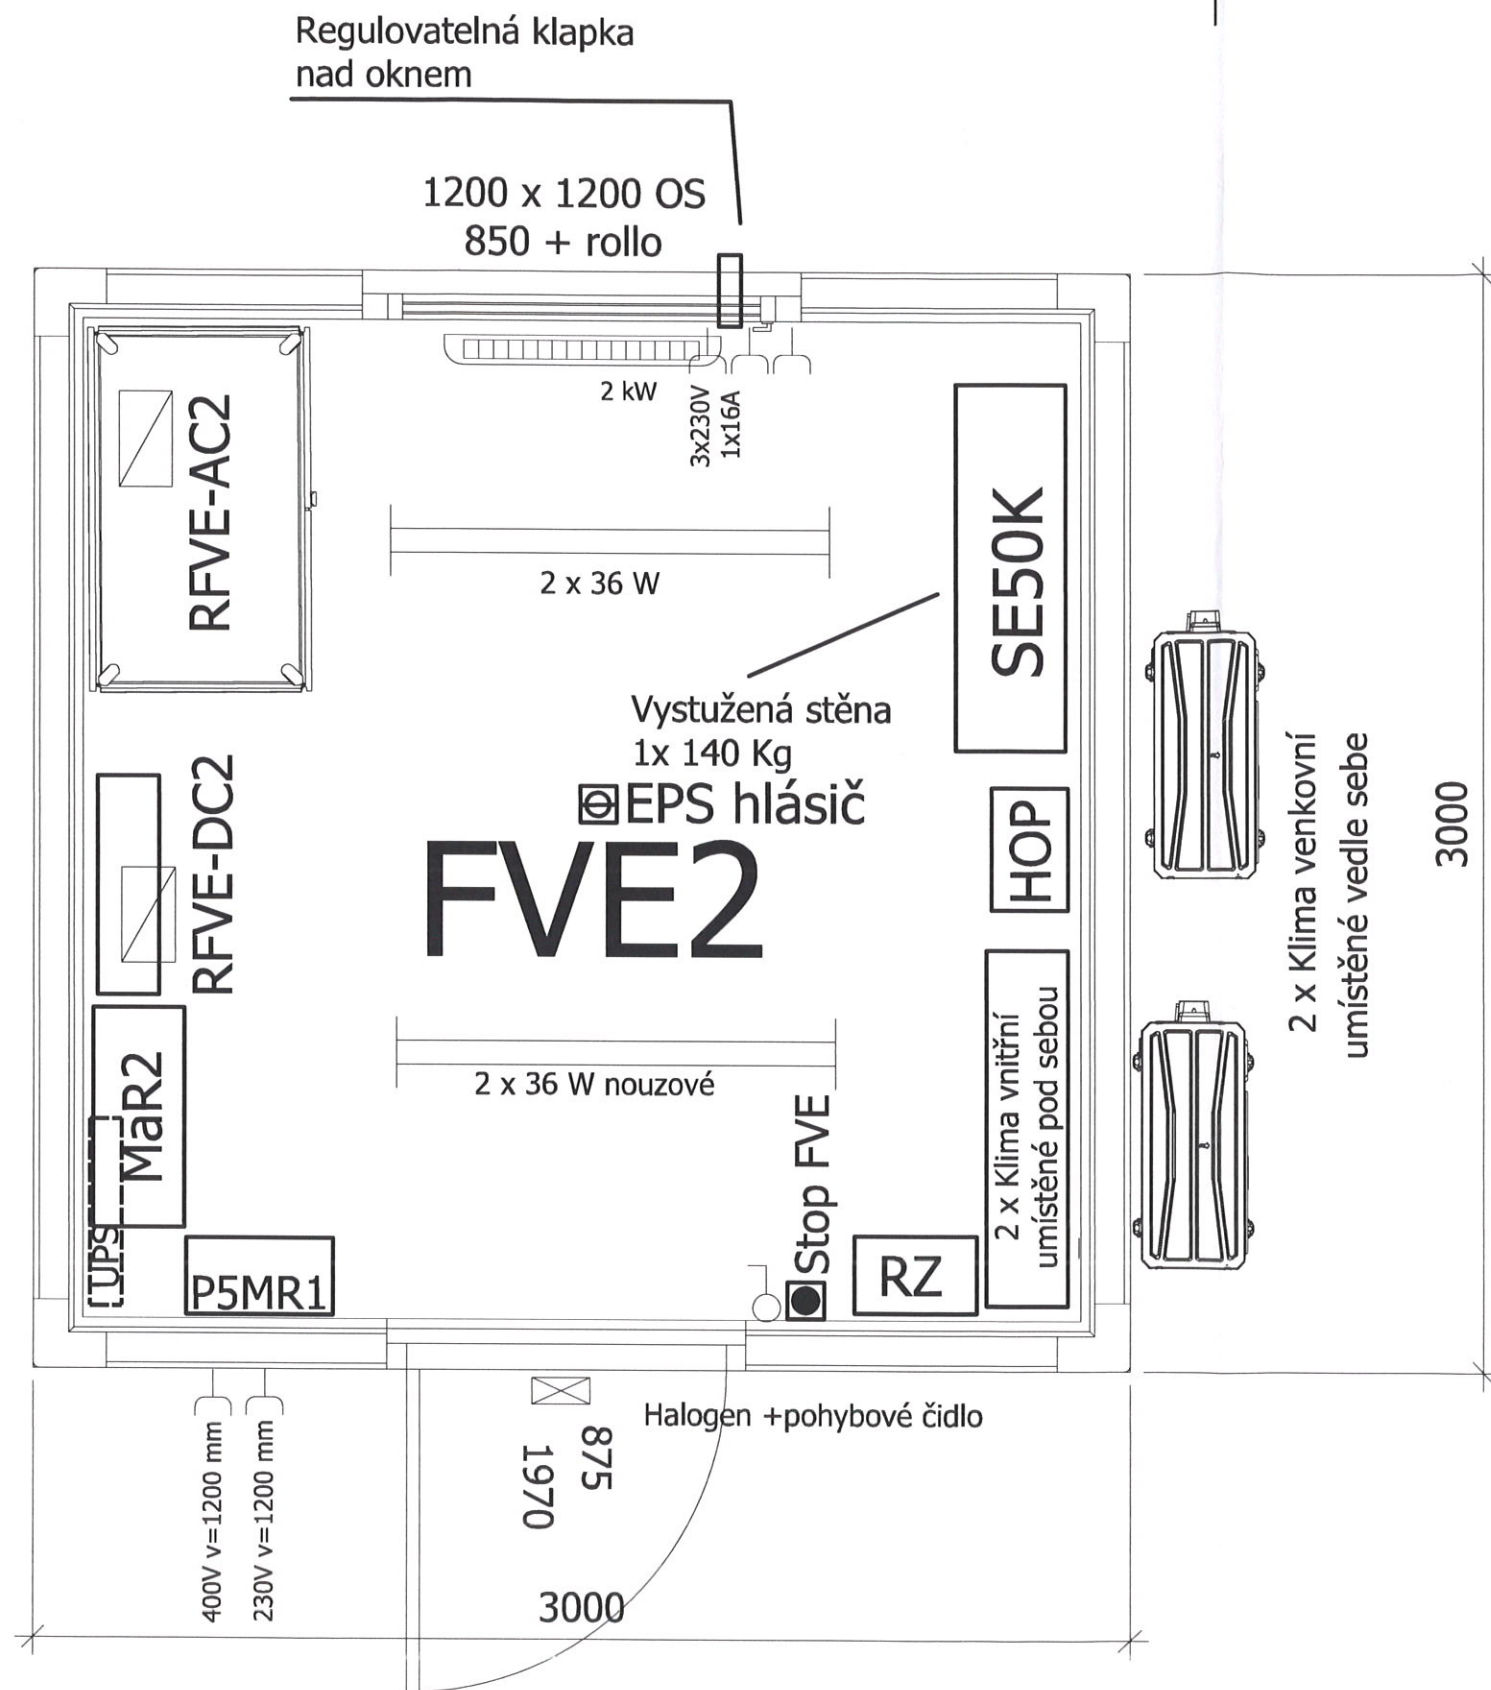

Legenda:

-  Prostup v podlaze
- RFVE-AC2 - AC rozváděč FVE technologie
- RFVE-DC2 - DC rozváděč FVE technologie
- MaR2 - rozváděč distribuční řízení
- P5MR1 - rozváděč Honeywell řízení
- SE50K - střídač solaredge
- UPS - záložní bateriový zdroj
- RZ - rozváděč elektroinstalace kontejneru
- HOP - hlavní ochranné pospojování

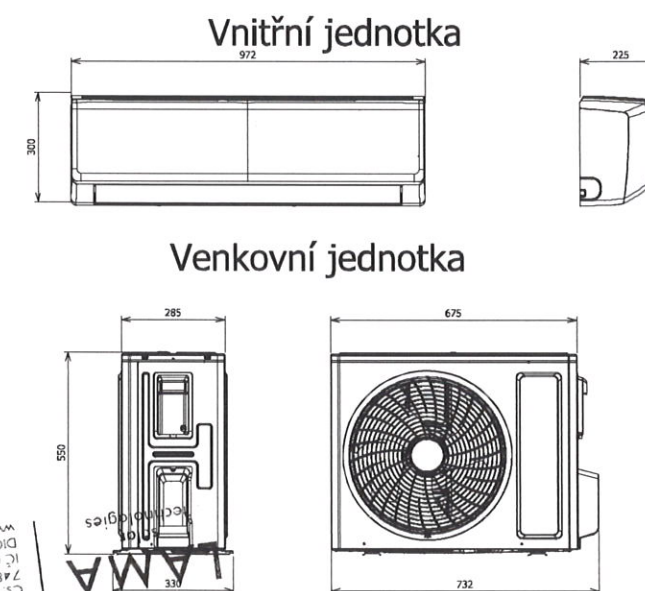

LAMA solar
technologies s.r.o.
Obizovská 1777
765 02 Chropovice
Čs. armády 1884/1a
748 01 Hlučín
IČ 08443009
DIČ CZ08443009
www.lamasolar.cz

HL. ZHOTOVITEL: LAMA solar LAMA solar technologies s.r.o.		POD. ZHOTOVITEL:		Tato dokumentace je duševním vlastnictvím zhotovitele Žádná část této dokumentace nesmí být použita nebo reprodukována bez jeho souhlasu.	
ZNĚNA:	d	VÝKONAL:		DATUM:	VÝTISK:
	c				
	b				
	a				
NÁZEV ZAKÁZKY: FVE FN Olomouc		UMÍSTĚNÍ: Budova P TECH. ČÁST: D.2.B.4		DATUM: 20.04.2023	
INVESTOR: Fakultní nemocnice Olomouc		VYPRACOVAL: Bc. Michael Stach		MĚŘÍTKO: 1 : 20	
		ZODPOVĚDNÝ: Ing. Václav Urbíř		Formát: A3	
		SCHVÁLIL: Ing. Jindřich Stuchlý Ph.D.		ZMĚNA: Rev: 0	
NÁZEV VÝKRESU: Dispozice kontejneru - Budova P		STUPEŇ PD: DSPS		ARCHIVNÍ ČÍSLO: 22-0877	
		LIST: 2		LISTŮ: 4	
		DCC: &ELH			

Budova P

1 2 3 4 5 6 7 8

A


B

C



D

E

F

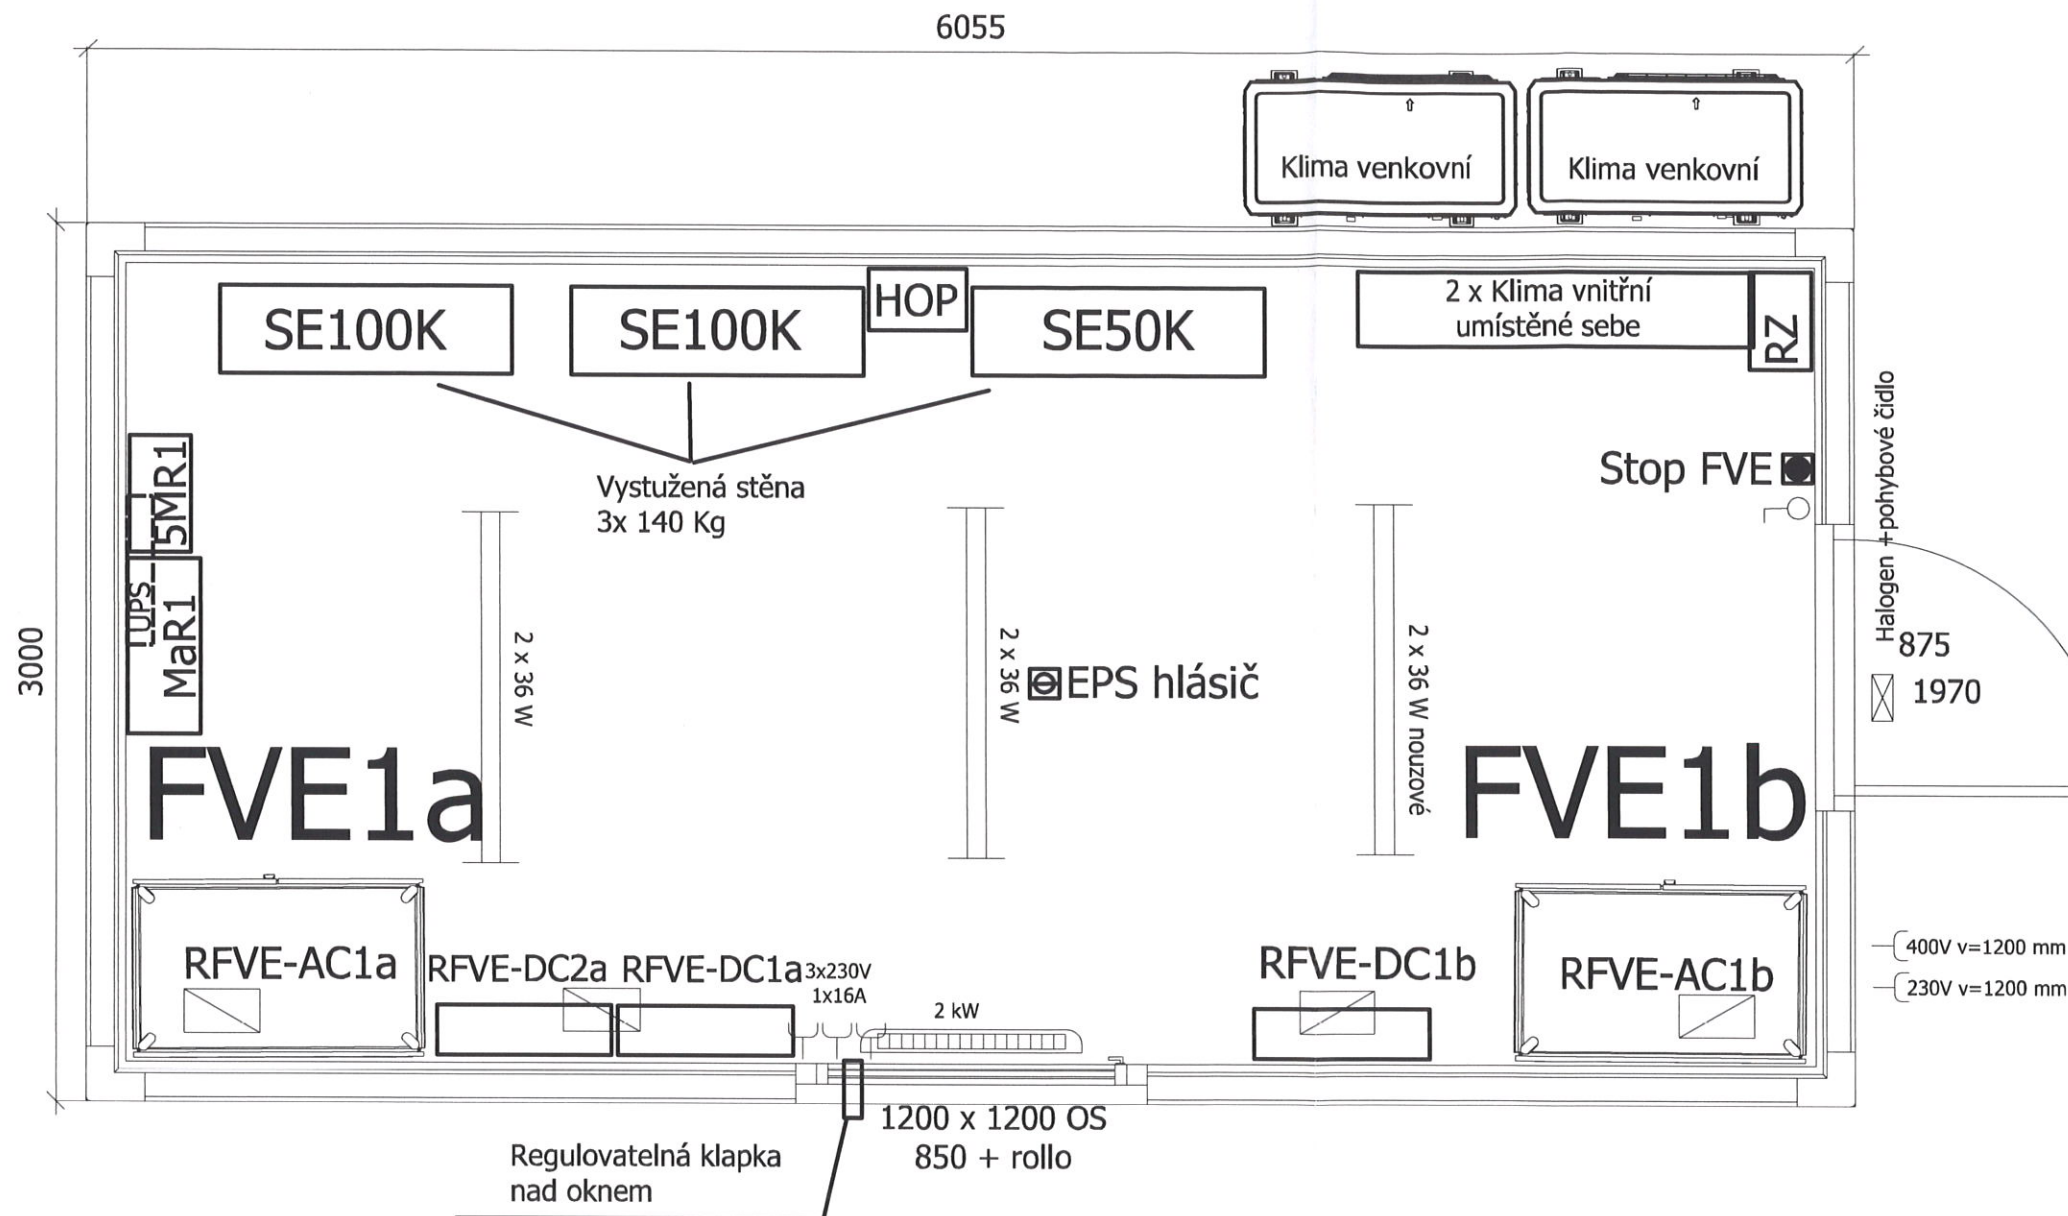

Venkovní jednotka

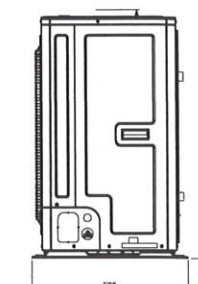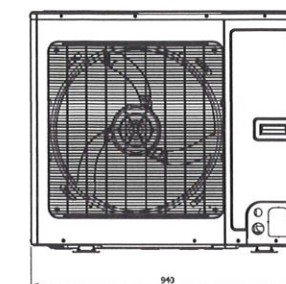

A

B

C

D

E

F

Legenda:



Prostup v podlaze

RFVE-AC1a, RFVE-AC1a - AC rozváděče FVE technologie
RFVE-DC1a, RFVE-DC1a - DC rozváděče FVE technologie
MaR1 - rozváděč distribuční řízení
5MR1 - rozváděč Honeywell řízení
SE100K, SE50K - střídač solaredge
UPS - záložní bateriový zdroj
RZ - rozváděč elektroinstalace kontejneru
HOP - hlavní ochranné pospojování

Budova A

HL. ZHOTOVITEL:		POD. ZHOTOVITEL:		Tato dokumentace je duševním vlastnictvím zhotovitele. Žádná část této dokumentace nesmí být použita nebo reprodukována bez jeho souhlasu.	
LAMA solar LAMA solar technologies s.r.o.					
ZMĚNA:		VÝKONAL:		DATUM:	
d					
c					
b					
a					
NÁZEV ZAKÁZKY:		UMÍSTĚNÍ:		DATUM:	
FVE FN Olomouc		Budova A		20.04.2023	
		TECH. ČÁST:		MĚŘÍTKO:	
		D.2.A.4		1 : 25	
INVESTOR:		VYPRACOVAL:		FORMÁT:	
Fakultní nemocnice Olomouc		Bc. Michael Stach		A3	
		ZODPOVĚDNÝ:		ZMĚNA:	
		Ing. Václav Urbíř		Rev: 0	
		SCHVÁLIL:			
		Ing. Jindřich Stuchlý Ph.D.			
NÁZEV VÝKRESU:		STUPEŇ PD:		ARCHIVNÍ ČÍSLO:	
Dispozice kontejneru - Budova A		DSPS		22-0877	
		LIST:		LISTŮ:	
		1		4	
		DCC: &ELH			

1 2 3 4 5 6 7 8

