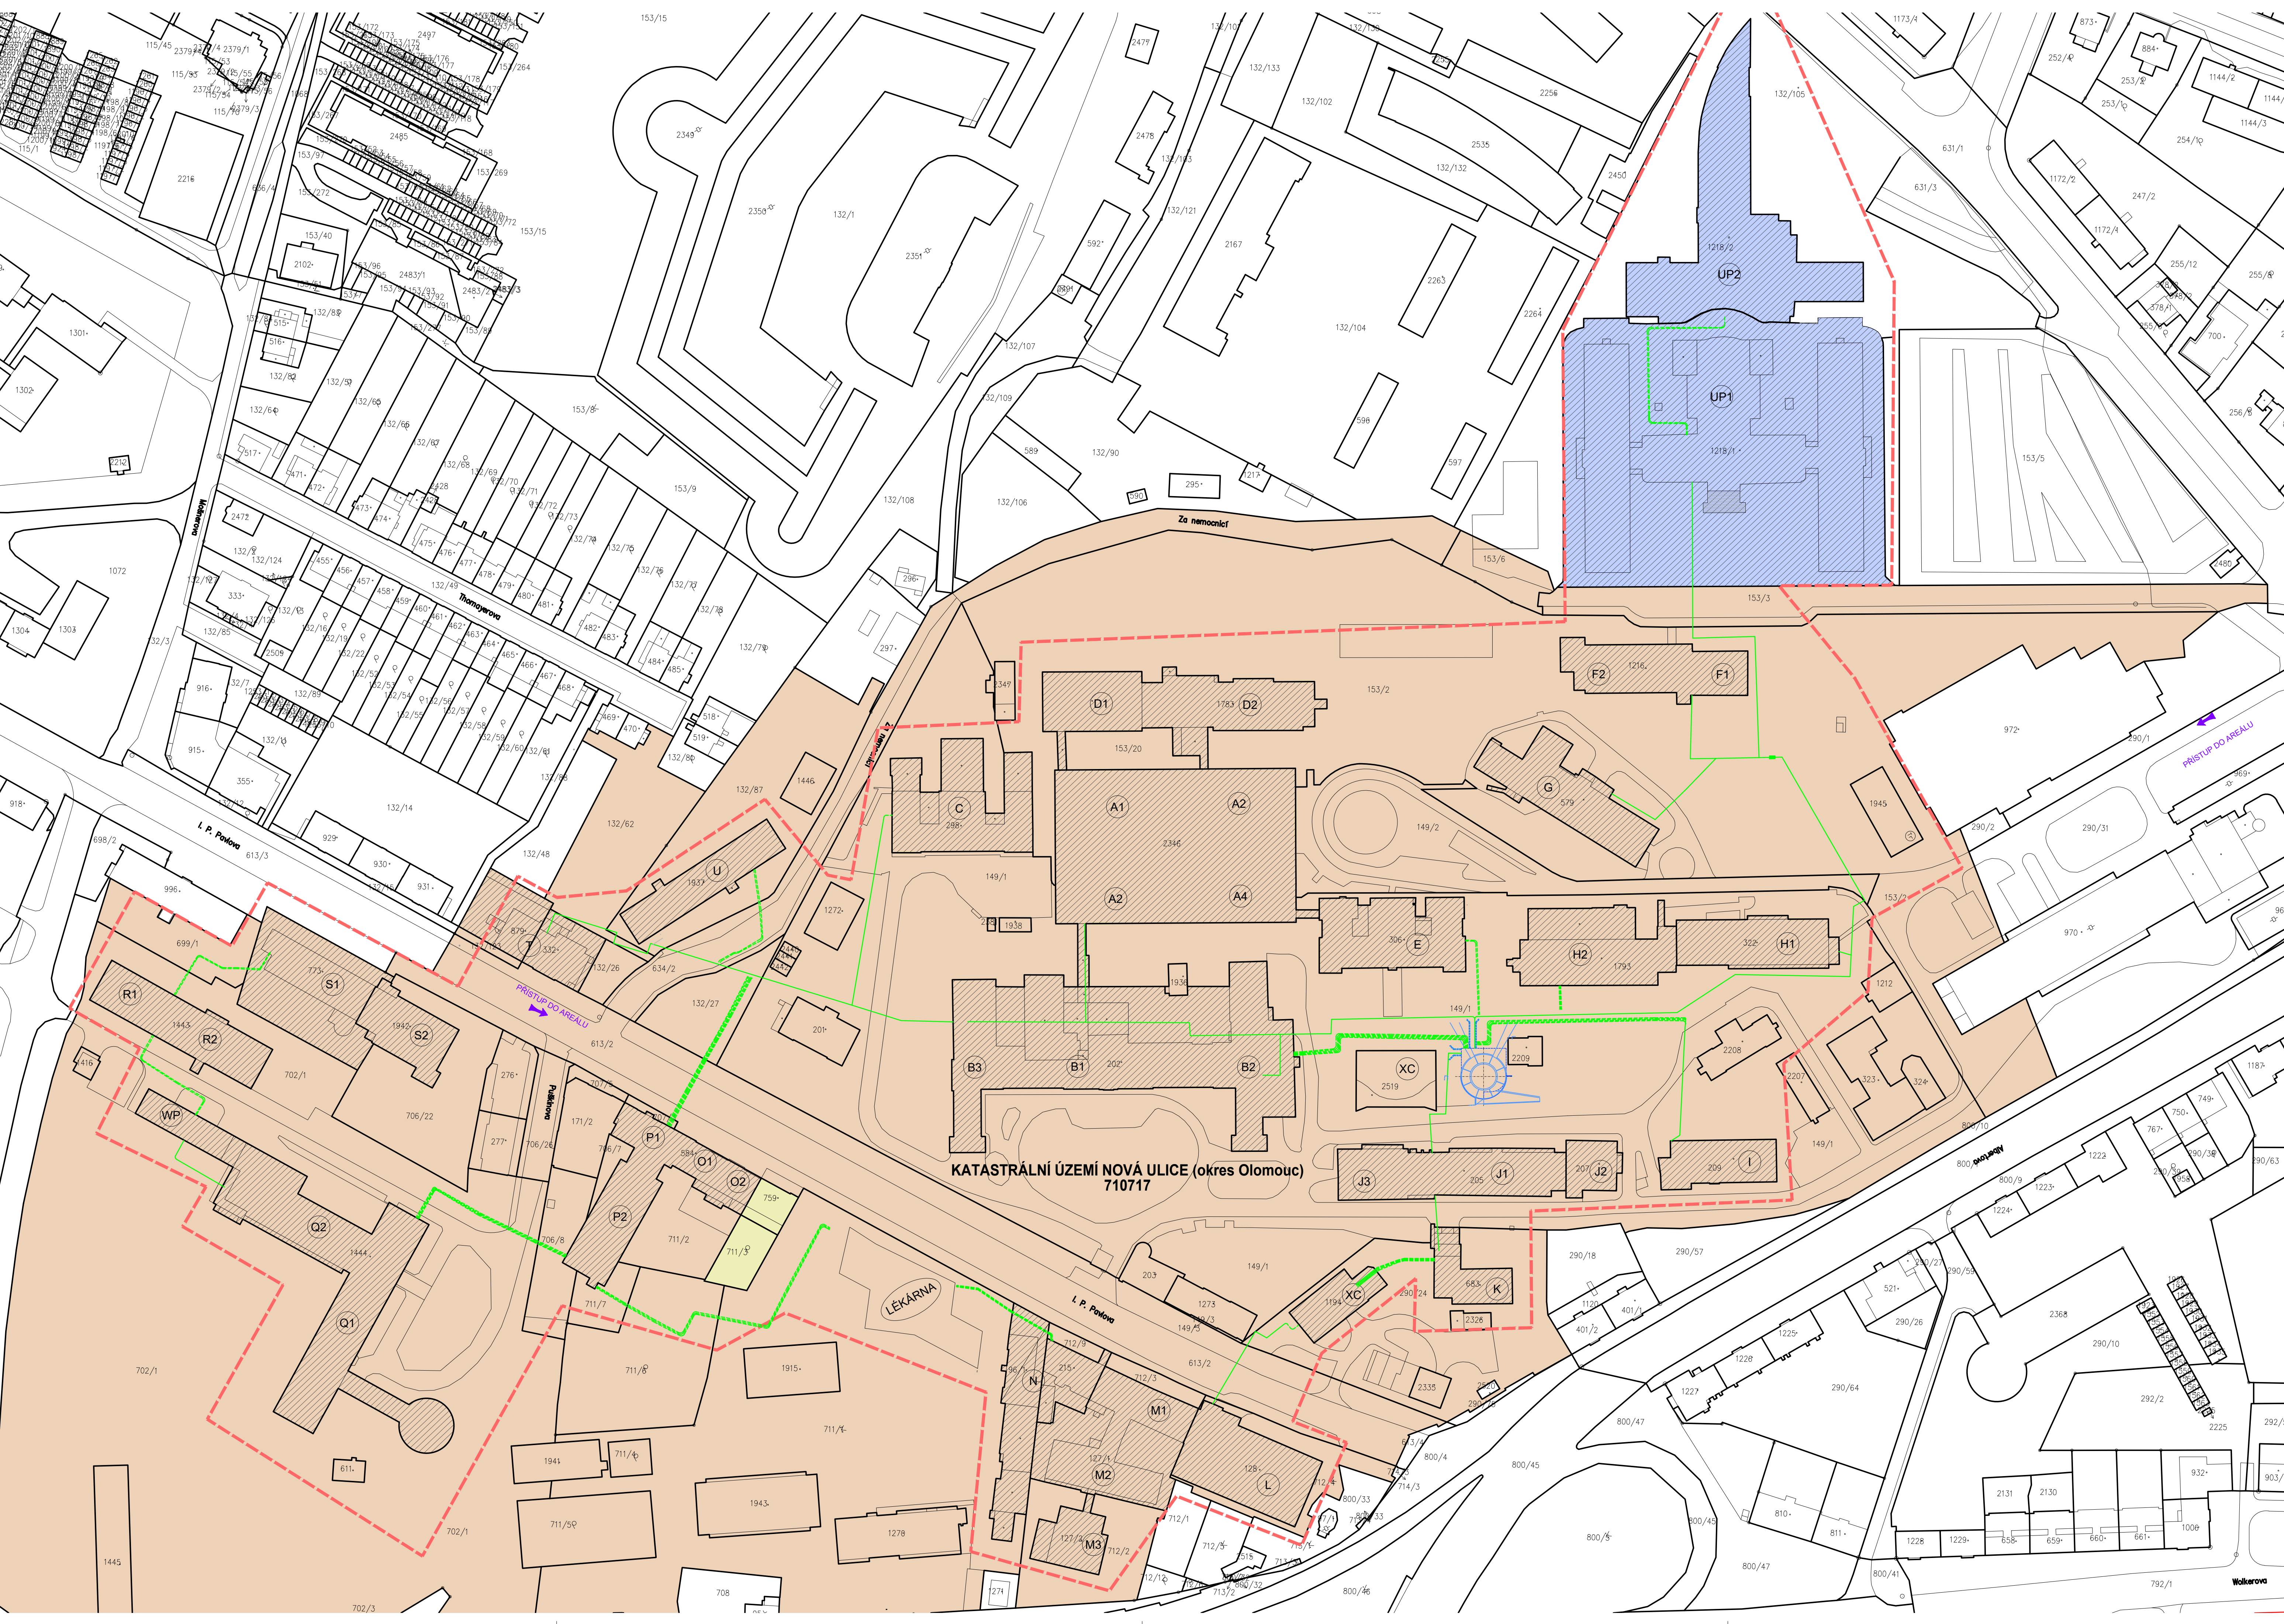




 
 
LEGENDA

- 710717 KATASTRÁLNÍ ÚZEMÍ NOVÁ ULICE (OKRES OLOMOUC)
- 149/1 KATASTRÁLNÍ ČÍSLO PARCELY
- PARCELA V MAJETKU ČESKÉ REPUBLIKY, PŘÍSLUŠNOST HOSPODÁŘIT S MAJETKEM STÁTU
FAKULTNÍ NEMOCNICE OLOMOUC, I.P. PAVLOVA 185/6, NOVÁ ULICE, 77520 OLOMOUC
- PARCELA V MAJETKU UNIVERZITY PALACKÉHO V OLOMOUCI, KRÍŽOVNICKÉHO 511/8, 77900
- PARCELA V MAJETKU FYZICKÝCH OSOB
- OSTATNÍ PARCELY MIMO PARCELY ZÁJMĚVÉHO ÚZEMÍ
- STÁVAJÍCÍ OBJEKTY DOTČENÉ STAVEBNÍMI ÚPRAVAMI (SO 02)
- NOVÝ OBJEKT - CENTRÁLA POTRUBNÍ POŠTY (SO 01)
- NOVÉ KOMUNIKACE (JO 01)
- TRASA POTRUBNÍ POŠTY V TEPELOVODNÍM KANÁLE (SO 03)
- TRASA POTRUBNÍ POŠTY V TERÉNU (SO 03)
- HRANICE ZÁJMĚVÉHO ÚZEMÍ

POZNÁMKA

VÝPIS Z KATASTRU NEMOVITOSTÍ JE SOUČÁSTÍ DOKLADOVÉ ČÁSTI PROJEKTOVÉ DOKUMENTACE V ODDÍLE E

Revize	Vypracoval	Popis obsahu revize	Datum

LT PROJEKT PROJEKTOVÁNÍ ZDRAVOTNICKÉ VÝSTAVY		Hlavní inženýr projektu: ING. MILAN TOMEK Vedoucí projektantů zakázky: ING. FILIP SPÁČIL	Investor:  FAKULTNÍ NEMOCNICE OLOMOUC
Profese: ARCH - STAV	Zpracovatel dílu: LT PROJEKT a.s., Křofova 45, 616 00 Brno Tel: +420 541 427 840 Fax: +420 533 445 508 E-mail: filip.spacil@ltprojekt.cz	Autorizace:	
Odpovědný projektant: ING. FILIP SPÁČIL 	Vypracoval: ING. FILIP SPÁČIL 	Kontroloval: ING. MILAN TOMEK 	
Akce: FAKULTNÍ NEMOCNICE OLOMOUC CENTRÁLA A ROZVODY POTRUBNÍ POŠTY		Zakázkové číslo: SPS 51 - 2016	Paré:
		Datum: 09 - 2016	
		Formát: 10 A4	
Objekt:		Stupeň: SKUTEČNÉ PROVEDENÍ STAVBY	
Obsah: KATASTRÁLNÍ SITUACE		Měřítko: 1:1000	Číslo výkresu: C3