


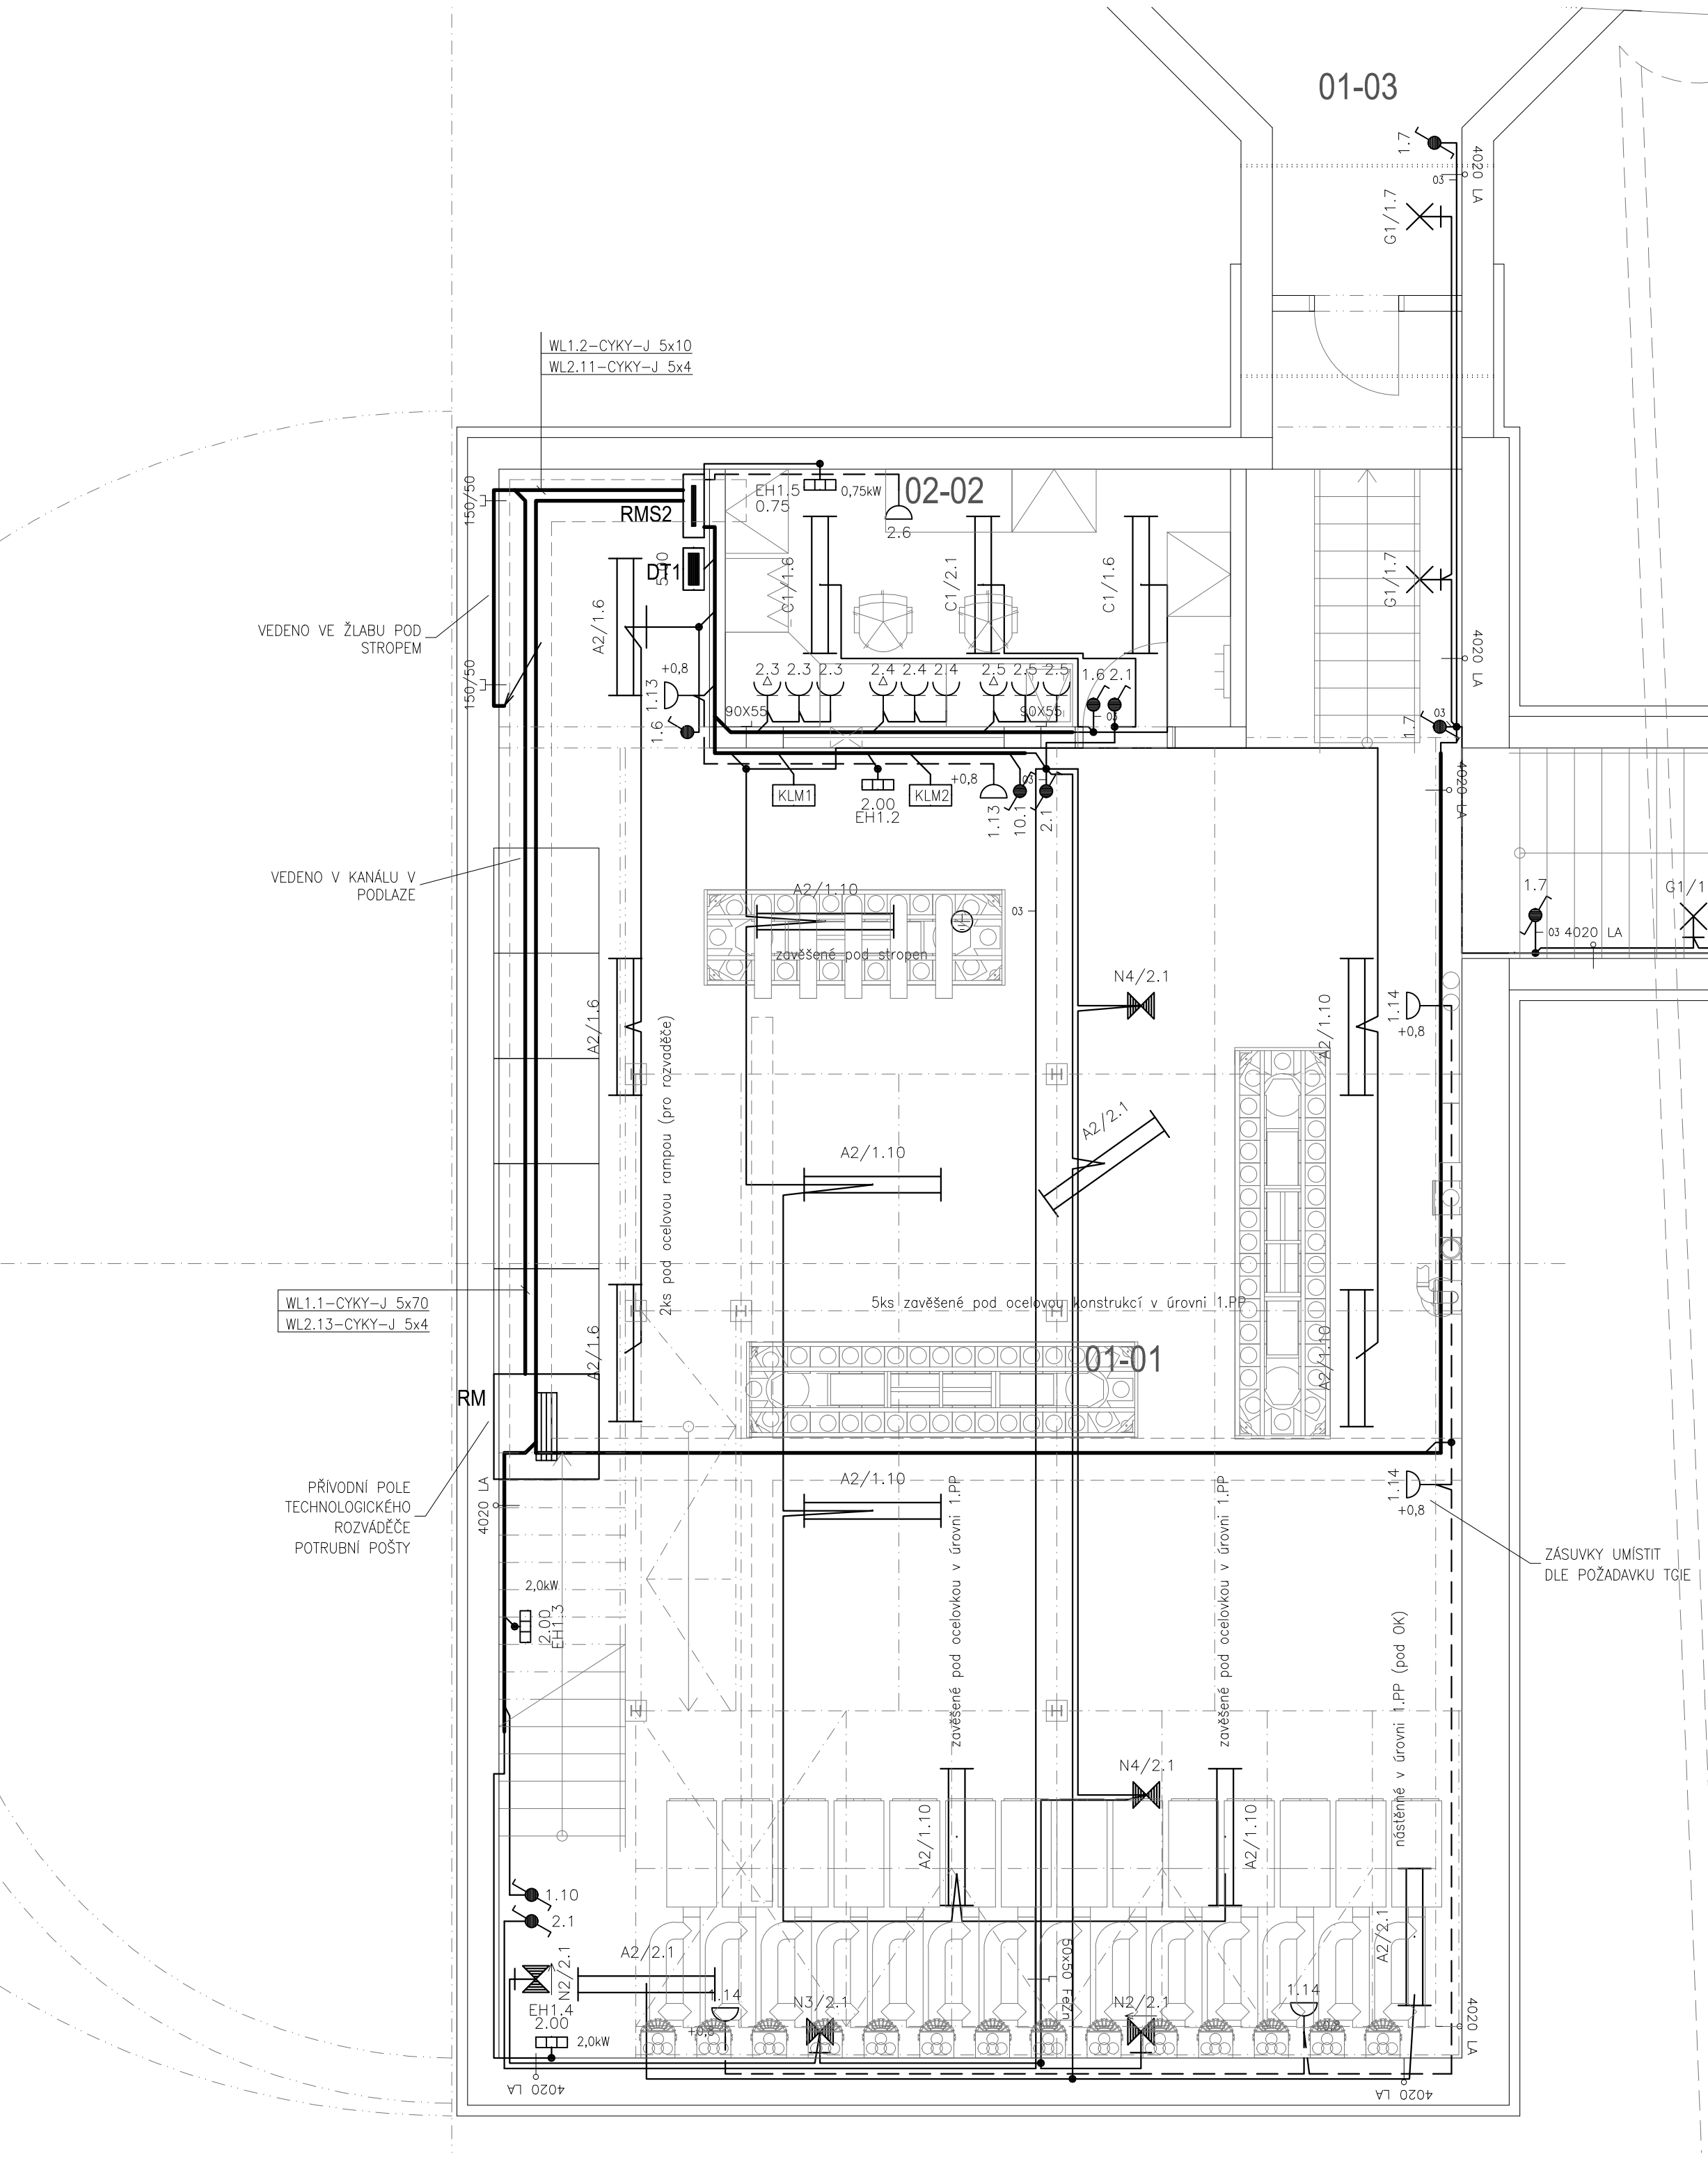

LEGENDA MÍSTNOSTÍ 1PP					
Č.M.	NÁZEV	OSVĚTLENOST (lx)	UGR	Uo	Ra
01-01	STROJOVNA PP	200	25	0,4	80
01-02	MÍSTNOST TECHNIKA	500	19	0,6	80
01-03	PROPOJOVACÍ TECH. KANÁL 1	50	25	0,4	80
01-04	PROPOJOVACÍ TECH. KANÁL 2	50	25	0,4	80

LEGENDA ČÍSLOVÁNÍ OBVODŮ:
OBVOD Č. 1.xx SYSTÉM ZÁKLADNÍHO NAPÁJENÍ (MDO)
OBVOD Č. 2.xx SYSTÉM BEZPEČNOSTNÍHO NAPÁJENÍ (DO)

ROZVODNÁ SOUSTAVA: 3NPE AC 50Hz, 400V/TN-C-S
OCHRANA PROTI DOTYKU DLE ČSN 33 2000-4-41 ed.2 AUT. ODPOJENÍM OD ZDROJE
V PROSTORÁCH NEBEZP. DOPLŇENÁ DOPLŇN. POSPOJOVÁNÍM
DOPLŇKOVÁ OCHRANA PROUDOVÝM CHRÁNIČEM

±0,000 = 228,950 m n.m.

Revize	Vypracoval	Popis obsahu revize	Datum

LT PROJEKT PROJEKTOVÁNÍ ZDRAVOTNICKÉ VÝSTAVBY		Hlavní inženýr projektu: ING. MILAN TOMEK Vedoucí projektant zakázky: ING. FILIP SPÁČIL	Investor:  FAKULTNÍ NEMOCNICE OLOMOUC	
Profese: EL	Zpracovatel dílu: ING. DANIEL HAJZLER Tel: +420 776 113 299 E-mail: dhajzler@seznam.cz		Autorizace:	
Odpovědný projektant: ING. DANIEL HAJZLER	Vypracoval: ING. DANIEL HAJZLER	Kontroloval: ING. DANIEL HAJZLER		
Akce: FAKULTNÍ NEMOCNICE OLOMOUC CENTRÁLA A ROZVODY POTRUBNÍ POŠTY		Zakázkové číslo: SPS 51 - 2016	Paré:	
Objekt: SILNOPROUDÉ ELEKTROINSTALACE SO 01		Datum: 09 -2016	Formát: 2A4	
Obsah: ELEKTROINSTALACE 1PP		Stupeň: SKUTEČNÉ PROVEDENÍ STAVBY	Číslo výkresu: D1.01.06-2	
		Měřítko: 1:50		