
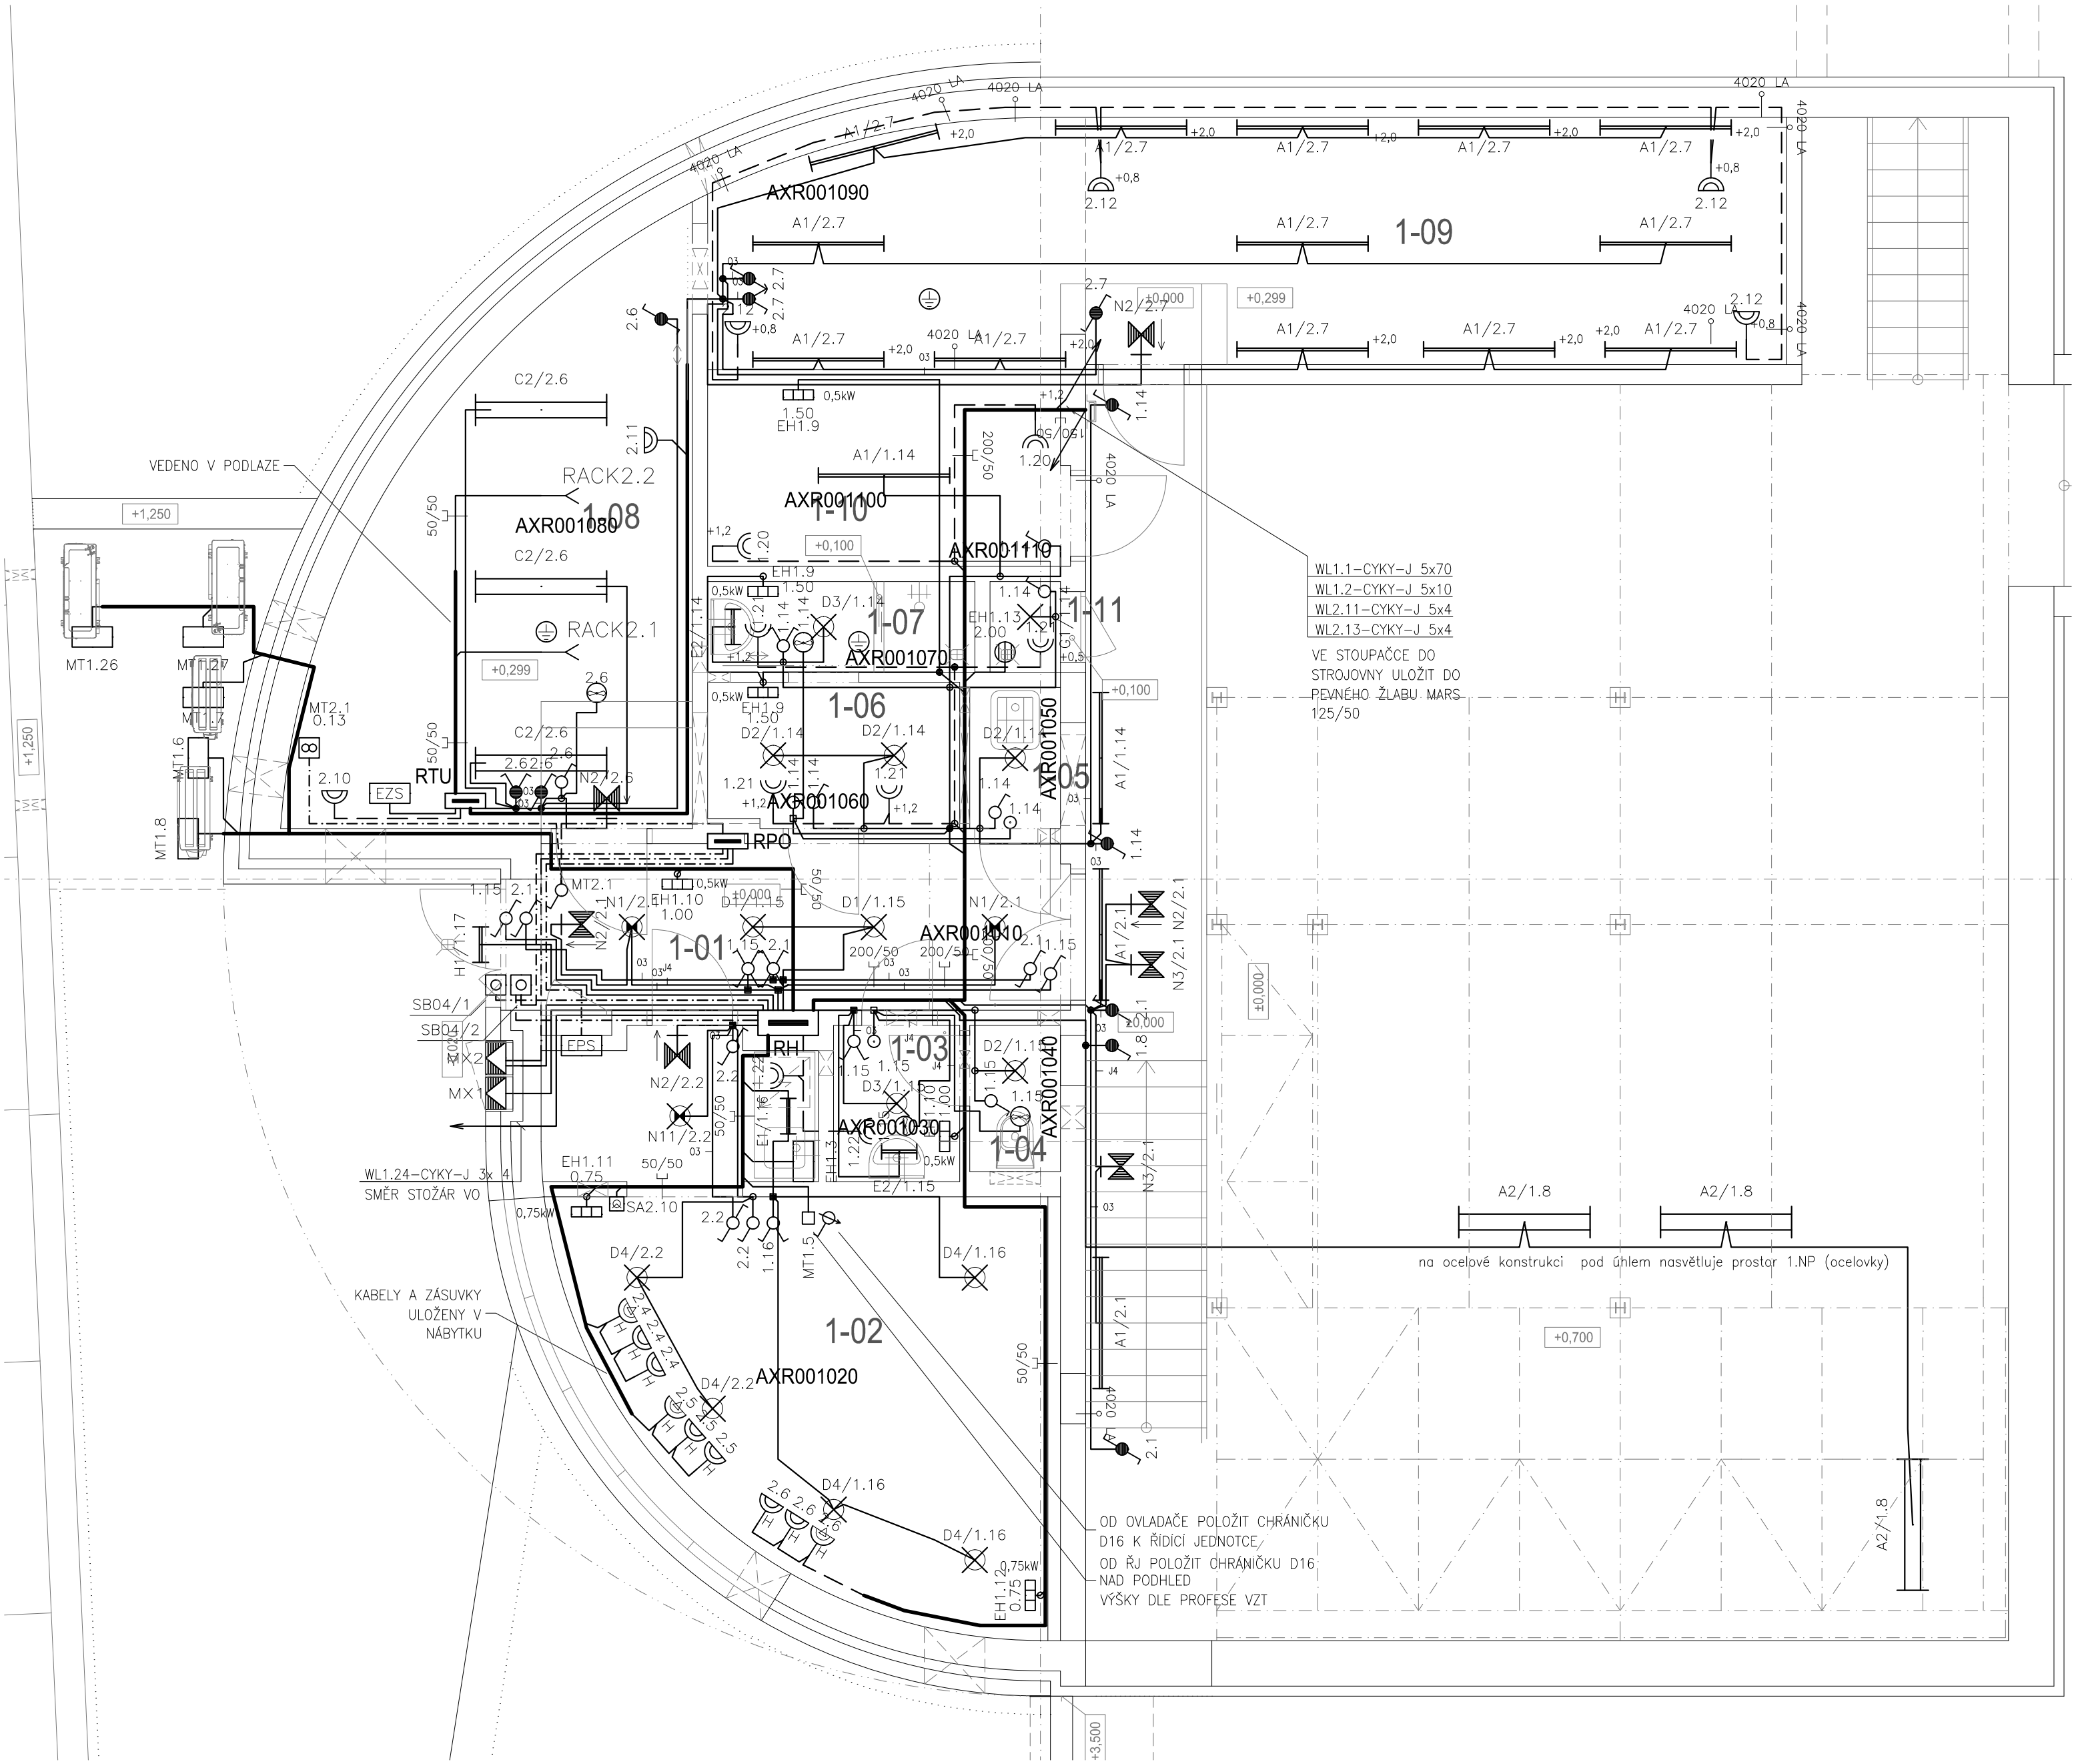


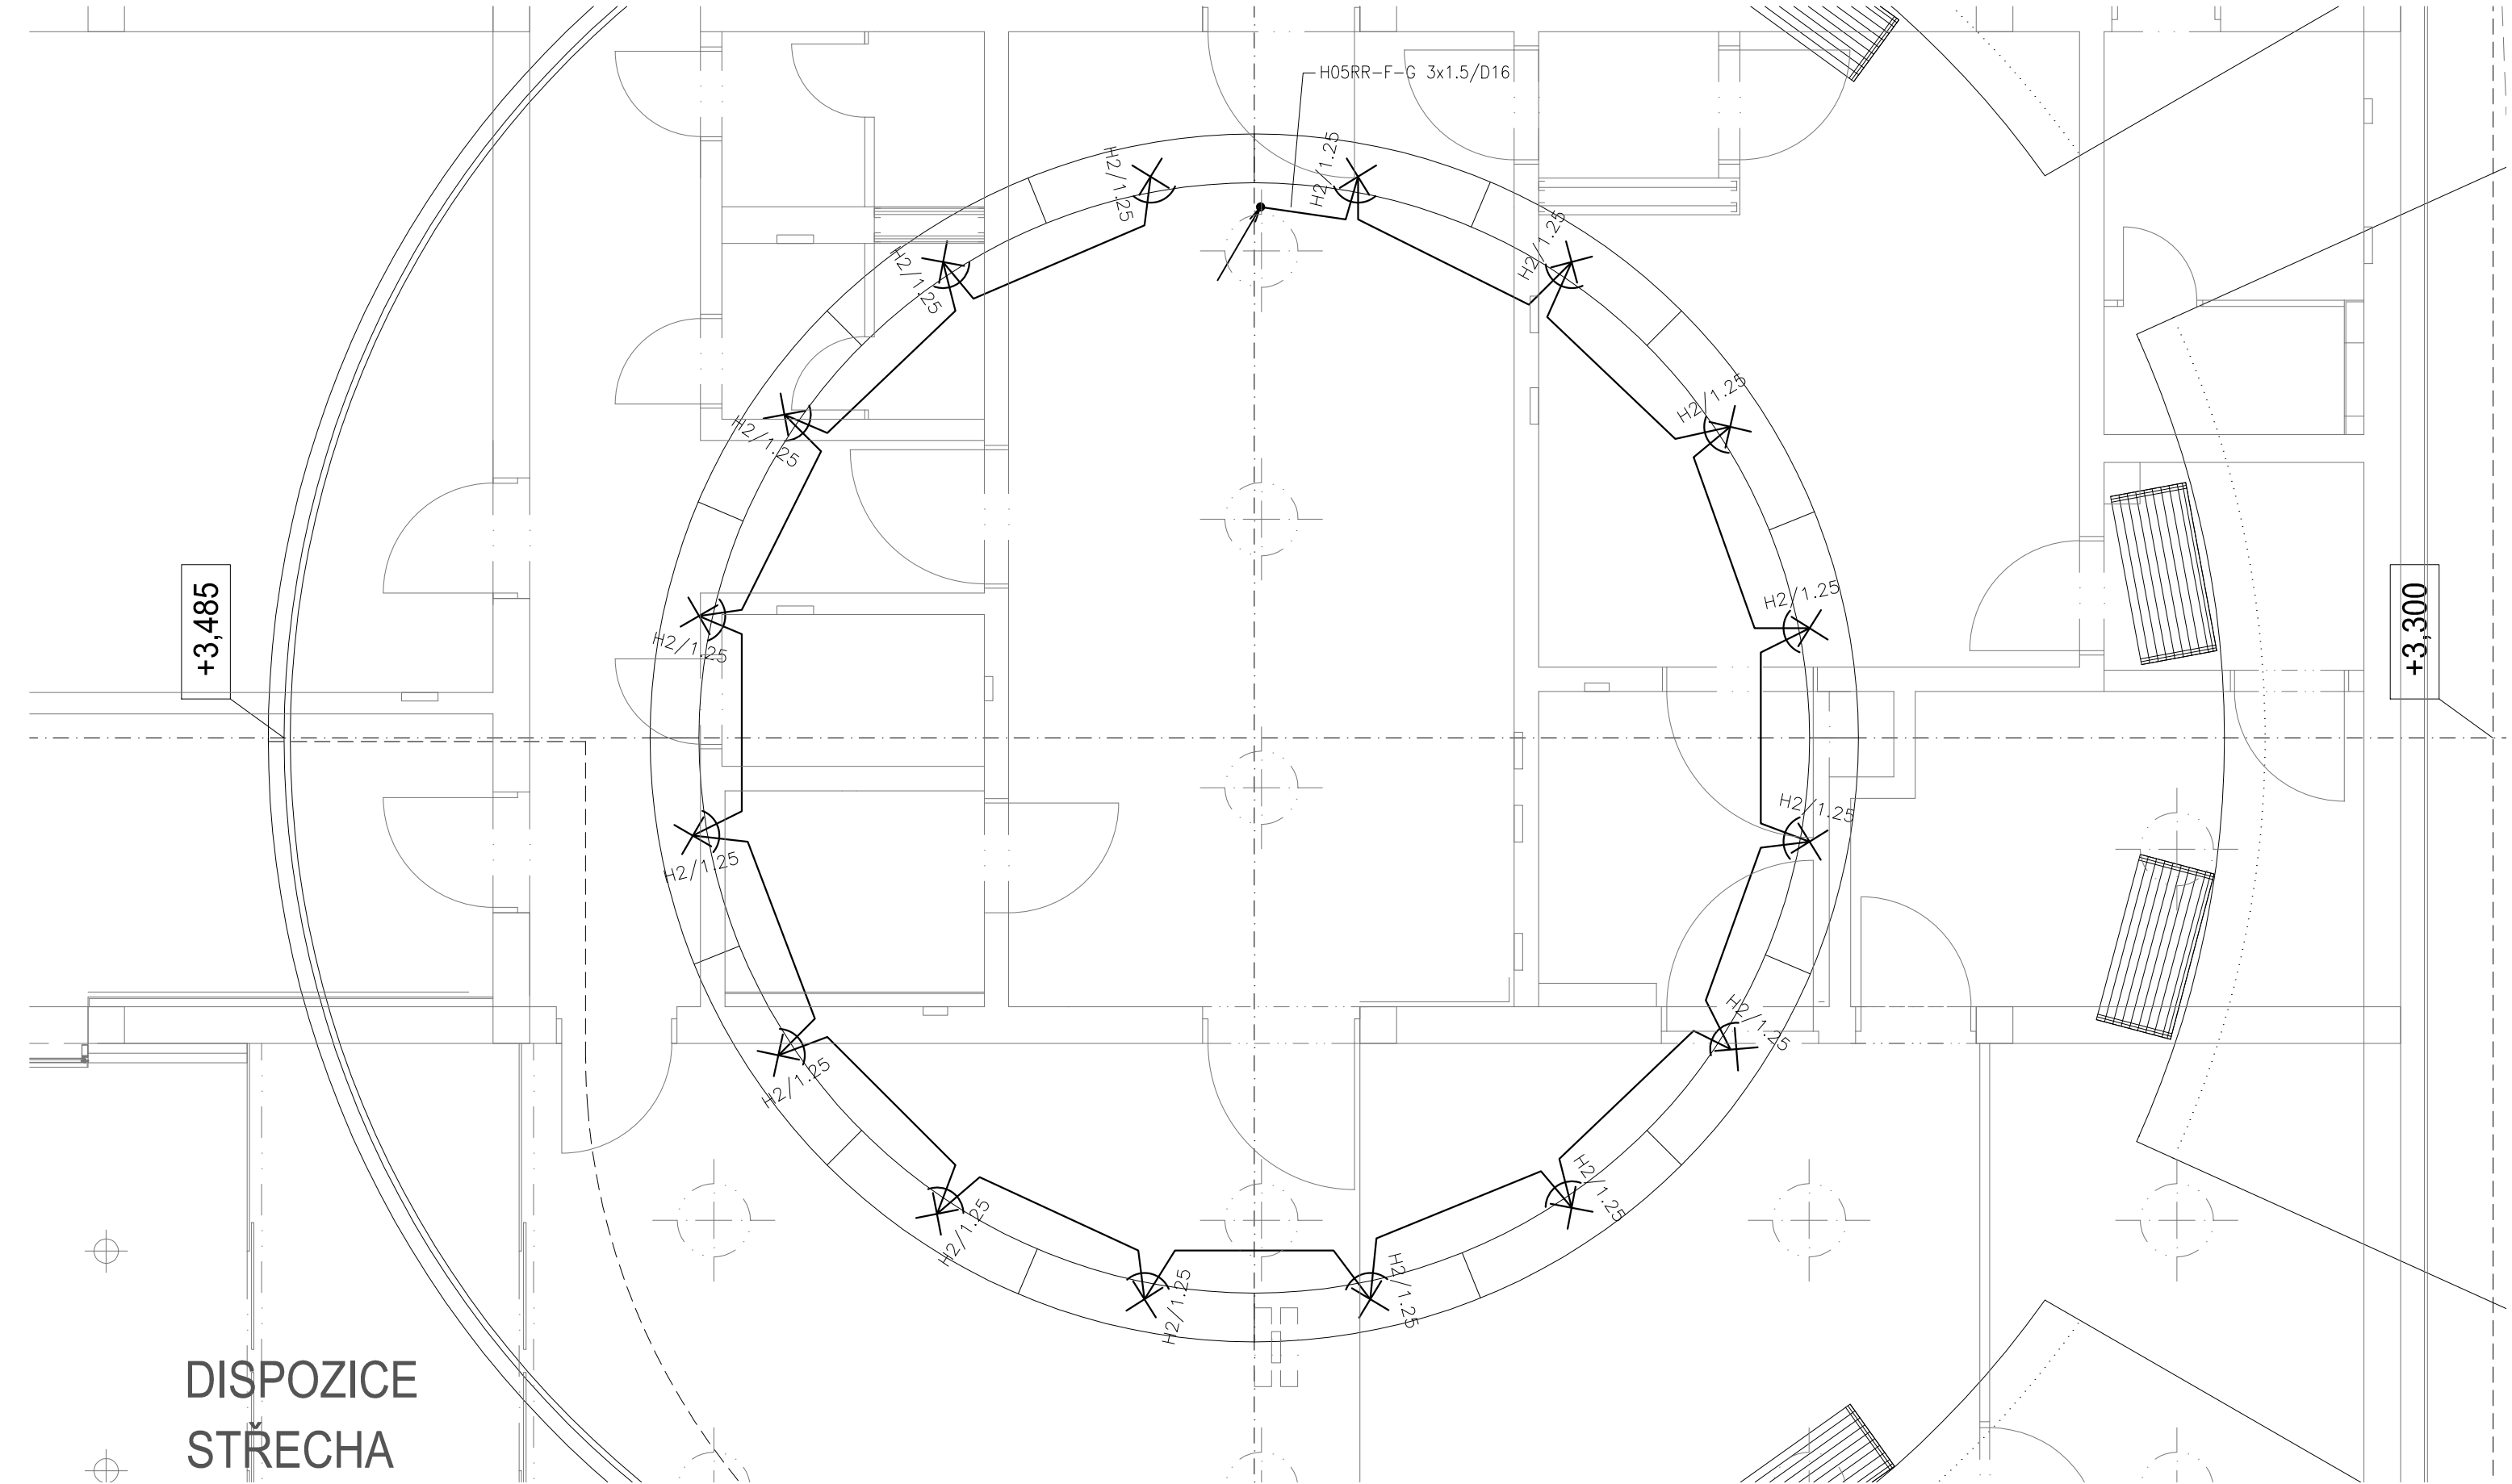


LEGENDA ČÍSLOVÁNÍ OBVODŮ:

OBVOD Č. 1.xx SYSTÉM ZÁKLADNÍHO NAPÁJENÍ (MDO)
OBVOD Č. 2.xx SYSTÉM BEZPEČNOSTNÍHO NAPÁJENÍ (DO)

ROZVODNÁ SOUSTAVA: 3NPE AC 50Hz, 400V/TN-C-S
OCHRANA PROTI DOTYKU DLE ČSN 33 2000-4-41 ed.2 AUT. ODPOJENÍM OD ZDROJE
V PROSTORÁCH NEBEZP. DOPLŇNĚNÁ DOPLŇ.POSPOJOVÁNÍM
DOPLŇKOVÁ OCHRANA PROUDOVÝM CHRÁNIČEM

±0,000 = 228,950 m n.m.

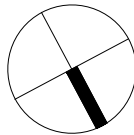

LEGENDA MÍSTNOSTÍ 1NP					
Č.M.	NÁZEV	OSVĚTLENOST (lx)	UGR	U _o	R _o
1-01	CHODBA	100	25	0,4	80
1-02	SPOJOVATELKY	500	19	0,6	80
1-03	PŘEDSÍŇ WC	200	25	0,4	80
1-04	WC	200	25	0,4	80
1-05	ÚKLID	100	25	0,4	80
1-06	ŠATNA	200	25	0,4	80
1-07	HYGIENICKÁ MÍSTNOST	200	25	0,4	80
1-08	TELEFONNÍ ÚSTŘEDNA	300	25	0,4	80
1-09	MÍSTNOST HLAVNÍHO ROZVODU	300	25	0,4	80
1-10	SKLAD	100	25	0,4	80
1-11	VODOMĚRNÁ MÍSTNOST	100	25	0,4	80

Revize	Vypracoval	Popis obsahu revize	Datum
LTPROJEKT PROJEKTOVÁNÍ ZDRAVOTNICKÉ VÝSTAVBY Hlavní inženýr projektu: ING. MILAN TOMEK Vedoucí projektant zakázky: ING. FILIP SPÁČIL			
Profese: EL	Zpracovatel dílu: ING. DANIEL HAJZLER Tel: +420 776 113 299 E-mail: dhajzler@seznam.cz		Autorizace:
Odpovědný projektant: ING. DANIEL HAJZLER	Vypracoval: ING. DANIEL HAJZLER	Kontroloval: ING. DANIEL HAJZLER	
Akce:	FAKULTNÍ NEMOCNICE OLOMOUC CENTRÁLA A ROZVODY POTRUBNÍ POŠTY	Zakázkové číslo: SPS 51 - 2016 Datum: 09 - 2016 Formát: 2A4	Paré:
Objekt:	SILNOPROUDÉ ELEKTROINSTALACE	SO 01	Stupeň: SKUTEČNÉ PROVEDENÍ STAVBY
Obsah:	ELEKTROINSTALACE 1NP, STŘECHA		Měřítko: 1:50 Číslo výkresu: D1.01.06-3