


ZODP. PROJEKTANT			VYPRACOVAL			KONTOLOVAL		
Ing. Kania Jan			Ing. Březina Petr			Ing. Petruška Kamil		
KATASTRÁLNÍ ÚZEMÍ, PARC.Č. : Nová Ulice Olomouce č. 710717								
MÍSTO STAVBY :			Fakultní nemocnice Olomouce, příspěvková organizace I.P. Podvoje 185/6, Nová Ulice, 779 00 Olomouc – Budova D2					
STAVEBNÍK / OBJEDNATEL :			Fakultní nemocnice Olomouce, příspěvková organizace I.P. Podvoje 185/6, Nová Ulice, 779 00 Olomouc					
NÁZEV AKCE :								
JEDNOTKA NIP A DIOP V BUDOVĚ D2 - PROJEKTOVÁ DOKUMENTACE								
OBJEKT : SO.0X								
ČÁST : D.2.3 POTRUBNÍ POŠTA								
OBSAH :								
Půdorys 8.NP								
 PPS KANIA PROJEKČNÍ A INŽENYRSKÁ ČINNOST PPS Kania s.r.o., Náměstí 665/10, 709 00 tel: 566 246 552, fax: 566 246 562 e-mail: projekce@pps-kania.cz ARCHIV STUPEŇ DPS DATUM PARÉ ZÁŘÍ 2017 Č. ZAKÁZKY PPS- 21/17 MĚŘÍTKO 1 : 100 ARCHIVNÍ ČÍSLO : PPS- 21/17- D.2.3.b- Č.Y. 100								

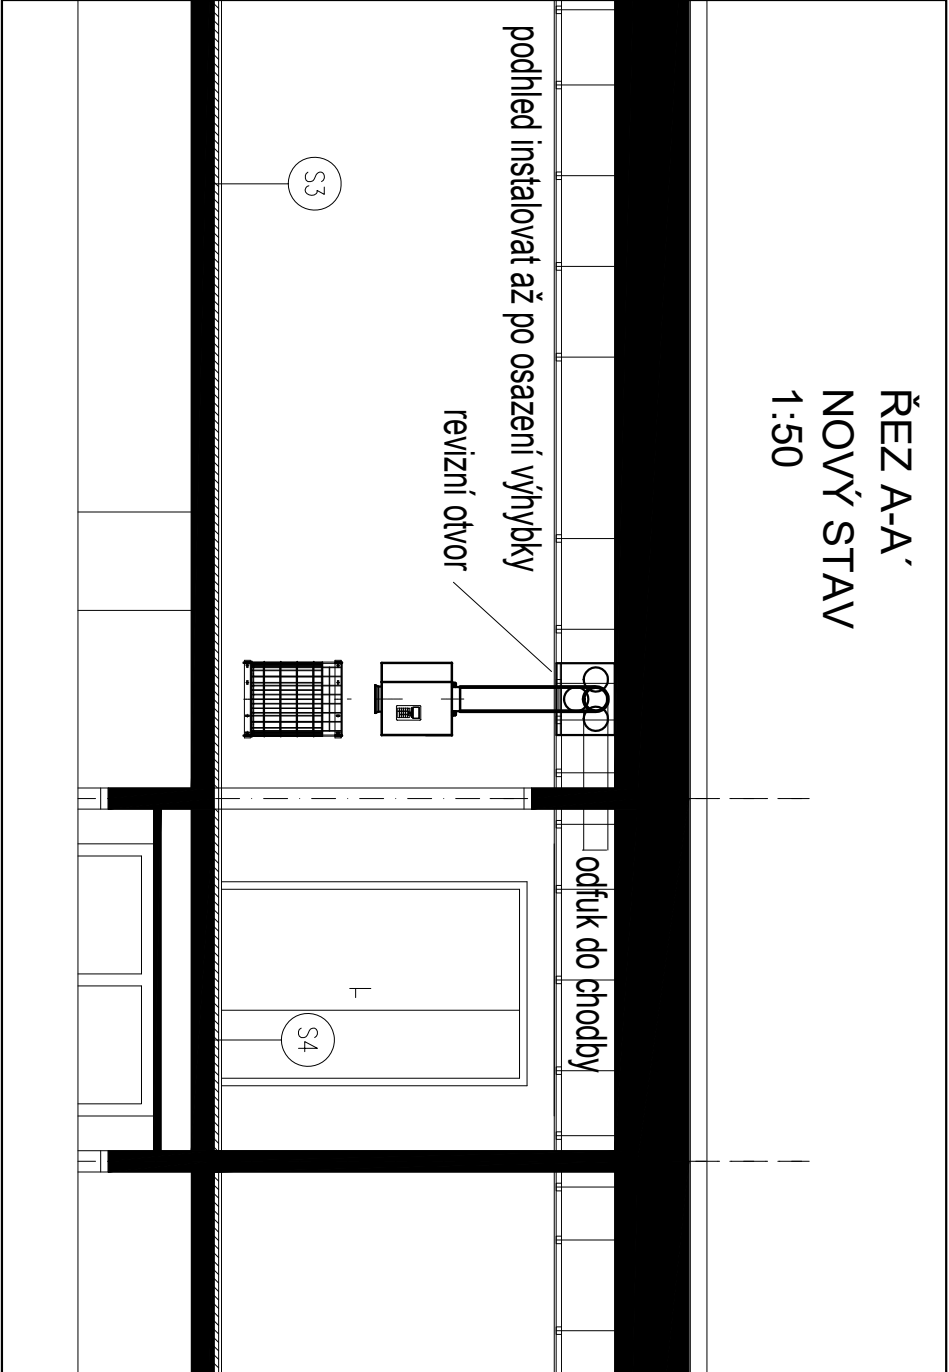