



POHLED P1

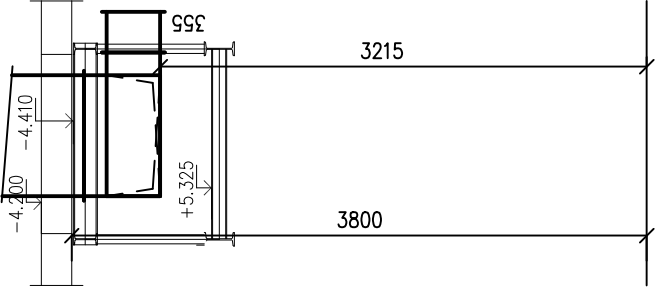

POHLED P2

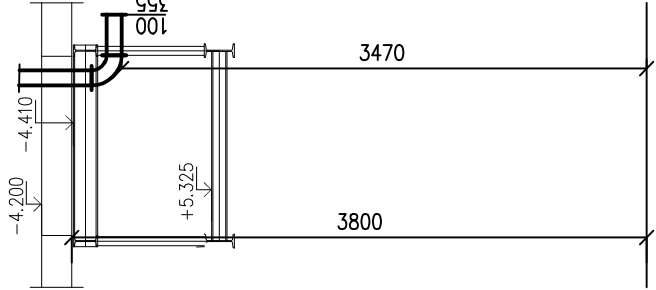


LEGENDA IZOLACÍ:

· + · ○ + · ○ PROTIPOŽÁRNÍ (45min)

POZN.:

PŘI REALIZACI BUDE DODAVATEL VZT PROVÁDĚT DOPLŇKOVOU KOORDINAČNÍ ČINNOST POTRUBNÍCH ROZVODŮ S OSTATNÍMI PROFESEMI. REALIZAČNÍ FIRMA V RAMCI SVÉ DODÁVKY PROVEDE PRO VÝROBNÍ A MONTÁŽNÍ ÚČELY ROZPIS VZT POTRUBÍ TECHNICKÝ POPIS VZT JE UVEDEN V TECHNICKÉ ZPRÁVĚ

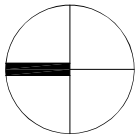

±0,000 = 263,200 m n.m.

Revize	Vypracoval	Popis revize	Datum

LT PROJEKT PROJEKTOVÁNÍ ZDRAVOTNICKÉ VÝSTAVY		Hlavní inženýr projektu: ING. LUDĚK TOMEK Vedoucí projektant zakázky: ING. MARTIN FORAL		Investor:  FAKULTNÍ NEMOCNICE OLOMOUC
Profese: VZT		Zpracovatel dílu: Technika budov, s.r.o. Křenová 42, 602 00, Brno Tel: +420 543 255 094 E-mail: andrys.p@technikabudov.cz		Autorizace:
Odpovědný projektant: 	Vypracoval: ING. ŠTĚPÁN JÜZÝ 	Kontroloval: ING. JIŘÍ ELL 		
Akce: FAKULTNÍ NEMOCNICE OLOMOUC STAVEBNÍ ÚPRAVY OBJEKTU "D" - ÚNIKOVÉ CESTY			Zakázkové číslo: 33 - 2019 Paré: Datum: 04 - 2020 Stupeň: DPS Formát: 2 A4	
Objekt: STAVEBNÍ OBJEKT 1		SO 01		Měřítko: 1:50 Číslo výkresu: D.1.01.4f-101
Obsah: PŮDORYS 2.PP				