
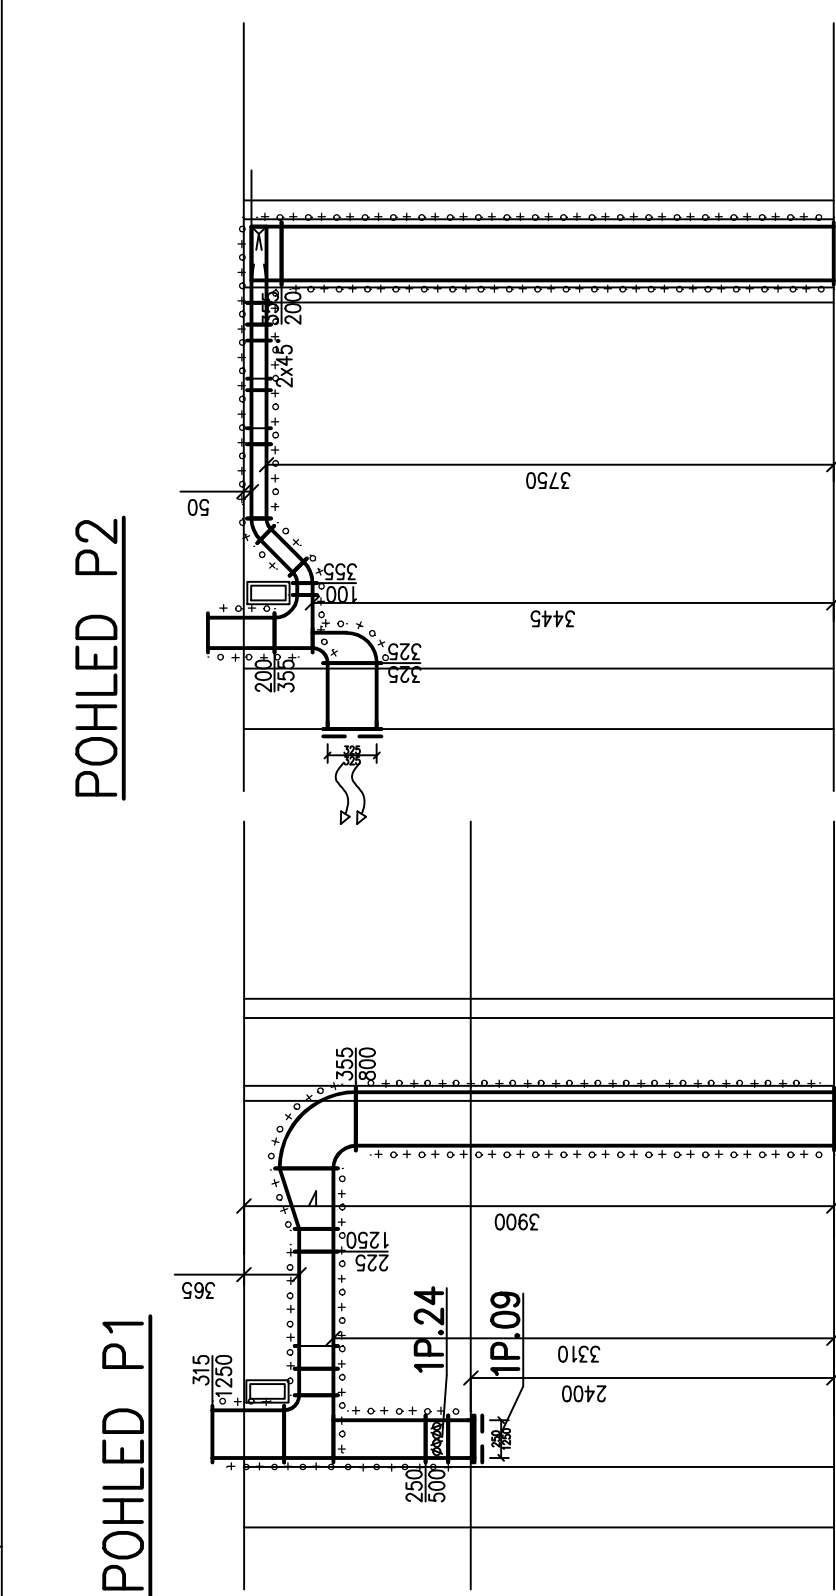


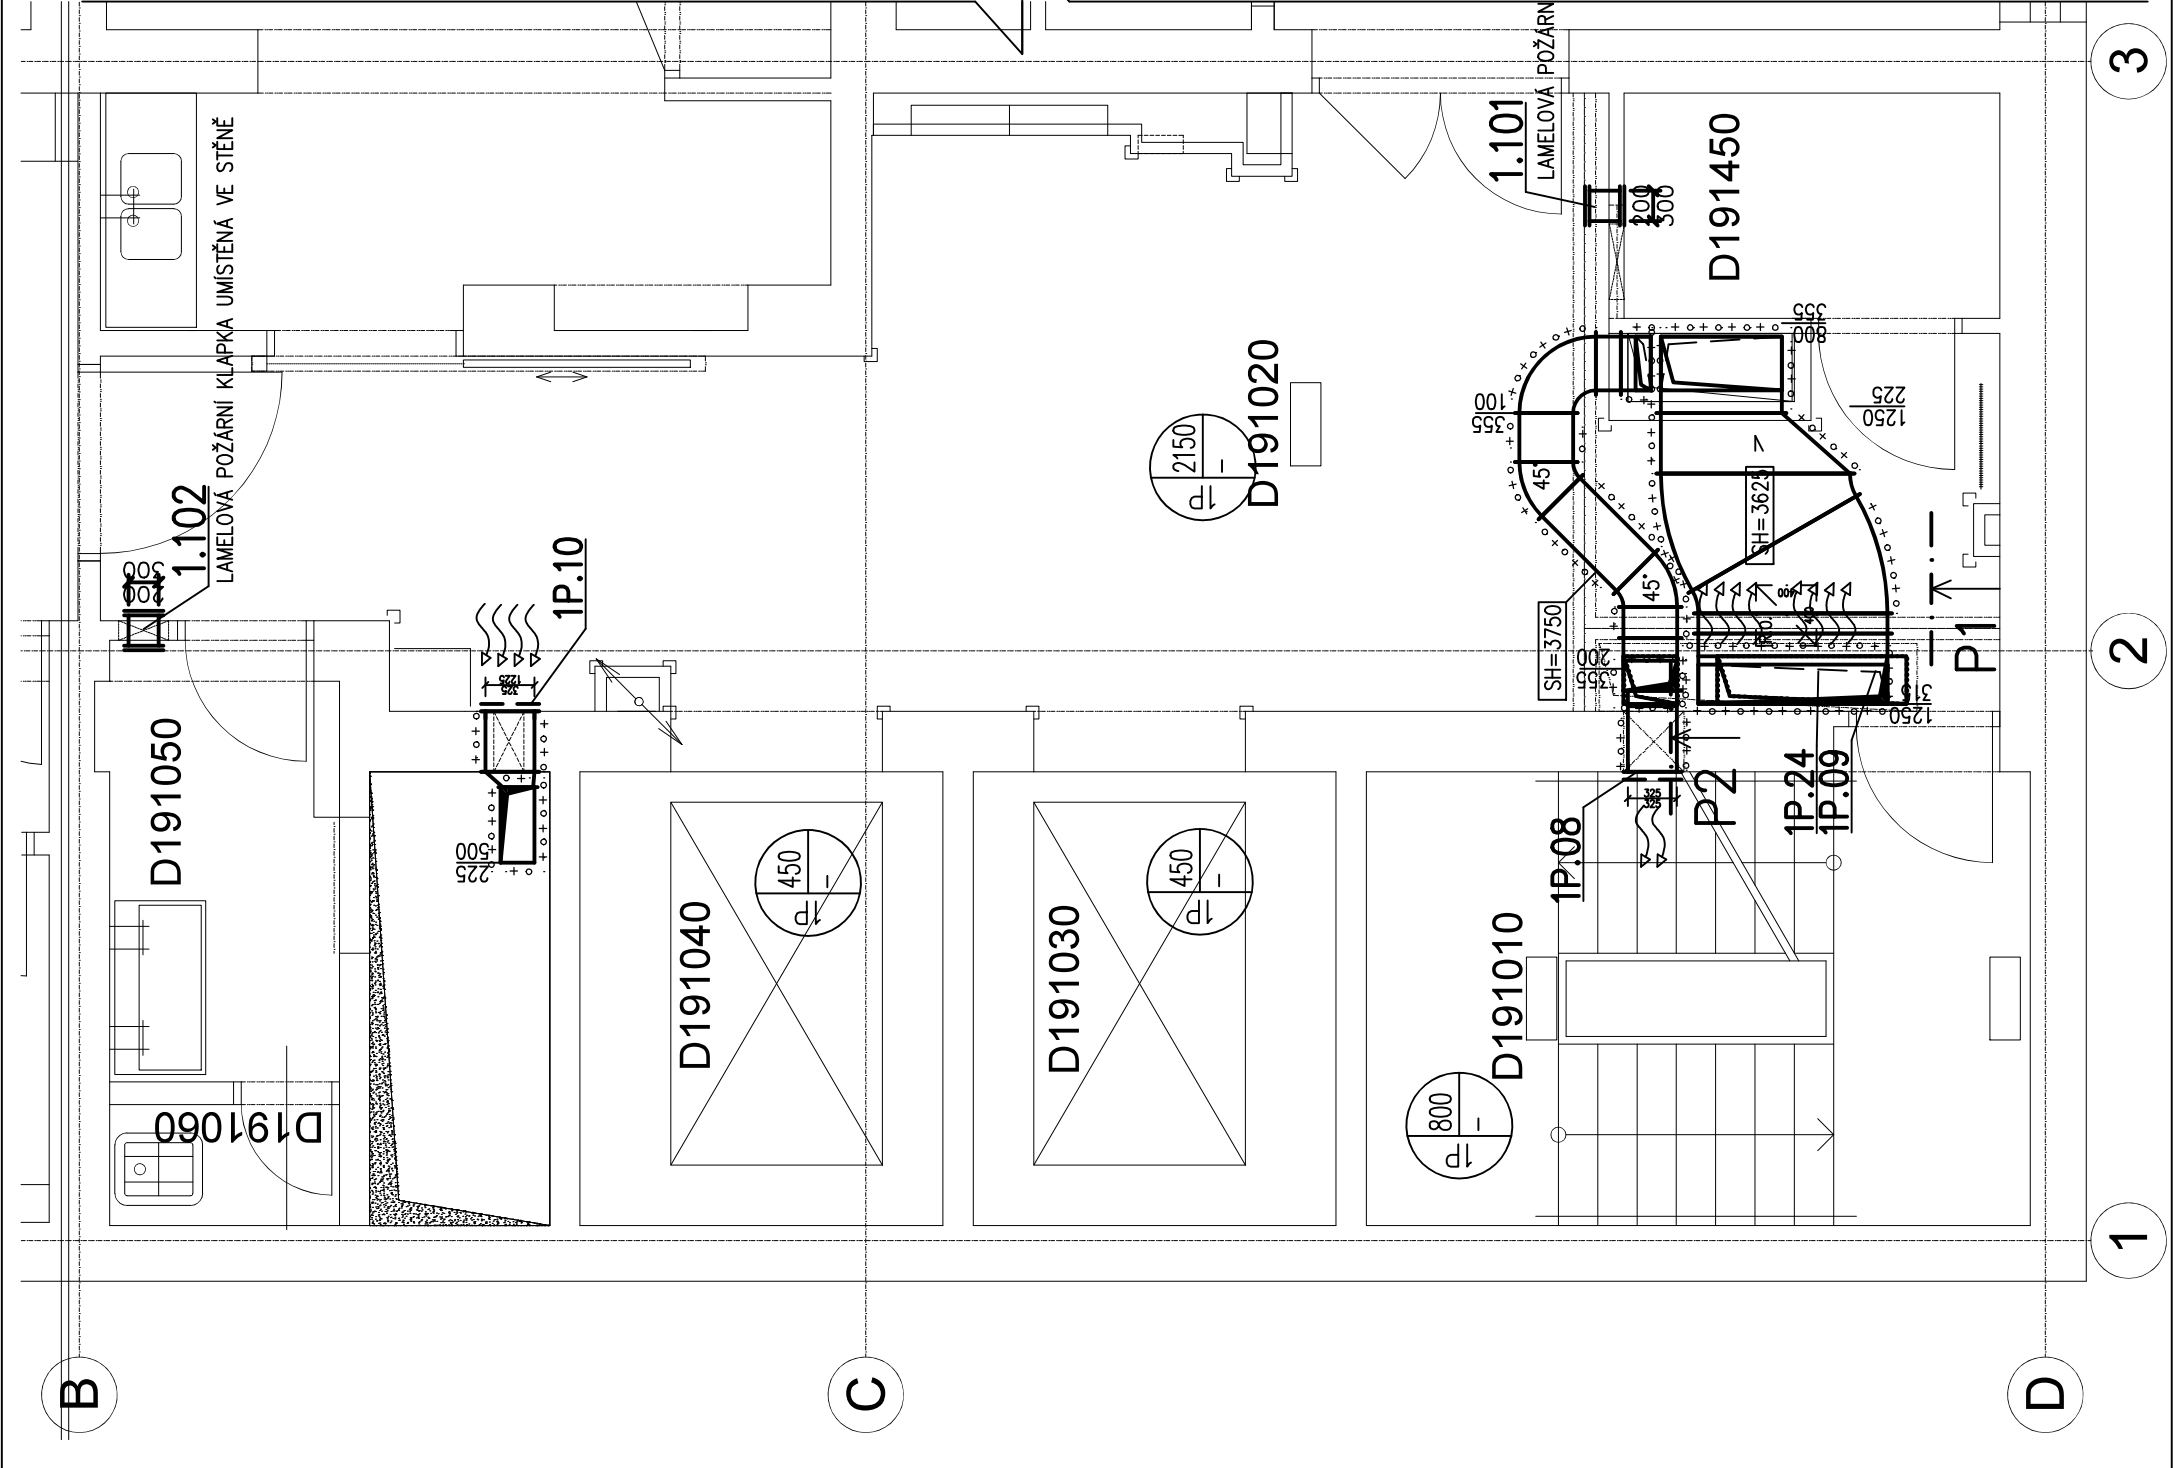

POZN.:

PŘI REALIZACI BUDE DODAVATEL VZT PROVÁDĚT DOPLNĚKOVOU KOORDINAČNÍ ČINNOST POTRUBNÍCH ROZVODŮ S OSTATNÍMI PROFESEMI. REALIZAČNÍ FIRMA V RAMCI SVÉ DODAVKY PROVEDE PRO VÝROBNÍ A MONTÁŽNÍ ÚČELY ROZPIS VZT POTRUBÍ TECHNICKÝ POPIS VZT, JE UVEDĚN V TECHNICKÉ ZPRÁVĚ JEDNOTKY BUDOU PRUŽNĚ PODLOŽENY

±0,000 = 263,200 m n.m.

Revize	Vypracoval	Popis revize	Datum

LT PROJEKT PROJEKTOVÁNÍ ZDRAVOTNICKÉ VÝSTAVBY		Hlavní inženýr projektu: ING. LUDĚK TOMEK Vedoucí projektant zakázky: ING. MARTIN FORAL		Investor: FAKULTNÍ NEMOCNICE OLOMOUC
Profese: VZT		Zpracovatel dílu: Technika budov, s.r.o. Křenová 42, 602 00, Brno Tel: +420 543 255 094 E-mail: andrys.p@technikabudov.cz		Autorizace:
Odpovědný projektant: ING. PETR ANDRYS		Vypracoval: ING. ŠTĚPÁN JŮZA		Kontroloval: ING. JIŘÍ ELL
Alce: FAKULTNÍ NEMOCNICE OLOMOUC STAVEBNÍ ÚPRAVY OBJEKTU "D" - ÚNIKOVÉ CESTY		Zakázkové číslo: 33 - 2019		Paré: 04 -2020
Objekt: STAVEBNÍ OBJEKT 1		SO 01		Stupeň: DPS
Obsah: PŮDORYS 1.PP		Formát: 2 A4		Měřítko: 1:50
				Číslo výkresu: D.1.01.4f-102