


LEGENDA OTOPNÝCH TĚLES

11-900/160 STÁVAJÍCÍ ČLÁNKOVÉ OTOPNÉ TĚLESO
K1 22/9120 NOVÉ DESKOVÉ OTOPNÉ TĚLESO

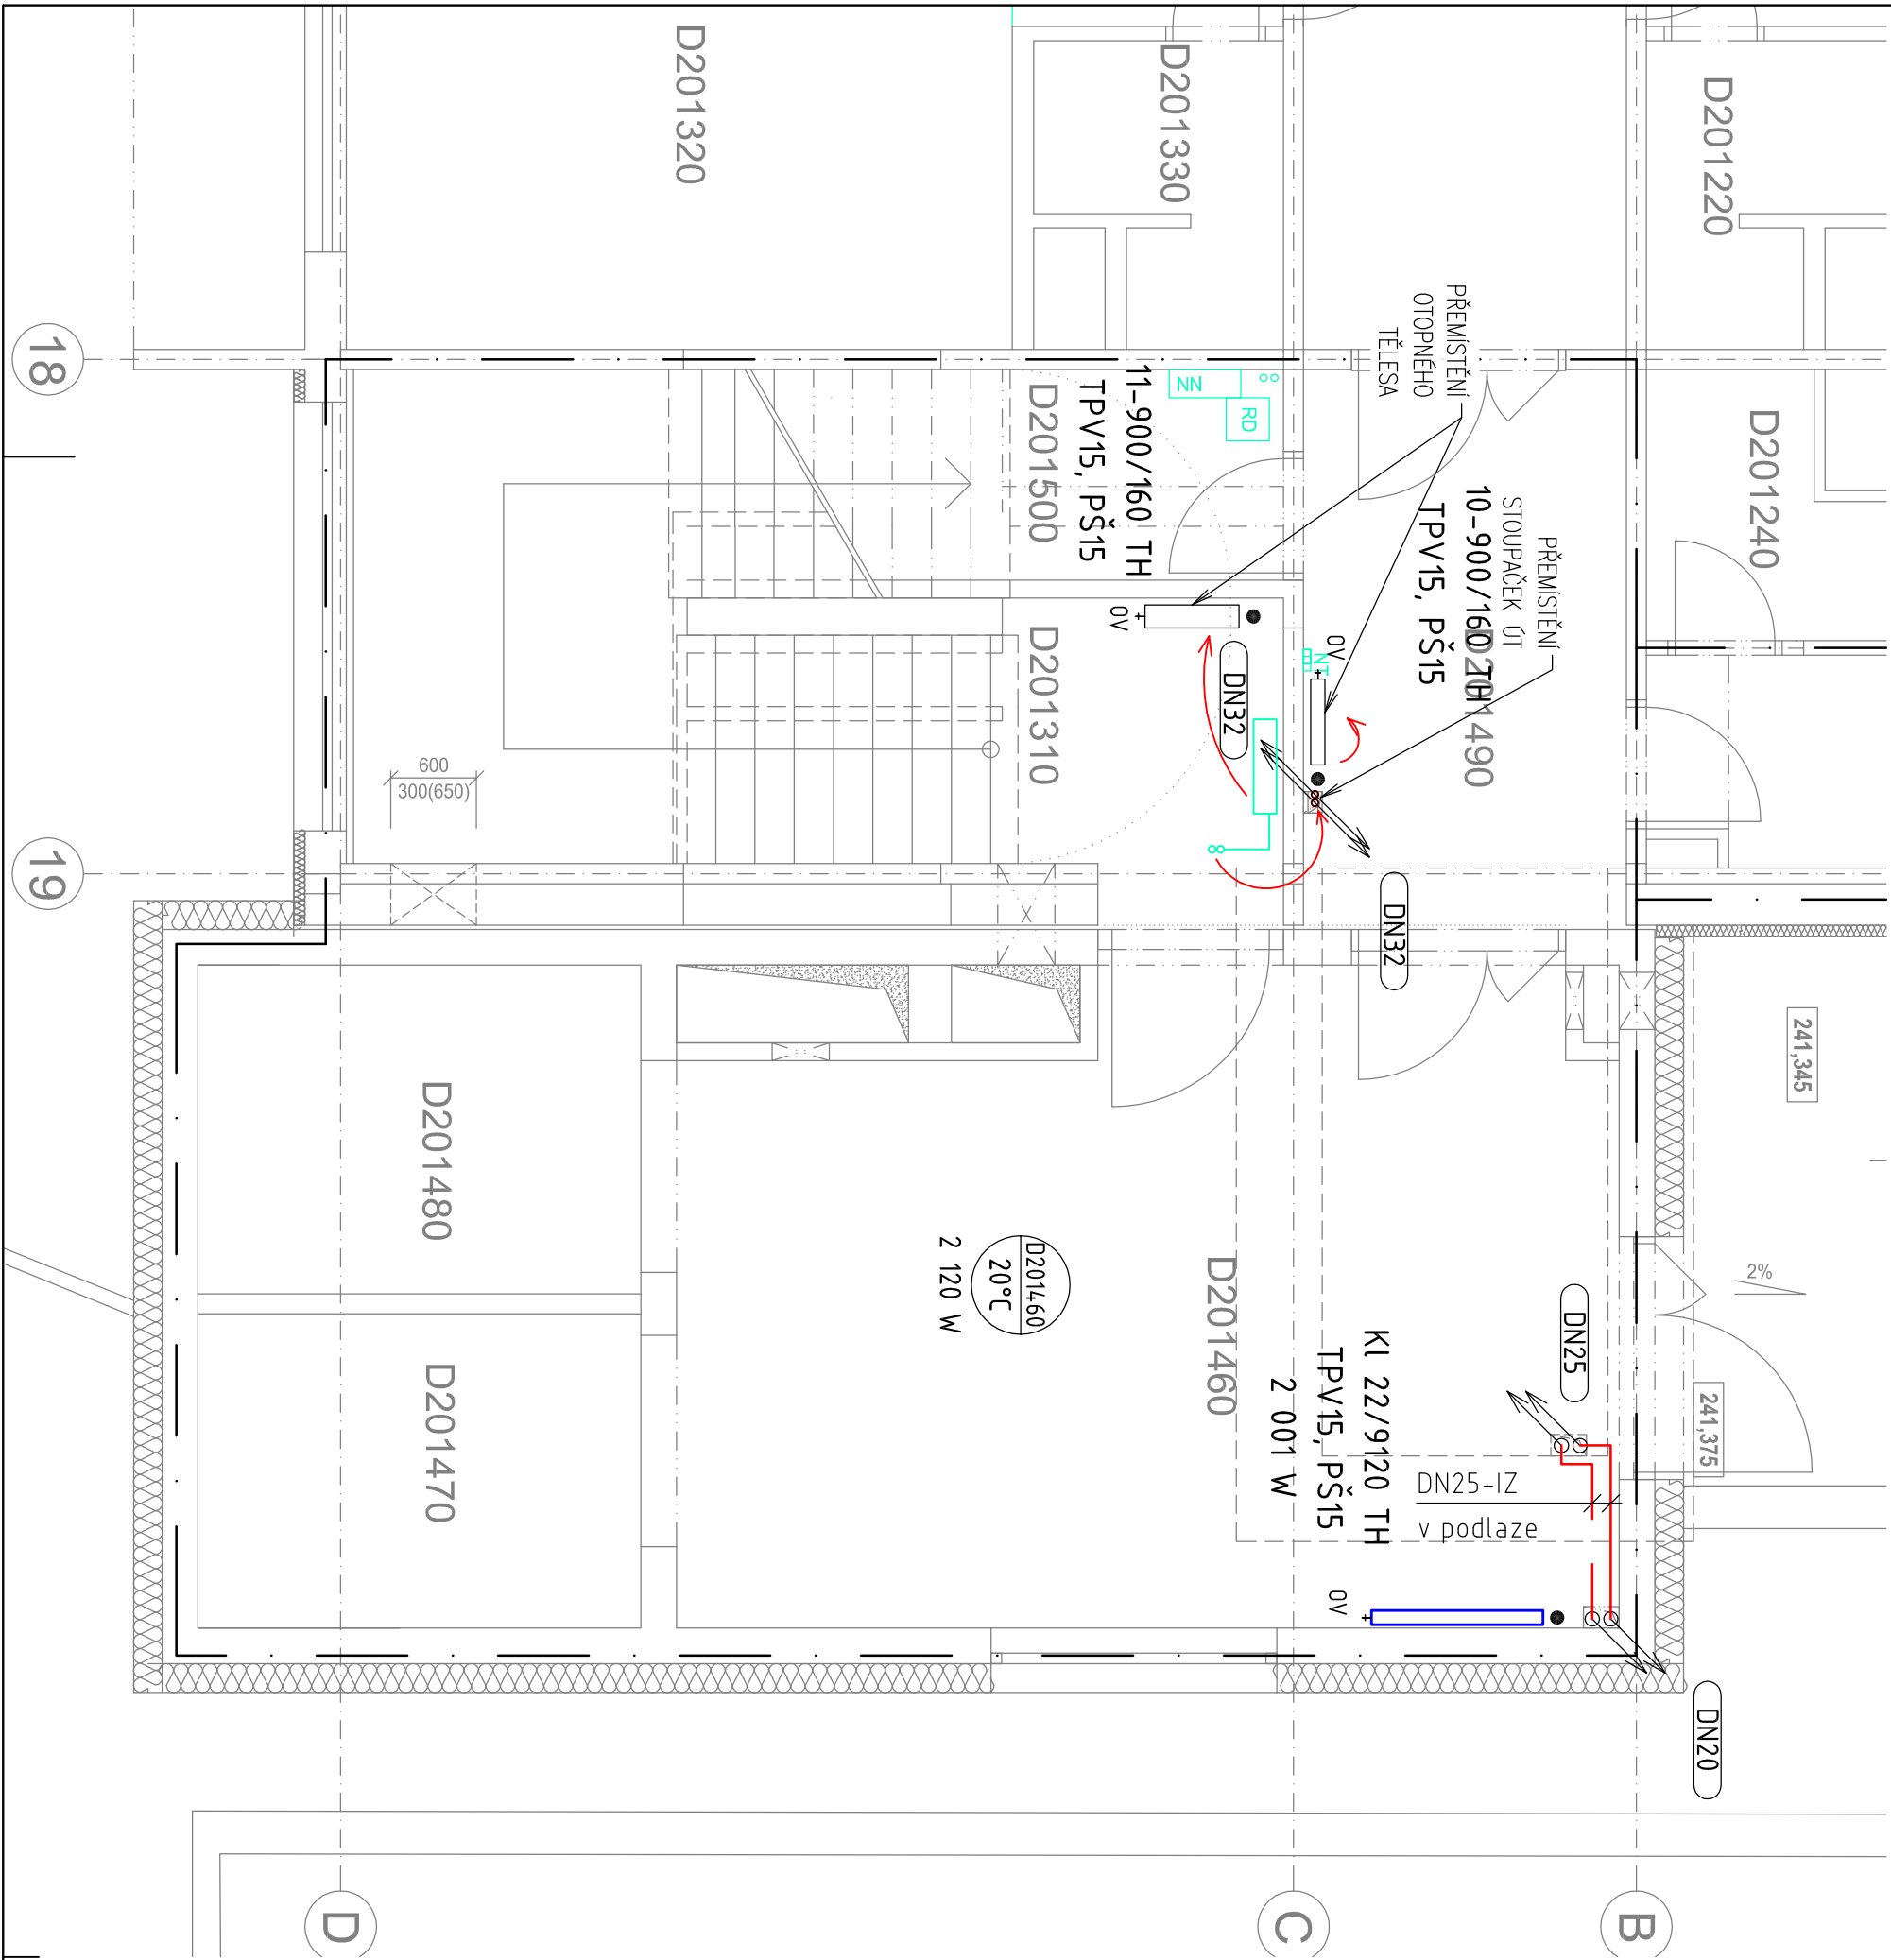

LEGENDA POTRUBÍ

STÁVAJÍCÍ PŘÍVOD TOPNÉ VODY 70°C, OCEL-IZ
STÁVAJÍCÍ VRAT TOPNÉ VODY 50°C, OCEL-IZ
STÁVAJÍCÍ PŘÍVOD TOPNÉ VODY ZRUŠIT
STÁVAJÍCÍ VRAT TOPNÉ VODY ZRUŠIT
PŘÍVOD TOPNÉ VODY 70°C, OCEL-IZ
VRAT TOPNÉ VODY 50°C, OCEL-IZ

LEGENDA ARMATUR A ZNAČEK

PROSTUP POTRUBÍ PŘES NOSNOU KONSTRUKCI
POŽÁRNÍ UCPÁVKA POŽADOVANÉ POŽÁRNÍ ODOLNOSTI
OZNAČENÍ STOUPAČÍHO POTRUBÍ – ROZVODY TOPNÉ VODY
OZNAČENÍ MÍSTNOSTI, VNITŘNÍ NÁVRHOVÁ VÝPOČTOVÁ TEPLOTA
STÁVAJÍCÍ OTOPNÉ TĚLESO
NOVÉ OTOPNÉ TĚLESO
TERMOSTATICKÝ VENTIL (přímý), DN15, Kvs=0,86
UZÁVÍRAČÍ A REGULAČNÍ ŠROUBENÍ S VYPOUŠTENÍM (přímé), DN15
Kvs=1,31
TERMOSTATICKÁ HLAVICE S POJISTKOU PROTI ODCIZENÍ
přípojka 15x1 TĚLESA JSOU NÁPOJENA PŘIPOJOVACÍM ŠROUBENÍM
S MOŽNOSTÍ VYPOUŠTENÍ
HRANICE POŽÁRNÍCH ÚSEKŮ

±0,000 = 263,200 m n.m.

Revize	Vypracoval	Popis revize	Datum

Profese: ÚT	Zpracoval dlu: TRASKO Projektce s.r.o. Na Nouzce 487/8, 682 01 Vyškov Tel: +420 777 738 203 E-mail: m.reznicek@trasko.cz	Hlavní inženýr projektu: ING. LUDĚK TOMEK Vedoucí projektant zakázky: ING. MARTIN FORAL	Investor: FAKULTNÍ NEMOCNICE OLOMOUČ
Odpovědný projektant: ING. REZNIČEK MARTIN	Vypracoval: ING. WERNEROVÁ PAVLA	Kontroloval: KREJČÍ VACLAV	Autorizace:

Akce: FAKULTNÍ NEMOCNICE OLOMOUČ STAVEBNÍ ÚPRAVY OBJEKTU "D" - ÚNIKOVÉ CESTY	Zakázkové číslo: 33 - 2019	Paré:
Objekt: STAVEBNÍ ÚPRAVY OBJEKTU D - ÚNIKOVÉ CESTY	Datum: 03 - 2020	
	Stupeň: DSP + DPS	
Obsah: PŮDORYS 1.NP	Formát: 3 A4	
	Měřítko: 1:50	Číslo výkresu: D.1.01.4b-102