


LEGENDA OTOPNÝCH TĚLES

11-900/160 STÁVAJÍCÍ ČLÁNKOVÉ OTOPNÉ TĚLESO
Kl 22/9120 NOVÉ DESKOVÉ OTOPNÉ TĚLESO

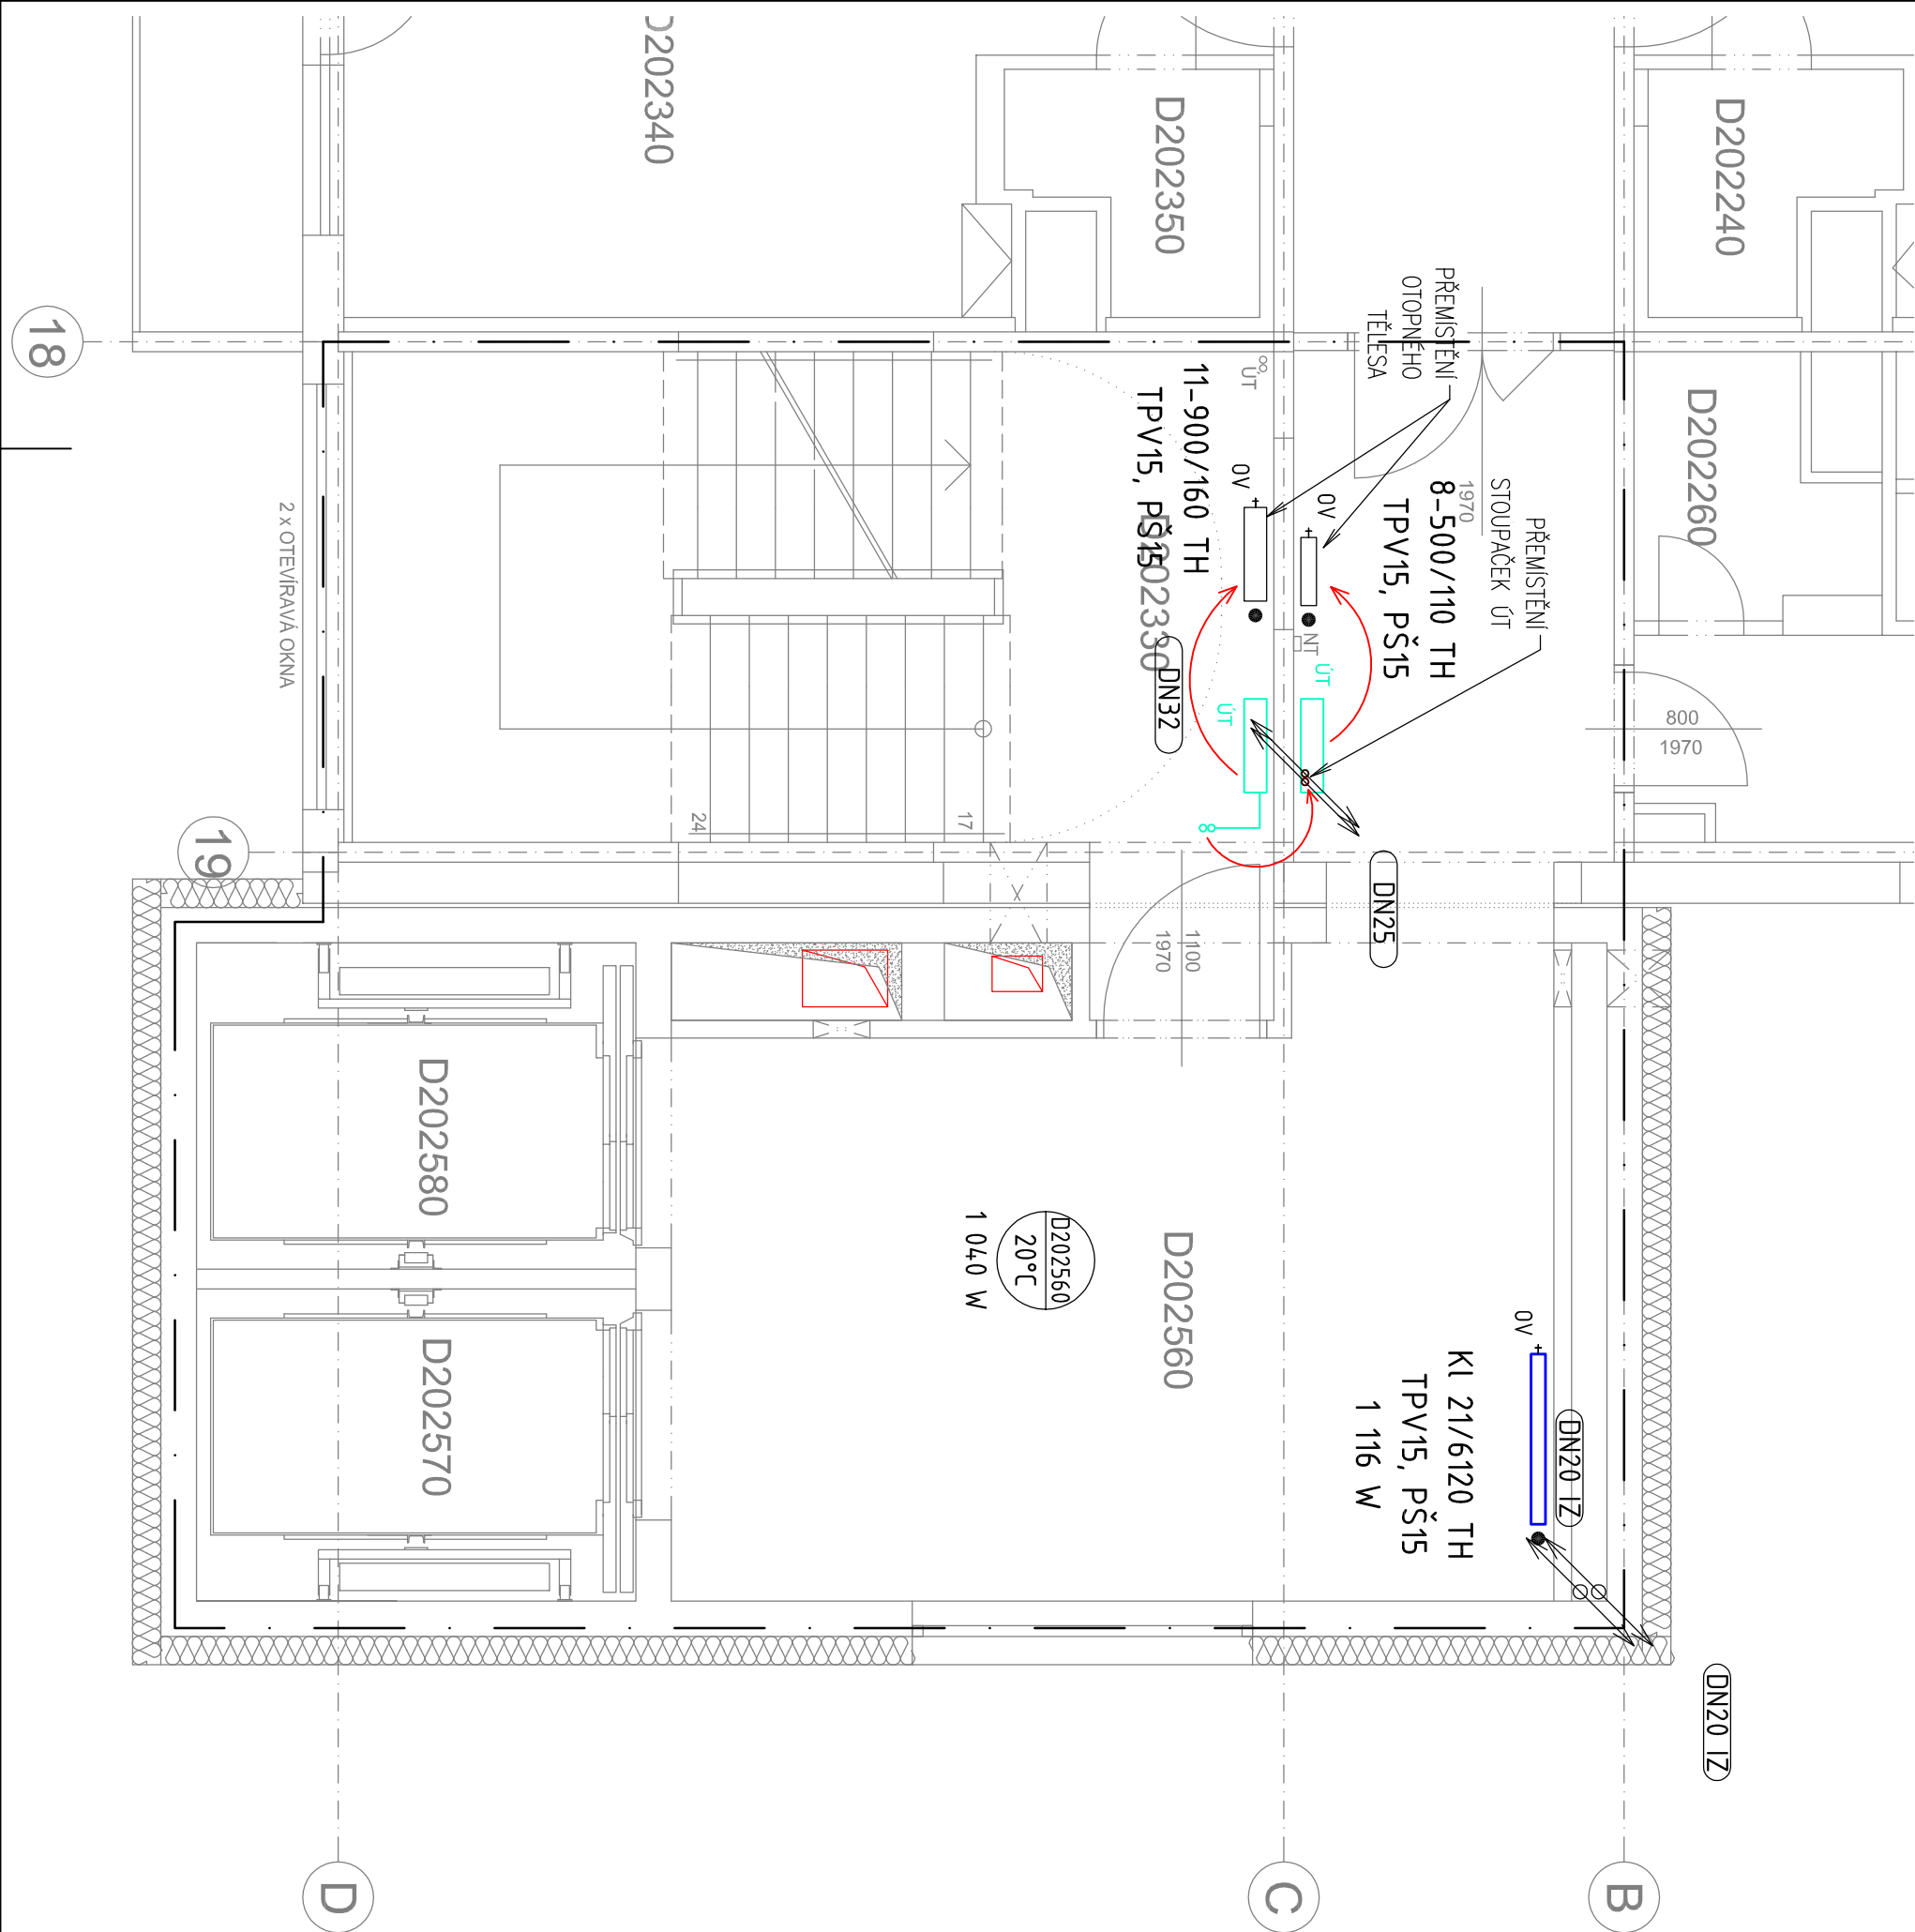

LEGENDA POTRUBÍ

STÁVAJÍCÍ PŘÍVOD TOPNÉ VODY 70°C, OCEL-IZ
STÁVAJÍCÍ VRAT TOPNÉ VODY 50°C, OCEL-IZ
STÁVAJÍCÍ PŘÍVOD TOPNÉ VODY ZRUŠIT
STÁVAJÍCÍ VRAT TOPNÉ VODY ZRUŠIT
PŘÍVOD TOPNÉ VODY 70°C, OCEL-IZ
VRAT TOPNÉ VODY 50°C, OCEL-IZ

LEGENDA ARMATUR A ZNAČEK

✕ PRŮSTUP POTRUBÍ PŘES NOSNOU KONSTRUKCI
PÚ POŽÁRNÍ UCPÁVKA POŽADOVANÉ POŽÁRNÍ ODOLNOSTI

DN25 IZ OZNAČENÍ STOUPAČÍHO POTRUBÍ – ROZVODY TOPNÉ VODY

OZNAČENÍ MÍSTNOSTI, VNITŘNÍ NÁVRHOVÁ VÝPOČTOVÁ TEPLOTA

STÁVAJÍCÍ OTOPNÉ TĚLESO

NOVÉ OTOPNÉ TĚLESO

TERMOSTATICKÝ VENTIL (přímý), DN15, Kvs=0,86

TPV15 UZÁVÍRAČÍ A REGULAČNÍ ŠROUBENÍ S VYPOUŠTENÍM (přímě), DN15

PŠ15 Kvs=1,31

TH TERMOSTATICKÁ HLAVICE S POJISTKOU PROTI ODCIZENÍ

přípojka 15x1 TĚLESA JSOU NAPOJENA PŘIPOJOVACÍM ŠROUBENÍM

 
S MOŽNOSTÍ VYPOUŠTĚNÍ

HRANICE POŽÁRNÍCH ÚSEKŮ

±0,000 = 263,200 m n.m.

Revize	Vypracoval	Popis revize	Datum

PROJEKT PROJEKTOVÁNÍ ZDRUŽENÍČE VÍŠŤA B7	Hlavní inženýr projektu: ING. LUDĚK TOMEK Vedoucí projektantů zakázky: ING. MARTIN FORAL	Investor:  FAKULTNÍ NEMOCNICE OLOMOUC
--	---	---

Profese: ÚT	Zpracovatel dílu: TRASKO Projektce s.r.o. Na Noulzce 487/8, 682 01 Vyškov Tel: +420 777 738 203 E-mail: m.reznicek@trasko.cz	Autorizace:
Odpovědný projektant: ING. REZNIČEK MARTIN	Vypracoval: ING. WERNEROVÁ PAVLA	Kontroloval: KREJČÍ VACLAV
		

Akce: FAKULTNÍ NEMOCNICE OLOMOUC STAVEBNÍ ÚPRAVY OBJEKTU "D" - ÚNIKOVÉ CESTY	Zakázkové číslo: 33 - 2019 Datum: 03 - 2020 Stupeň: DSP + DPS	Paré:
Objekt: STAVEBNÍ ÚPRAVY OBJEKTU D - ÚNIKOVÉ CESTY	SO 01	Formát: 3 A4
Obsah: PŮDORYS 2.NP	Měřítko: 1:50	Číslo výkresu: D.1.01.4b-103