


LEGENDA OTOPNÝCH TĚLES

11-900/160 STÁVAJÍCÍ ČLÁNKOVÉ OTOPNÉ TĚLESO
KI 22/9120 NOVÉ DESKOVÉ OTOPNÉ TĚLESO

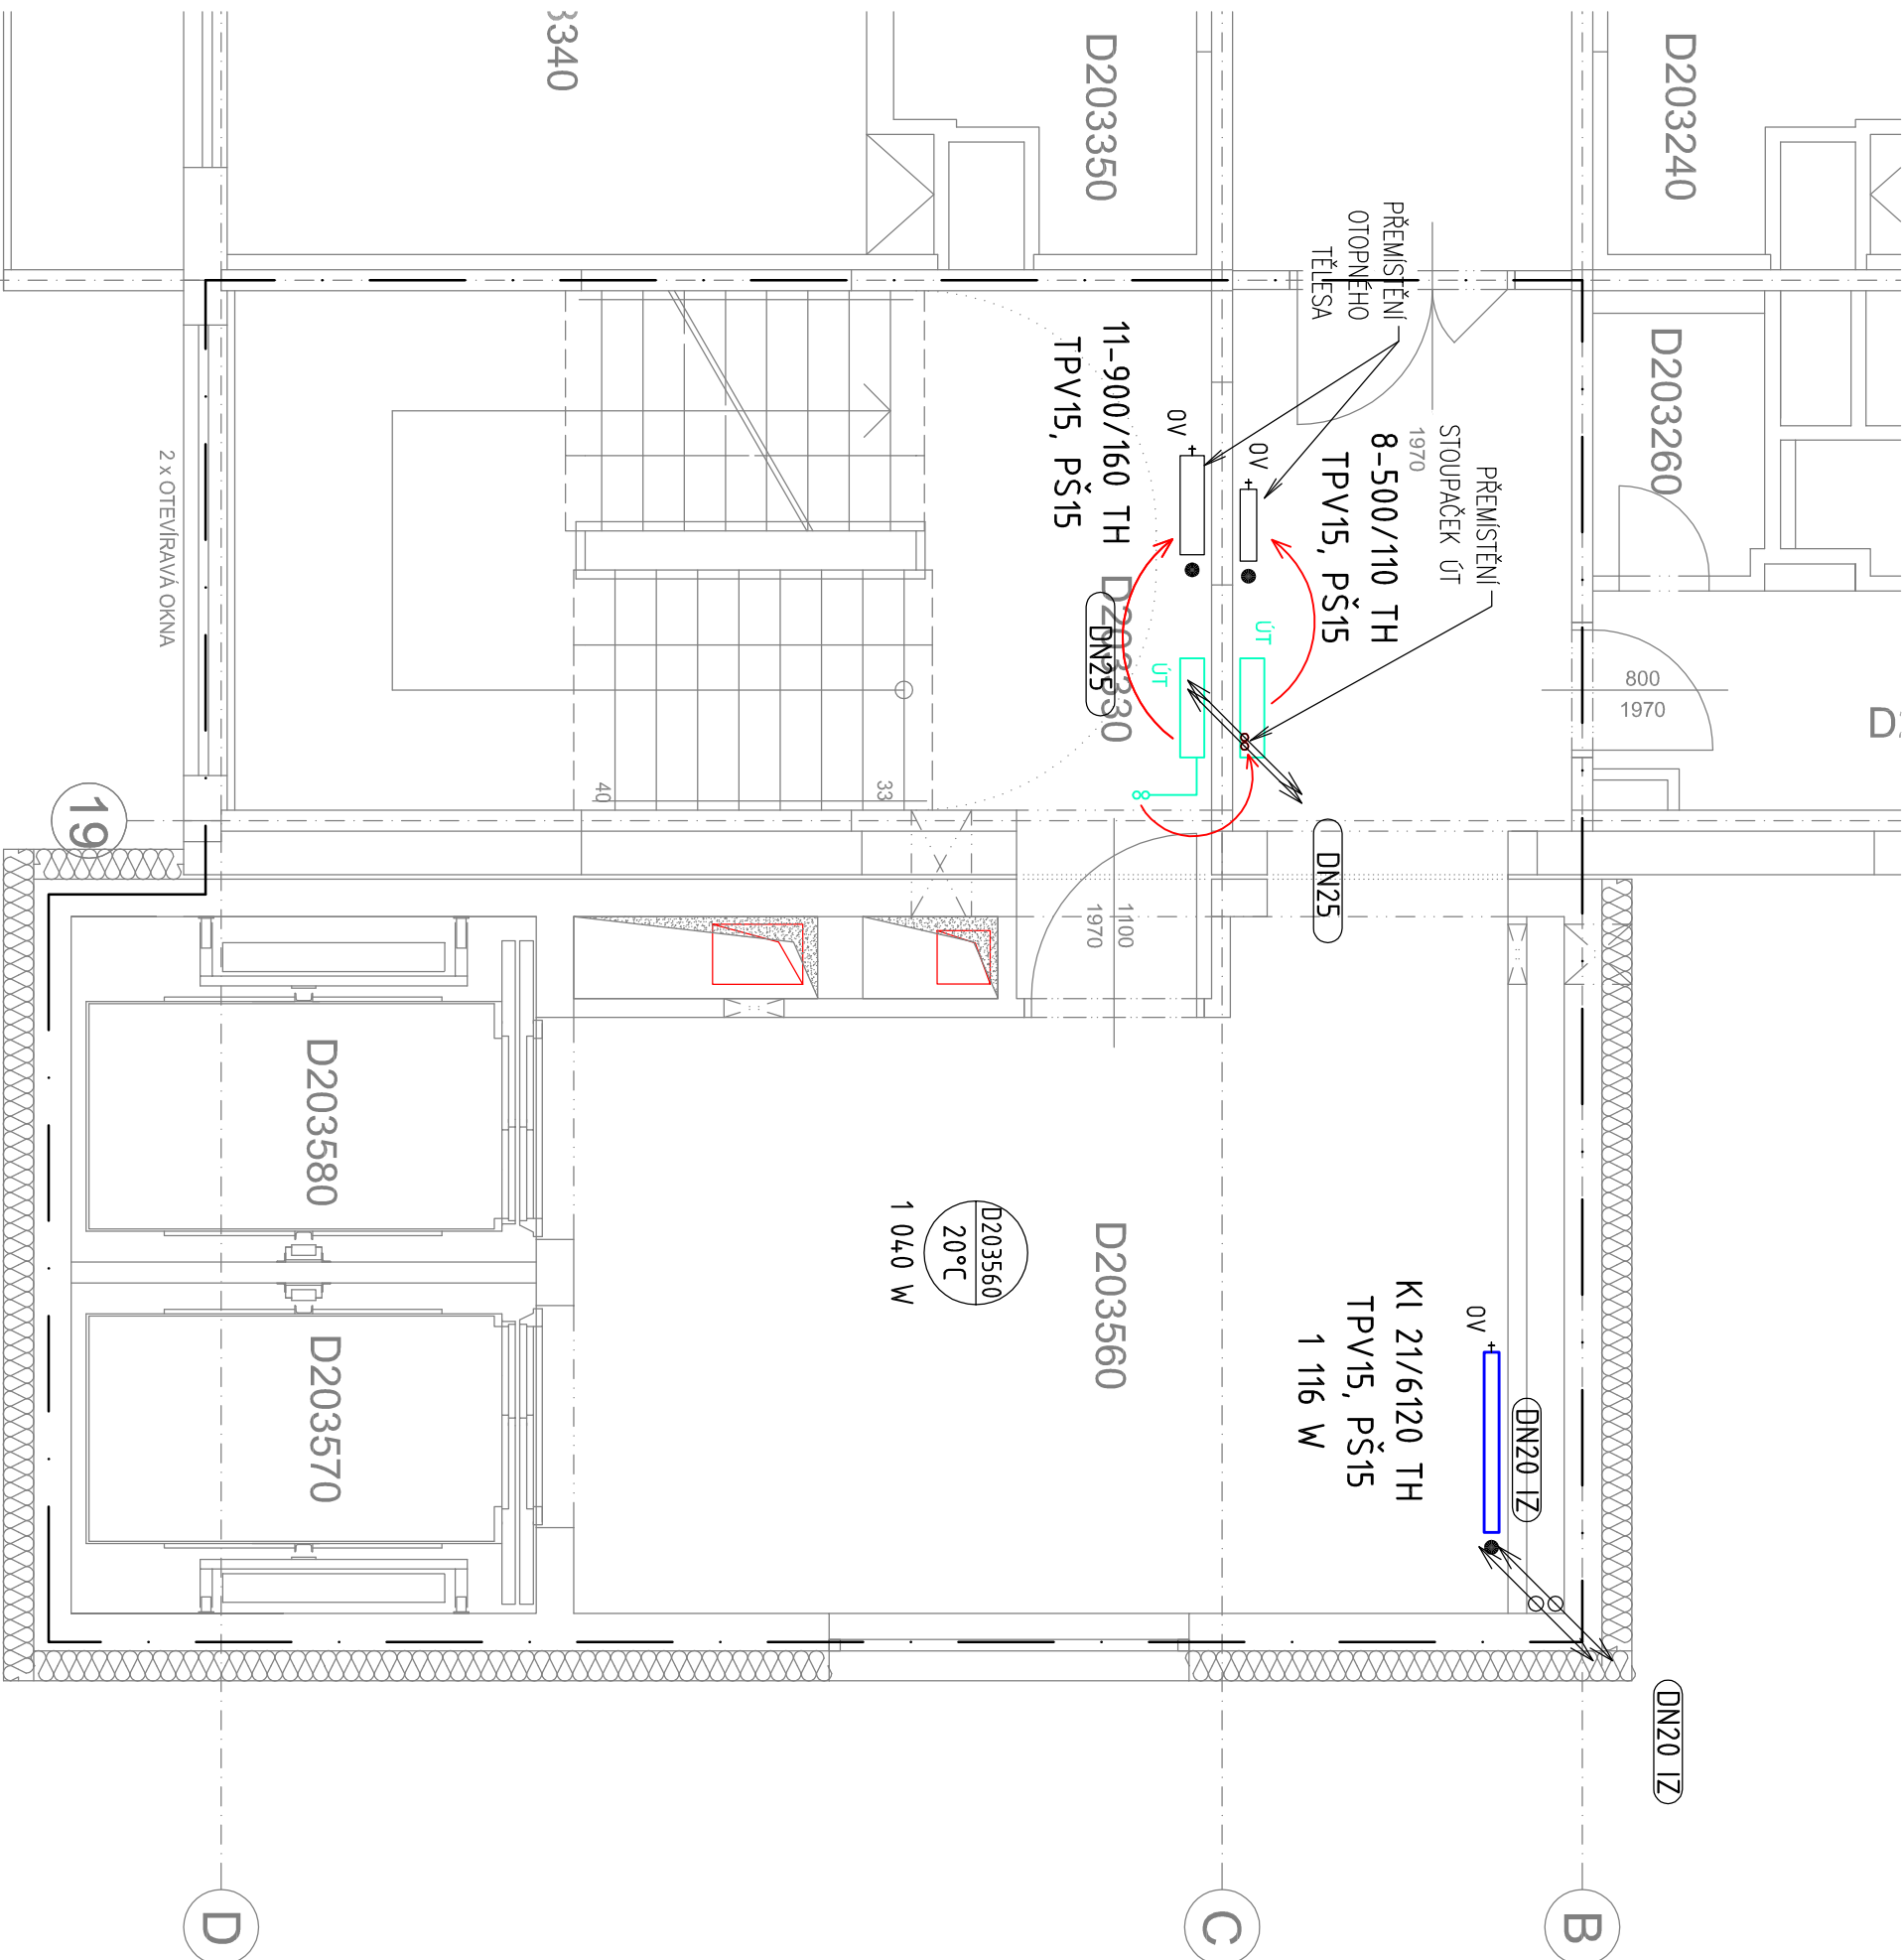

LEGENDA POTRUBÍ

STÁVAJÍCÍ PŘÍVOD TOPNÉ VODY 70°C, OCEL-IZ
STÁVAJÍCÍ VRAT TOPNÉ VODY 50°C, OCEL-IZ
STÁVAJÍCÍ PŘÍVOD TOPNÉ VODY ZRUŠIT
STÁVAJÍCÍ VRAT TOPNÉ VODY ZRUŠIT
PŘÍVOD TOPNÉ VODY 70°C, OCEL-IZ
VRAT TOPNÉ VODY 50°C, OCEL-IZ

LEGENDA ARMATUR A ZNAČEK

PROSTUP POTRUBÍ PŘES NOSNOU KONSTRUKCI
POŽÁRNÍ UCPÁVKA POŽADOVANÉ POŽÁRNÍ ODOLNOSTI
OZNAČENÍ STOUPACÍHO POTRUBÍ – ROZVODY TOPNÉ VODY
OZNAČENÍ MÍSTNOSTI, VNITŘNÍ NÁVRHOVÁ VÝPOČTOVÁ TEPLOTA
STÁVAJÍCÍ OTOPNÉ TĚLESO
NOVÉ OTOPNÉ TĚLESO
TERMOSTATICKÝ VENTIL (přímý), DN15, Kvs=0,86
UZÁVÍRAČÍ A REGULAČNÍ ŠROUBENÍ S VYPOUŠTENÍM (přímě), DN15
Kvs=1,31
TERMOSTATICKÁ HLAVICE S POJISTKOU PROTI ODCIZENÍ
přípojka 15x1 TĚLESA JSOU NAPOJENA PŘIPOJOVACÍM ŠROUBENÍM
S MOŽNOSTÍ VYPOUŠTENÍ
HRANICE POŽÁRNÍCH ÚSEKŮ

±0,000 = 263,200 m n.m.

Revize	Vypracoval	Popis revize	Datum

LT PROJEKT PROJEKTOVÁNÍ ZDRUŽENÉ VÍSTA BY	Hlavní inženýr projektu: ING. LUDĚK TOMĚK Vedoucí projektant zakázky: ING. MARTIN FORAL	Investor: FAKULTNÍ NEMOCNICE OLOMOUC
---	--	--

Profese: ÚT	Zpracovatel dílu: TRASKO Projekt s.r.o. Na Noulzce 487/8, 682 01 Vyškov Tel: +420 777 738 203 E-mail: m.reznicek@trasco.cz	Autorizace:
Odpovědný projektant: ING. REZNIČEK MARTIN	Vypracoval: ING. WERNEROVÁ PAVLA	Kontroloval: KREJČÍ VACLAV

Akce: FAKULTNÍ NEMOCNICE OLOMOUC STAVEBNÍ ÚPRAVY OBJEKTU "D" - ÚNIKOVÉ CESTY	Zakázkové číslo: Datum: Stupeň: Formát: Měřítko: 1:50	33 - 2019 03 - 2020 DSP + DPS 3 A4 Číslo výkresu: D.1.01.4b-104	Paré:
Objekt: STAVEBNÍ ÚPRAVY OBJEKTU D - ÚNIKOVÉ CESTY	SO 01		
Obsah: PŮDORYS 3.NP			