


LEGENDA OTOPNÝCH TĚLES

11-900/160 STÁVAJÍCÍ ČLÁNKOVÉ OTOPNÉ TĚLESO
KI 22/9120 NOVÉ DESKOVÉ OTOPNÉ TĚLESO

KI 11/6090 TH KI 11/6060 TH
TPV15, PŠ15 TPV15, PŠ15
655 W 436 W

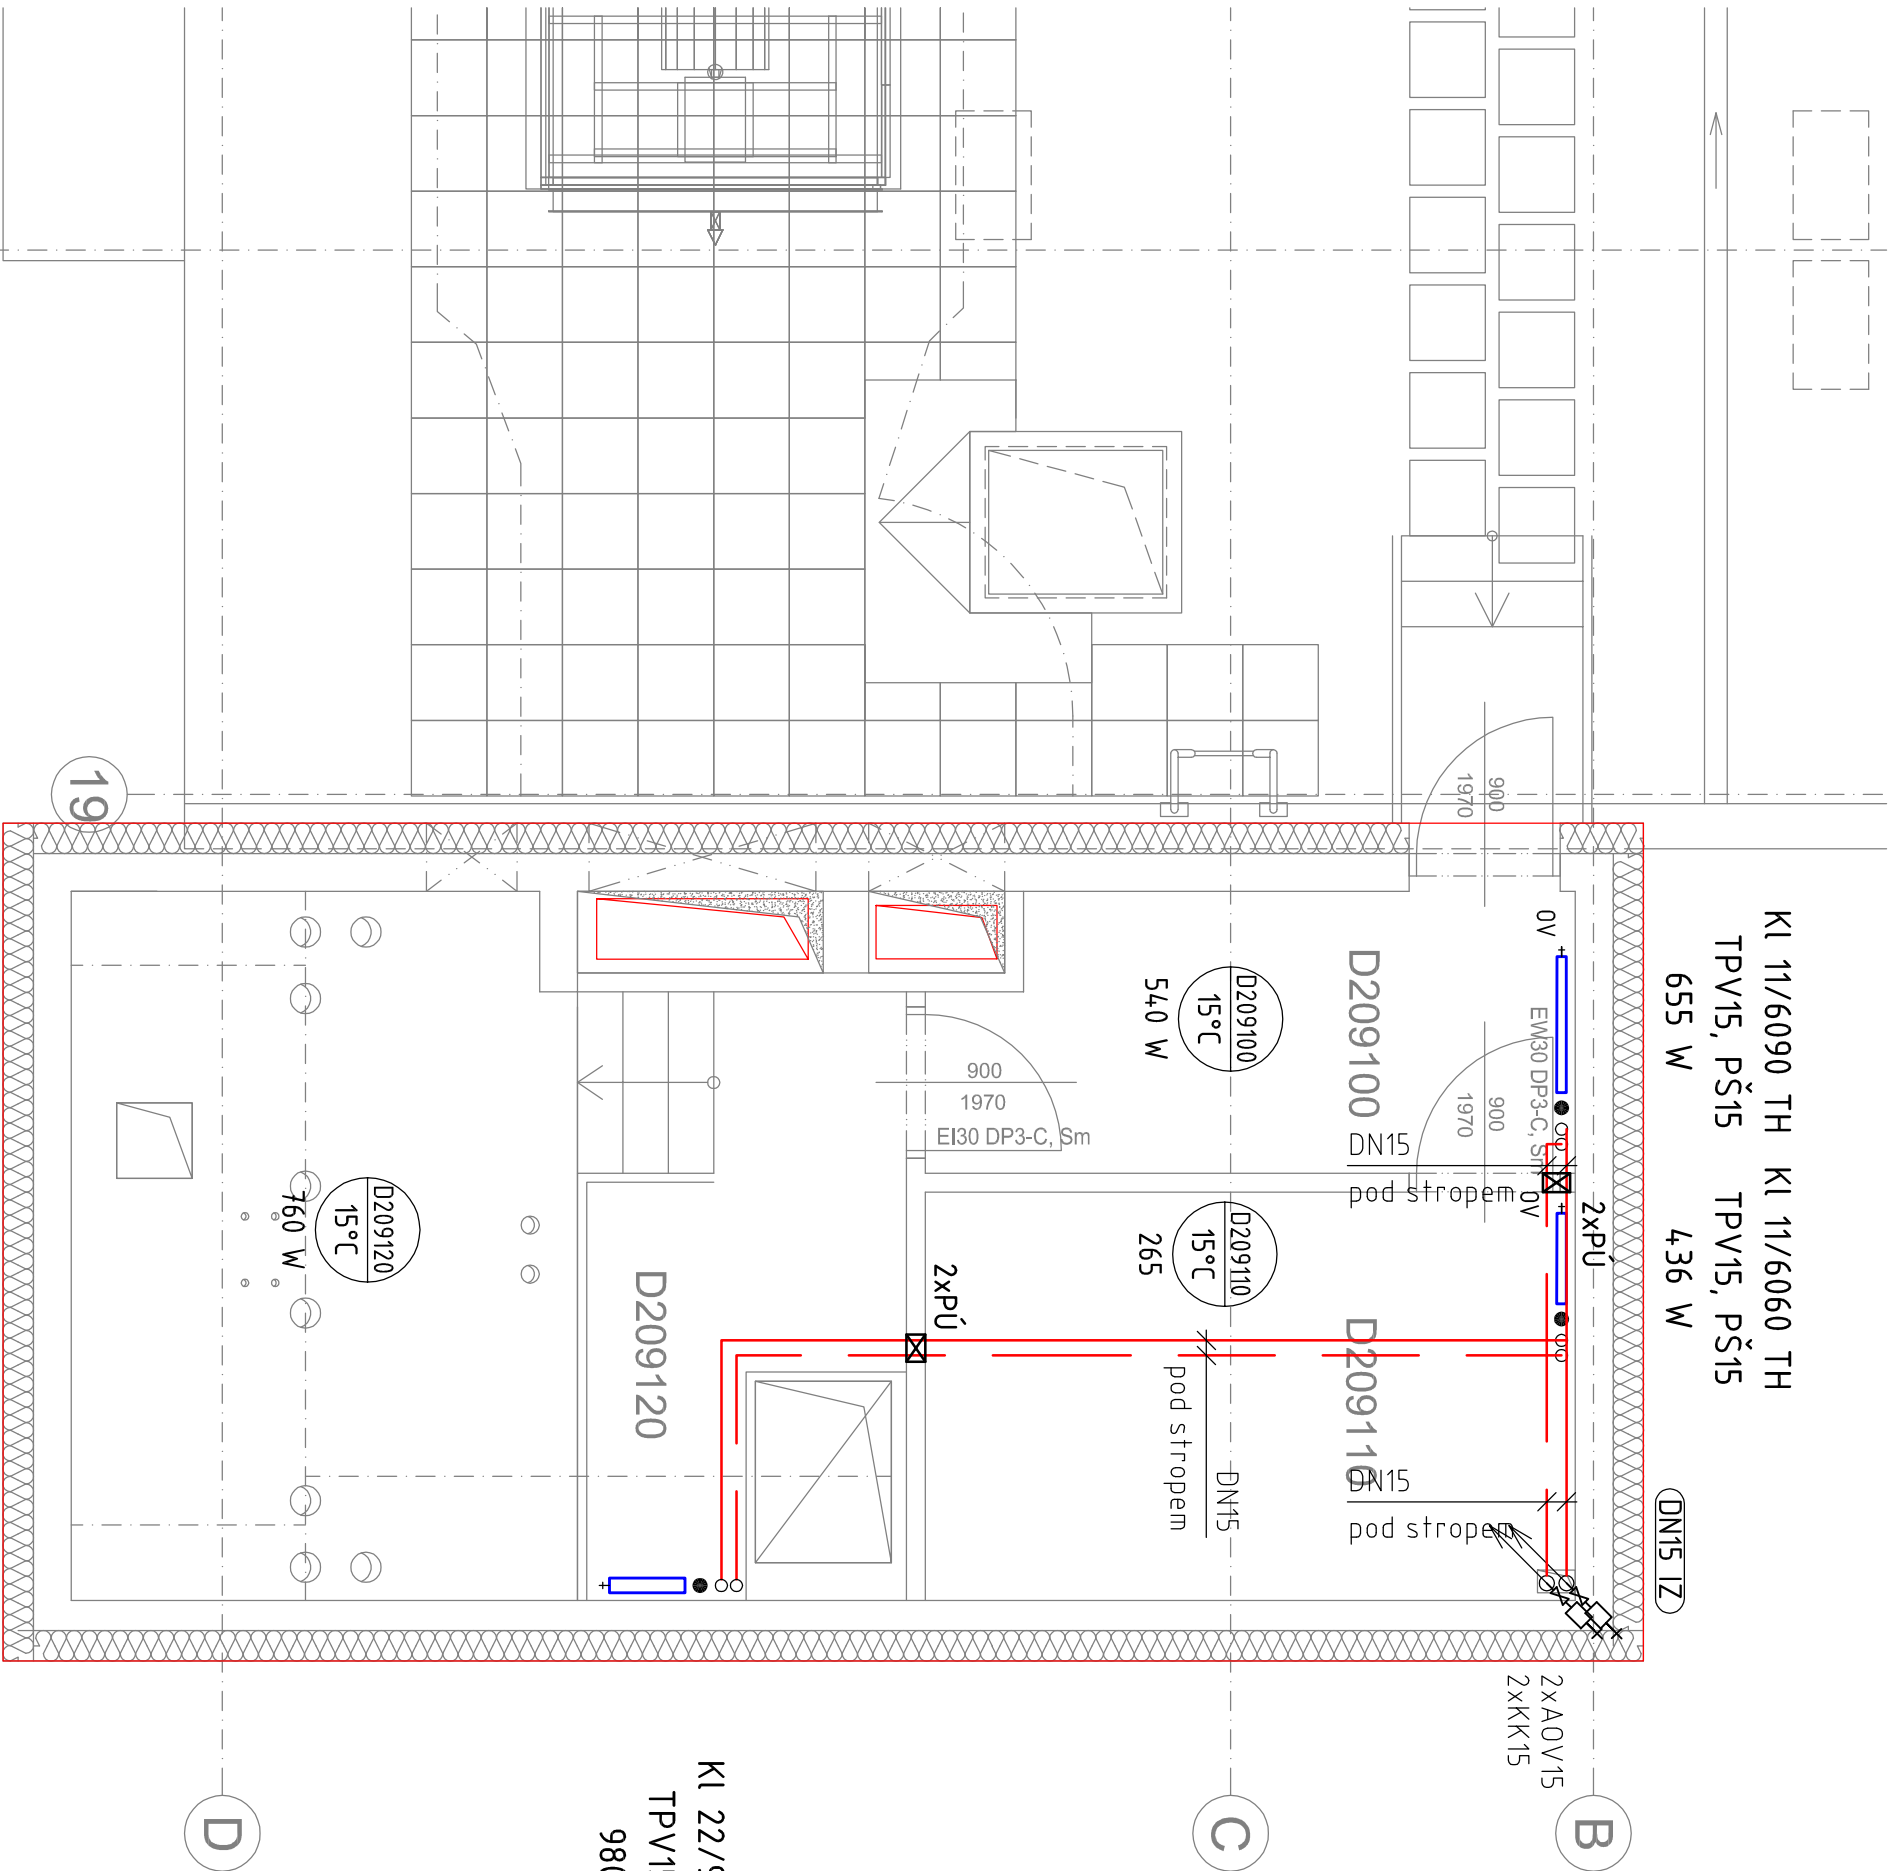

LEGENDA POTRUBÍ

- STÁVAJÍCÍ PŘÍVOD TOPNÉ VODY 70°C, OCEL-IZ
- STÁVAJÍCÍ VRAT TOPNÉ VODY 50°C, OCEL-IZ
- STÁVAJÍCÍ PŘÍVOD TOPNÉ VODY ZRUŠIT
- STÁVAJÍCÍ VRAT TOPNÉ VODY ZRUŠIT
- PŘÍVOD TOPNÉ VODY 70°C, OCEL-IZ
- VRAT TOPNÉ VODY 50°C, OCEL-IZ

LEGENDA ARMATUR A ZNAČEK

- PROSTUP POTRUBÍ PŘES NOSNOU KONSTRUKCI
- POŽÁRNÍ UCPÁVKA POŽADOVANÉ POŽÁRNÍ ODOLNOSTI
- OZNAČENÍ STOUPAČÍHO POTRUBÍ – ROZVODY TOPNÉ VODY
- OZNAČENÍ MÍSTNOSTI, VNITŘNÍ NÁVRHOVÁ VÝPOČTOVÁ TEPLOTA
- STÁVAJÍCÍ OTOPNÉ TĚLESO
- NOVÉ OTOPNÉ TĚLESO
- TERMOSTATICKÝ VENTIL (přímý), DN15, Kvs=0,86
- UZÁVÍRAČÍ A REGULAČNÍ ŠROUBENÍ S VYPOUŠTENÍM (přímě), DN15
- Kvs=1,31
- TERMOSTATICKÁ HLAVICE S POJISTKOU PROTI ODCIZENÍ
- přípojka 15x1
- TĚLESA JSOU NAPOLJENA PŘIPOJOVACÍM ŠROUBENÍM
- S MOŽNOSTÍ VYPOUŠTENÍ
- HRANICE POŽÁRNÍCH ÚSEKŮ

±0,000 = 263,200 m n.m.

Revize	Vypracoval	Popis revize	Datum

PROJEKT PROJEKTOVÁNÍ ZDRUŽENÍČE VÍSTA BŮ	Hlavní inženýr projektu: ING. LUDĚK TOMEK Vedoucí projektant zakázky: ING. MARTIN FORAL	Investor: FAKULTNÍ NEMOCNICE OLOMOUC
--	--	--

Profese: ÚT	Zpracovatel dílu: TRASKO Projektce s.r.o. Na Noulzce 487/8, 682 01 Vyškov Tel: +420 777 738 203 E-mail: m.reznicek@trasko.cz	Autorizace:
Odpovědný projektant: ING. REZNIČEK MARTIN	Vypracoval: ING. WERNEROVÁ PAVLA	Kontroloval: KREJČÍ VACLAV

Akce: FAKULTNÍ NEMOCNICE OLOMOUC STAVEBNÍ ÚPRAVY OBJEKTU "D" - ÚNIKOVÉ CESTY	Zakázkové číslo: 33-2019	Paré:
Objekt: STAVEBNÍ ÚPRAVY OBJEKTU D - ÚNIKOVÉ CESTY	Datum: 03-2020	Stupeň: DSP + DPS
Obsah: PŮDORYS 9.NP	Formát: 3 A4	Měřítko: 1:50
		Číslo výkresu: D.1.01.4b-110