


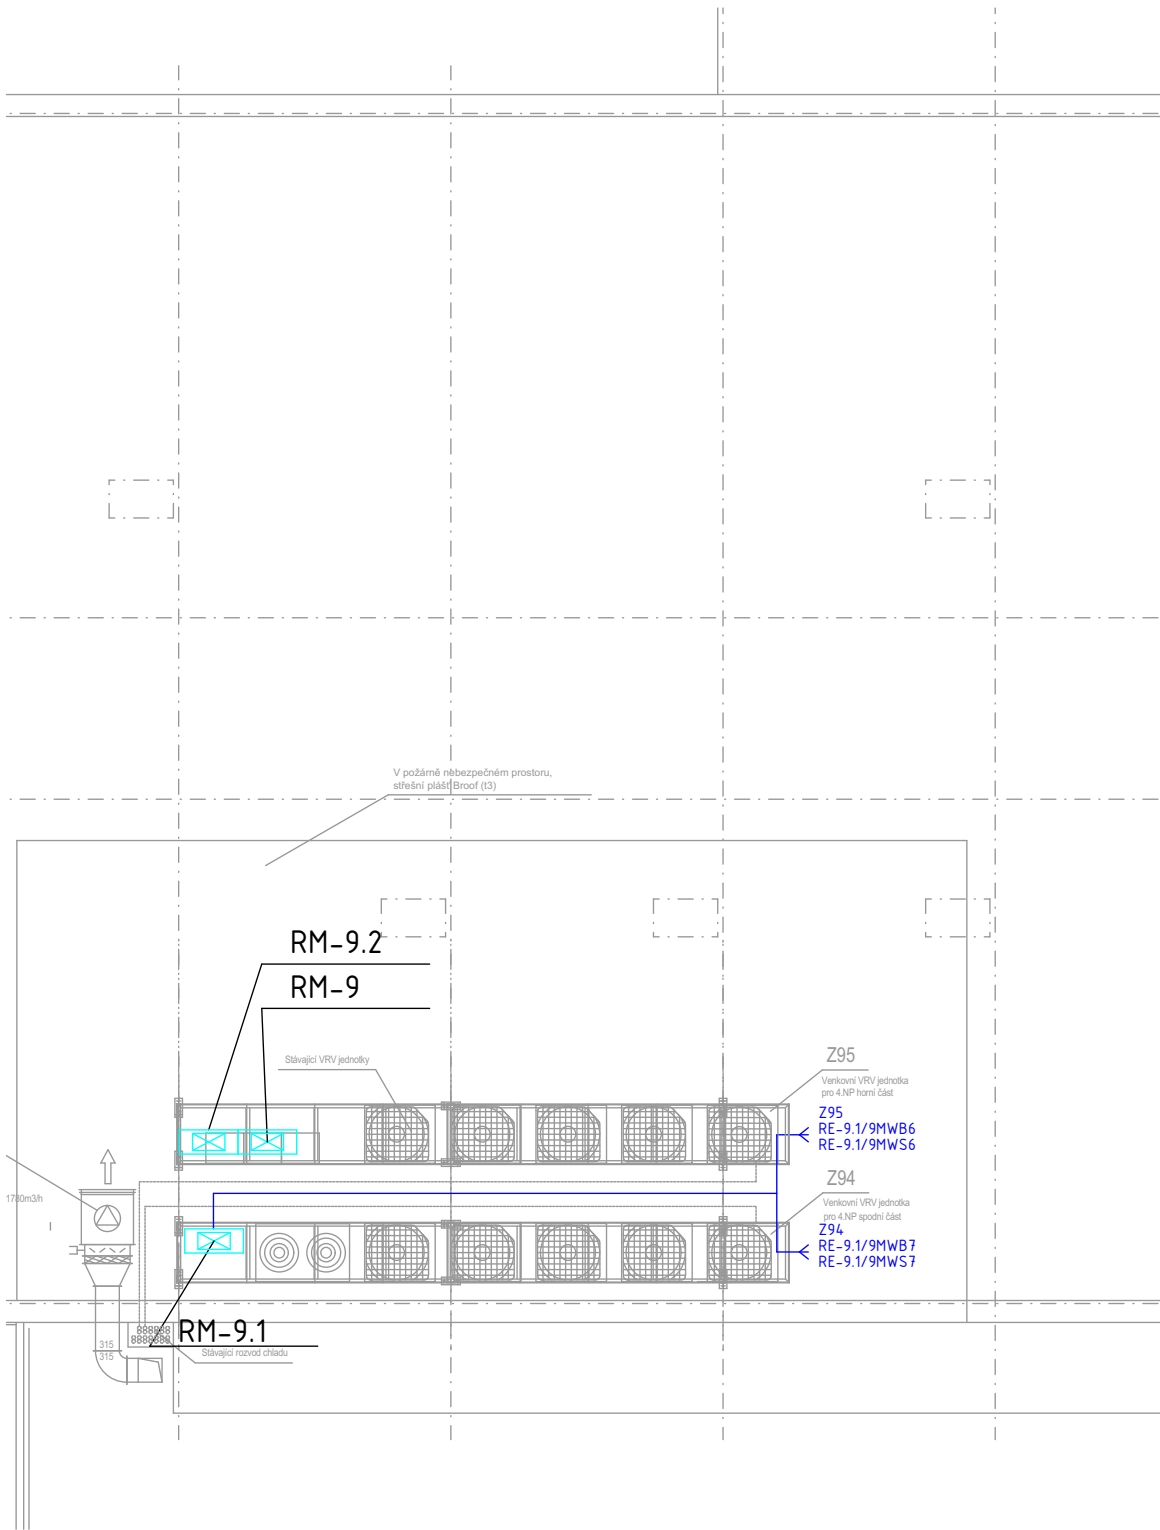

±0,000 = STÁVAJÍCÍ PODLAHA 1.NP

ARCHITEKT	ZODP.PROJEKTANT	PROJEKTANT	Style STUDIO STYLE STUDIO s.r.o. Újezd 2175/9a, 796 01 Prostějov IČ: 485 32 894 DIČ: CZ48532894		VÝTISK Č.
ING.ARCH.P.GOTTWALD	ING.M.OŠŤADAL	ING.F.KOCIÁN			
INVESTOR : Fakultní nemocnice Olomouc, I.P.Pavlova 185/6, 779 00 Olomouc					
MÍSTO STAVBY : Areal FN Nemocnice OLOMOUC, budova D1, I.P.Pavlova 185/6, 779 00 Olomouc					
AKCE : DOKUMENTACE PRO PROVÁDĚNÍ STAVBY STAVEBNÍ ÚPRAVY pro zřízení infekčního oddělení FNOL p.č. st. 1783 k.ú. Nová Ulice, Olomouc			FORMÁT	A4	
			STUPEŇ	DPS	
			ARCH. Č.	SS/2021/018/DPS	
OBSAH : D.1.4.6 Elektroinstalace silnoproudé a ochrana před bleskem Budova D2 - střecha			DATUM	10/2021	
			MĚŘÍTKO 1:100	Č. V. 02	