


Veškeré informace a konstrukce na tomto výkresu jsou naším výhradním majetkem a nesmějí být reprodukovány, kopírovány ani jinak předávány třetím stranám bez našeho souhlasu.

PŮDORYS ŠACHTY VE ST."0,1"

HORNÍ STANICE V PROKLÁDACÍM USPOŘÁDÁNÍ
MĚŘITKO 1:20

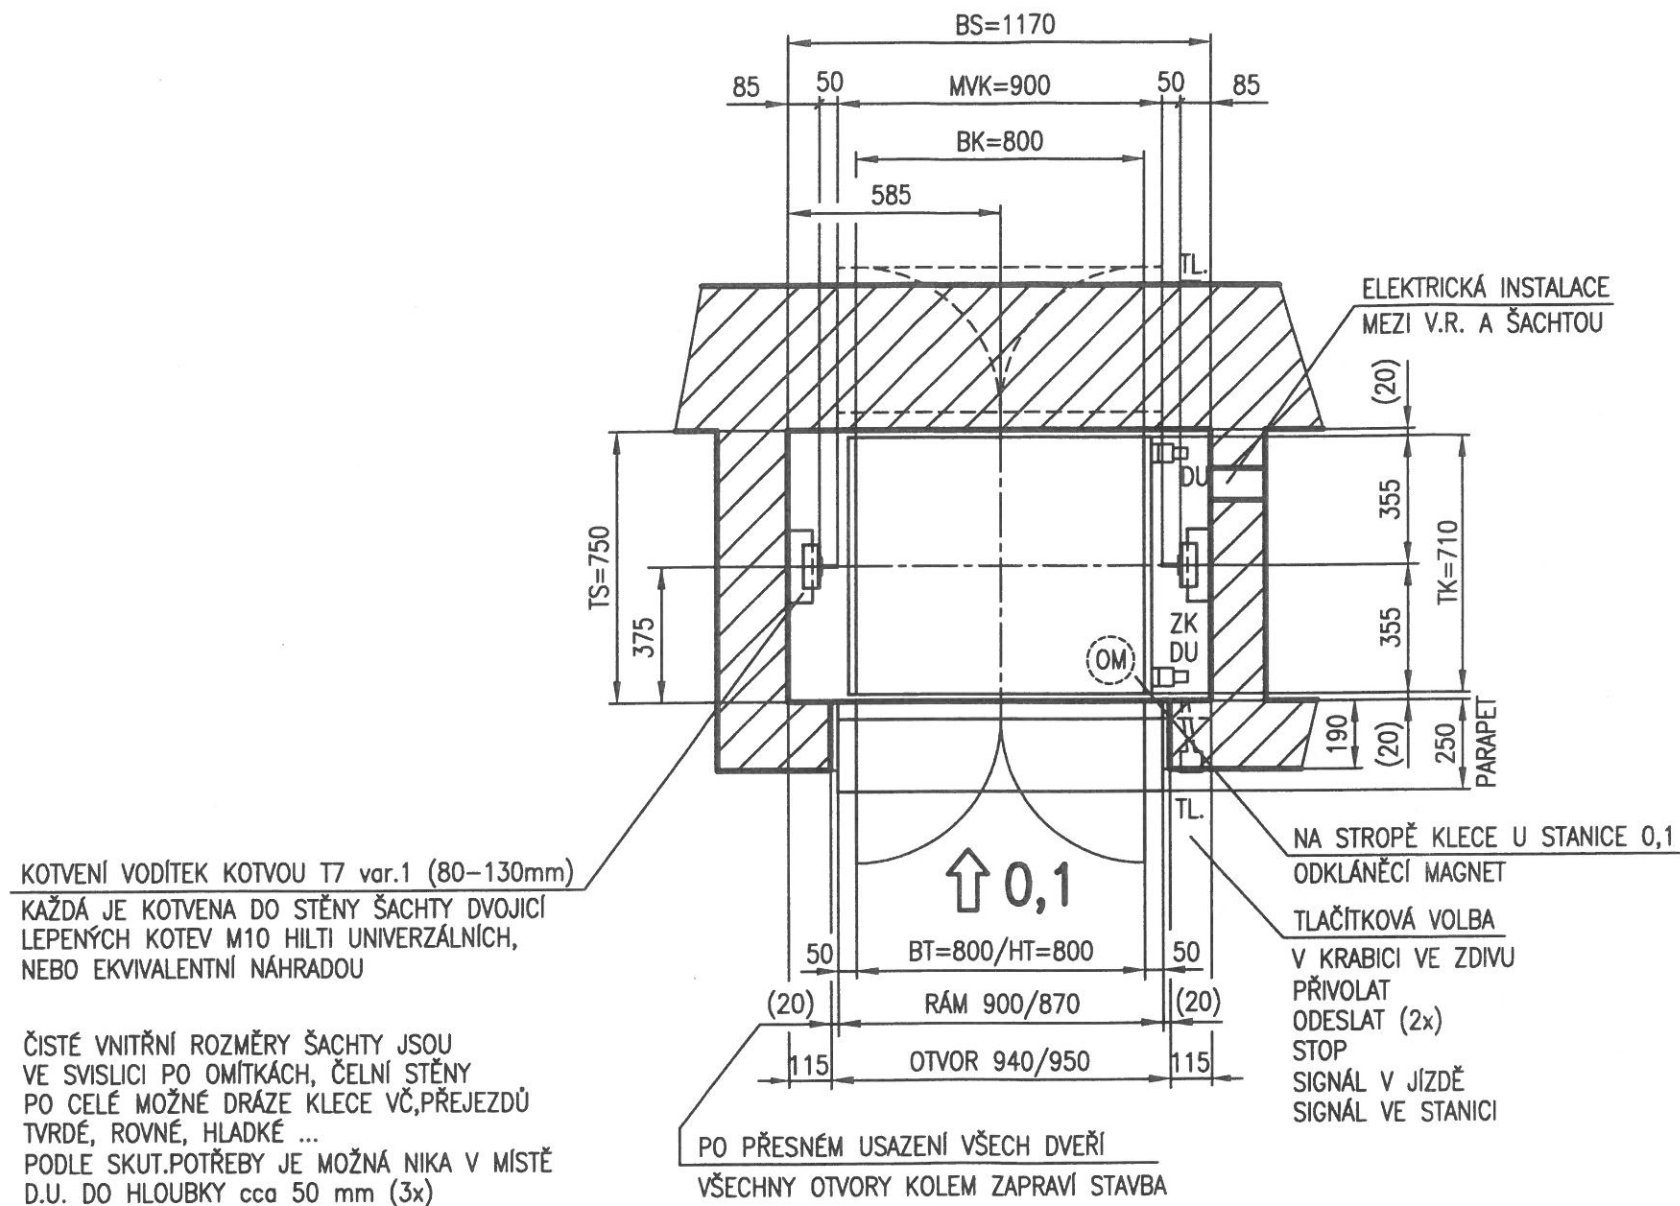

HLAVNÍ ZKRATKY	MVK	MEZI VODÍTKY KLECE
	HV	HLAVNÍ VYPÍNAČ
	VR	VÝTAHOVÝ ROZVADĚČ
	RSK	RUČNÍ STÁČECÍ KOLO
	DU	DVEŘNÍ UZÁVĚRY
	TL	TLAČÍTKA
	DPK	DOLNÍ PŘEJEZD KLECE
	HPK	HORNÍ PŘEJEZD KLECE
	KV	KONCOVÝ VYPÍNAČ
	BR	BRZDA


HLAVNÍ VYPÍNAČ A ROZVADĚČ
UMÍSTĚN V HORNÍ STANICI
V UZAMYKATELNÉM PROVEDENÍ

Vypracovala :	M. Pospíšilová		LIFTMONT CZ, s.r.o.	
Odpovědný projektant :	Ing. Petr MIKA		Nádražní 2459/35 785 01, ŠTERNBERK	
Akce :	FN OLOMOUC-KNM, výtah č.16 RADIOFARMACEUTICKÁ LABORATOŘ		číslo zakázky	kopie:
Název :	STROJNÍ A EL.ČÁST VÝTAHU MNB-100-3/3-D		LM-20-487-17	
			vyr. číslo	
			20-487-17	
		č.výkresu :	list č.	
		D-20-487-17	2/4	

Všechny informace a konstrukce na tomto výkrese jsou naším výhradním majetkem a nesmějí být reprodukovány, kopírovány ani jinak předávány třetím stranám bez našeho souhlasu.

PŮDORYS ŠACHTY VE ST."-1"

DOLNÍ STANICE V PROKLÁDACÍM USPOŘÁDÁNÍ
MĚŘITKO 1:20

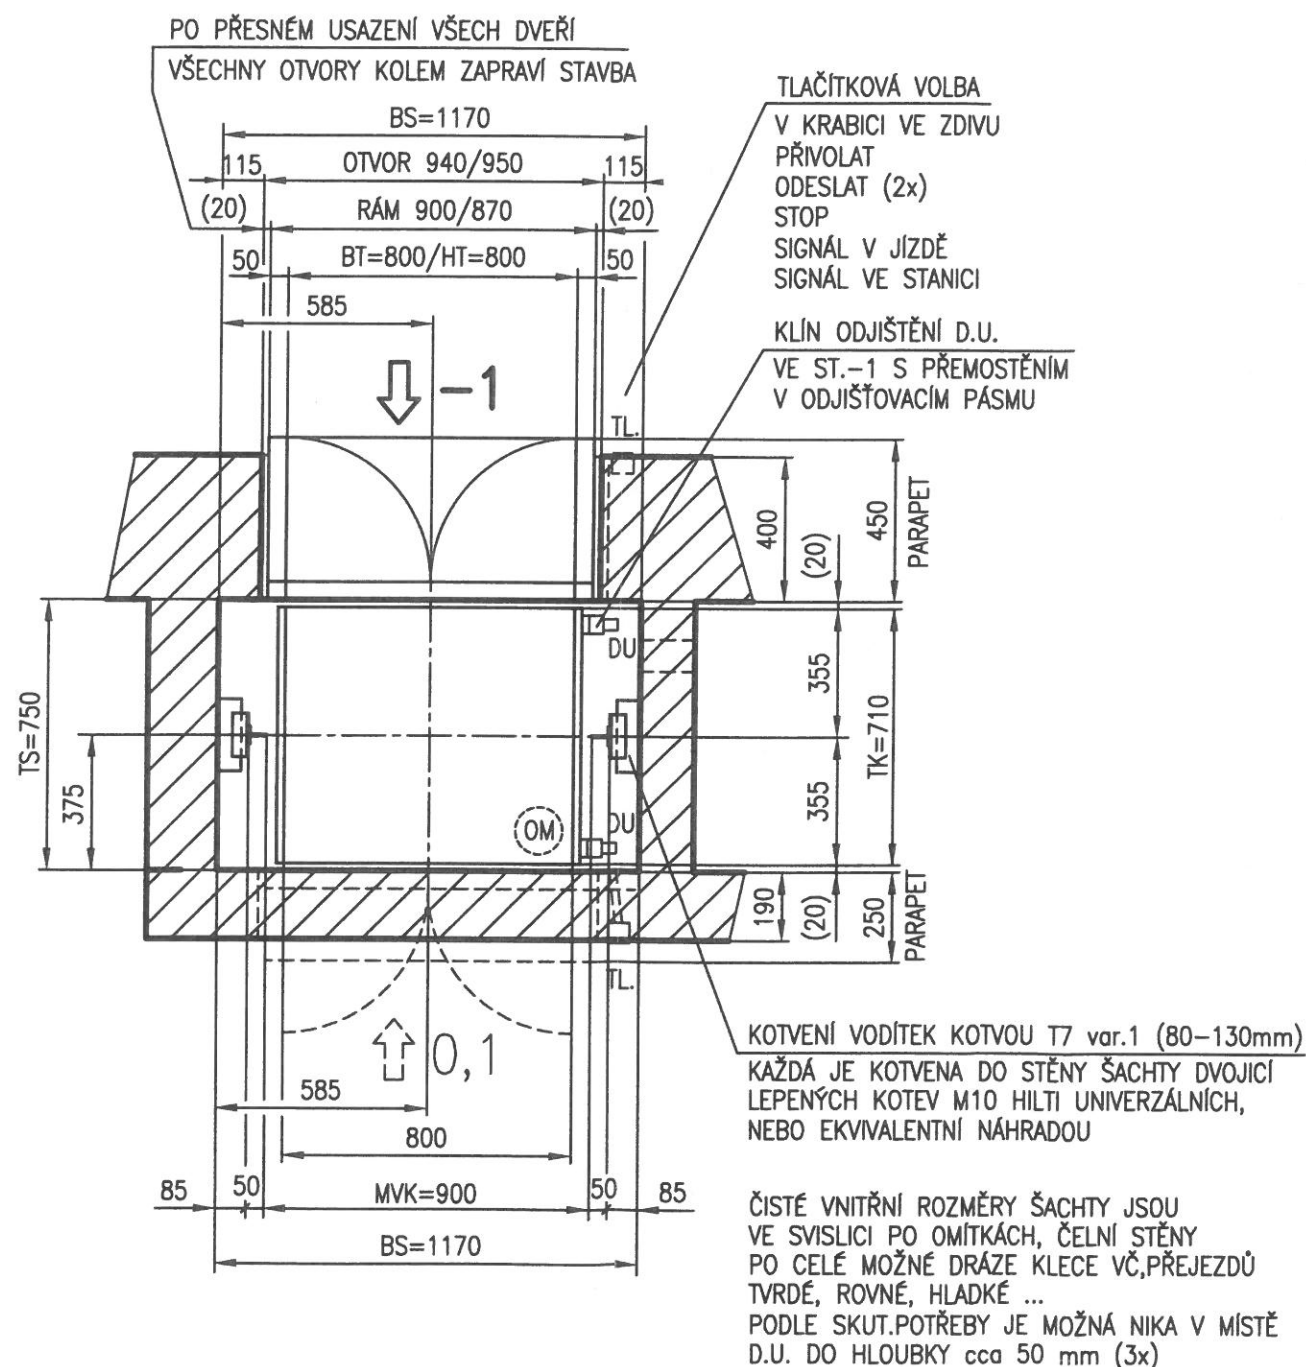

HLAVNÍ VYPÍNAČ A ROZVÁDĚČ
UMÍSTĚN V HORNÍ STANICI
V UZAMYKATELNÉM PROVEDENÍ

DRUH VÝTAHU	C Třída V	TYP VÝTAHU	MB – MALÝ NÁKL. BUBNOVÝ
NOSNOST	100 [kg]	POČET OSOB	ZAKÁZANÝ VSTUP DO KLECE
STANIC	3	NÁKLADIŠTĚ	3 PROKLÁDACÍ
VÝCHOZÍ STANICE	1	NOSNÉ PROSTR.	LANO 2x Ø6,0 po 12,0 [m]
ZDVIH	7,670 [m]	RYCHLOST	0,35 [m/s]
PROSTŘEDÍ	DLE ČSN 33 2000 – 3 NORMÁLNÍ, TEPLOTA +5 až +40°C		
EL. INSTALACE	V EL.INSTALAČNÍCH KORYTECH		
ŘÍZENÍ VNĚJŠÍ	JEDNODUCHÉ– PŘIVOLAT/ODESLAT/STOP/SIGNALIZACE		
DVEŘE ŠACHETNÍ	RUČNÍ DVOUKŘÍDLOVÉ, SVĚTLOST 800x800 EW15		
POHON TYP	MB 100/0,35 BV-BRUMOVICE		
VÝKON EL. MOTORU	1,5 [kW]	NAPĚTÍ	3 x 400 [V]
JMENOVITÝ PROUD	4,1 [A]	ZABĚROVÝ PROUD	13,8 [A]
PŘEJEZD KLECE	HORNÍ 0,15 [m]	DOLNÍ 0,15 [m]	
PŘEJEZD PROTIZÁVAŽÍ	HORNÍ – (není) [m]	DOLNÍ – (není) [m]	
ZATÍŽENÍ VÝTAHOVÝCH ČASTÍ [N]			
F _x	F _y	R _a	R _b F _{p2}
± 550	300	1500	1500 7200

ZMĚNY					
Označ.	Popis	Datum	Vyprac.	Schválil	

Zákazník : OHL ŽS, a.s. Burešova 938/17 Brno – Veveří 602 00	Datum vydání: 11-05-2017 Formát: 4ks A3 Měřítko: 1:10	Razítka : LIFTMONT CZ s.r.o. Nádražní 2459/35 785 01 ŠTERNBERK IČ: 26845687 technický úsek -1-
--	---	--

Vypracovala : M. Pospíšilová	Odpovědný projektant : Ing.Petr MIKA	číslo zakázky LM-20-487-17 výr. číslo 20-487-17 č.výkresu : D-20-487-17	LIFTMONT CZ, s.r.o. Nádražní 2459/35 785 01, ŠTERNBERK kopie: 1 list: 1/4
Akce : FN OLOMOUC-KNM, výtah č.16 RADIOFARMACEUTICKÁ LABORATOŘ		Název : STROJNÍ A EL.ČÁST VÝTAHU MNB-100-3/3-D	


Všechny informace a konstrukce na tomto výkrese jsou naším výhradním majetkem a nesmějí být reprodukovány, kopírovány ani jinak předávány třetím stranám bez našeho souhlasu.

KLEC KRESLENA V PROVOZNÍ POLOZE NAHOŘE
M 1:20

OSVĚTLENÍ STROJOVNY, INTENZITA
MIN.200 Lx (V HORNÍ ČÁSTI
ŠACHTY V PROSTORU STROJE)

NA OBOU STRANÁCH ŠACHTY ZPEVNĚNÉ PLOCHY
PRO ULOŽENÍ ROSTU STROJE. HORNÍ PLOCHA
JE V ROVINĚ, PŘEVEDENA NAPŘ. VHDNÝM
KOTVENÝM OCELOVÝM PROFILEM (L100/100)
- ZAJISTÍ STAVBA

MISKY POD VODÍTKY
PRO SETŘENÝ OLEJ
PEVNÉ DORAZY KLECE
SVRTAT S VODÍTKY

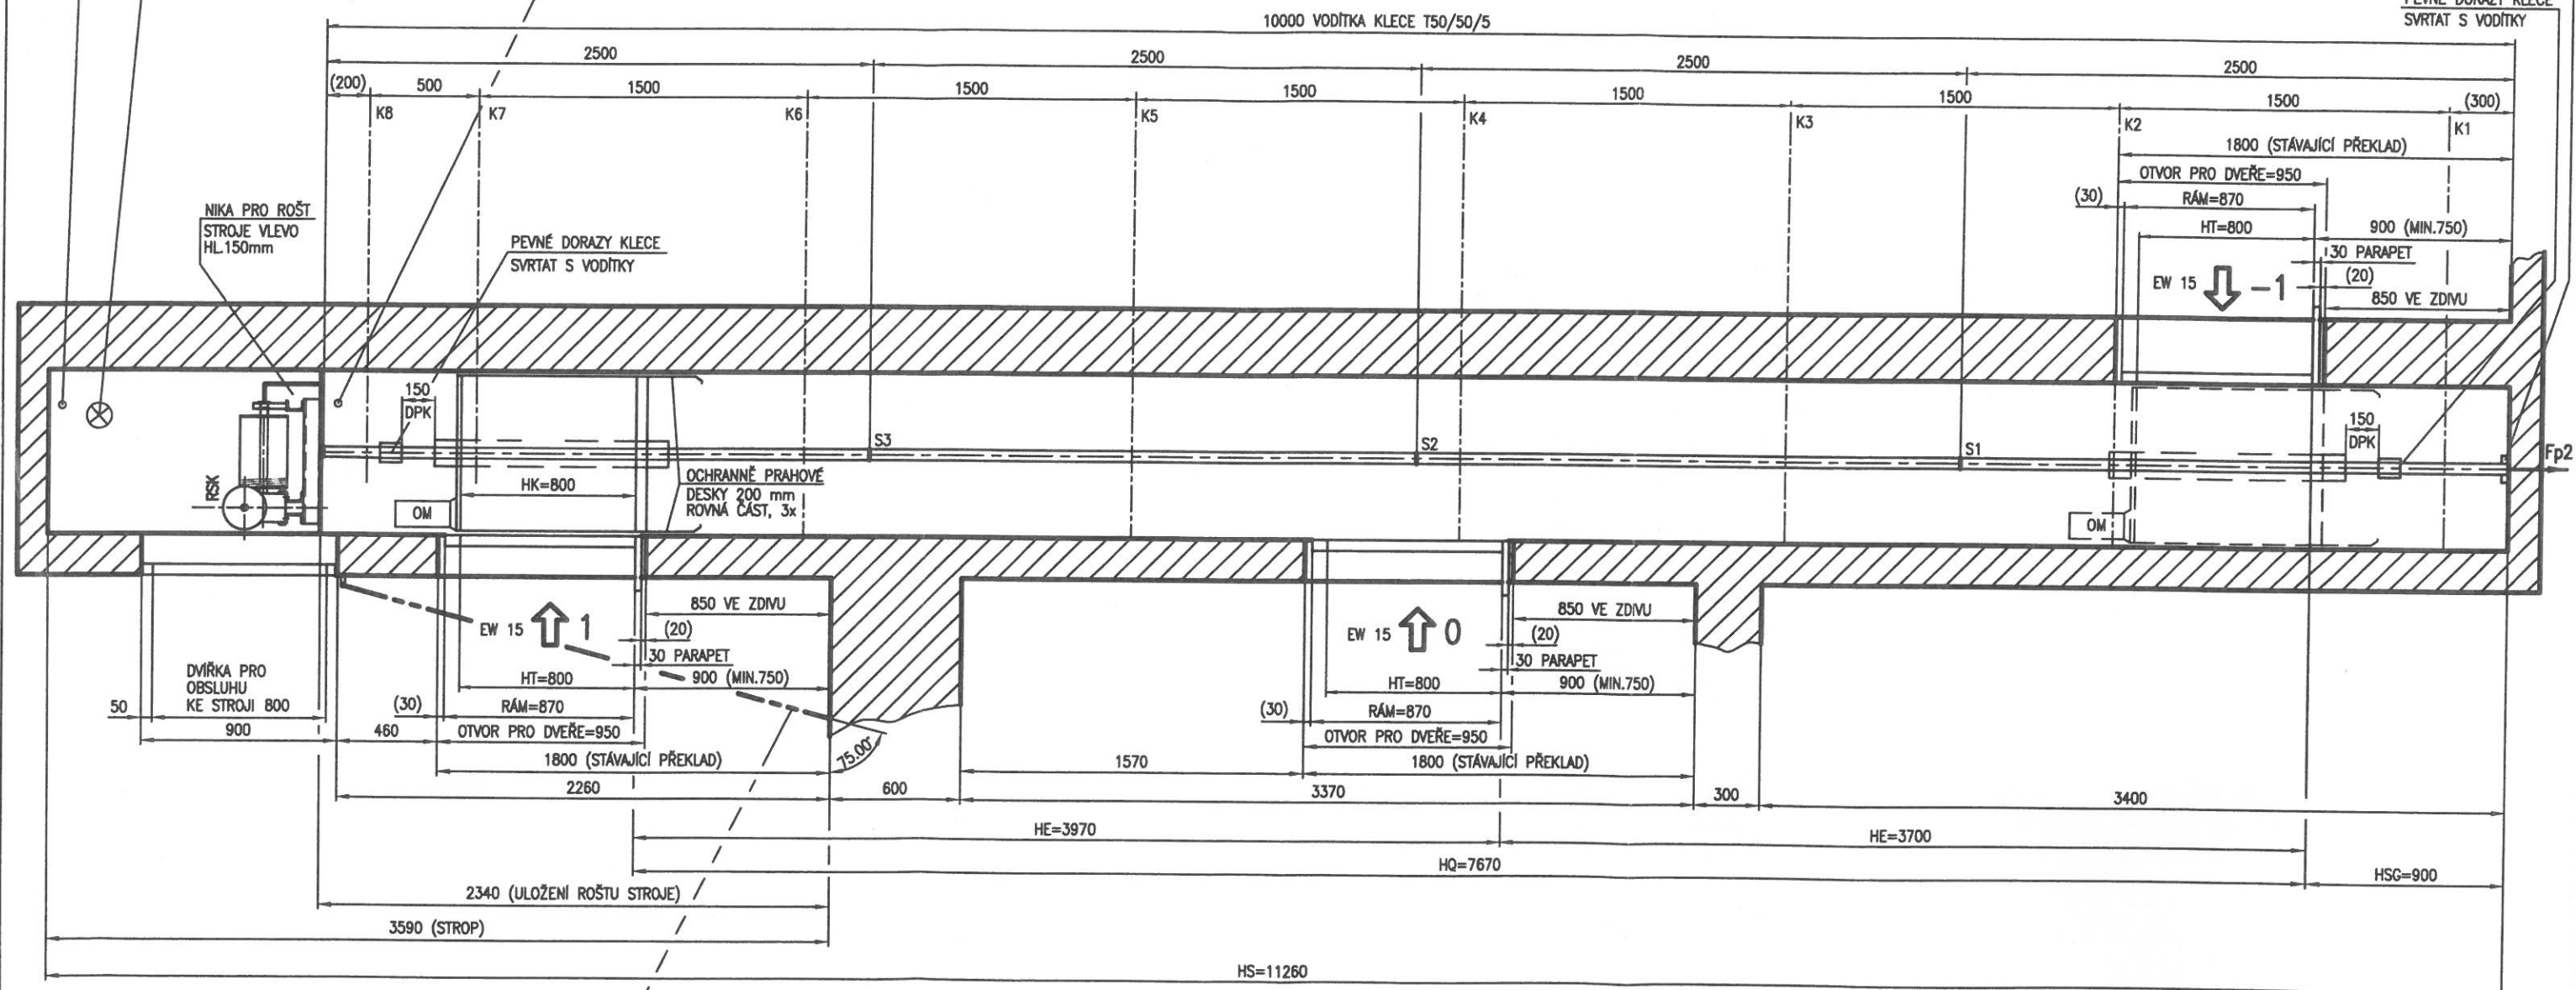

OCELOVÝ ODNÍMATELNÝ ŽEBŘÍK
TRVALE ULOŽEN V BLÍZKOSTI STROJOVNY
ZAJIŠTĚN PROTI NEOPRÁVNĚNÉMU POUŽITÍ
SKLON V PRACOVNÍ POLOZE 75°

Vypracovala : M. Pospíšilová

Odpovědný projektant : Ing. Petr MIKA

FN OLOMOUC-KNM, výťah č.16
RADIOFARMACEUTICKÁ LABORATOŘ

Název : STROJNÍ A EL.ČÁST VÝTAHU
MNB-100-3/3-D



LIFTMONT CZ, s.r.o.
Nádražní 2459/35
785 01, ŠTERNBERK

Číslo zakázky
LM-20-487-17

výt. číslo
20-487-17

č.vykresu :
D-20-487-17

Topic:

list c.
4/4