



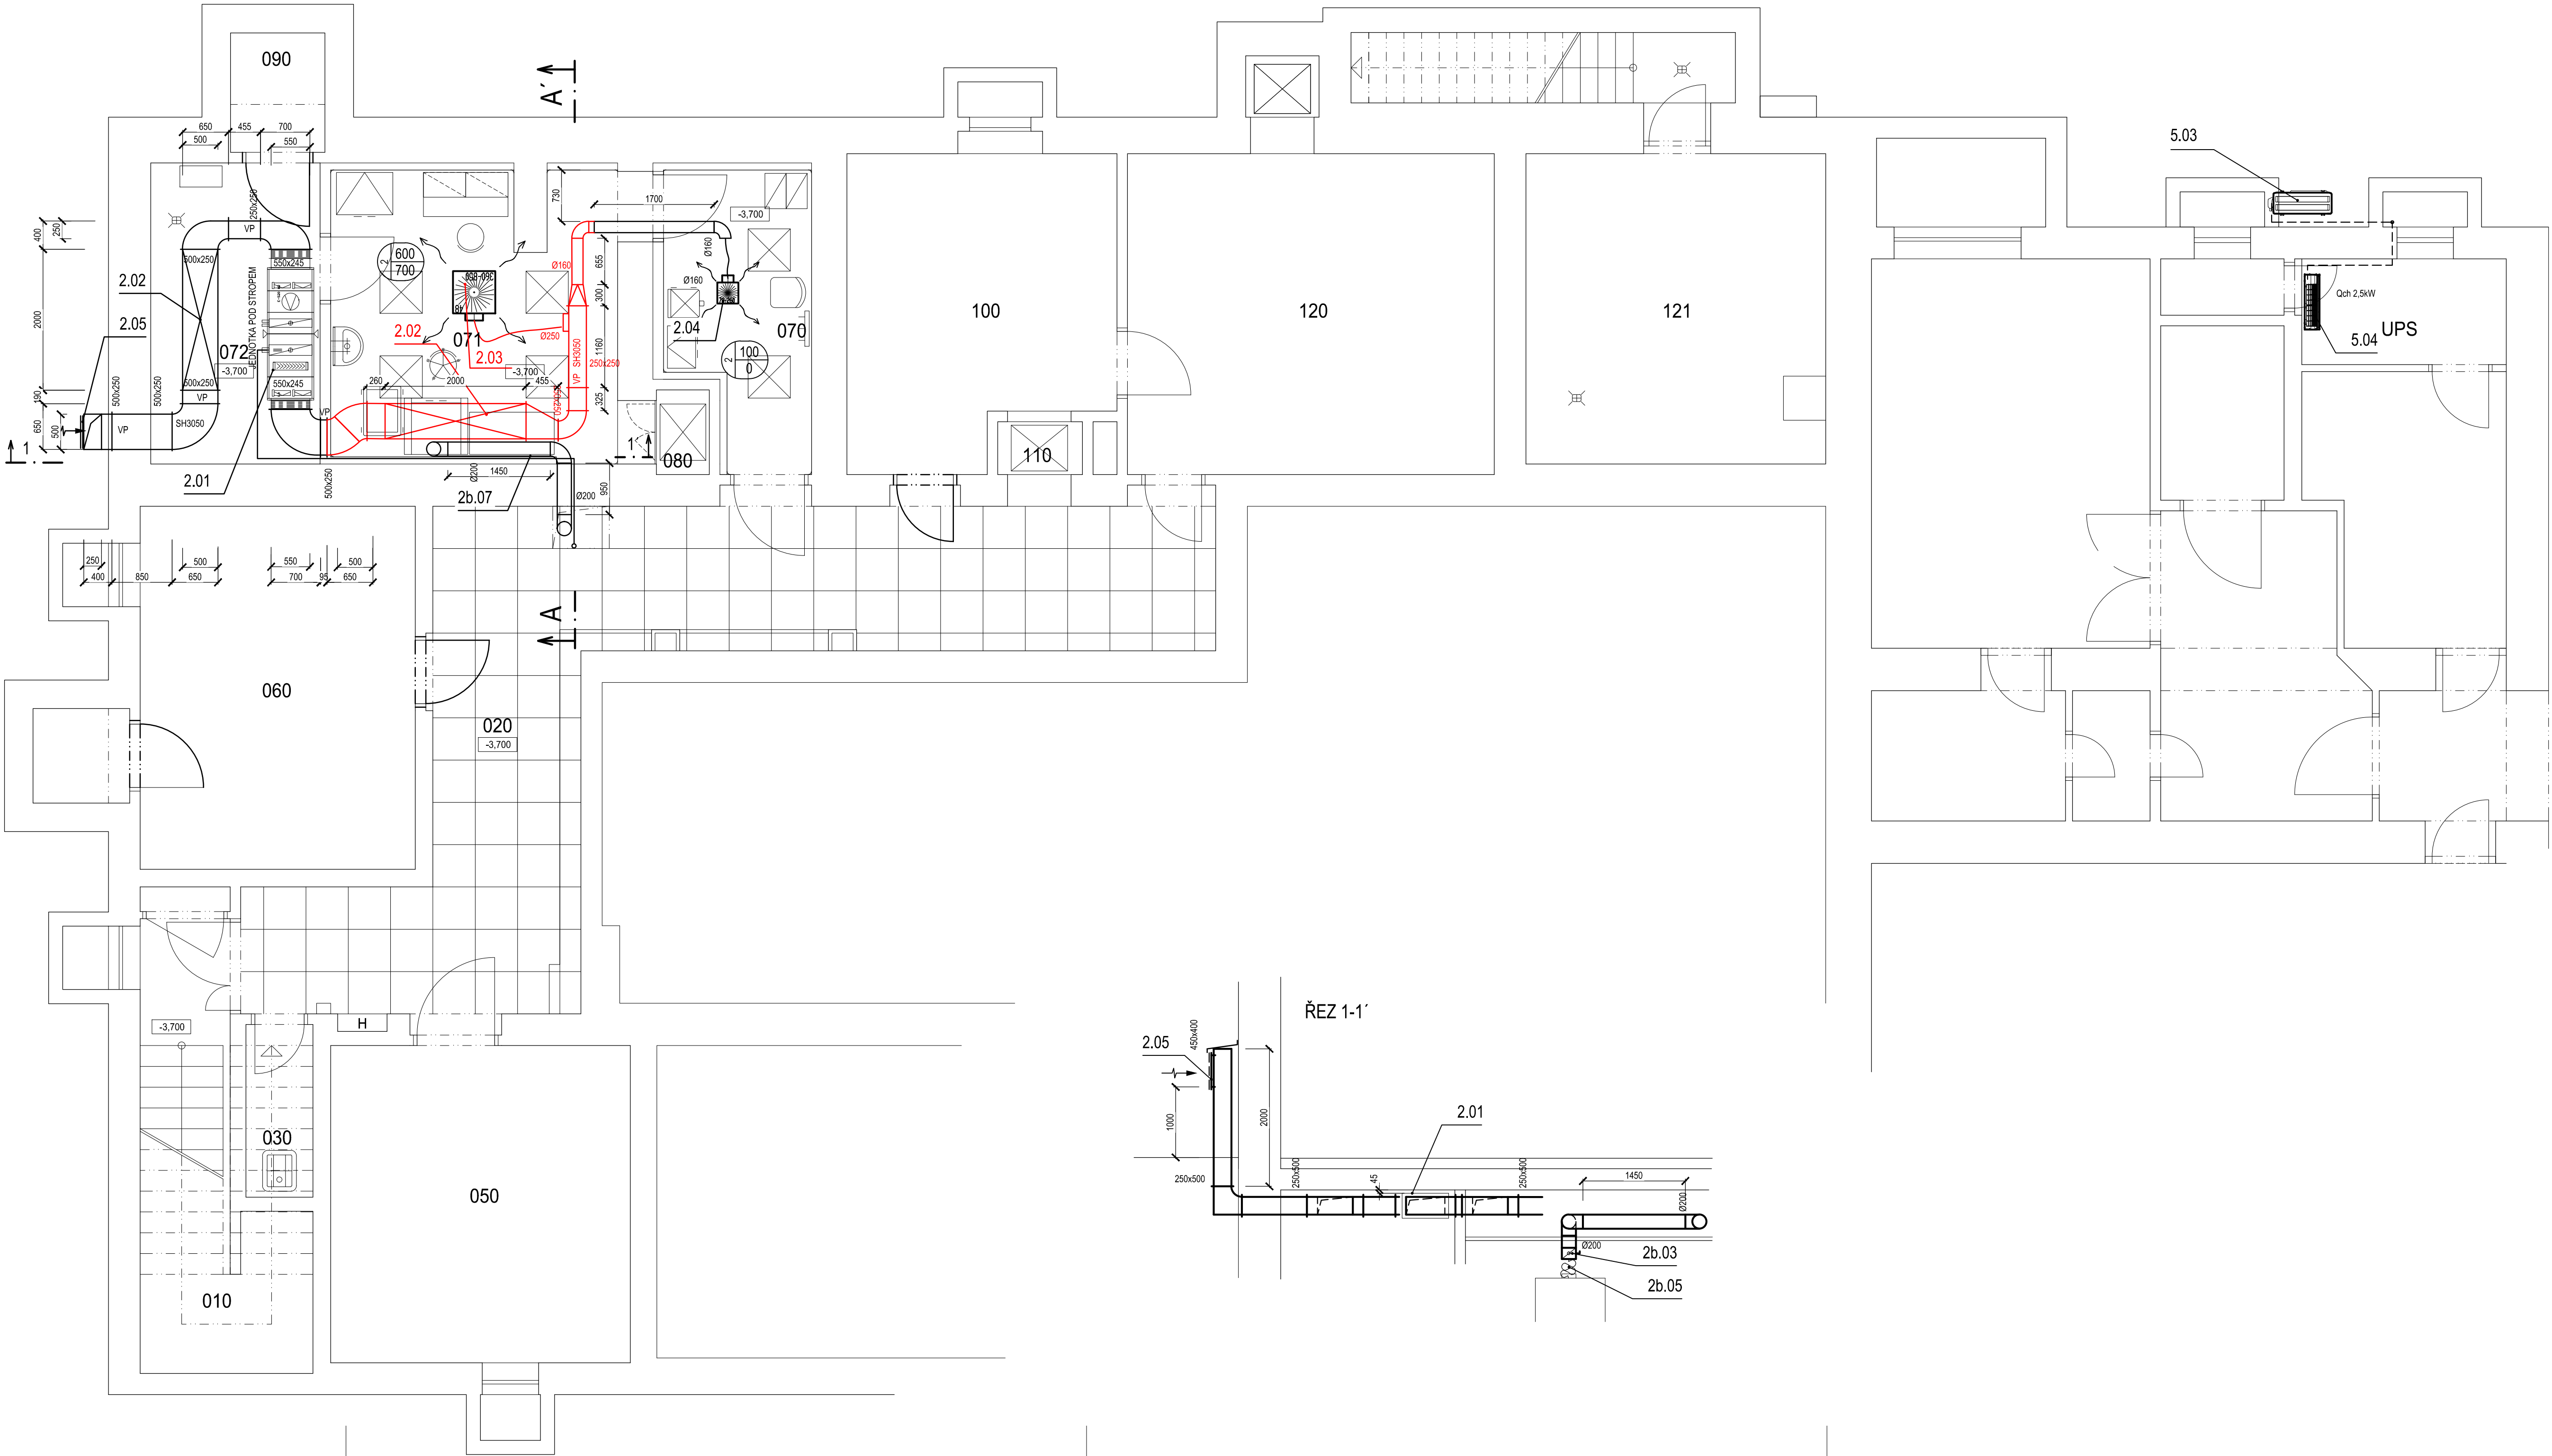

LEGENDA MÍSTNOSTÍ

Č.M.	NÁZEV MÍSTNOSTI	m²	POZNÁMKA
BUDOVA J3, BLOK 3 (A_J391...)			
010	SCHODIŠTĚ	13,7	
020	CHODBA	40,4	
030	ÚKLID	2,3	
050	SKLAD	19,1	
060	VÝMÍRACÍ MÍSTNOST	20,1	
070	VSTUPNÍ FILTR	8,1	
071	LABORATOŘ	16,6	
072	STROJOVNA VZT	10,4	
080	VÝTAH	0,9	
090	ANGLICKÝ DVOREK	2,3	
100	SKLAD	15,8	
110	VÝTAH	0,9	
121	VÝMĚNIKOVÁ STANICE	18,8	

SCHEMA OBJEKTŮ

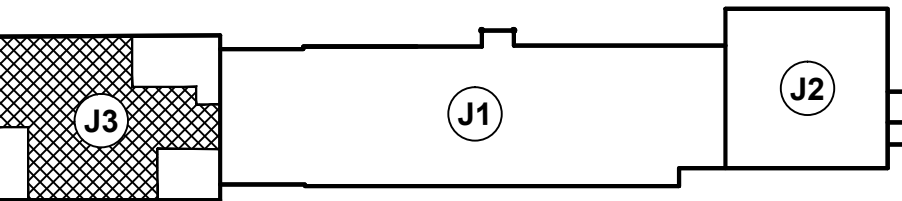

±0,000 = STÁVAJÍCÍ 1.NP

Revize	Vypracoval	Popis obsahu revize	Datum

LT PROJEKT PROJEKTOVÁNÍ ZDRAVOTNICKÉ VÝSTAVBY		Hlavní inženýr projektu: ING. JAN KOČMÁNEK Vedoucí projektant zakázky: ING. IVO PRŮCHA	Investor:  FAKULTNÍ NEMOCNICE OLOMOUC
Profese: VZT	Zpracovatel dílu: JAN LEZNAR - projekce VZT, Krotkova 45, Brno 616 00 Tel./fax: +420 543 246 010 E-mail: leznar@projekce-vzt.cz		Autorizace:
Odpovědný projektant: JAN LEZNAR	Vypracoval: JAN LEZNAR	Kontroloval: JAN LEZNAR	
Akce: FAKULTNÍ NEMOCNICE OLOMOUC ÚPRAVA PROSTOR KNM (RADIOFARMACEUTICKÁ LABORATOŘ)		Zakázkové číslo: DPS 61 - 2016	Paré: 12 - 2016
Objekt: VZDUCHOTECHNIKA A CHLAZENÍ		Formát: 10A4	
Stupeň: DSP + DPS		Číslo výkresu: D2.02-101	
Obsah: PŮDORYS 1.PP		Měřítko: 1:50	