


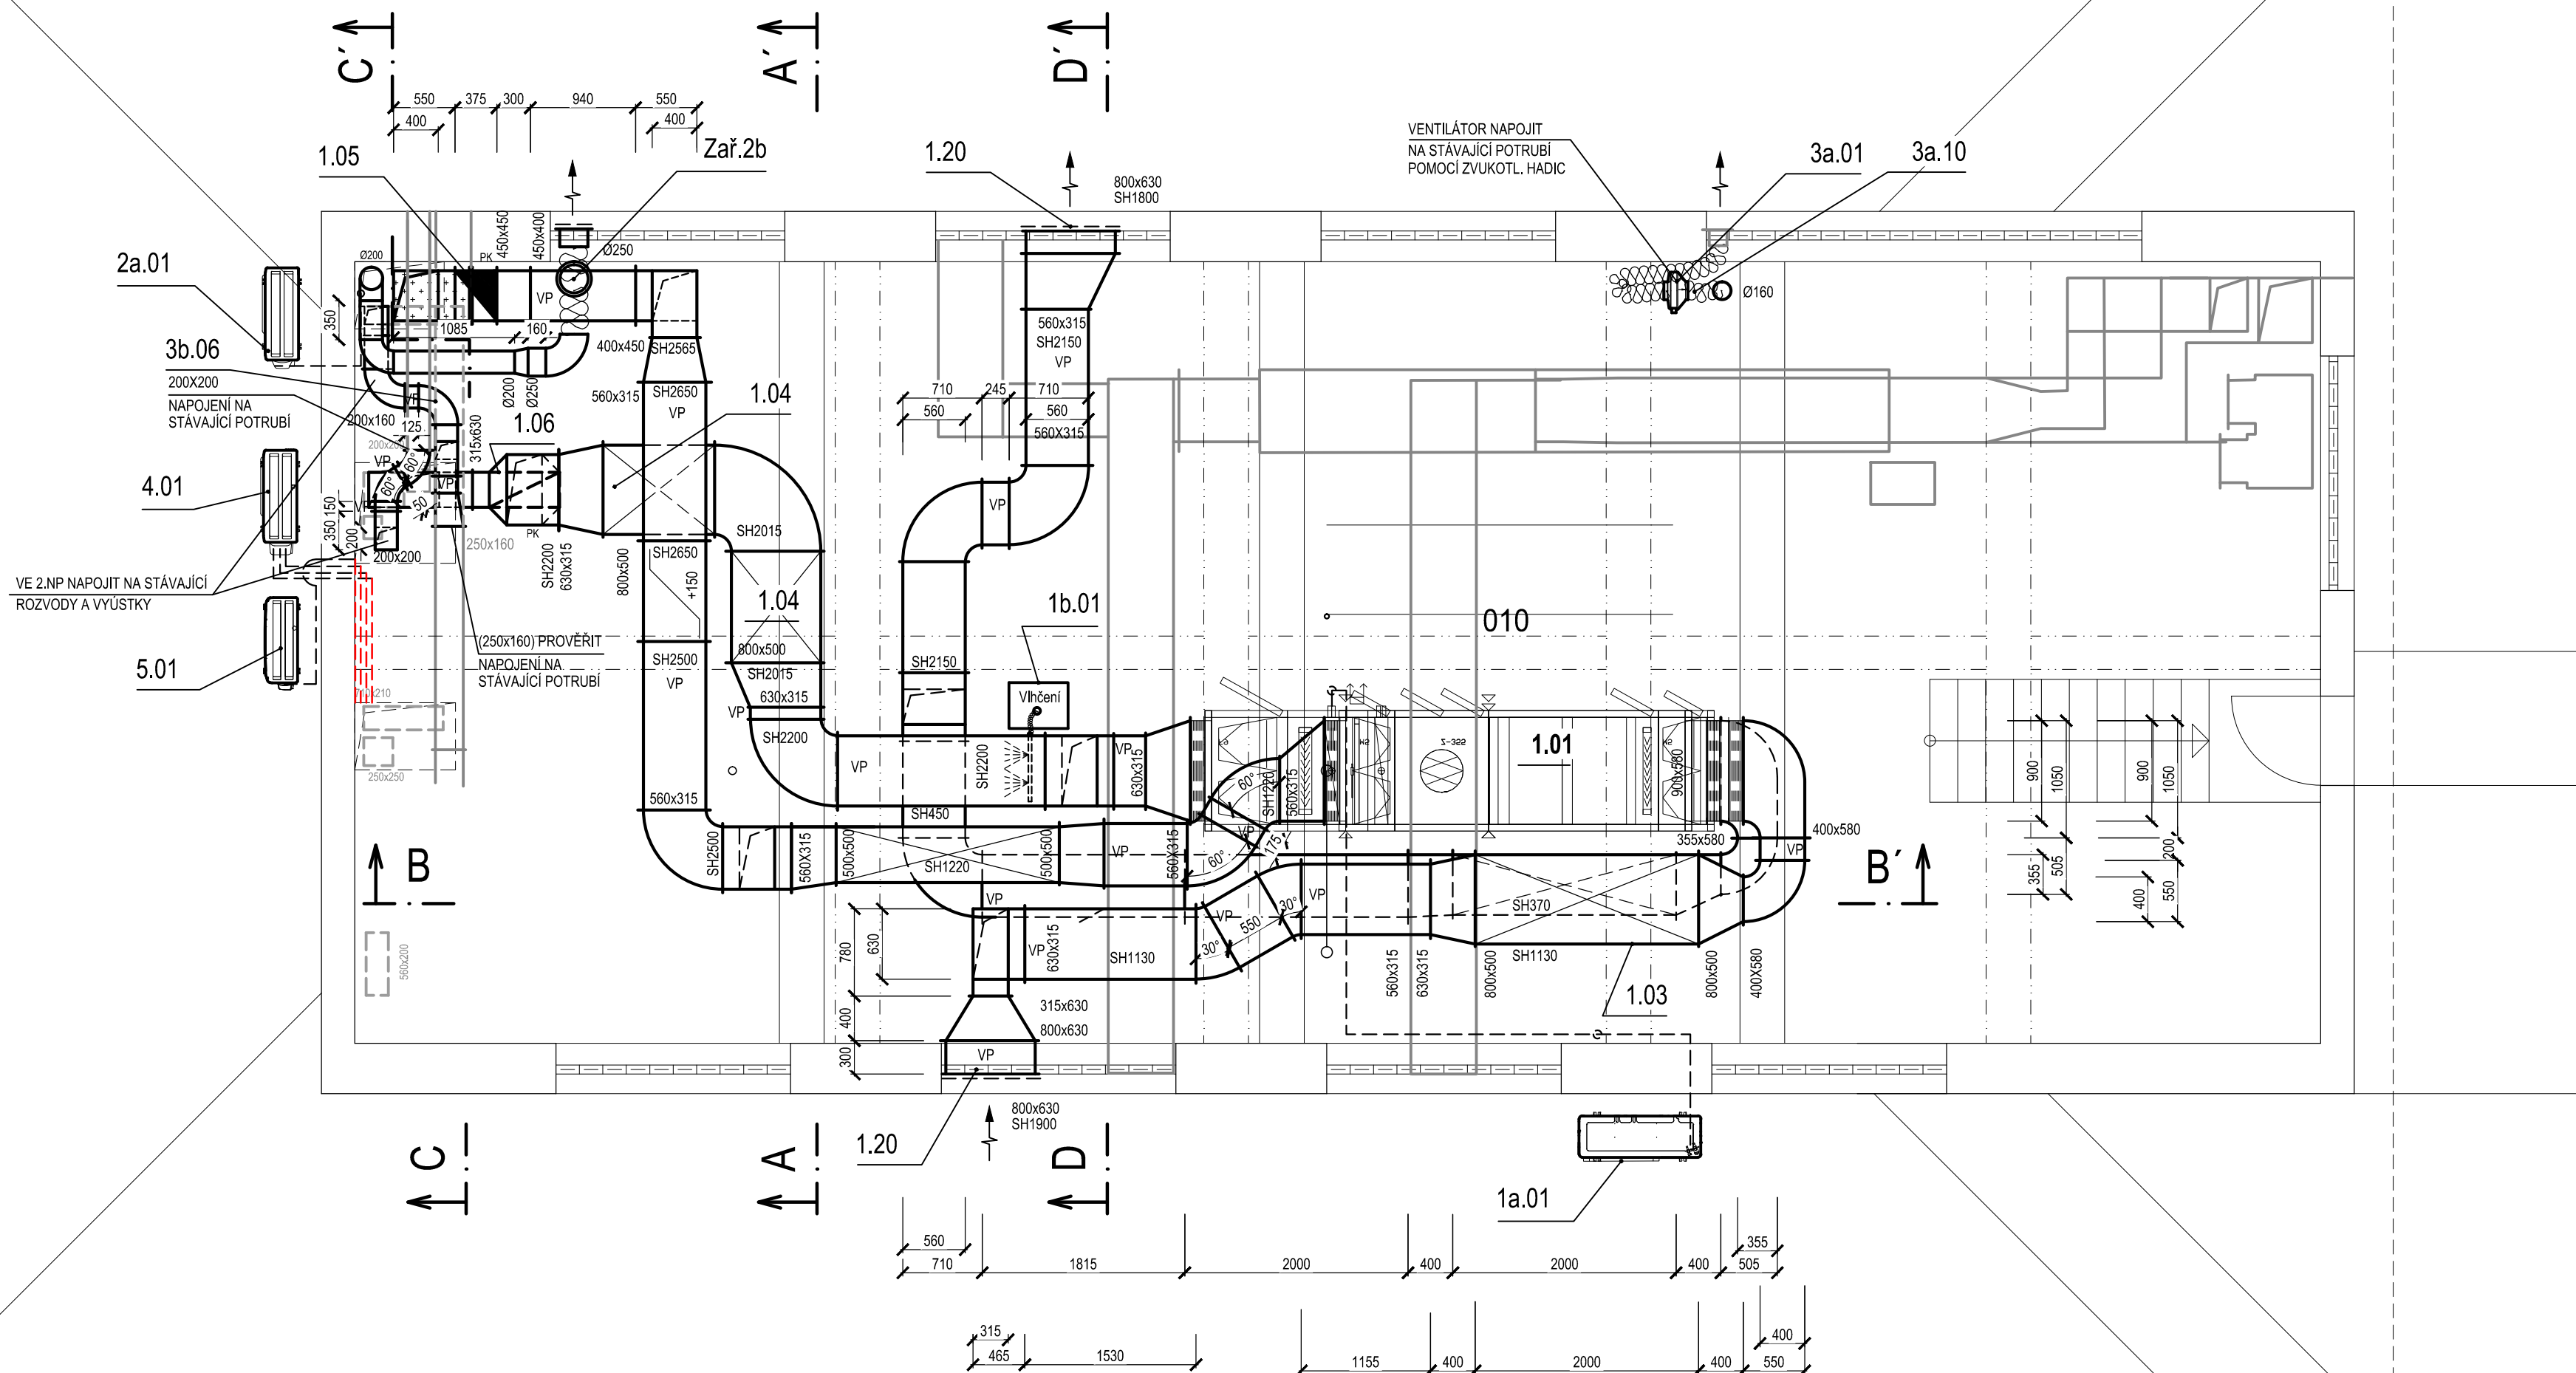


LEGENDA MÍSTNOSTÍ

Č.M.	NÁZEV MÍSTNOSTI	m²	POZNÁMKA
BUDOVA J3, BLOK 3 (A_J303...)			
010	STROJOVNA VZT	123.2	

SPODNÍ NRANY POTRUBÍ SHSOU MĚŘENY OD PŘÍČNÝCH BETONOVÝCH TRÁMŮ

- POŽÁRNÍ IZOLACE EI 30
- STÁVAJÍCÍ ZAŘÍZENÍ
- STÁVAJÍCÍ ZAŘÍZENÍ DEMONTÁŽE

SCHEMA OBJEKTŮ

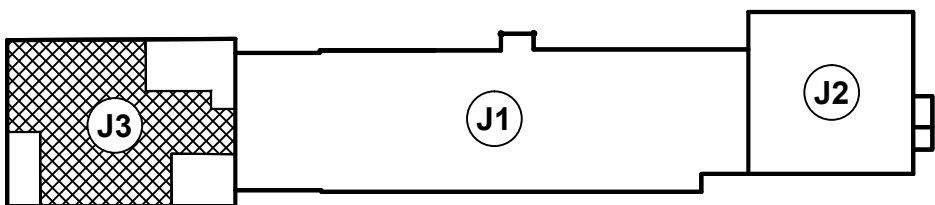

±0,000 = STÁVAJÍCÍ 1.NP

Revize	Vypracoval	Popis obsahu revize	Datum

LT PROJEKT PROJEKTOVÁNÍ ZDRAVOTNICE VÝSTAVBY		Hlavní inženýr projektu: ING. JAN KOČMÁNEK Vedoucí projektant zakázky: ING. IVO PRŮCHA		Investor:  FAKULTNÍ NEMOCNICE OLOMOUC	
Profese: VZT		Zpracovatel dílu: JAN LEZNAR - projekce VZT, Křofova 45, Brno 616 00 Tel./fax: +420 543 246 010 E-mail: leznar@projekce-vzt.cz		Autorizace:	
Odpovědný projektant: JAN LEZNAR 		Vypracoval: JAN LEZNAR 	Kontroloval: JAN LEZNAR 		
Akce: FAKULTNÍ NEMOCNICE OLOMOUC ÚPRAVA PROSTOR KNM (RADIOFARMACEUTICKÁ LABORATOŘ)					
Objekt: VZDUCHOTECHNIKA A CHLAZENÍ		PS 02		Zakázkové číslo: DPS 61 - 2016	Paré: Datum: 12 - 2016
				Formát: 8A4	
Obsah: PŮDORYS 3.NP				Stupeň: DSP + DPS	
		Měřítko: 1:50		Číslo výkresu: D2.02-103	