


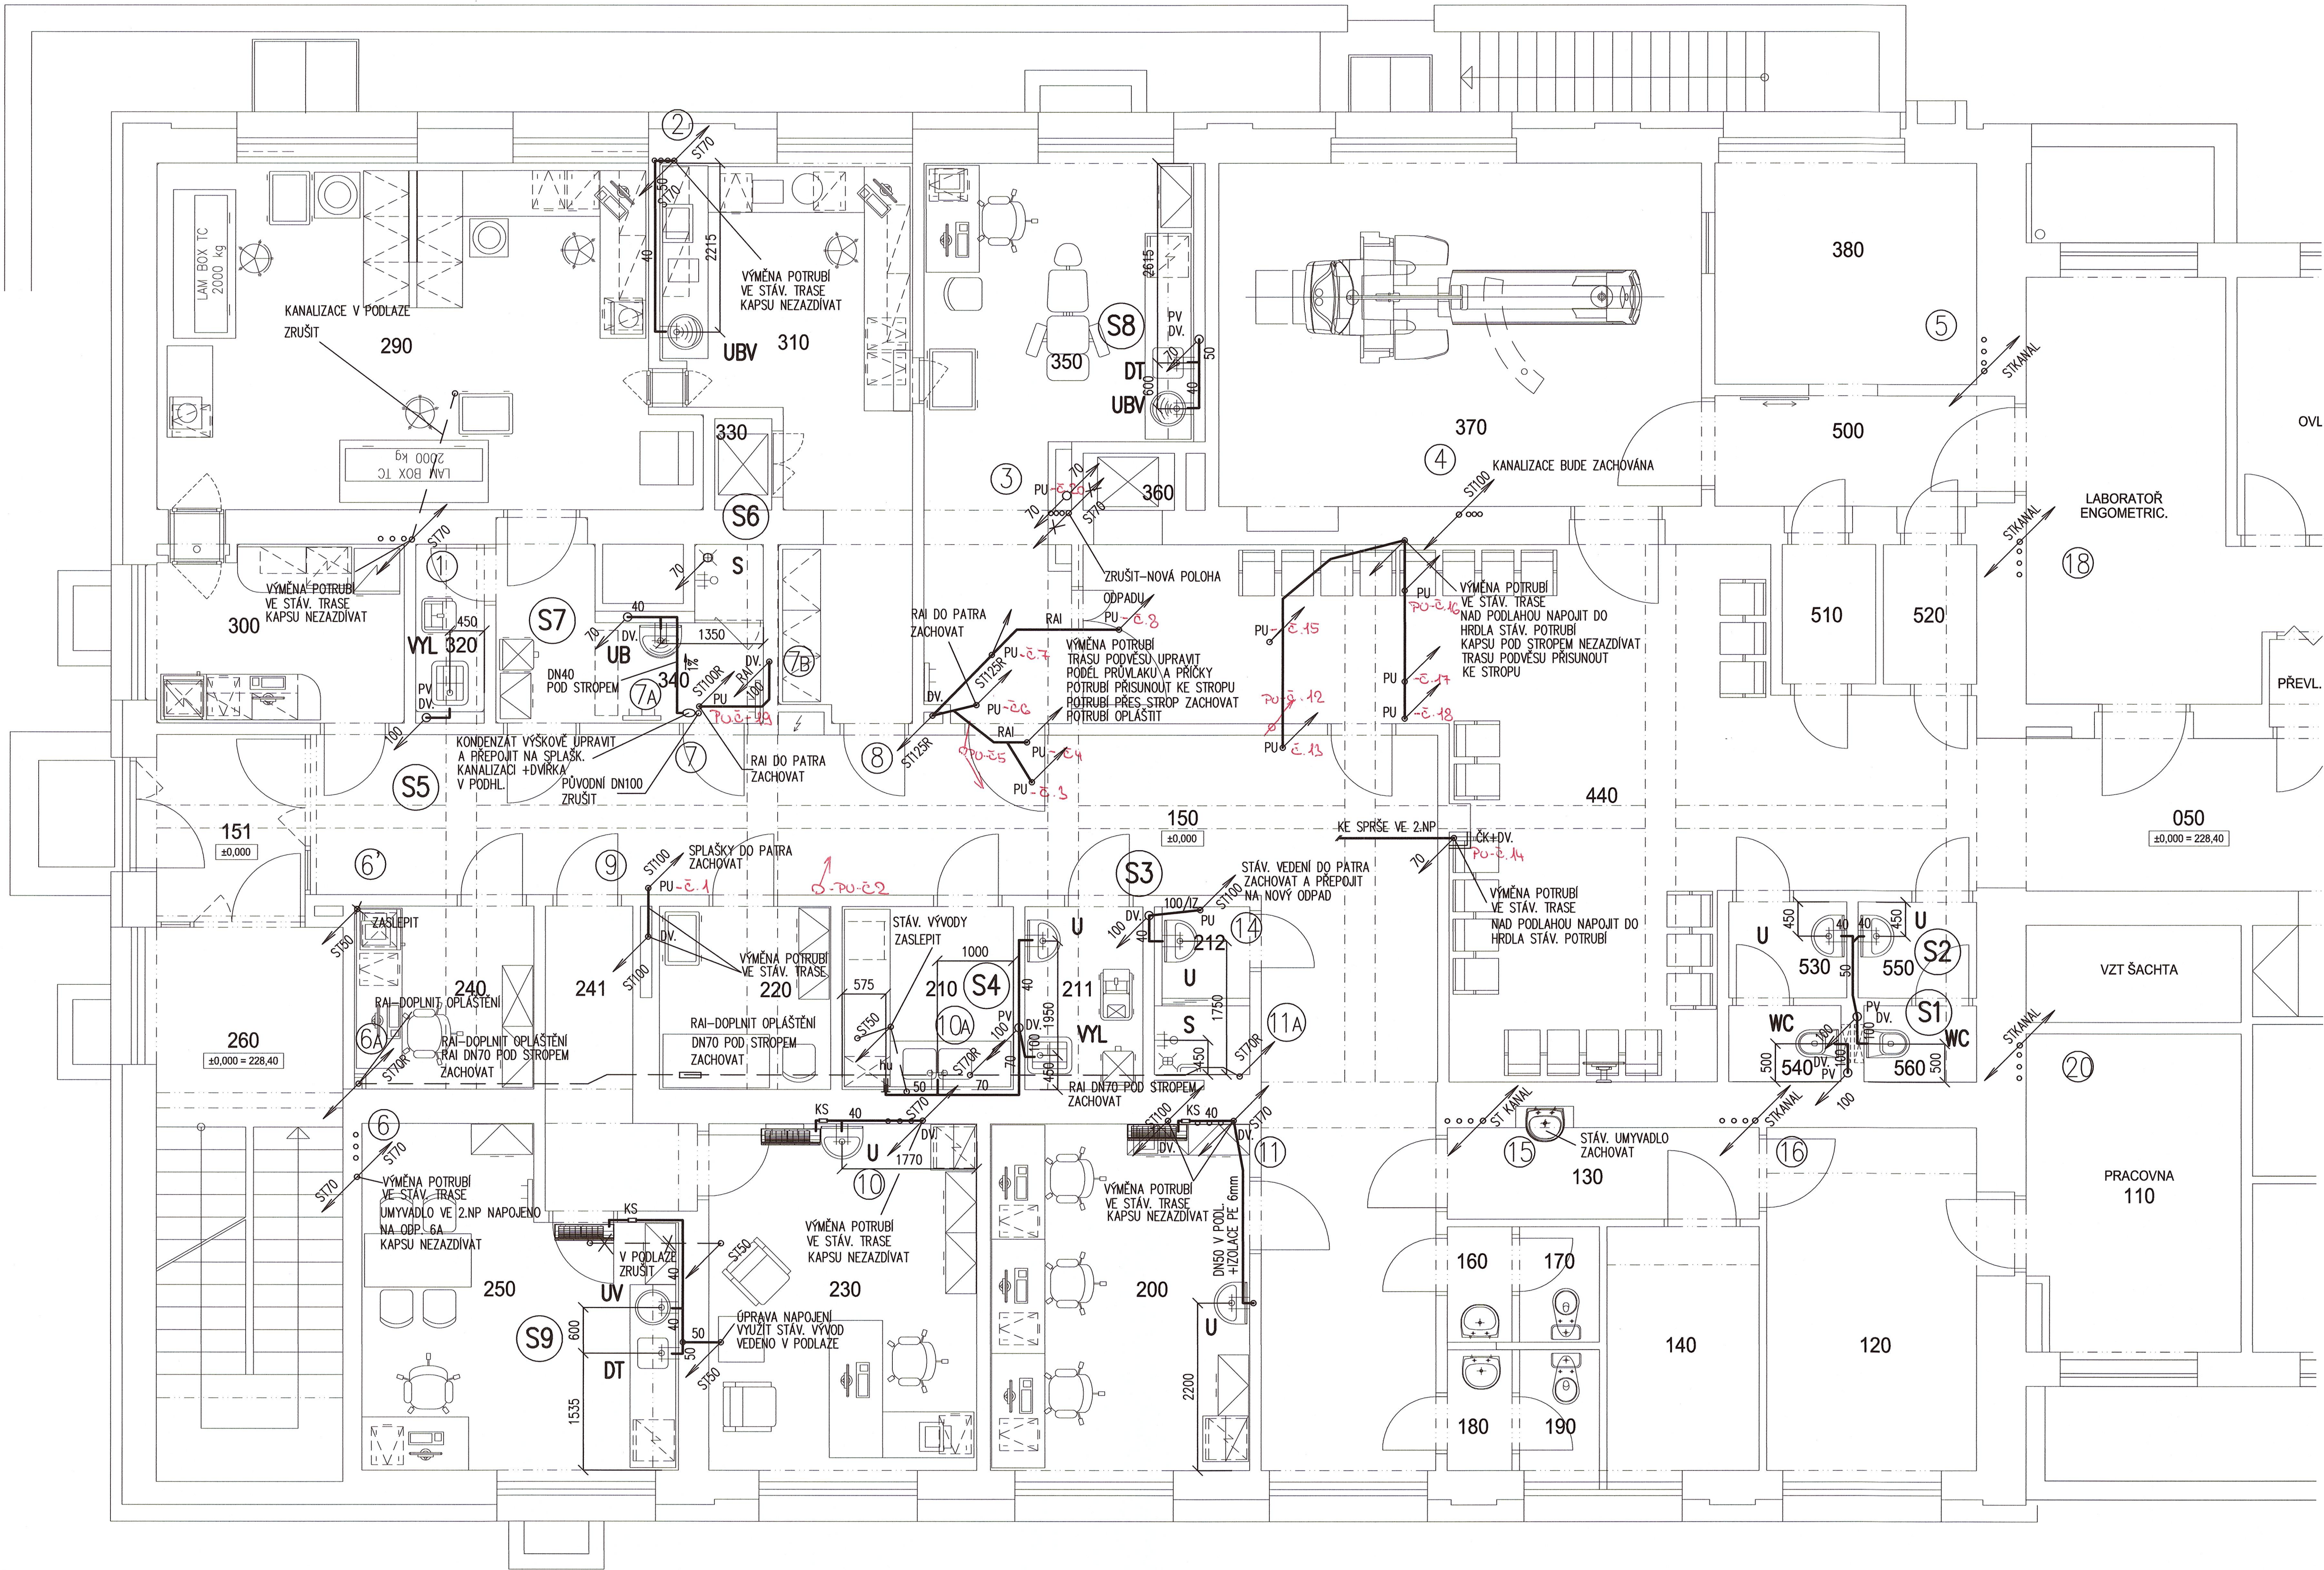

LEGENDA

	KANALIZACE NÁVRH
	KANALIZACE STÁVAJÍCÍ
U	UMYVADLO vel. 550/450, ZÁPACHOVÁ UZÁVĚRKA – LAHVOVÝ SIFON, KRYT SIFONU, BATERIE NÁSTĚNNÁ SMĚŠOVACÍ PÁKOVÁ 1/2"x150mm
UB	UMYVADLO vel. 550/450, ZÁPACHOVÁ UZÁVĚRKA – LAHVOVÝ SIFON, KRYT SIFONU, BATERIE NÁSTĚNNÁ BEZDOTYKOVÁ PRO SV A TV
UBV	UMYVADLO VESTAVNÉ DO PRAC. DESKY V DODÁVCE TECHNOLOGIE, ZÁPACHOVÁ UZÁVĚRKA – LAHVOVÝ SIFON VHDNÝ DO NÁBYTKU BATERIE BEZDOTYKOVÁ NÁSTĚNNÁ PRO SV A TV, ZDROJ BEZPEČNÉHO NAPĚTÍ V DODÁVCE ZTI, OSAZEN V PODHLEDU
DT	DŘEZ V DODÁVCE TECHNOLOGIE, ZÁPACHOVÁ UZÁVĚRKA – LAHVOVÝ SIFON VHDNÝ DO NÁBYTKU/ PRO DŘEZ NEBO DVOUDŘEZ BATERIE DŘEZOVÁ NÁSTĚNNÁ SMĚŠOVACÍ PÁKOVÁ
WC	WC MÍSA KERAMICKÁ ZÁVĚSNÁ, MONTÁŽNÍ PRVEK DO SKD PŘÍČEK SAMONOSNÝ VČETNĚ NÁDRŽKY, OVLÁDACÍ DESKA, SEDÁTKO
VYL	VÝLEVKA KERAMICKÁ NA PODLAHU, NÁDRŽKA VYSOKO POLOŽENÁ, SPL. TRUBKA, ROH. VENTIL 1/2", PŘIPOJOVACÍ HADIČKA BATERIE NÁSTĚNNÁ PÁKOVÁ 1/2"x150mm – DŘEZOVÁ S PRODLOUŽENÝM VÝTOKEM
S	SPRCHOVÁ BATERIE PÁKOVÁ NÁSTĚNNÁ S RUČNÍ SPRCHOU 1/2"x150mm, DRŽÁK SPRCHY, S NASTAVITELNOU VÝŠKOU, SPRCHOVÁ HADICE, SPRCHOVÁ RŮŽICE, (SPRCHOVÉ DVEŘE, SPRCHOVÁ STĚNA V DODÁVCE STAVEBNÍ ČÁSTI) PODLAHOVÁ VPUST PRO PVC KRYTINY – SPODNÍ ODPAD (IZOLAČNÍ SOUPRAVA, NÁSTAVEC SE SIFONEM A NEREZ MŘÍŽKOU)
VZT-KS	KONDENZAČNÍ SIFON PRO ZAŘÍZENÍ VZT TYPU FCU S POJISTKOU PROTI VYSCHNUTÍ
KS	KONDENZAČNÍ SIFON PRO ZAŘÍZENÍ VZT TYPU FCU S POJISTKOU PROTI VYSCHNUTÍ PODOMÍTKOVÝ VČETNĚ PODOMÍTKOVÉHO VESTAVBOVÉHO TĚLESA A KRYTKY
VP100	PODLAHOVÁ VPUST DN100, SIFON FUNKČNÍ I BEZ VODY, MŘÍŽKA NEREZ, IZOLAČNÍ SOUPRAVA VHDNÁ PRO PVC KRYTINY


VP100	PODLAHOVÁ VPUST DN100, ZÁPACH. UZÁVĚRKA, MŘÍŽKA NEREZ, IZOLAČNÍ SOUPRAVA VHDNÁ PRO PVC KRYTINY
PU	POŽÁRNÍ UCÁPKA-MANŽETA
DV.	REVIZNÍ DVÍŘKA
PV.	PŘIVĚTRÁVACÍ HLAVICE
S1	ODPAD SPLAŠKOVÉ KANALIZACE – NÁVRH
1	STÁVAJÍCÍ ODPAD SPLAŠKOVÉ KANALIZACE
7B	ODPAD RAI SPLAŠKOVÉ KANALIZACE

POZNÁMKA:
VEŠKERÉ POHLEDOVÉ PRVKY BUDOU PŘED ZAKOUPENÍM ODSOULHASENY S INVESTOREM A ZPRACOVATELEM ČÁSTI INTERIÉR.
KOORDINACE ROZVODŮ – VIZ. STAVEBNÍ ČÁT.
VEŠKERÉ VÝVODY PRO ZDRAVOTNICKOU TECHNOLOGII BUDOU PROVEDENY DLE KÓTOVANÝCH VÝKRESŮ ZPRACOVATELE ČÁSTI ZDRAVOTNICKÁ TECHNOLOGIE.
ODVODY KONDENZÁTŮ OD ZAŘÍZENÍ VZT BUDOU PROVEDENY DLE POKYNŮ DODAVATELE ZAŘÍZENÍ.
KANALIZACE ODVÁDĚJÍCÍ RAI SPLAŠKY BUDE V PŘÍPADĚ ÚPRAV A PŘESUNŮ OPATŘENA OBKLADEM Z OLOVĚNÉHO PLECH V TL. 5mm (VIZ. STAVEBNÍ ČÁSTI).
POŽÁRNÍ UCÁPKY (PU) BUDOU PŘÍSTUPNÉ PŘES DVÍŘKA NEBO KAZETU.

LEGENDA MÍSTNOSTÍ

Č.M.	NÁZEV MÍSTNOSTI	m²	POZNÁMKA
BUDOVA J3, BLOK 3 (A_J301...)			
151	ZÁDVEŘÍ	5,2	
260	SCHODIŠTĚ	18,2	
150	CHODBA	48,9	
240	PŘÍJEM MATERIÁLU	5,7	
241	CHODBA	5,9	
250	DMZ	16,7	
220	SKLAD PRÁDLA	5,5	
230	PRACOVNA	16,3	
210	ČISTÍCÍ MÍSTNOST	5,5	
211	ÚKLID	3,8	
212	SPRCHA	2,7	
200	PRACOVNA	15,9	
300	SKLAD	7,7	
340	FILTR PERSONÁLU	7,8	
320	ÚKLID	2,0	
290	PŘÍPRAVA RADIOFARMAK	31,0	
330	VÝTAH	0,9	
310	KONTROLA	17,6	
350	APLIKACE	21,1	
360	VÝTAH	0,9	
440	ČEKÁRNA	46,7	
050	CHODBA	24,8	
530	PŘEDSÍŇ WC MUŽI	2,1	
540	WC MUŽI	1,5	
550	PŘEDSÍŇ WC ŽENY	2,1	
560	WC ŽENY	1,5	
120	PRACOVNA	13,2	
130	PŘEDSÍŇ	5,4	
140	PRACOVNA	6,6	
160	UMÝVÁRNA	1,5	
170	WC	1,6	
180	UMÝVÁRNA	1,5	
190	WC	1,8	
370	VÝŠETŘOVNA SPECT/CT	29,5	
380	OVLADOVNA	7,7	
500	PŘÍPRAVNA	9,3	
510	PŘEVLEKACÍ KABINA	2,5	
520	PŘEVLEKACÍ KABINA	2,5	

SCHEMA OBJEKTŮ

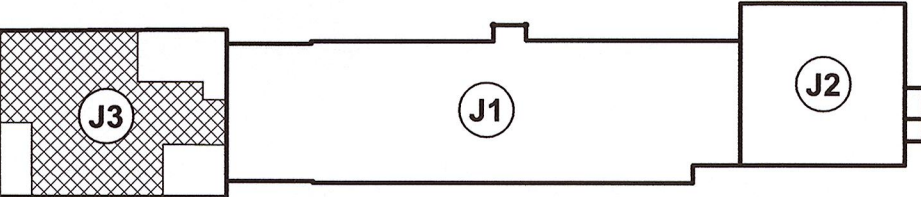

±0,000 = STÁVAJÍCÍ 1.NP

Revize	Vypracoval	Popis obsahu revize	Datum

Generální projektant: LPROJEKT PROJEKTOVÁNÍ ZDRAVOTNICKÝCH VÝSTAV		Dodavatel: MONTPLAST-ITPV s.r.o. Primátorská 296/38, 180 00 Praha 8 - Libeň Tel: +420 731 144 2819 E-mail: montplast-ipv@seznam.cz		Investor: FAKULTNÍ NEMOCNICE OLOMOUC	
Profese: ZTI		Zpracovatel dílu: HP consult s.r.o., Durdáčkova 5, 613 00 Brno Tel: +420 542 219 165 - +420 739 556 045 E-mail: hpconsult@seznam.cz		Autorizace:	
Odpovědný projektant: ING. LADISLAV PILÁŘ		Vypracoval: EVA SZABOOVÁ		Kontroloval: ING. LADISLAV PILÁŘ	
Akce: FAKULTNÍ NEMOCNICE OLOMOUC ÚPRAVA PROSTOR KNM (RADIOFARMACEUTICKÁ LABORATOR)		Zakázkové číslo: DPS 63 - 2016		Paré: 06 - 2017	
Objekt: STAVEBNÍ ÚPRAVY ČÁSTI 1.NP OBJEKTU J3		SO 01		Formát: 8A4	
Obsah: PŮDORYS 1.NP - KANALIZACE		Měřítko: 1:50		Číslo výkresu: D1.04-103	