


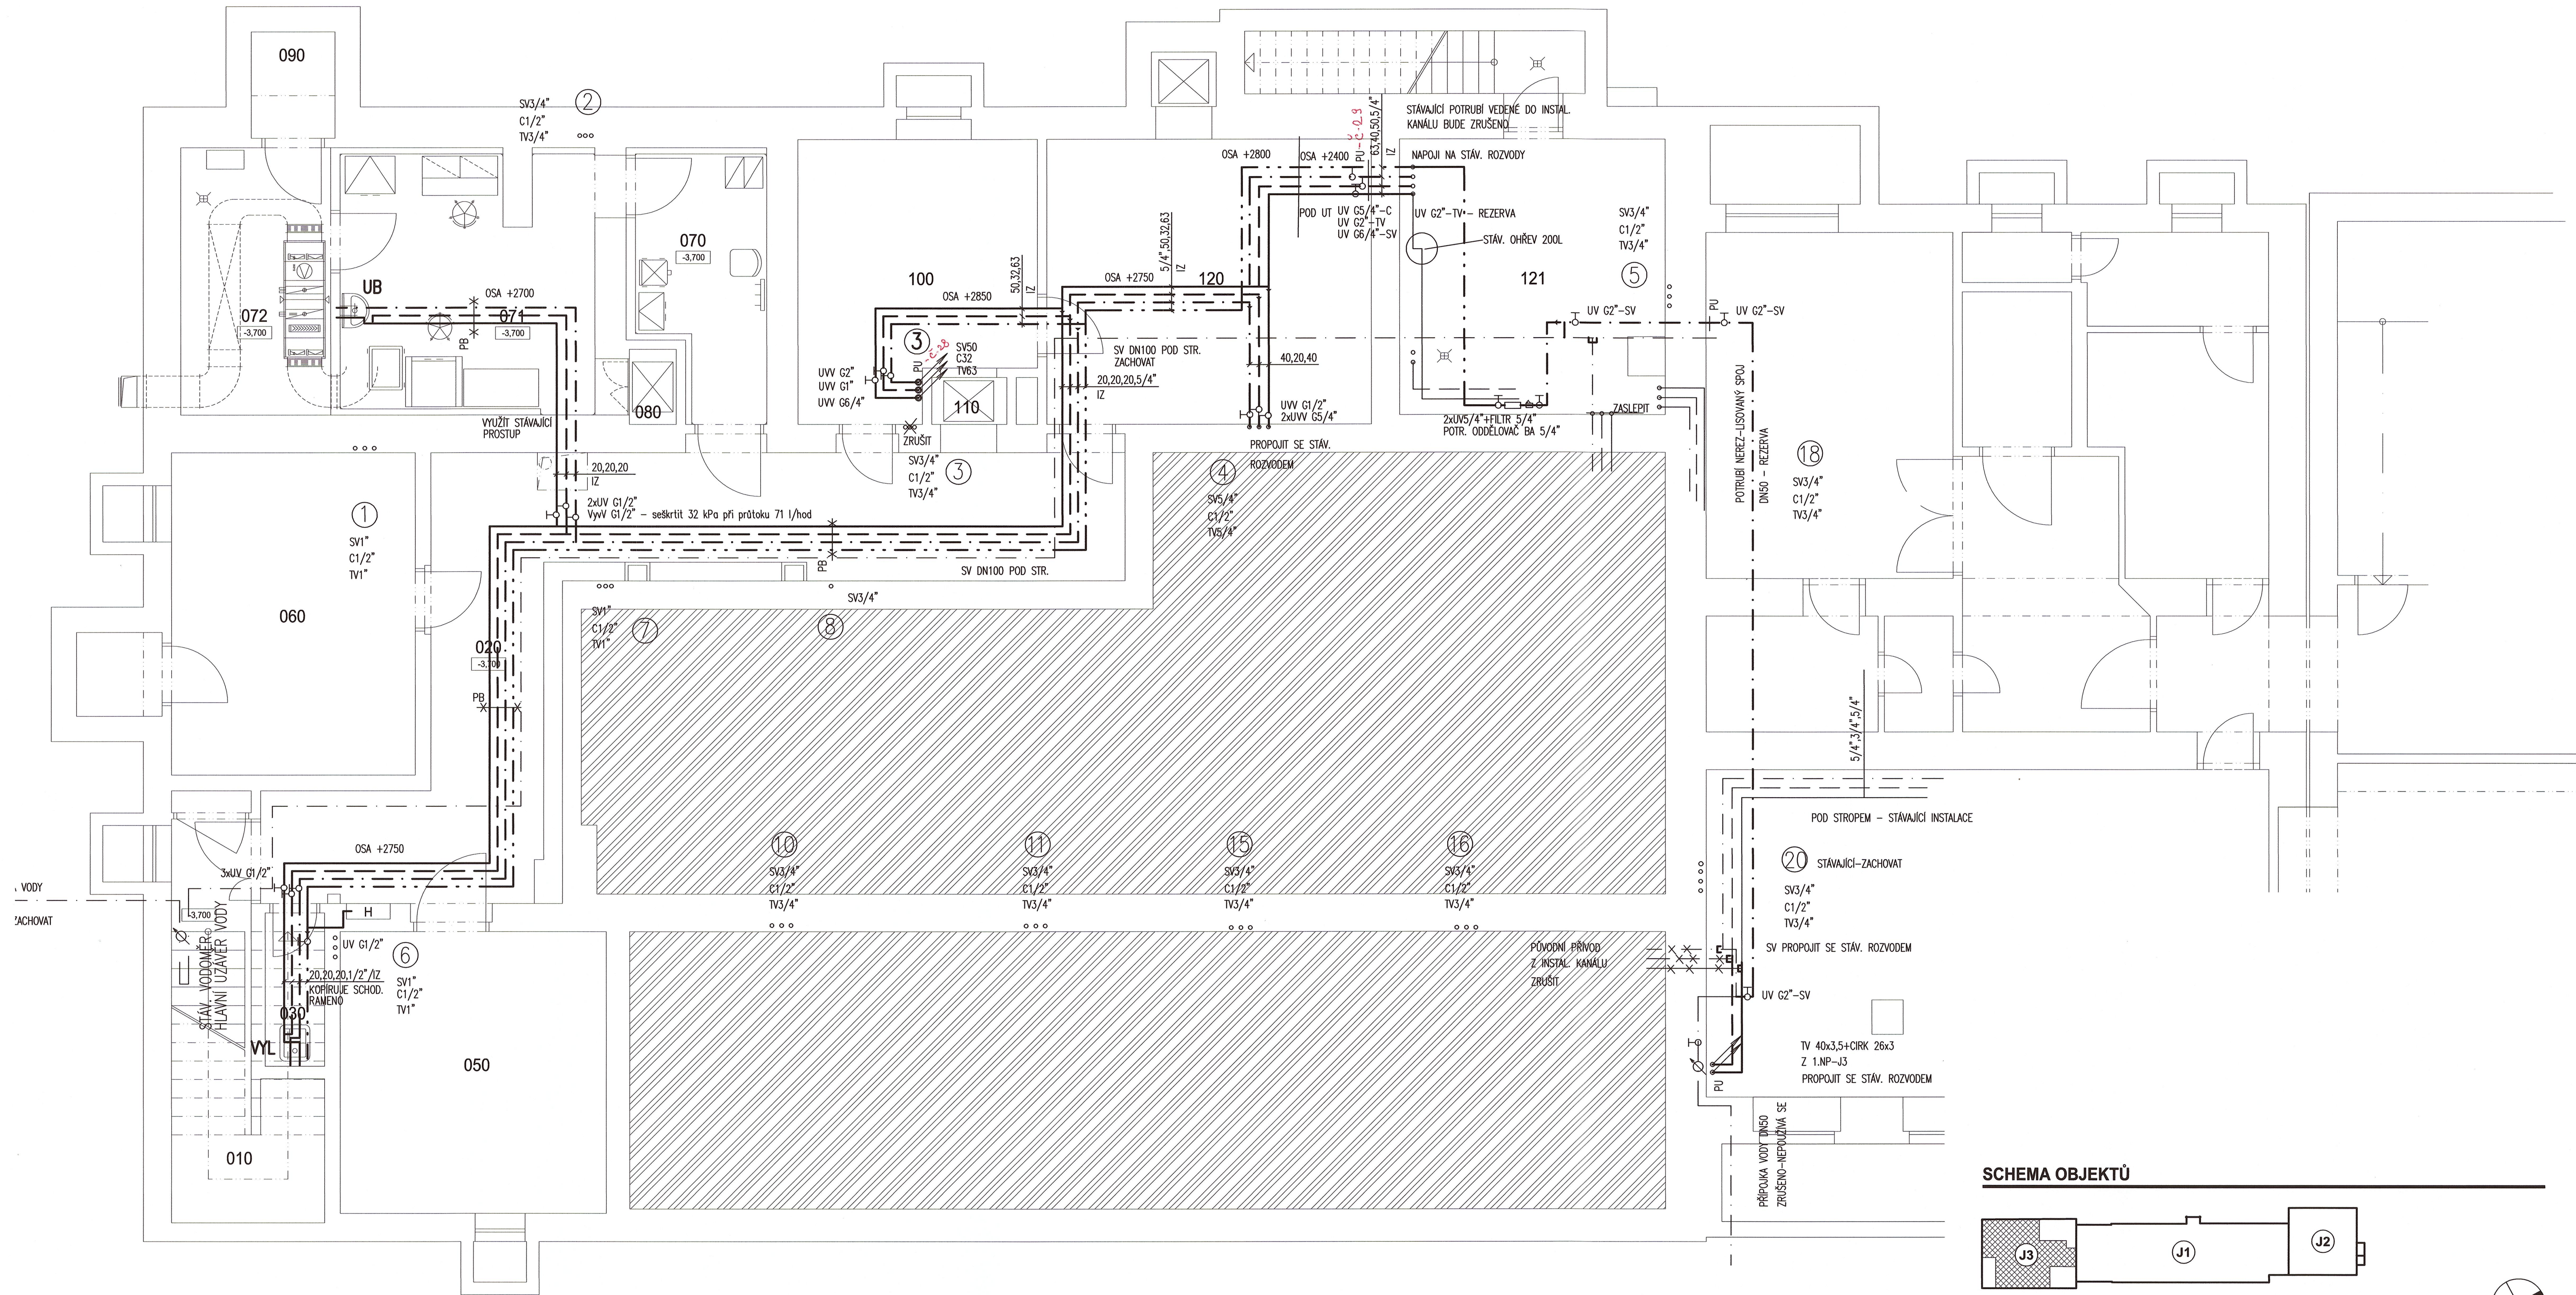

LEGENDA

— · —	STUDENÁ VODA (SV)
— — —	CIRKULACE (C)
— — — —	TEPLÁ VODA (TV)
— — — — —	STÁVAJÍCÍ ROZVOD STUDENÉ VODY
— — — — —	STÁVAJÍCÍ ROZVOD CIRKULACE
— — — — —	STÁVAJÍCÍ ROZVOD TEPLÉ VODY
— — — — —	UZAVÍRACÍ VENTIL
— — — — —	UZAVÍRACÍ VENTIL S VYPOUŠTĚNÍM
— — — — —	VYVAŽOVACÍ VENTIL PRO SYSTÉMY CIRKULACE TEPLÉ VODY
— — — — —	POTRUBNÍ ODDĚLOVAČ SYSTÉMU TYP BA (PŘEPAD NAD VPUST VE VÝM. STANICI)
— — — — —	AUTOMATICKÝ ODVZDUŠŇOVACÍ VENTIL (PŘEPAD DO KANALIZACE)

UB

UMYVADLO vel. 550/450, ZÁPACHOVÁ UZÁVĚRKA – LAHVOVÝ SIFON, KRYT SIFONU, BATERIE NÁSTĚNNÁ BEZDOTYKOVÁ PRO SV A TV ZDROJ BEZPEČNĚHO NAPĚTÍ V DODÁVCE ZTI, OSAZEN V PODHLEDU

VYL

VÝLEVKVA KERAMICKÁ NA PODLAHU, NÁDRŽKA VYSOKO POLOŽENÁ, SPL. TRUBKA, ROH. VENTIL 1/2", PŘIPOJOVACÍ HADIČKA BATERIE NÁSTĚNNÁ PÁKOVÁ 1/2"x150mm – DŘEZOVÁ S PRODLOUŽENÝM VÝTOKEM

PU POŽÁRNÍ UCPÁVKA-MANŽETA

③ OZNAČENÍ STOUPAČKY VODY DLE PŮVODNÍ DOKUMENTACE

VÝVODY PRO TECHNOLOGII:

du Vývod studené vody Ø 3/4" ukončený pračkovým uzavíracím ventilem cca 600 mm vysoko, tlak 3–6 bar. Vývod určen pro úpravu vody (nebo proveden odbočkou z dřezové baterie)
dl Vývod studené vody Ø 3/4" ukončený nad dřezem kohoutem v úrovni dřezové baterie,

POZNÁMKA:

VEŠKERÉ POHLEDOVÉ PRVKY BUDOU PŘED ZAKOUPENÍM ODSOUHLASENY S INVESTOREM A ZPRACOVATELEM ČÁSTI INTERIÉR.

KOORDINACE ROZVODŮ – VIZ. STAVEBNÍ ČÁT.


VEŠKERÉ VÝVODY PRO ZDRAVOTNICKOU TECHNOLOGII BUDOU PROVEDENY DLE KÓTOVANÝCH VÝKRESŮ ZPRACOVATELE ČÁSTI ZDRAVOTNICKÁ TECHNOLOGIE.

POŽÁRNÍ UCPÁVKY (PU) BUDOU PŘÍSTUPNÉ PŘES DVÍŘKA NEBO KAZETU.
JAKO UZÁVĚRY BUDOU POUŽITY UZAVÍRACÍ VENTILY, NEPOUŽÍVAT KULOVÉ KOHOUTY.

LEGENDA MÍSTNOSTÍ

Č.M.	NÁZEV MÍSTNOSTI	m²	POZNÁMKA
BUDOVA J3, BLOK 3 (A_J3B1...)			
010	SCHODIŠTĚ	13,7	
020	CHODBA	40,4	
030	ÚKLID	2,3	
050	SKLAD	19,1	
060	VÝMIRACÍ MÍSTNOST	20,1	
070	VSTUPNÍ FILTR	8,1	
071	LABORÁTOR	16,6	
072	STROJOVNA VZT	10,4	
080	VÝTAH	0,9	
090	ANGLUCKÝ DVOREK	2,3	
100	SKLAD	15,8	
110	VÝTAH	0,9	
121	VÝMĚNIKOVÁ STANICE	18,8	

SCHEMA OBJEKTŮ

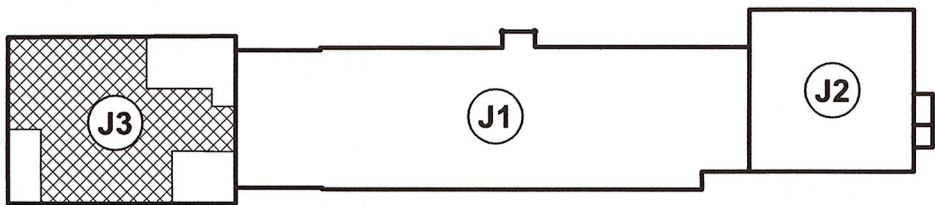

±0,000 = STÁVAJÍCÍ 1.NP

Revize	Vypracoval	Popis obsahu revize	Datum
--------	------------	---------------------	-------

Generální projektant: LTPROJEKT PROJEKTOVÁNÍ ZÁVADNOSTI VÝVOJ		Dodavatel: MONTPLAST-TPV s.r.o. Primátorská 296/38, 180 00 Praha 8 - Libeň Tel: +420 731 144 2819 E-mail: montplast-tpv@seznam.cz		Investor: FAKULTNÍ NEMOCNICE OLOMOUC	
Profese: ZTI		Zpracovatel dílu: HP consult s.r.o., Durdáková 5, 613 00 Brno Tel: +420 542 219 165 +420 739 556 045 E-mail: hpconsult@seznam.cz		Autorizace:	
Odpovědný projektant: ING. LADISLAV PILÁŘ		Vypracoval: EVA SZABÓOVÁ		Kontroloval: ING. LADISLAV PILÁŘ	
Akce: FAKULTNÍ NEMOCNICE OLOMOUC ÚPRAVA PROSTOR KNM (RADIOFARMACEUTICKÁ LABORATOR)		Zakázkové číslo: DPS 63 - 2016		Paré: 06 - 2017	
Objekt: STAVEBNÍ ÚPRAVY ČÁSTI 1.NP OBJEKTU J3		SO 01		Stupeň: DPS	
Obsah: PŮDORYS 1.PP - VODOVOD		Měřítko: 1:50		Číslo výkresu: D1.04-106	