


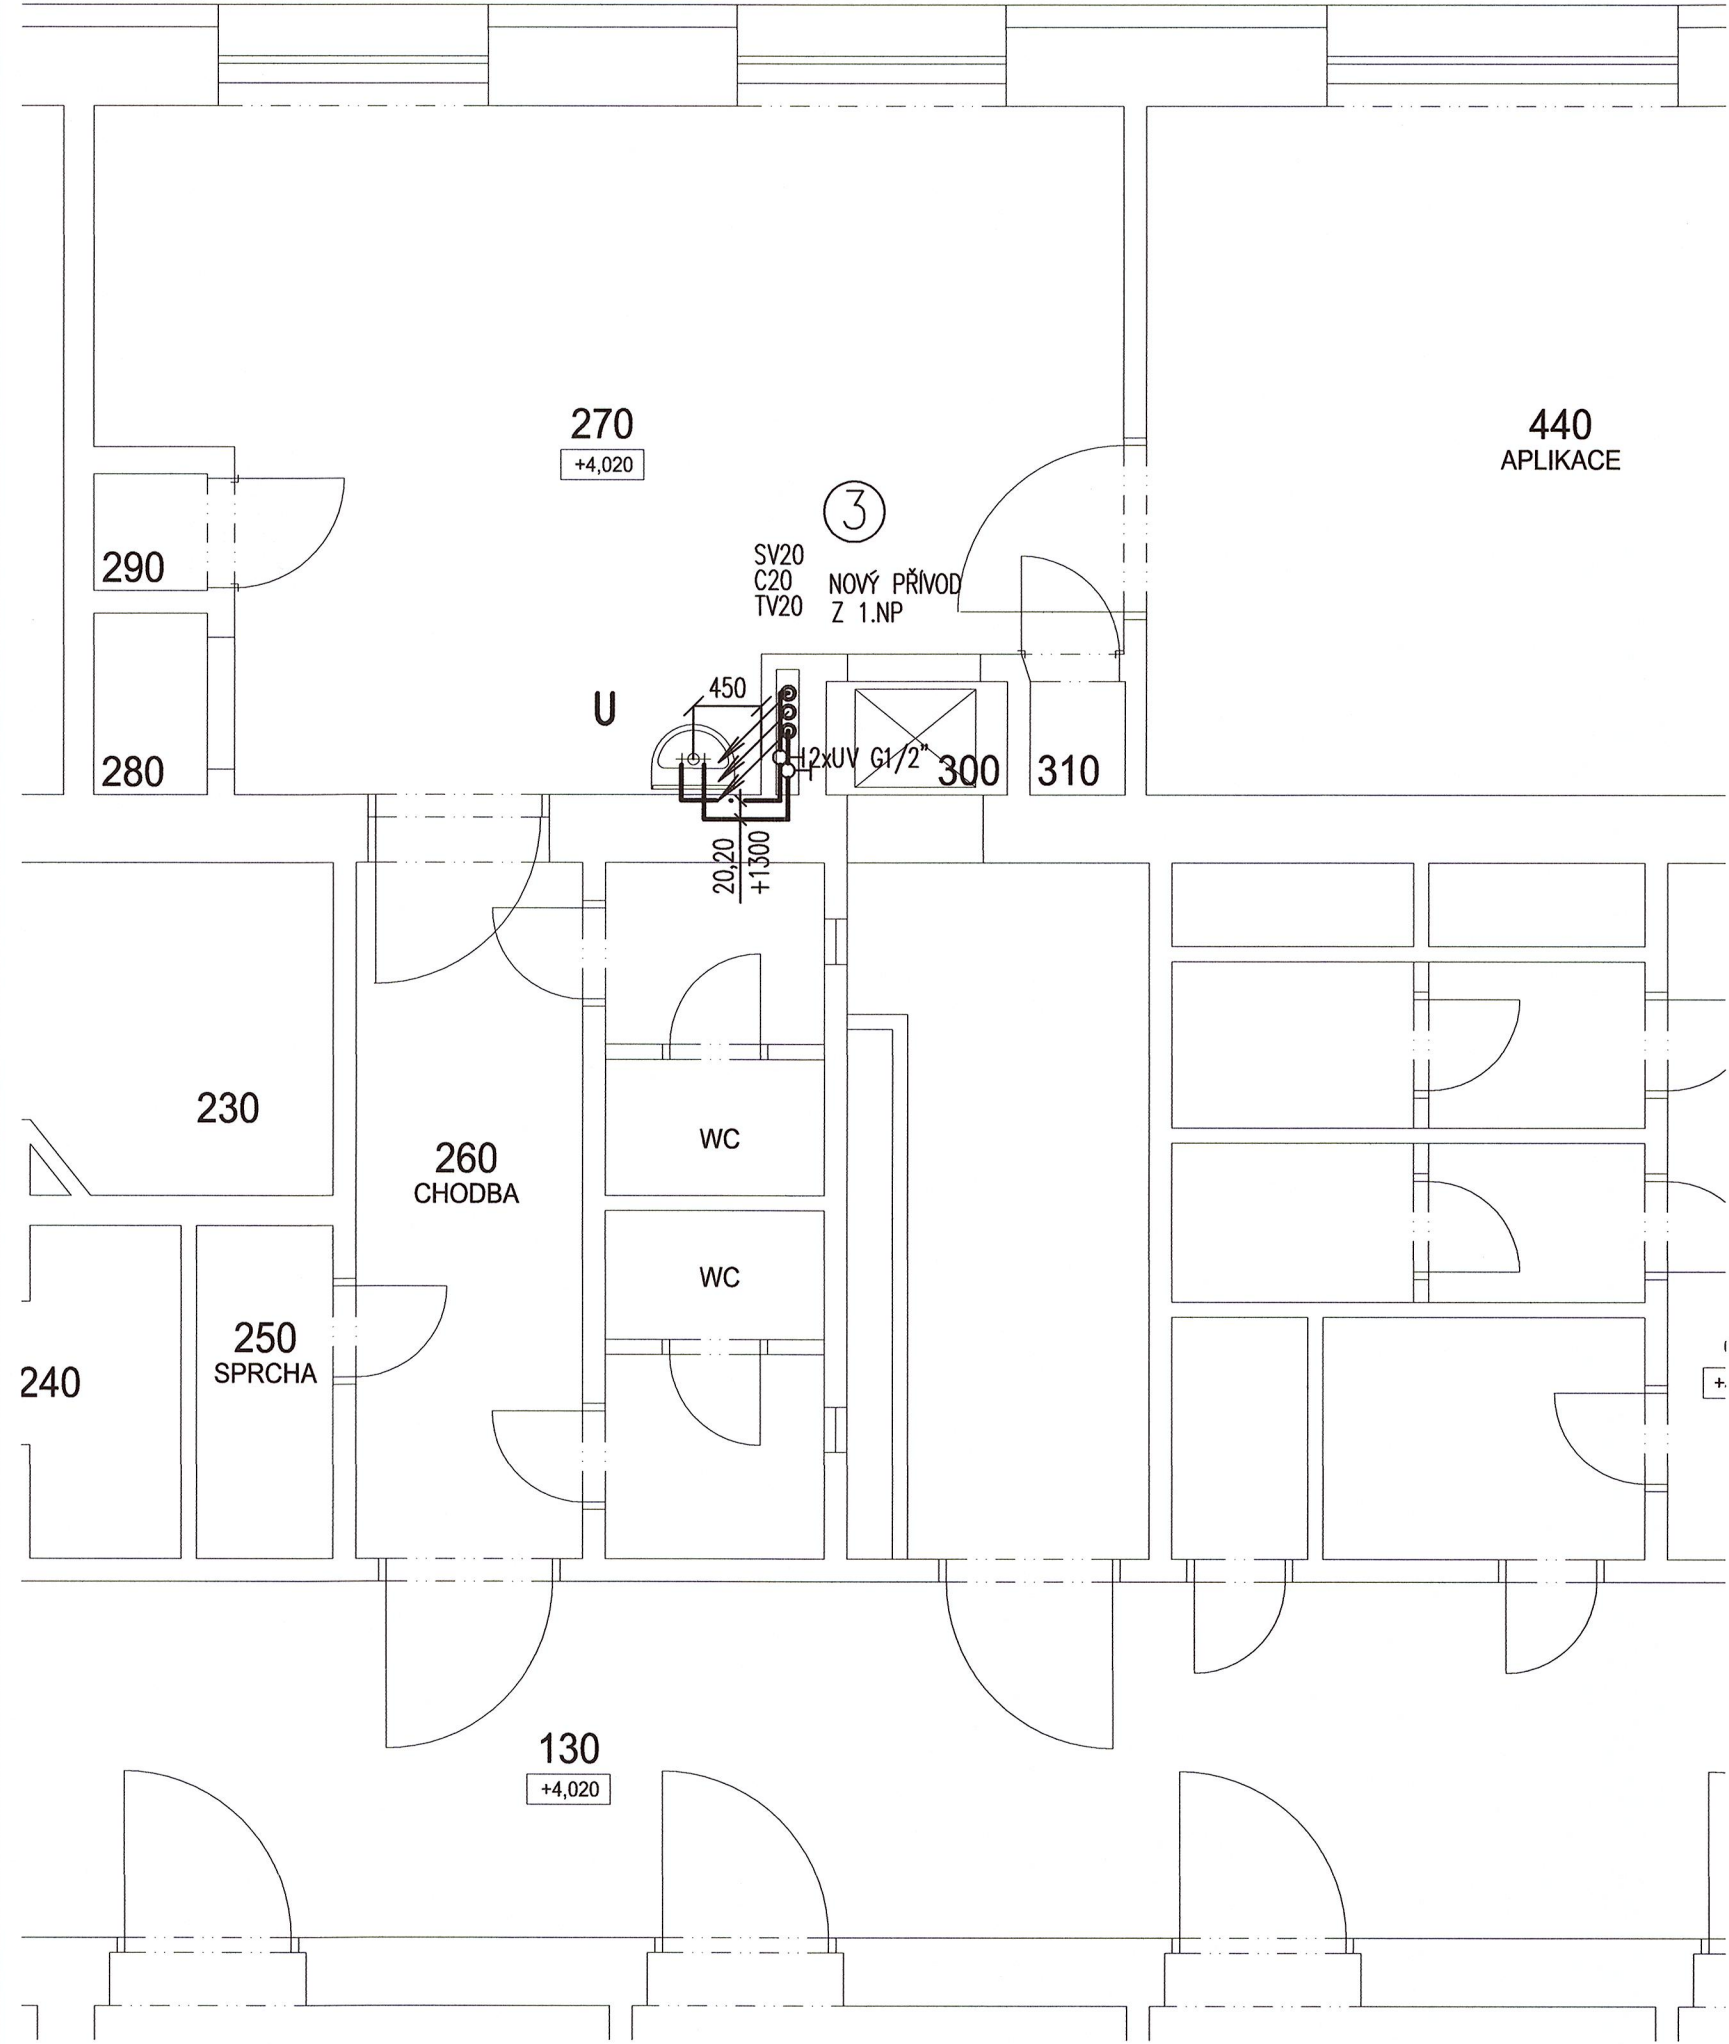

LEGENDA MÍSTNOSTÍ


Č.M.	NÁZEV MÍSTNOSTI	m²	POZNÁMKA
BUDOVA J3, BLOK 3 (A_J302...)			
130	CHODBA	84,1	
230	KOUPELNA	5,7	
240	ÚKLID	3,5	
270	VYŠETŘOVNA	27,5	
280	VÝTAH	0,9	
290	STROJOVNA VÝTAHU	0,7	
300	VÝTAH	0,9	
310	STROJOVNA VÝTAHU	0,6	

LEGENDA

---	STUDENÁ VODA (SV)
---	CIRKULACE (C)
---	TEPLÁ VODA (TV)
---	STÁVAJÍCÍ ROZVOD STUDENÉ VODY
---	STÁVAJÍCÍ ROZVOD CIRKULACE
---	STÁVAJÍCÍ ROZVOD TEPLÉ VODY
UV	UZAVÍRACÍ VENTIL
UVV	UZAVÍRACÍ VENTIL S VYPOUŠTĚNÍM
VyyV	VYVAŽOVACÍ VENTIL PRO SYSTÉMY CIRKULACE TEPLÉ VODY
BA	POTRUBNÍ ODDĚLOVAČ SYSTÉMŮ TYP BA (PŘEPAD NAD VPUST VE VÝM. STANICI)
OV	AUTOMATICKÝ ODVZDUŠŇOVACÍ VENTIL (PŘEPAD DO KANALIZACE)
U	UMYVADLO vel. 550/450, ZÁPACHOVÁ UZÁVĚRKA – LAHVOVÝ SIFON, KRYT SIFONU, BATERIE NÁSTĚNNÁ SMĚŠOVACÍ PÁKOVÁ 1/2"x150mm OSA BATERIE +1150mm
PU	POŽÁRNÍ UCPÁVKA–MANŽETA
3	OZNAČENÍ STOUPAČKY VODY DLE PŮVODNÍ DOKUMENTACE

POZNÁMKA:
VEŠKERÉ POHLEDOVÉ PRVKY BUDOU PŘED ZAKOUPENÍM ODSOUHLASENY S INVESTOREM A ZPRACOVATELEM ČÁSTI INTERIÉR.
KOORDINACE ROZVODŮ – VIZ. STAVEBNÍ ČÁT.
POŽÁRNÍ UCPÁVKY (PU) BUDOU PŘÍSTUPNÉ PŘES DVIŘKA NEBO KAZETU.
JAKO UZÁVĚRY BUDOU POUŽITY UZAVÍRACÍ VENTILY, NEPOUŽÍVAT KULOVÉ KOHOUTY.

SCHEMA OBJEKTŮ

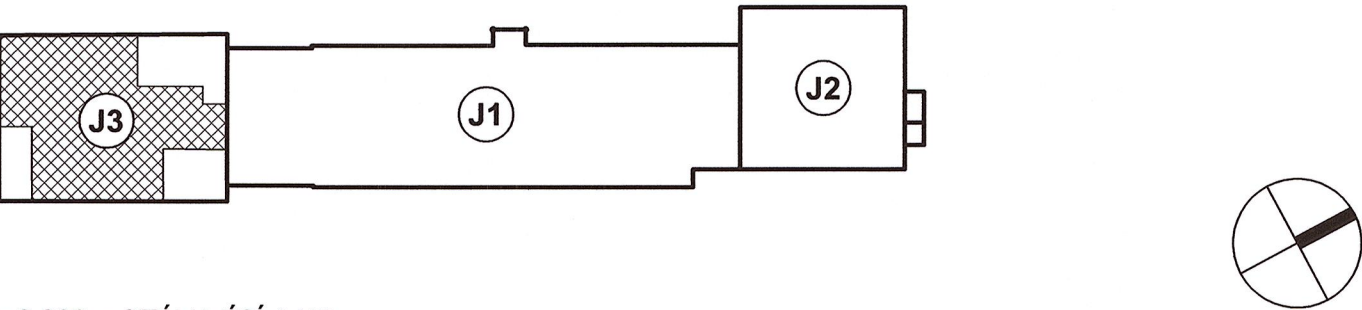

±0,000 = STÁVAJÍCÍ 1.NP

Revize	Vypracoval	Popis obsahu revize	Datum

Generální projektant: LT PROJEKT PROJEKTOVÁNÍ ZDRAVOTNICKÉ VÝSTAVBY		Dodavatel: MONTPLAST-ITPV s.r.o. Primátorská 296/38, 180 00 Praha 8 - Libeň Tel: +420 731 144 2819 E-mail: montplast-itpv@seznam.cz		Investor:  FAKULTNÍ NEMOCNICE OLOMOUC		
Profese: ZTI		Zpracovatel dílu: HP consult s.r.o., Durdáková 5, 613 00 Brno Tel: +420 542 219 165 +420 739 556 045 E-mail: hpconsult@seznam.cz		Autorizace:		
Odpovědný projektant:		Vypracoval:	Kontroloval:			
ING. LADISLAV PILAŘ		EVA SZABÓOVÁ	ING. LADISLAV PILAŘ			
						
Akce: FAKULTNÍ NEMOCNICE OLOMOUC ÚPRAVA PROSTOR KNM (RADIOFARMACEUTICKÁ LABORATOŘ)				Zakázkové číslo:	DPS 63 - 2016	Paré:
				Datum:	06 - 2017	
				Formát:	3A4	
Objekt: STAVEBNÍ ÚPRAVY ČÁSTI 1.NP OBJEKTU J3				SO 01	Stupeň:	DSPS
Obsah: PŮDORYS 2.NP - VODOVOD				Měřítko: 1:50	Číslo výkresu: D1.04-108	