


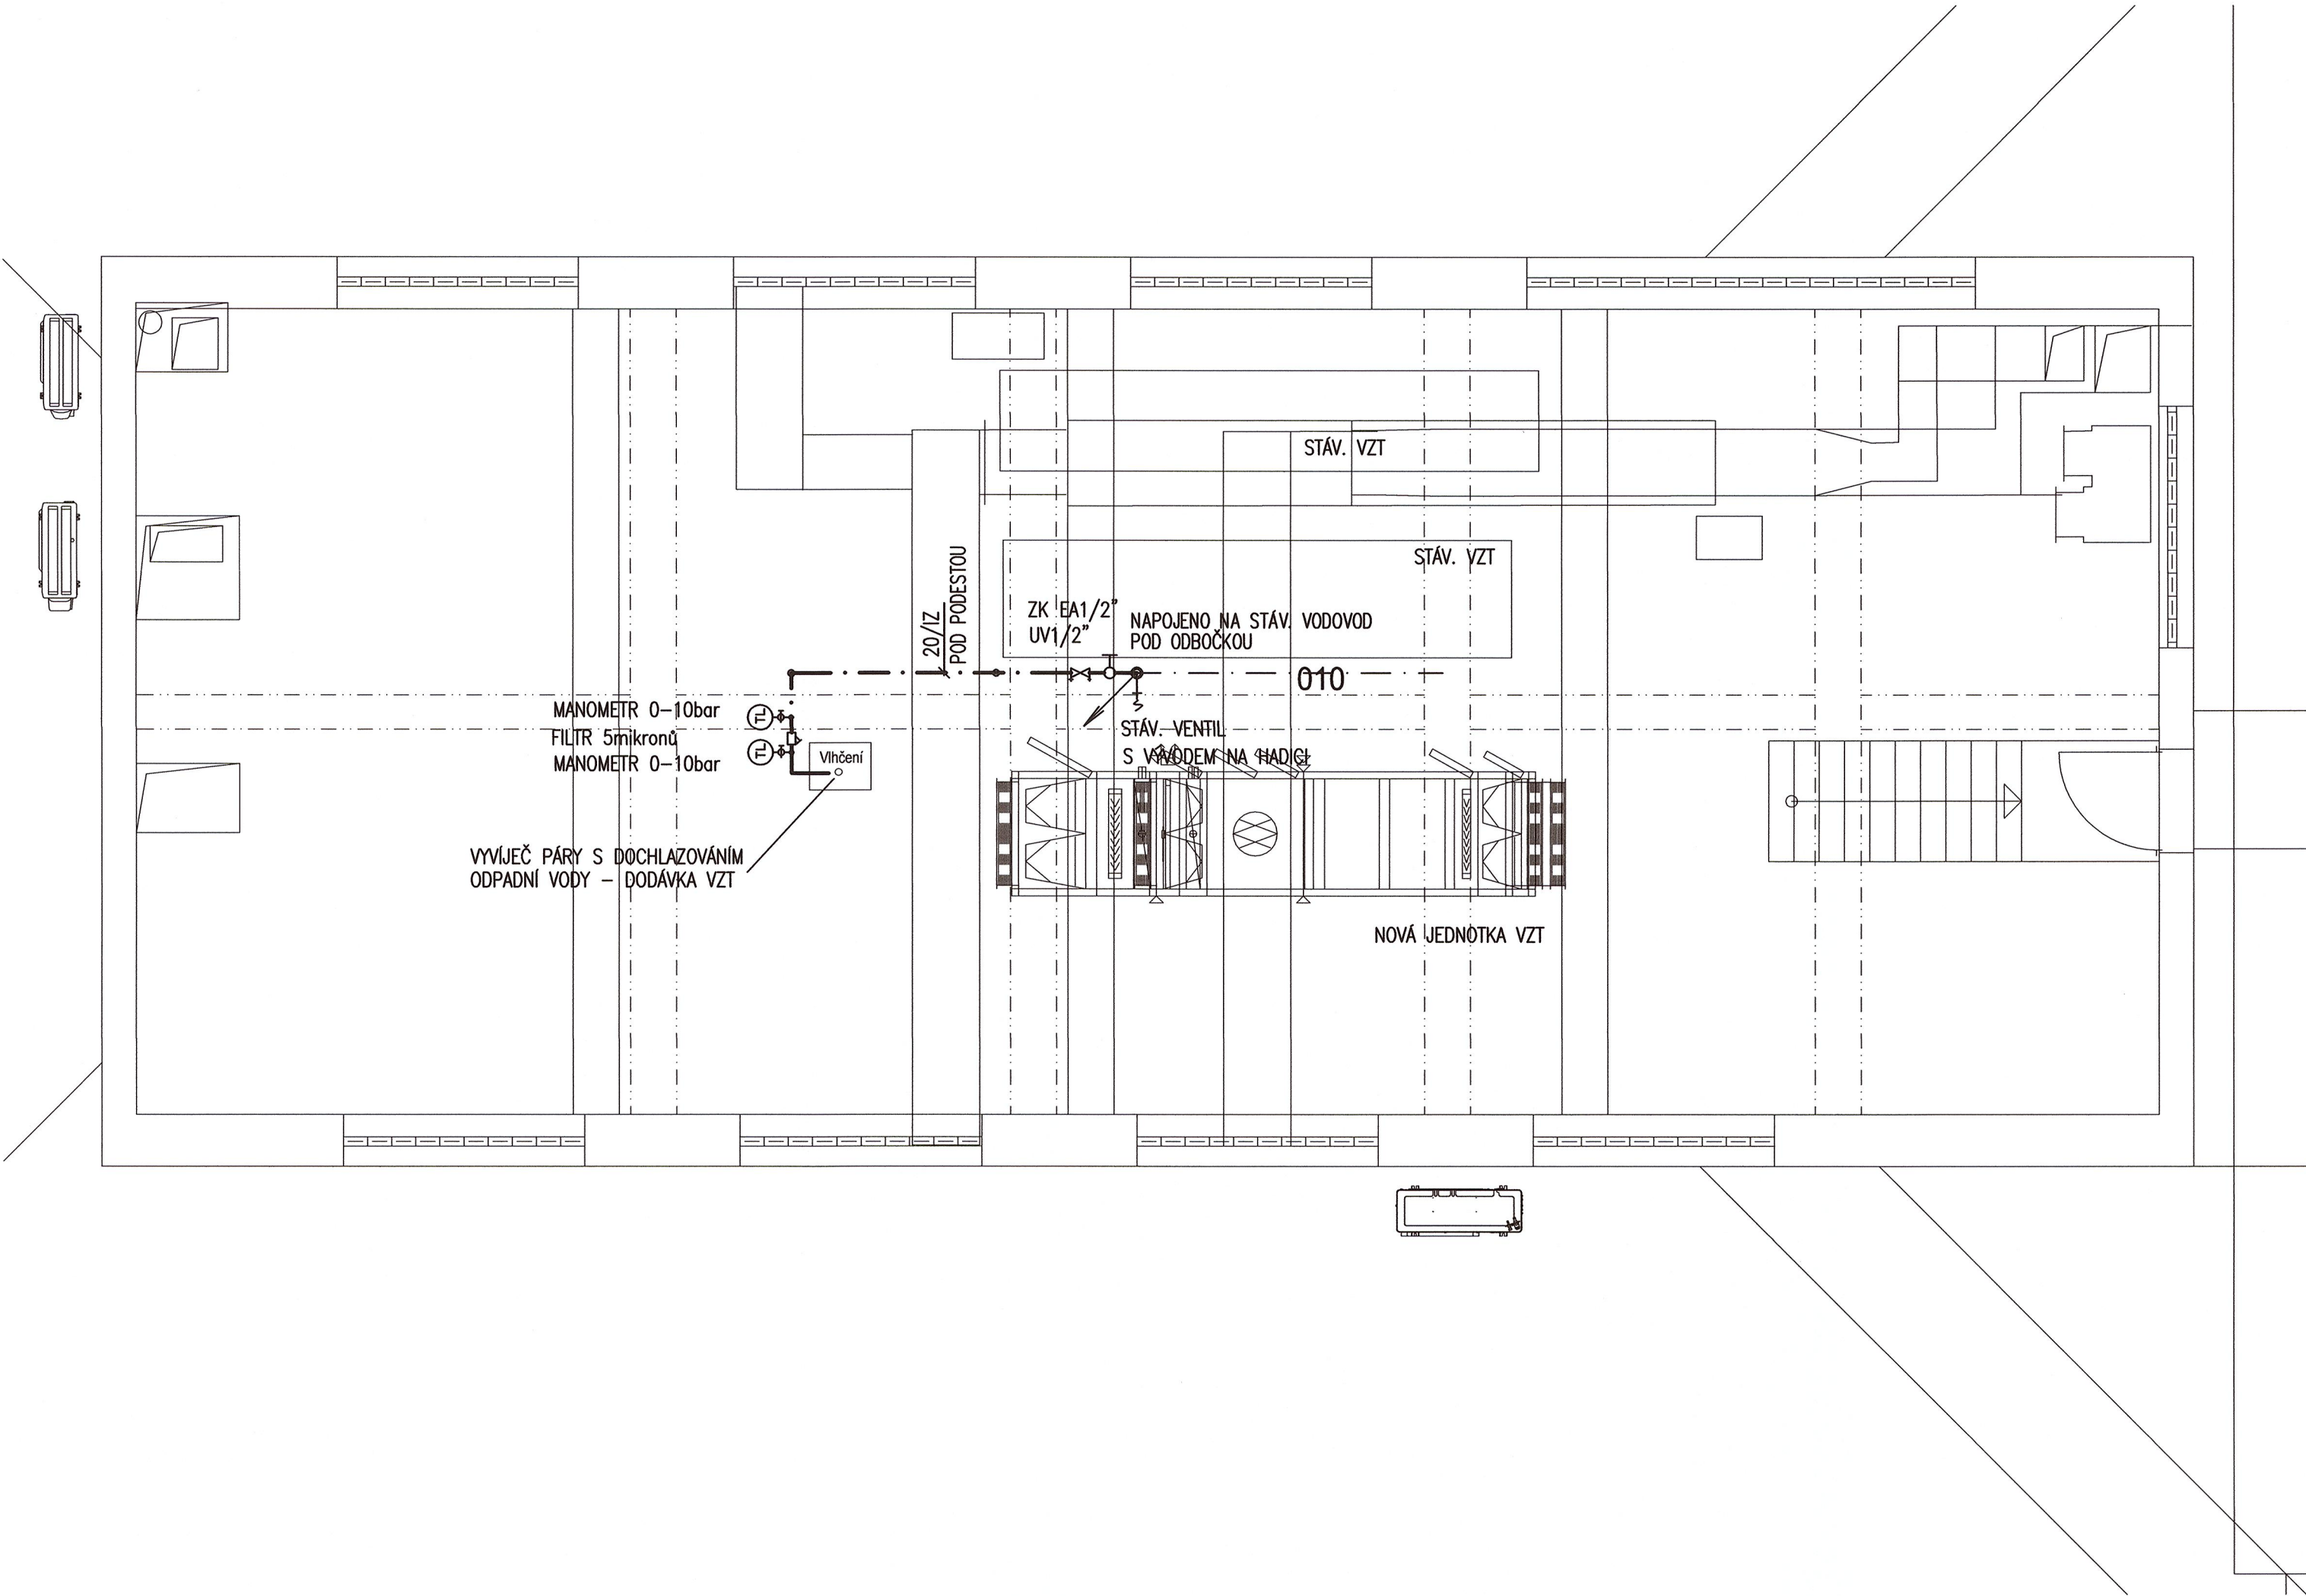

LEGENDA MÍSTNOSTÍ

Č.M.	NÁZEV MÍSTNOSTI	m²	POZNÁMKA
BUDOVA J3, BLOK 3 (A_J303...)			
010	STROJOVNA VZT	123,2	

LEGENDA

- · — · —


STUDENÁ VODA (SV)
- UV

UZÁVÍRACÍ VENTIL
- ZK EA

KONTROLOVATELNÁ ZPĚTNÁ ARMATURA TYP EA

POZNÁMKA:
JAKO UZÁVĚRY BUDOU POUŽITY UZÁVÍRACÍ VENTILY, NEPOUŽÍVAT KULOVÉ KOHOUTY.

SCHEMA OBJEKTŮ

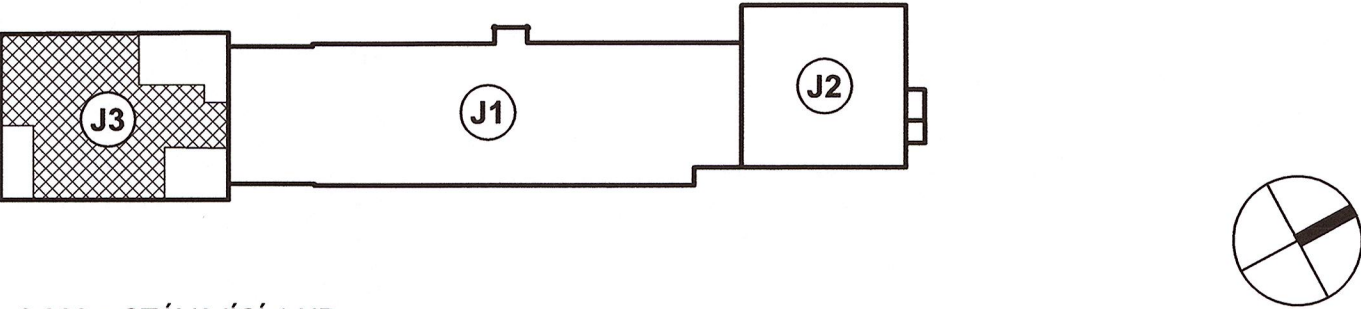

±0,000 = STÁVAJÍCÍ 1.NP

Revize	Vypracoval	Popis obsahu revize	Datum

Generální projektant: LT PROJEKT PROJEKTOVÁNÍ ZDRAVOTNICKÉ VÝSTAVBY		Dodavatel: MONTPLAST-ITPV s.r.o. Primátorská 296/38, 180 00 Praha 8 - Libeň Tel: +420 731 144 2819 E-mail: montplast-ipv@seznam.cz		Investor:  FAKULTNÍ NEMOCNICE OLOMOUC			
Profese: ZTI		Zpracovatel dílu: HP consult s.r.o., Durdáková 5, 613 00 Brno Tel: +420 542 219 165 +420 739 556 045 E-mail: hpconsult@seznam.cz		Autorizace:			
Odpovědný projektant:		Vypracoval:				Kontroloval:	
ING. LADISLAV PILAŘ		EVA SZABŮOVÁ				ING. LADISLAV PILAŘ	
							
Akce: FAKULTNÍ NEMOCNICE OLOMOUC ÚPRAVA PROSTOR KNM (RADIOFARMACEUTICKÁ LABORATOŘ)				Zakázkové číslo: DPS 63 - 2016		Paré:	
Objekt: STAVEBNÍ ÚPRAVY ČÁSTI 1.NP OBJEKTU J3 SO 01				Datum: 06 - 2017			
				Formát: 4A4			
Obsah: PŮDORYS 3.NP - VODOVOD				Stupeň: DSPS			
				Měřítko: 1:50		Číslo výkresu: D1.04-109	