
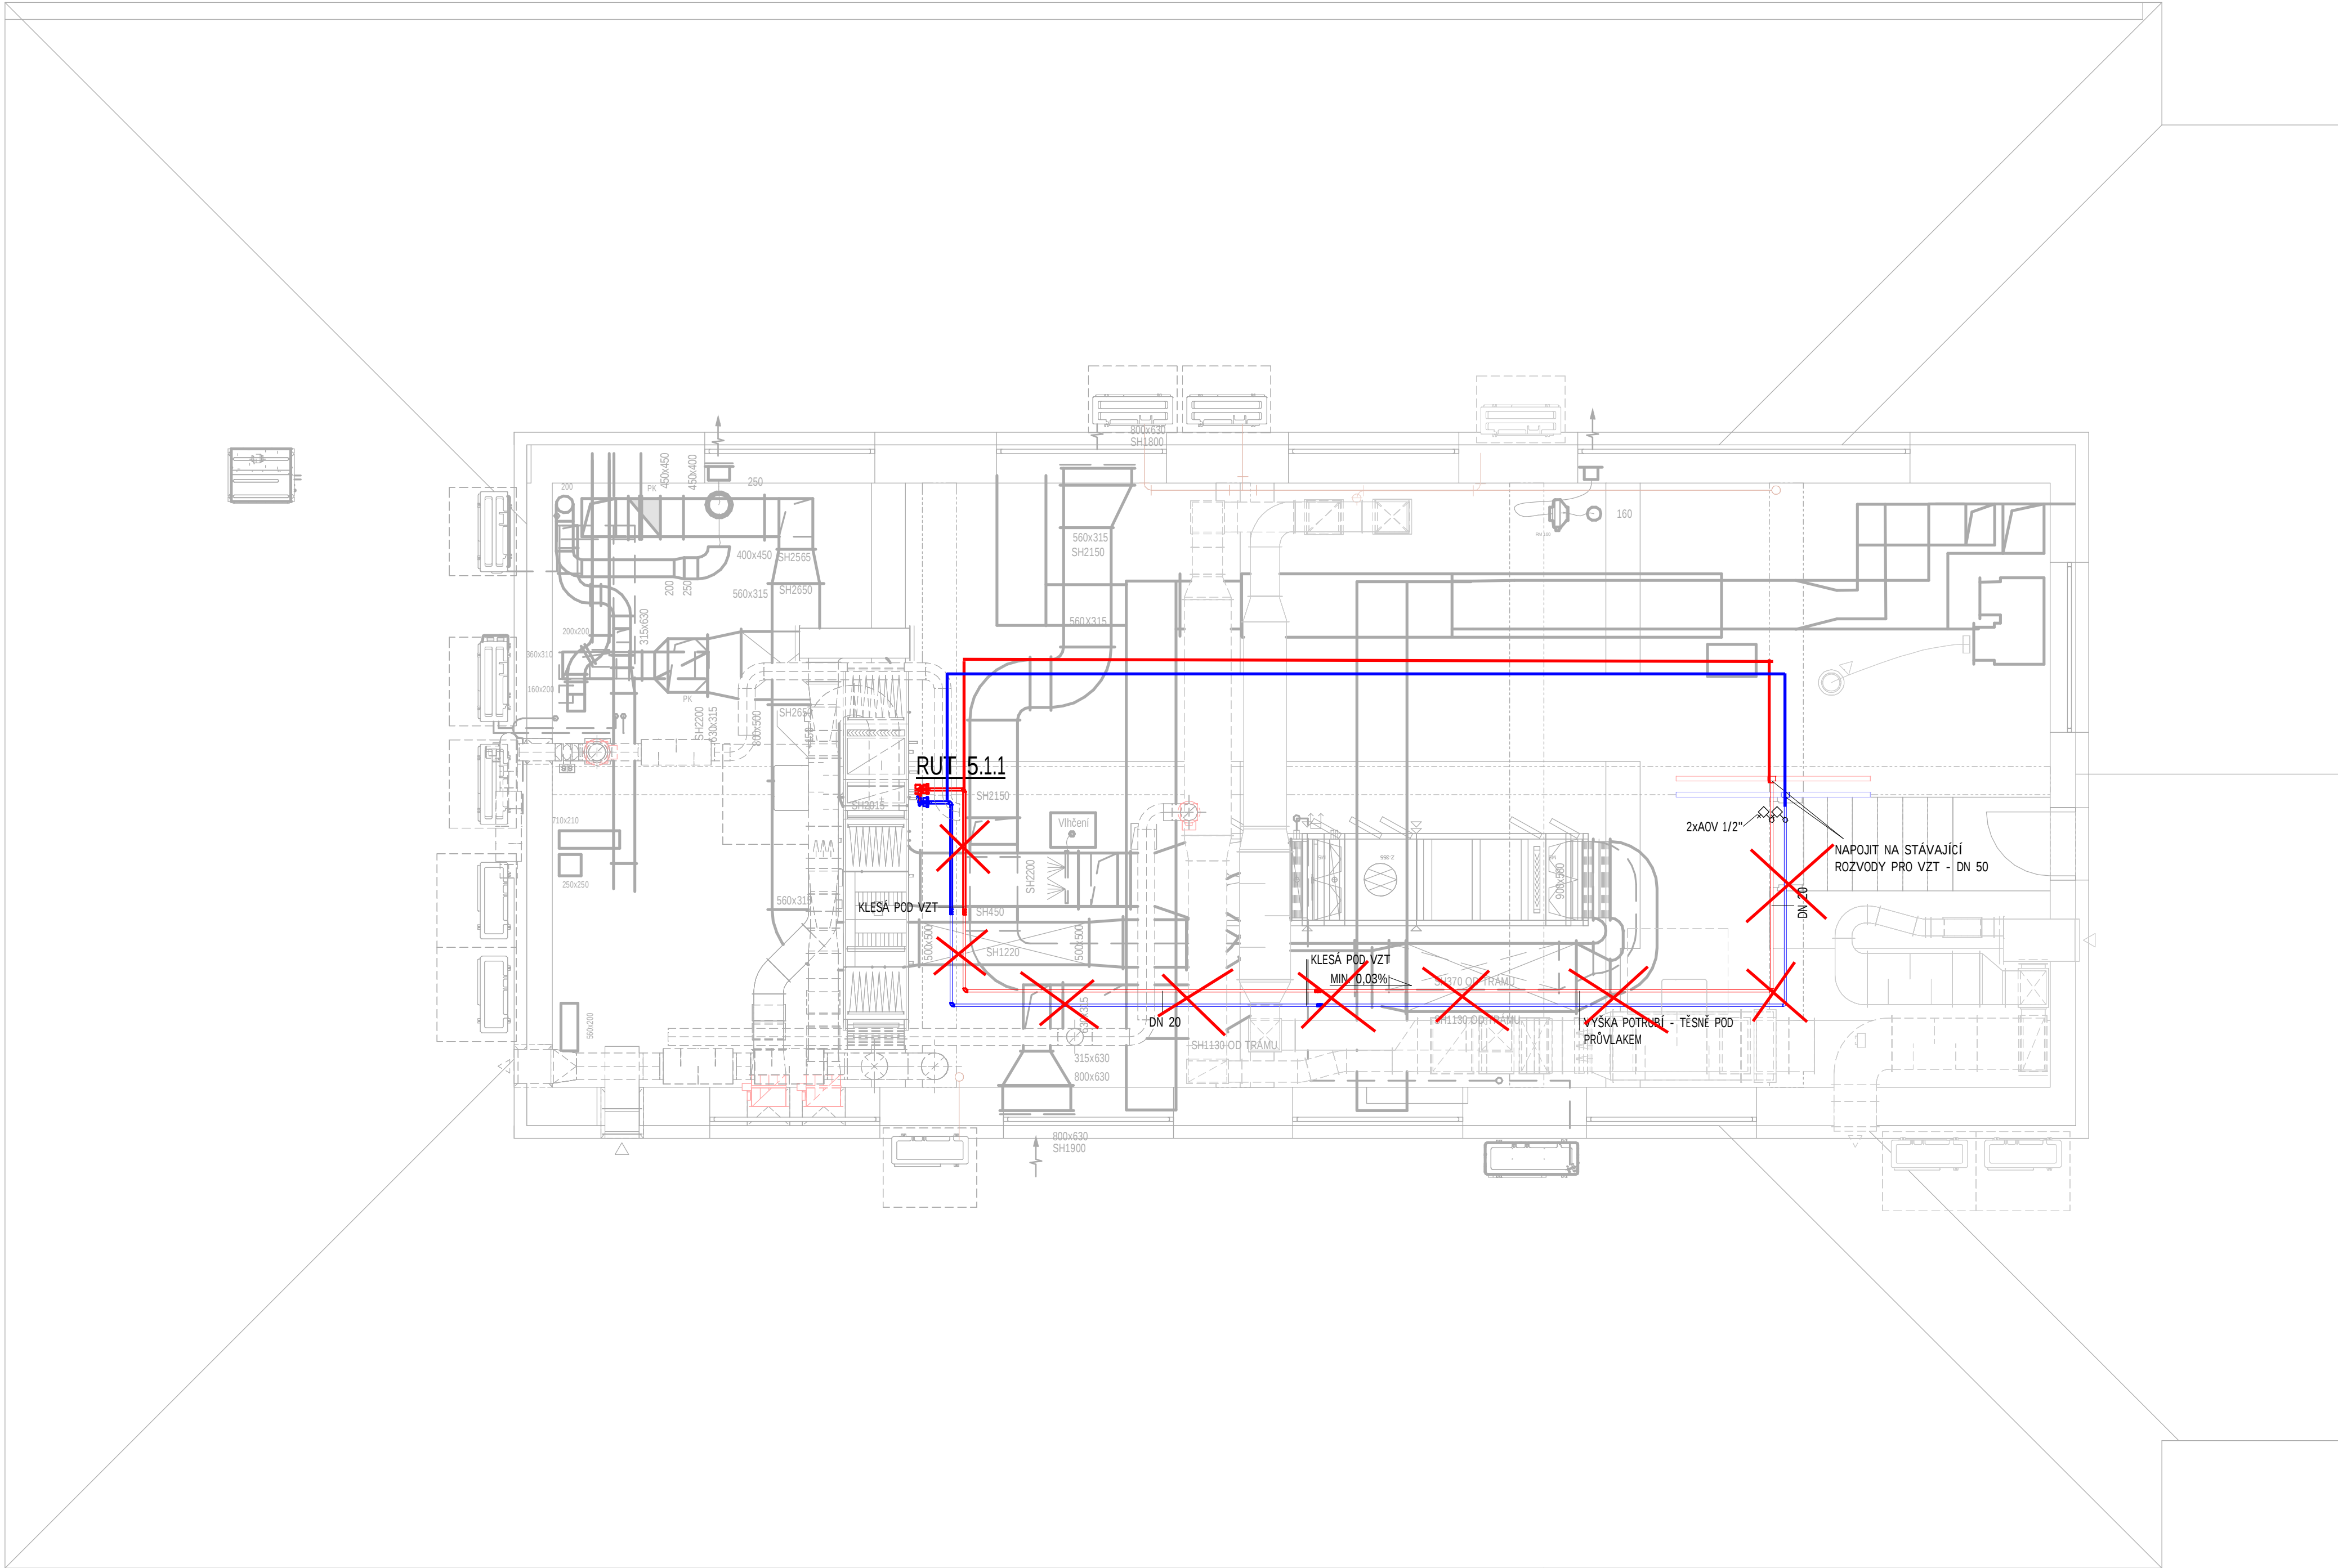


PŮDORYS 3.NP - SO01

MĚŘÍTKO 1:50


PŮDORYS 1NP – SO01

MĚŘÍTKO 1:50

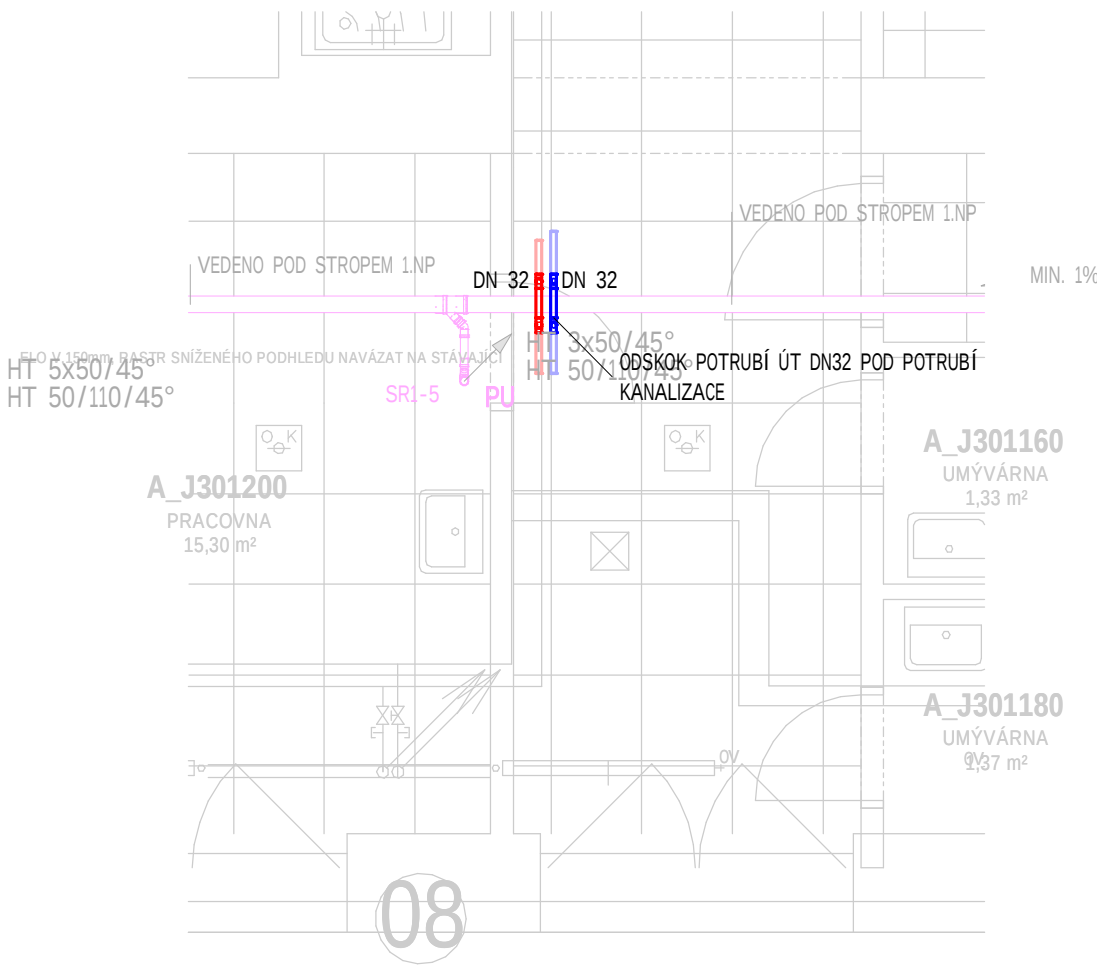


RUT - AXONOMETRIE

MĚŘÍTKO

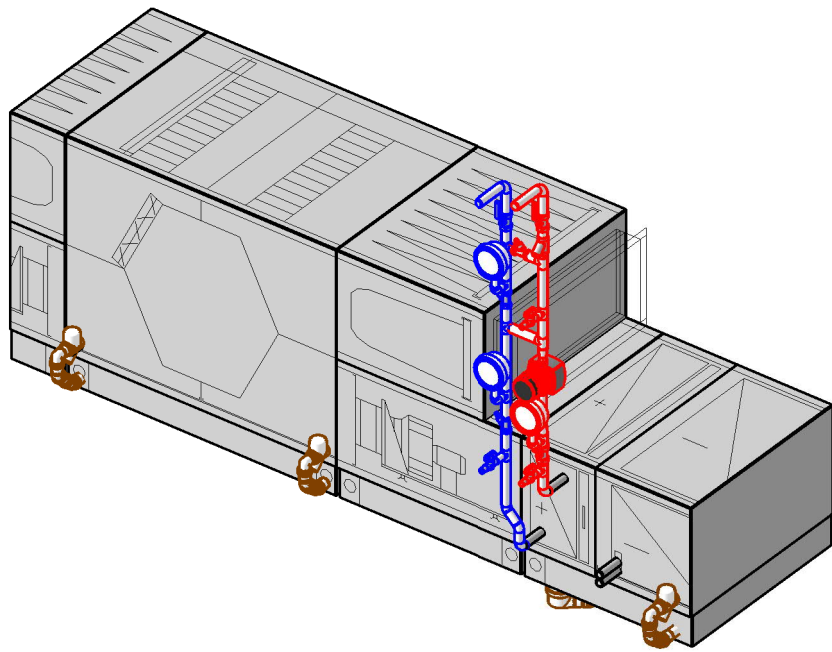

SCHEMA OBJEKTŮ

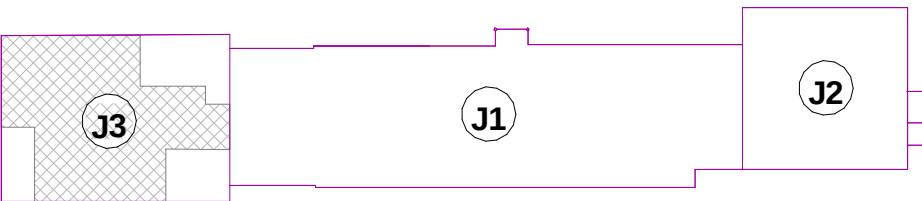

DOKUMENTACE SKUTEČNÉHO PŘÍVODU STAVBY – MAKENEX S.R.O.

Revize	Vypracoval	Popis obsahu revize	Datum

LT PROJEKT PROJEKTOVÁNÍ ZDRAVOTNICKÉ VÝSTAVBY		Hlavní inženýr projektu: ING. JAN KOČMÁNEK Vedoucí projektanta zakázky: ING. VÁCLAV KŘEPELKA	Investor: Fakultní nemocnice Olomouc Zřizovatel: 248/7, 779 00 Olomouc tel: +420 588 441 111 email: info@fnol.cz
Profese: VZT	Zpracovatelé dílu: Ing. Jan Valenta, Křížanova 1537, 757 01 Valašské Meziříčí Tel./fax: +420 731 192 650 E-mail: Valenta@vz.cz	Autorizace:	
Odpovědný projektant: Ing. Jan Valenta	Vypracoval: Lenka Filáková	Kontroloval: Ing. Jan Valenta	
Akce: PD - STAVEBNÍ ÚPRAVY OBJEKTU J3 - KNM - LŮŽKOVÉ ODDĚLENÍ		Zakázkové číslo: 02-2023	Paré:
Objekt: STAVEBNÍ ÚPRAVY OBJEKTU J3 - KNM - LŮŽKOVÉ ODDĚLENÍ SO 01		Datum: 04/2024	Formát: 10 x A4
Obsah: PŮDORYS 1.NP a 3.NP		Stupeň: DSFS	Číslo výkresu: D.1.4b.01-102
		Měřítko: 1:50	

LEGENDA ARMATUR

- TL MANOMETER 0-10 bar
F FILTR
ZK ZPĚTNÝ VENTIL
KK KULOVÝ KOHOUT
T TERMOMĚR
VKK VYPLOUSTĚCÍ KULOVÝ KOHOUT
BV VYVAŽOVACÍ VENTIL
ADV AUTOMATICKÝ OVZDUŠŇOVACÍ VENTIL
TRV TERMOSTATICKÝ VENTIL K OTOPNÉMU TĚLESU DN15
RS UZAVÍRACÍ ŠROUBENÍ K OTOPNÉMU TĚLESU DN15 S VYPLOUSTĚNÍM
- STOUPÁ (KLESÁ) DO NÁSLEDUJÍCÍHO PODLAŽÍ
STOUPÁ (KLESÁ) V TOMTO PODLAŽÍ

LEGENDA ZNAČENÍ NA VÝKRESE

- TOPNÁ VODA - PŘÍVOD
TOPNÁ VODA STÁVAJÍCÍ - VRÁT
TOPNÁ VODA STÁVAJÍCÍ - PŘÍVOD
TOPNÁ VODA STÁVAJÍCÍ - VRÁT
TOPNÁ VODA STÁVAJÍCÍ - DEMONTÁŽ