

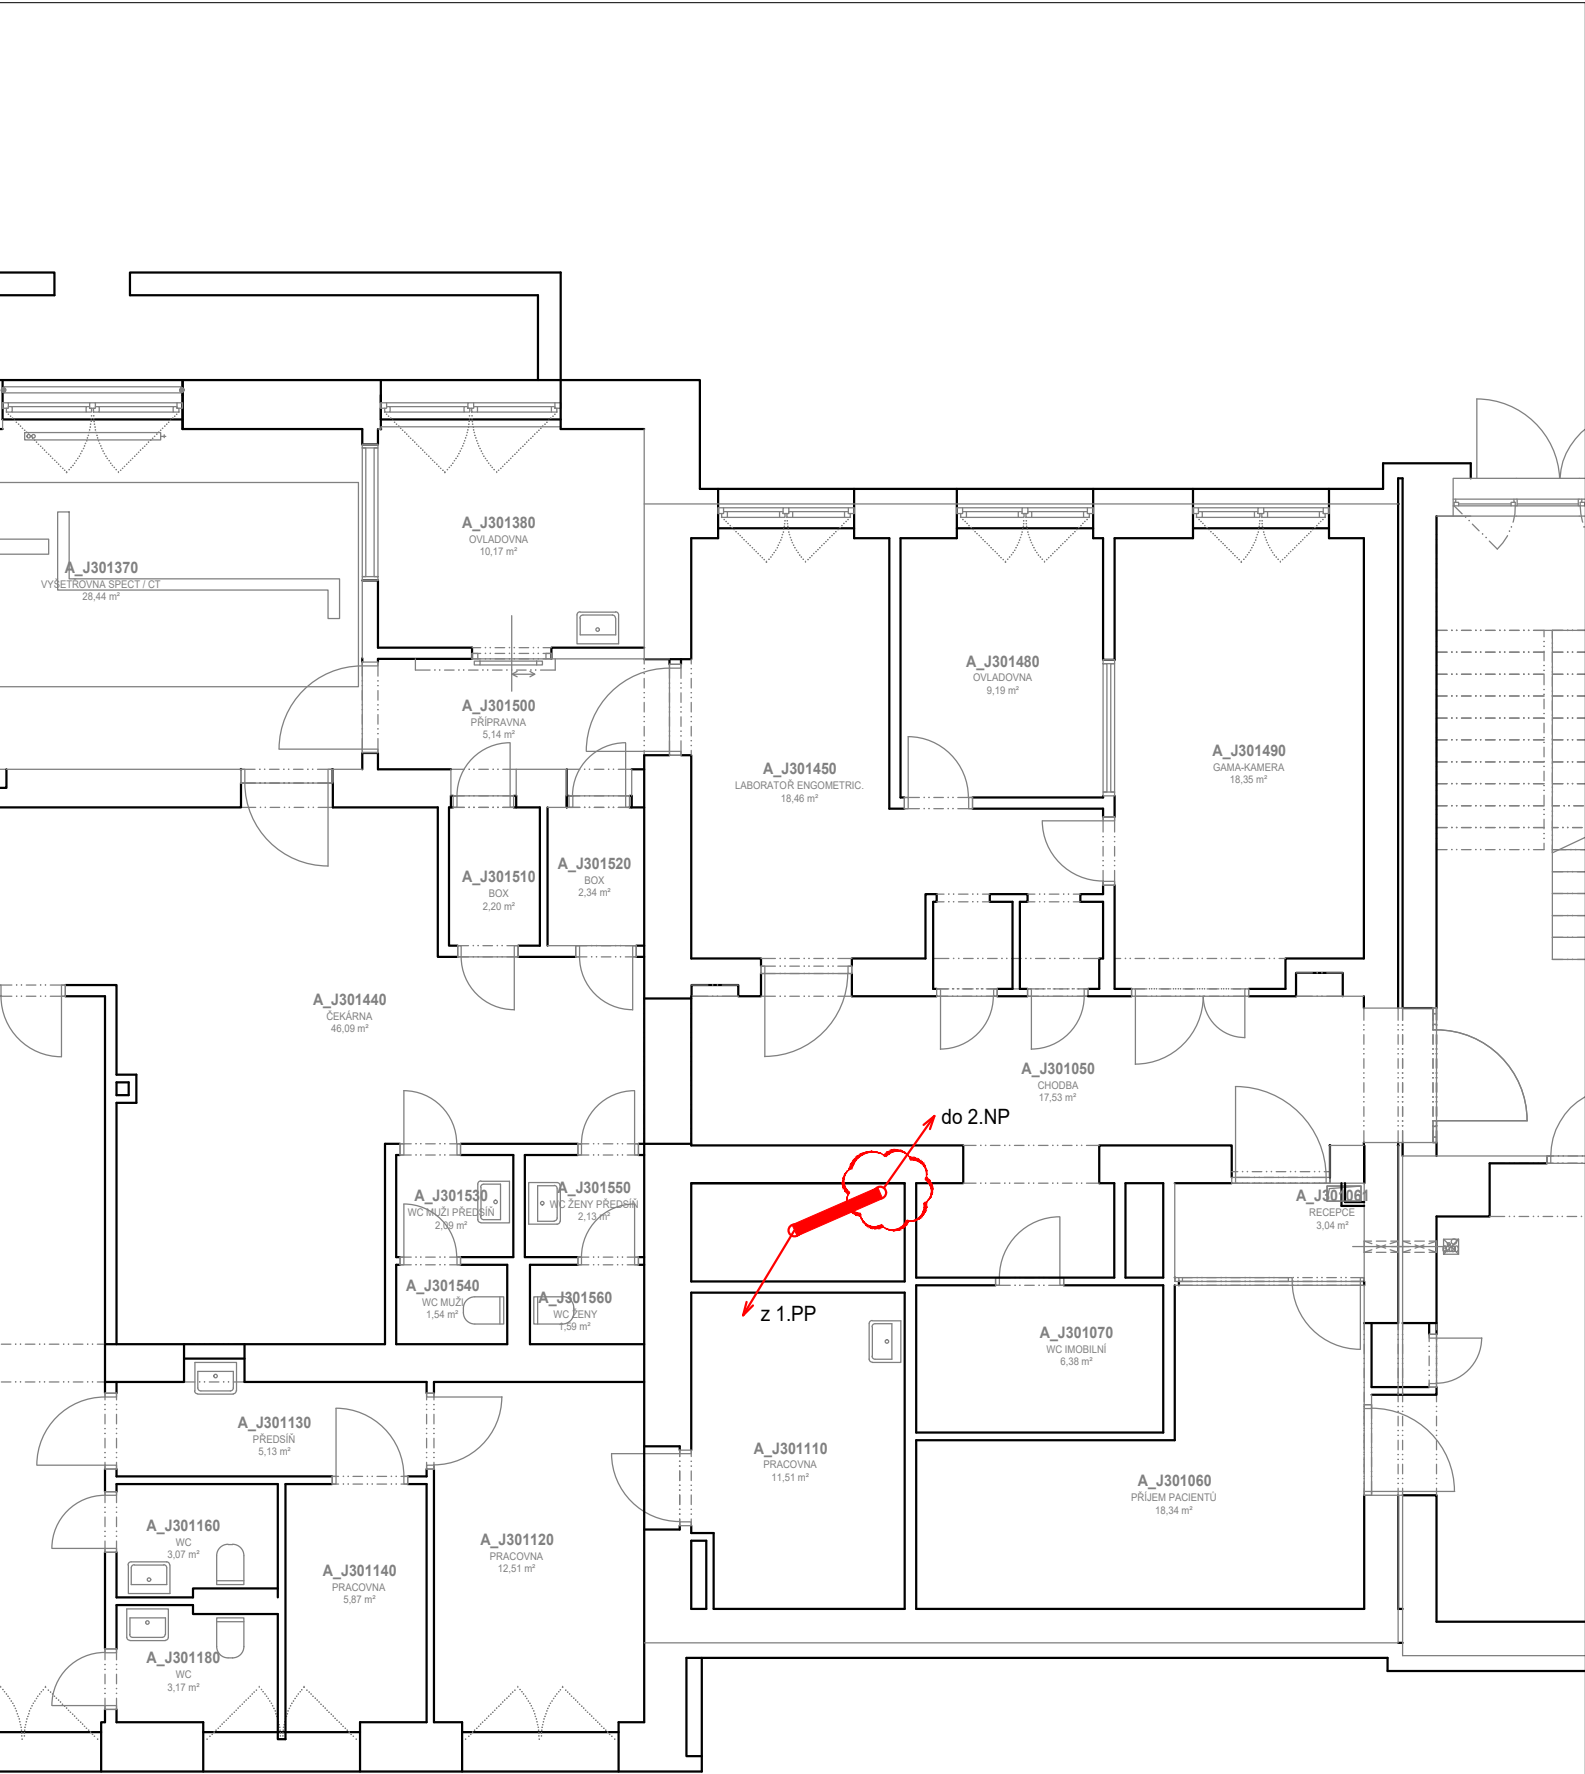


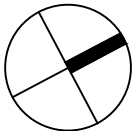

LEGENDA

- trasa jízdního potrubí - plastové provedení
DN 160 mm, oblouky R=800 mm
- protipožární zabezpečení prostupu
potrubí a kabelů

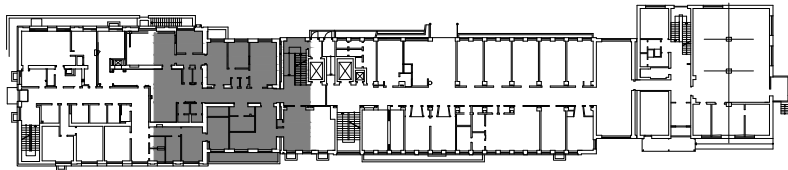

Zhotovitel		Vyracoval Ing. Libor Kasl, Ph.D.		Investor	
		Kontroloval Ing. Ján Gajdičar		Fakultní nemocnice Olomouc Zdravotníků 248/7, 779 00 Olomouc Tel: +420 588 441 111 www.fnol.cz	
		Datum 04/2024			
Akce		Fakultní nemocnice Olomouc STAVEBNÍ ÚPRAVY OBJEKTU J3 - KNM - LŮŽKOVÉ ODDĚLENÍ			Formát A3
					Měřítko 1:100
Objekt		Objekt J3			Stupeň DSS
Obsah		Půdorys 1.NP - Potrubní pošta			Číslo výkresu 102