


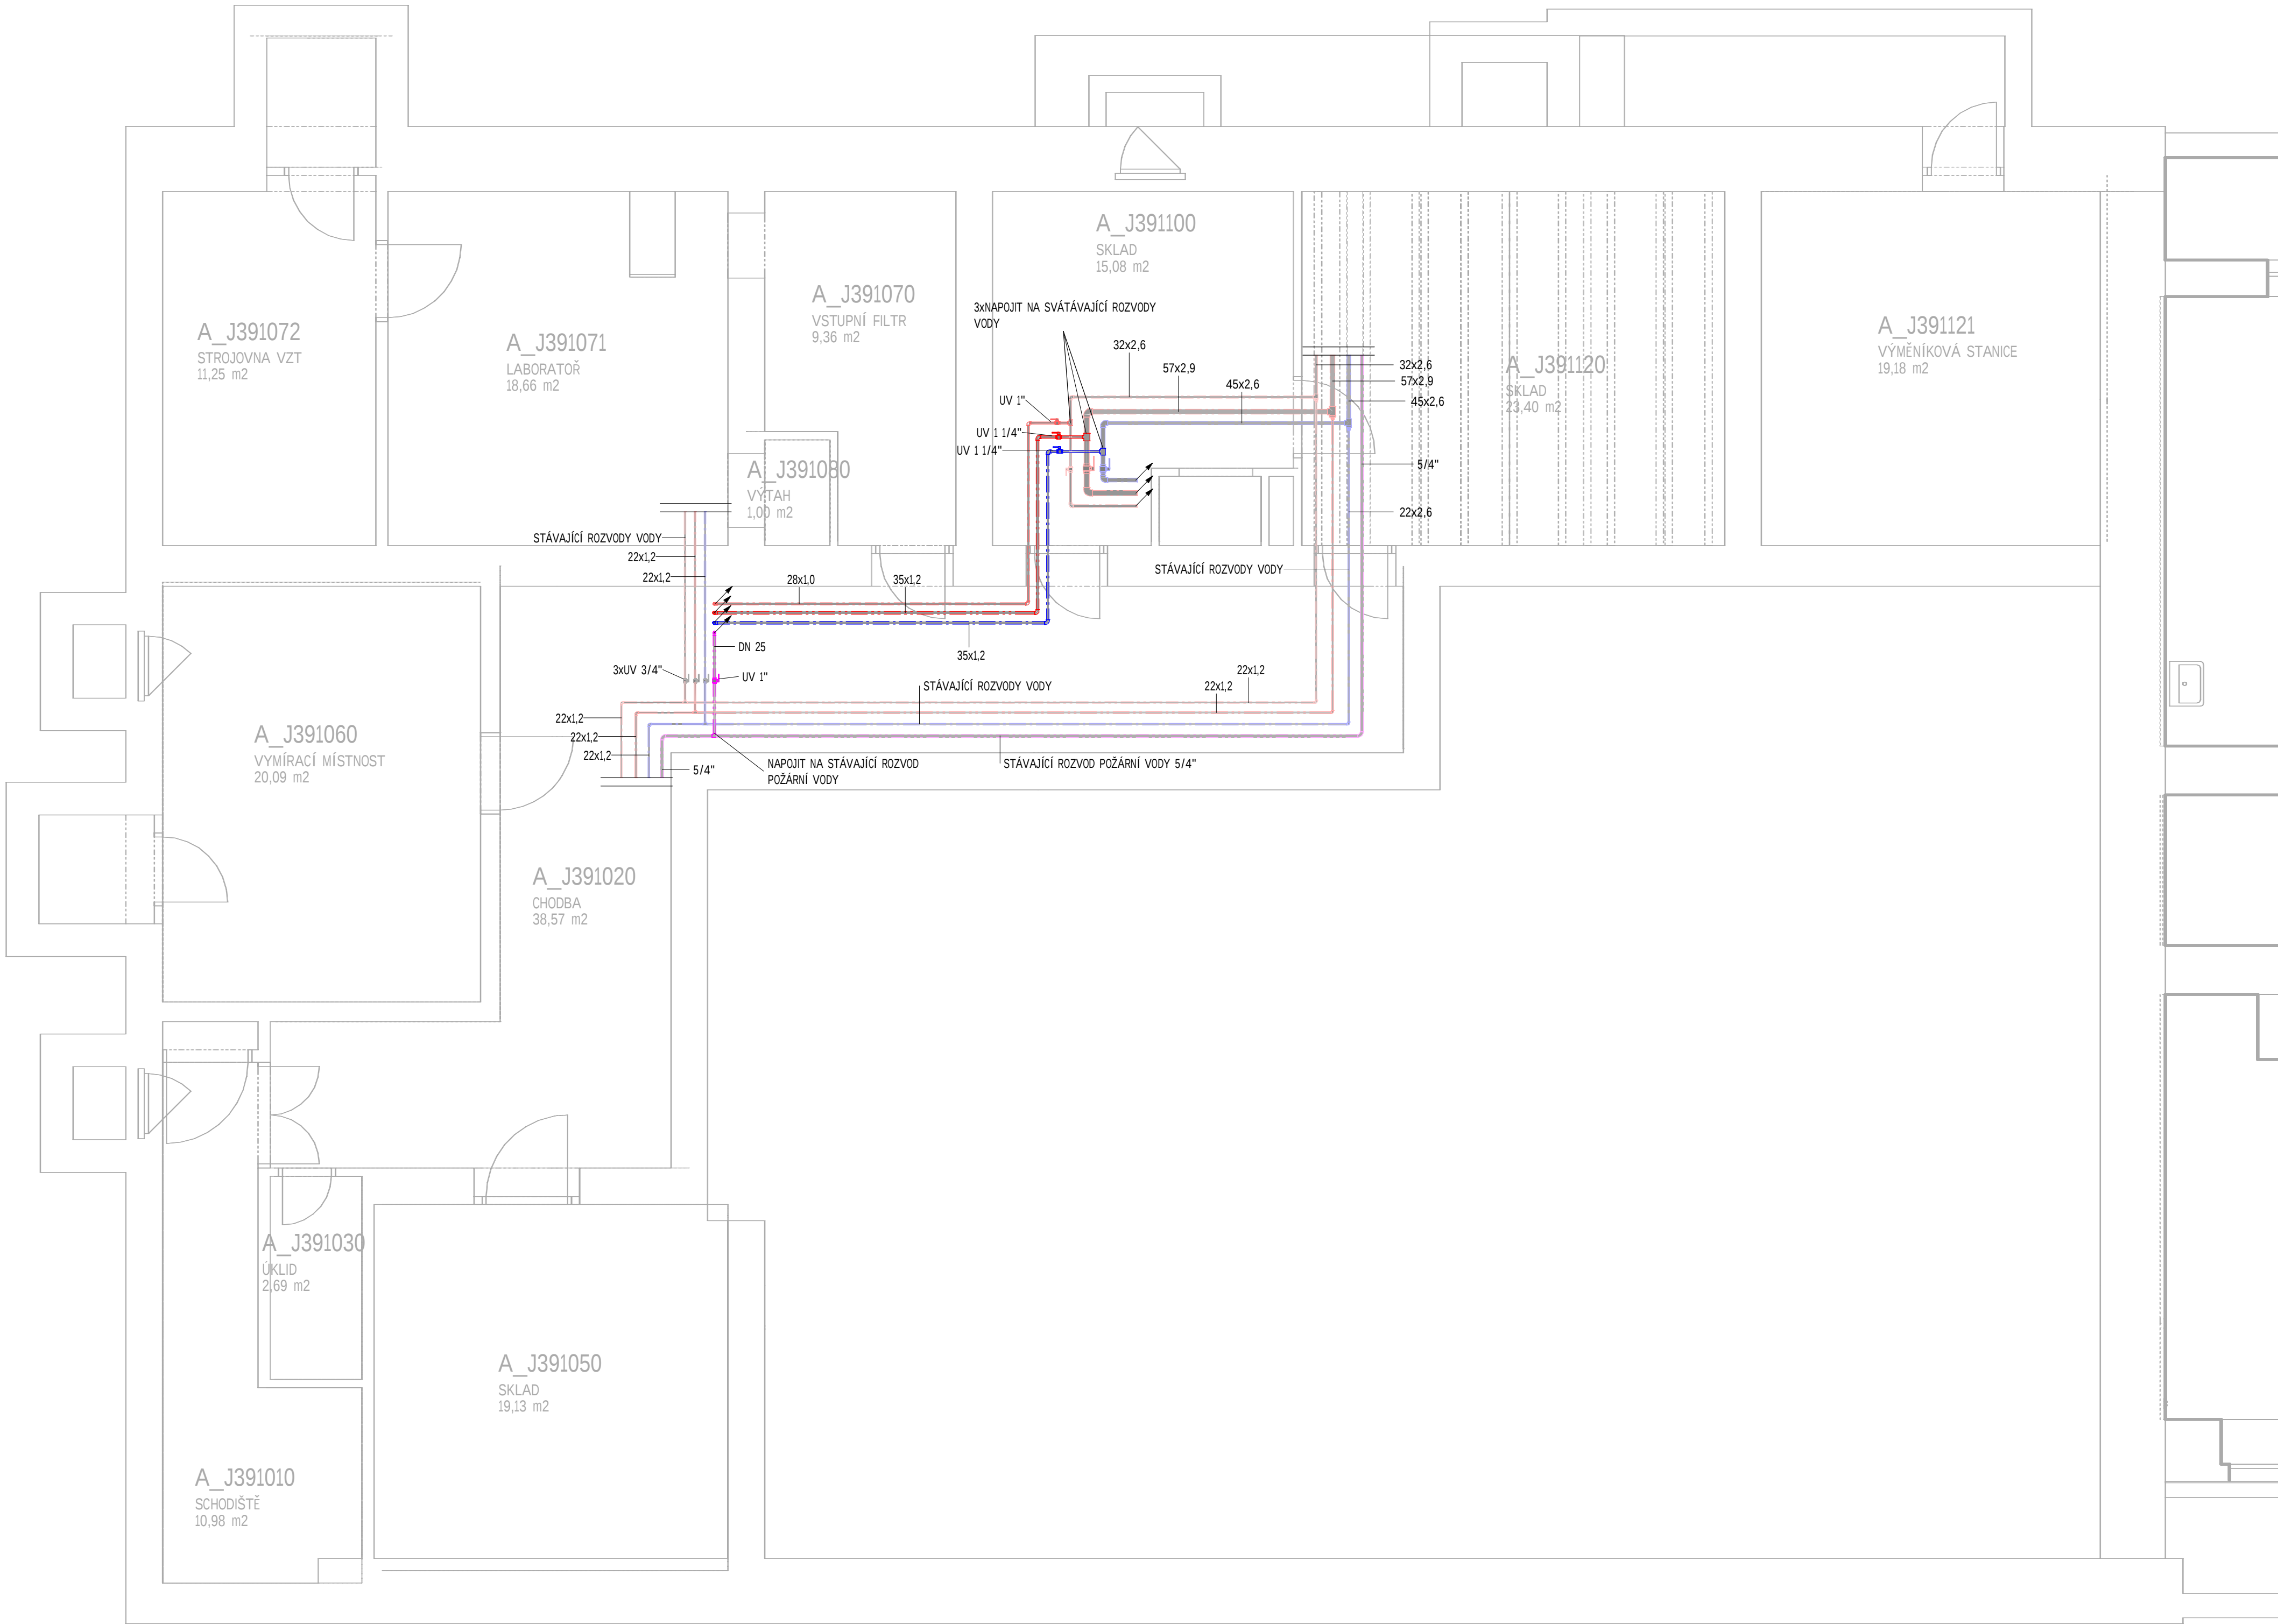

VÝPIS MÍSTNOSTÍ -1.PP – NOVÉ

Č.M.	NÁZEV MÍSTNOSTI	PLOCHA [m²]	POVRCHOVÉ ÚPRAVY
			PODHLÉD
A_J191010	Místnost	69,38	SDK PODHLÉD OBOUSTRANNĚ PROTIPOŽÁRNÍ
A_J191300	ROZVODNA SLP	8,17	
A_J191310	CBS	2,62	
A_J191320	ROZVODNA EL	6,81	
A_J191330	SKLAD	3,93	
A_J391010	SCHODIŠTĚ	10,98	
A_J391020	CHODBA	38,57	
A_J391030	ÚKLID	2,69	
A_J391050	SKLAD	19,13	
A_J391060	VYMÍRACÍ MÍSTNOST	20,09	
A_J391070	VSTUPNÍ FILTR	9,36	
A_J391071	LABORATOŘ	18,66	
A_J391072	STROJOVNA VZT	11,25	
A_J391080	VÝTAH	1,00	
A_J391090	ANGLICKÝ DVOREK	2,21	
A_J391100	SKLAD	15,08	
A_J391110	VÝTAH	1,00	
A_J391120	SKLAD	23,40	
A_J391121	VÝMĚNÍKOVÁ STANICE	19,13	
A_J391130	CHODBA	23,96	
A_J391140	VÝTAHOVÁ ŠACHTA Č.15	6,30	
A_J391150	PŘEDSÍŇ	3,47	
A_J391160	WC	3,18	
A_J391170	KOTELNA	43,86	
A_J391180	STÁŽOVNA	47,03	STÁVAJÍCÍ KAZETOVÝ PODHLÉD - DEMONTÁŽ+MONTÁŽ
A_J391190	PŘEDSÍŇ	12,05	
A_J391200	PŘEDSÍŇ	2,04	
A_J391210	SKLAD	5,09	
A_J391220	ŠATNA ZAMĚŠTNANCŮ	21,82	
A_J391230	ŠATNA ZAMĚŠTNANCŮ	4,33	
A_J391240	ROZVODNA	10,12	
A_J391250	ARCHIV	14,34	
A_J391260	STROJOVNA OPS	4,43	
Celkový součet:		485,43	

LEGENDA POTRUBÍ VODOVOD

- POTRUBÍ STUDENÉ VODY PITNÉ v Ču PROJEKTOVANÉ
- POTRUBÍ STUDENÉ VODY PITNÉ - STÁVAJÍCÍ
- POTRUBÍ TEPLÉ VODY v Ču PROJEKTOVANÉ
- POTRUBÍ TEPLÉ VODY - STÁVAJÍCÍ
- POTRUBÍ CÍRKULACE TEPLÉ VODY v Ču PROJEKTOVANÉ
- POTRUBÍ CÍRKULACE TEPLÉ VODY - STÁVAJÍCÍ
- POTRUBÍ POŽÁRNÍ VODY - OCEL, POZINK
- POTRUBÍ POŽÁRNÍ VODY - OCEL, POZINK - STÁVAJÍCÍ
- POTRUBÍ STUDENÉ VODY PRO VZT - OCEL, POZINK
- POTRUBÍ STUDENÉ VODY PRO VZT - OCEL, POZINK - STÁVAJÍCÍ

LEGENDA ARMATUR

- TL

MANOMETR 0-10 bar
- F

FILTR
- ZK


ZPĚTNÝ VENTIL
- UV

UZÁVÍRATELNÝ VENTIL
- TV

TERMOSTATICKÝ VENTIL
- KK

KULOVÝ KOHOUT
- STOUPÁ (KLESÁ) DO NÁSLEDUJÍCÍHO PODLAŽÍ
- STOUPÁ (KLESÁ) V TOMTO PODLAŽÍ

SCHEMA OBJEKTŮ

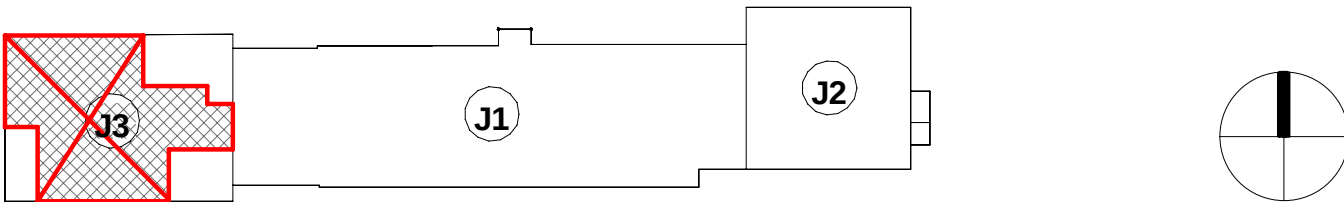

DOKUMENTACE SKUTEČNÉHO PROVEDENÍ STAVBY – MAKENEX S.R.O.

Revize	Vypracoval	Popis obsahu revize	Datum

LT PROJEKT PROJEKTOVÁNÍ ZDRAVOTNICKÉ VÝSTAVBY		Hlavní inženýr projektu: ING. JAN KOCMÁNEK Vedoucí projektant zakázky: ING. VÁCLAV KŘEPELKA		Investor: Fakultní nemocnice Olomouc adresa: Zdravotníků 248/7, 779 00 Olomouc tel: +420 588 441 717 email: info@fnol.cz			
Profese: ZTI		Zpracovatel dílu: Ing. Jan Valenta, Křížanova 1537, 757 01 Valašské Meziříčí Tel./fax: +420 731 192 650 E-mail: Valenta@v2i.cz		Autorizace:			
Odpovědný projektant: Ing. Jan Valenta		Vypracoval: Lenka Filáková				Kontroloval: Ing. Jan Valenta	
Akce:		PD - STAVEBNÍ ÚPRAVY OBJEKTU J3 - KNM - LŮŽKOVÉ ODDĚLENÍ		Zakázkové číslo: 02-2023		Paré:	
				Datum: 04 / 2024			
				Formát: 8 x A4			
Objekt:		STAVEBNÍ ÚPRAVY OBJEKTU J3 - KNM - LŮŽKOVÉ ODDĚLENÍ		SO 01		Stupeň: DSPS	
Obsah:		PŮDORYS 1.PP - VODOVOD		Měřítko: 1:50		Číslo výkresu: D.1.4a.01-102	