



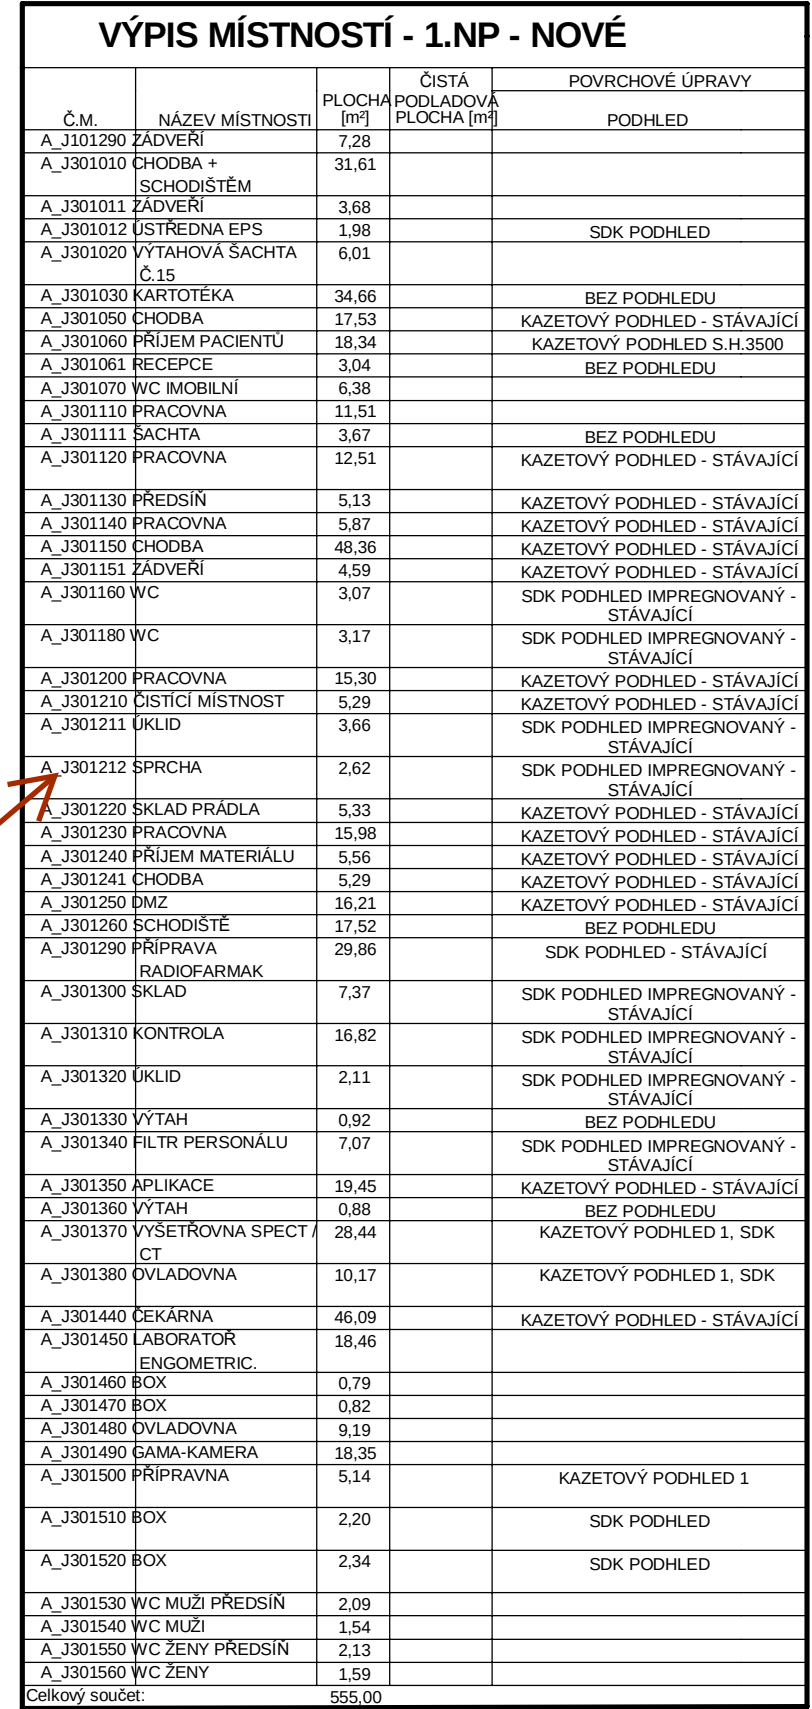

U	UMÝVAČO VŠE 550x450, ZAPACHOVÁ LAHŤVKA S FIFON NEREZ POLOHOVACÍ, BATERIE STUJÁKOVÁ SMĚŠOVACÍ PÁKOVÁ 1/2"x150mm
U2	UMÝVAČO VESTAVNÉ DO PRAC. DESY V DODÁVKE TECHNOLOGIE, ZAPACHOVÁ LAHŤVKA - LAHŤOVÝ SIFON VCHODY DO NÁBYTKU
D	BATERIE STUJÁKOVÁ SMĚŠOVACÍ PÁKOVÁ 1/2"x150mm DREZ V DODÁVKE TECHNOLOGIE, ZAPACHOVÁ LAHŤVKA - LAHŤOVÝ SIFON VCHODY DO NÁBYTKU/ PRO DŘEZ NEB DVOJDRZ
WC	BATERIE DŘEŽOVÁ NÁSTĚNNÁ SMĚŠOVACÍ PÁKOVÁ WC MISA KERAMICKÁ KOMP VĚTNÉ NÁDŘAZO A SPLACHOVÁNÍ PRO 2 MŇOŽSTVÍ VODY, SEDÁTKO, ROKOVÝ VENTIL,
VF-K	PŘÍPODVOJ TLAKOVÁ HADÍČKA SAMOSTATNÉ STUJNÍ KOMBINOVANÉ NÁSTĚNNÉ VÝVĚVKA S UMÝVAČEM, MÍKROÚJ A AUTOMATICKOU BATERÍ SÚO GRUBLOU (OTČOVÉ VÝTKOVKE RAMINKO, MŇOŽNOST PŘEPÍNATÍ DO VODNÍHO PŘÍKOPU)
SPK	SPRCHOVÁ BATERIE PÁKOVÁ NÁSTĚNNÁ S RUČNÍ SPRCHOU 1/2"x150mm, DRŽÁK SPRCHOVÝ S NÁSTAVITELNOU VÝŠKOU, SPRCHOVÁ HADÍKA, SPRCHOVÁ RŮŽICE,SPRCHOVÁ VÁNÍKA
Č	ČTVRTKOVÁ 800x800mm S ZASTĚNOU Z BEZP. SKLA SIFON SAMOSTATNÝ S CHROMOVOU KRYTKOU
ČČ	BEZPEČNOSTNÍ RUČNÍ OČNÍ SPRCHA H S FLEXIBILNÍ RUKOU - STĚNOVÁ

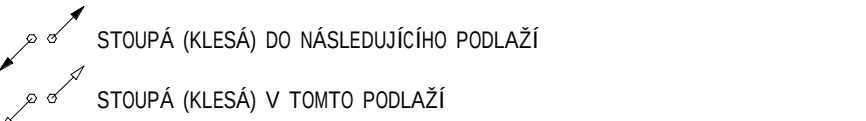

Revize	Vypracoval	Popis obsahu revize	Datum

 PROJEKTOVÁNÍ ZDRAVOTNICKÉ VÝSTAVY		Hlavní inženýr projektu: ING. JAN KOCMÁNEK Vedoucí projektant zakázky: ING. VÁCLAV KŘEPĚLKA		Investor: Fakultní nemocnice Olomouc adresa: Zdravotníku 248/7, 779 00 Olomouc tel.: +420 588 441 111 email: info@fnol.cz	
Profese: ZTI		Zpracovávatel dílu: ING. JAN VALENTA, Křhavanova 1537, 757 01 Valašské Meziříčí Tel.fax: +420 731 192 650 E-mail: Valenta@vzi.cz		Autorizace:	
Odpovědný projektant: Ing. Jan Valenta		Vypracoval: Lenka Filáková		Kontroloval: Ing. Jan Valenta	
Akce: PD - STAVEBNÍ ÚPRAVY OBJEKTU J3 - KNM - LŮŽKOVÉ ODDĚLENÍ Objekt: STAVEBNÍ ÚPRAVY OBJEKTU J3 - KNM - LŮŽKOVÉ ODDĚLENÍ Obsah: PŮDORYS 1.NP - KANALIZACE					
Zakázkové číslo: 02-2023		Datum: 04 / 2024		Formát: 12 x A4	
Stupeň: DSPS		Měřítko: 1:50		Číslo výkresu: D.1.4a.01-103	

- POTRUBÍ KANALIZACE SPLAŠKOVÉ - HT
- POTRUBÍ KANALIZACE SPLAŠKOVÉ - STÁVAJÍCÍ
- POTRUBÍ KANALIZACE RAI - HT NAVRHOVANÉ
- POTRUBÍ KANALIZACE RAI STÁVAJÍCÍ
- POTRUBÍ KANALIZACE RAI Z NEREZ OCEL
- POTRUBÍ KANALIZACE SPLAŠKOVÉ - PŘEDPOKL.

- PŮTRUBÍ STUDENÉ VODY PITNÉ V ČR PROJEKTOVANÉ
- PŮTRUBÍ STUDENÉ VODY PITNÉ - STÁVAJÍCÍ
- PŮTRUBÍ TEPLÉ VODY V ČR PROJEKTOVANÉ
- PŮTRUBÍ TEPLÉ VODY - STÁVAJÍCÍ
- PŮTRUBÍ CÍRKULACE TEPLÉ VODY V ČR PROJEKTOVANÉ
- PŮTRUBÍ CÍRKULACE TEPLÉ VODY - STÁVAJÍCÍ
- PŮTRUBÍ POŽÁRNÍ VODY - OCEL, POŽIN
- PŮTRUBÍ POŽÁRNÍ VODY - OCEL, POŽIN - STÁVAJÍCÍ
- PŮTRUBÍ STUDENÉ VODY PRO VZT - OCEL, POŽIN
- PŮTRUBÍ STUDENÉ VODY PRO VZT - OCEL, POŽIN - STÁVAJÍCÍ