


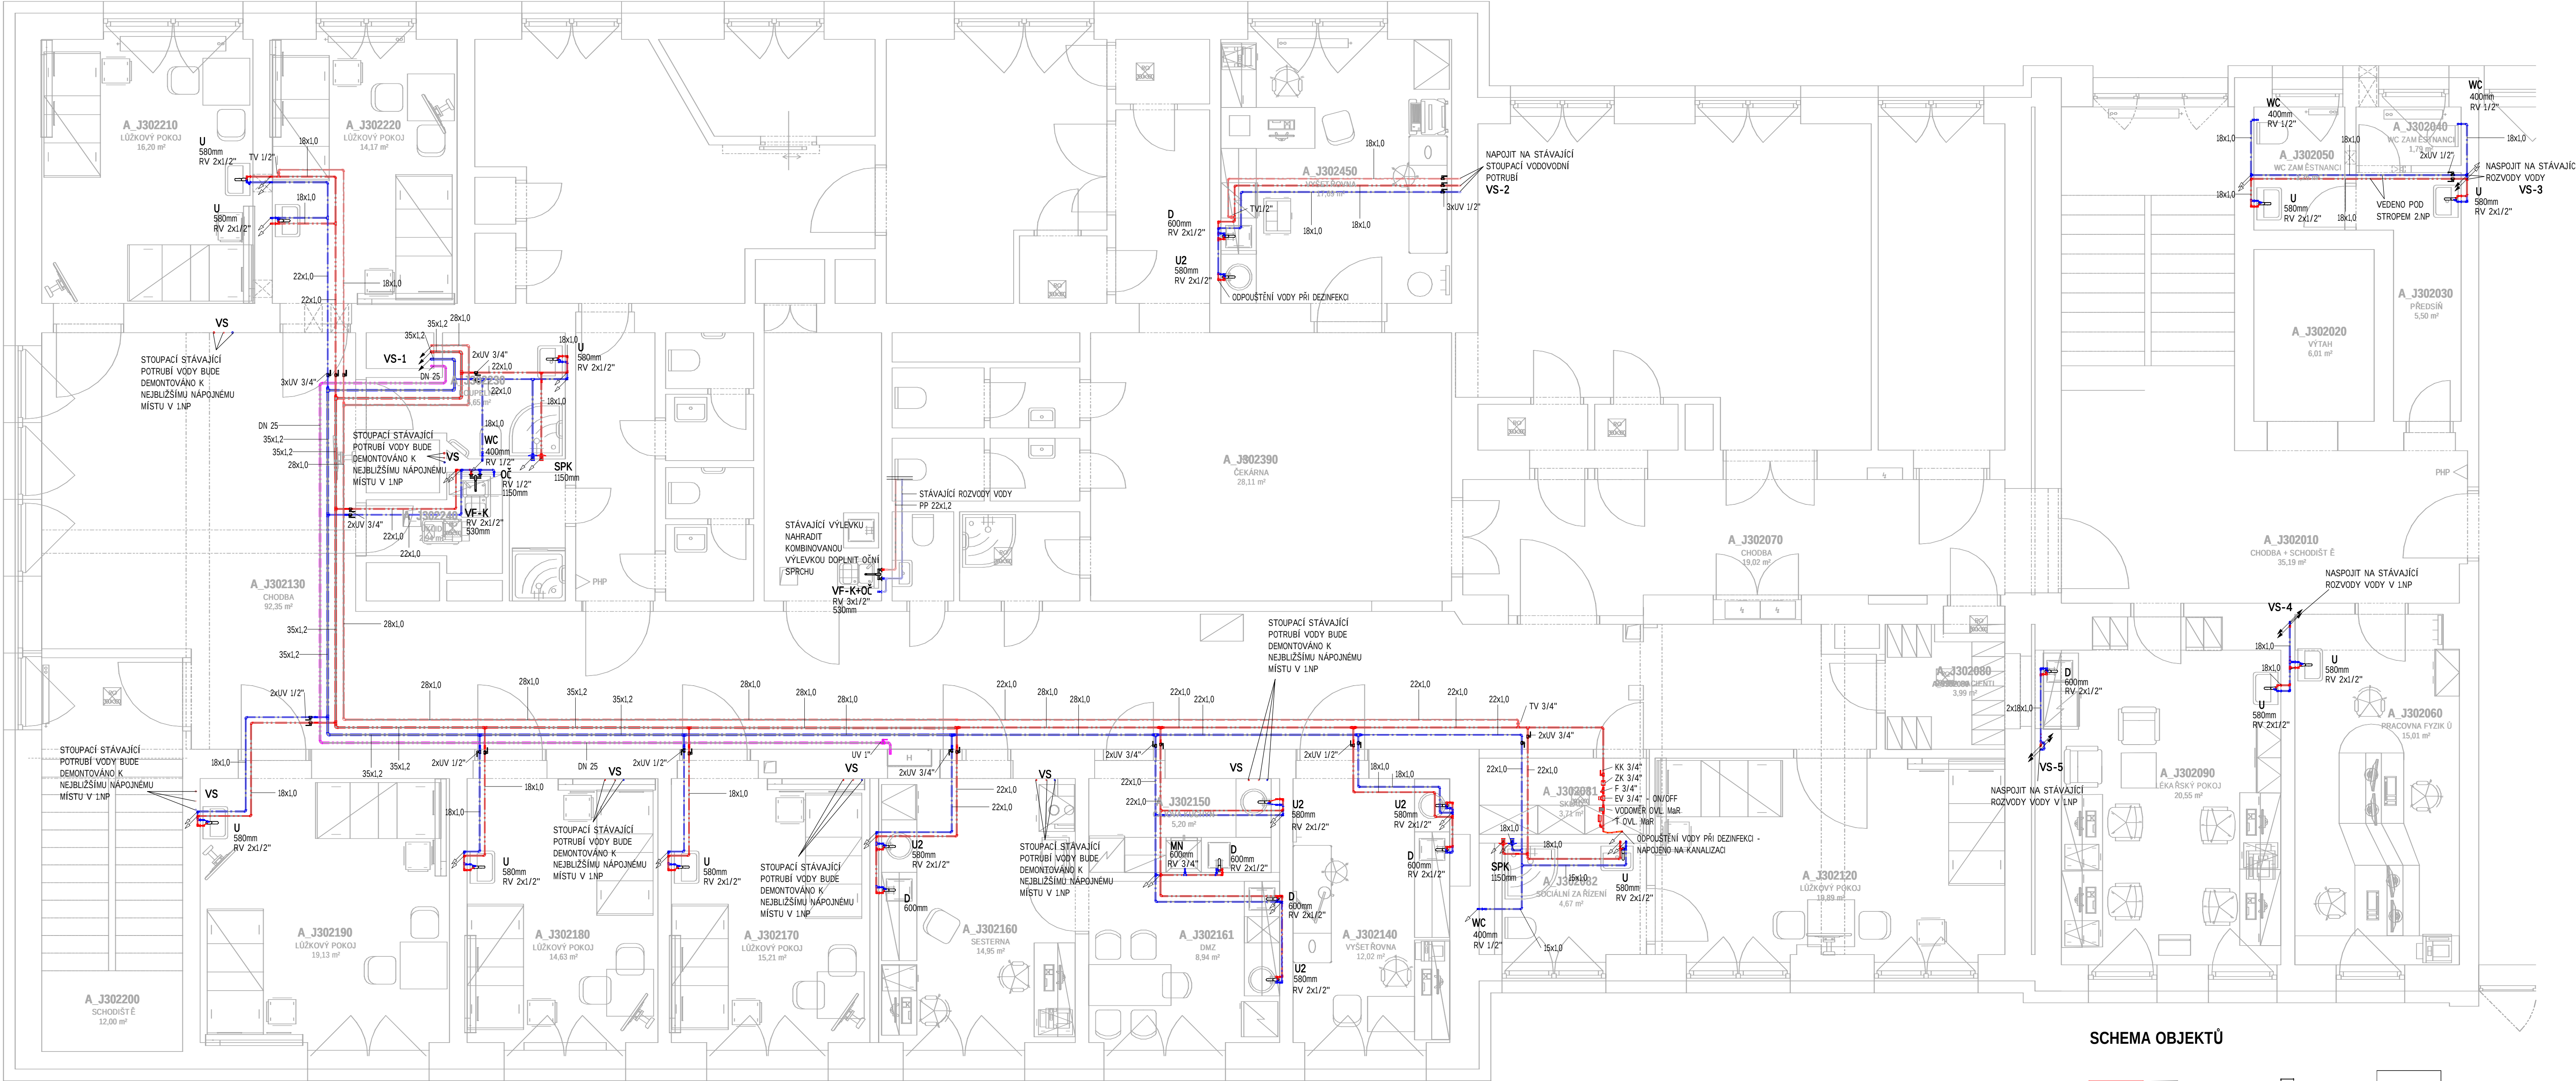

LEGENDA MÍSTNOSTÍ

Č.M.	NÁZEV MÍSTNOSTI	m²	POZNÁMKA
BUDOVA J3, BLOK 3 (A_J3...)			
A_J300200	WC ZAMĚSTNANCÍ	16,10	
A_J3002040	WC ZAMĚSTNANCÍ	1,79	
A_J3002050	WC ZAMĚSTNANCÍ	3,26	
A_J3002060	PRACOVNA FYZIKŮ	15,01	
A_J3002082	SOCIÁLNÍ ZAŘÍZENÍ	5,51	
A_J3002090	LEKÁRSKÝ POKOJ	20,54	
A_J3002120	LŮŽKOVÝ POKOJ	19,73	
A_J3002130	CHODBA	92,77	
A_J3002140	VÝŠETŘOVNA	12,02	A_J3002190 LŮŽKOVÝ POKOJ 19,13
A_J3002150	ČAJOVÁ KUCHYŇ	5,20	A_J3002210 LŮŽKOVÝ POKOJ 16,20
A_J3002160	SESTERNA	15,04	A_J3002220 LŮŽKOVÝ POKOJ 14,17
A_J3002161	DMZ	8,94	A_J3002230 KOUPELNA 5,65
A_J3002170	LŮŽKOVÝ POKOJ	15,24	A_J3002240 ŮKLID 2,94
A_J3002180	LŮŽKOVÝ POKOJ	14,63	A_J3002450 VÝŠETŘOVNA 17,69

LEGENDA POTRUBÍ VODOVOD

- POTRUBÍ STUDENÉ VODY PITNÉ V ČU PROJEKTOVANÉ
- POTRUBÍ STUDENÉ VODY PITNÉ - STÁVAJÍCÍ
- POTRUBÍ TEPLÉ VODY V ČU PROJEKTOVANÉ
- POTRUBÍ TEPLÉ VODY - STÁVAJÍCÍ
- POTRUBÍ CÍRкулACE TEPLÉ VODY V ČU PROJEKTOVANÉ
- POTRUBÍ CÍRкулACE TEPLÉ VODY - STÁVAJÍCÍ
- POTRUBÍ POŽÁRNÍ VODY - OCEL, POZINK
- POTRUBÍ POŽÁRNÍ VODY - OCEL, POZINK - STÁVAJÍCÍ
- POTRUBÍ STUDENÉ VODY PRO VZT - OCEL, POZINK
- POTRUBÍ STUDENÉ VODY PRO VZT - OCEL, POZINK - STÁVAJÍCÍ

LEGENDA ARMATUR


- MANOMETR 0-10 bar
- FILTR
- ZK ZPĚTNÝ VENTIL
- UZAVÍRATELNÝ VENTIL
- TERMOSTATICKÝ VENTIL
- KULOVÝ KOHOUIT
- UZAVÍRACÍ VENTIL
- ZK ZPĚTNÁ KLAPKA
- TEPLOMĚR
- VD VODOMĚR
- EV ELEKTROMAGNETICKÝ (SOLENOIDOVÝ) VENTIL

LEGENDA ZAŘIZOVACÍ PŘEDMĚTY

- U UMÝVADLO vel. 550/450, ZÁPACHOVÁ UZÁVĚRKA - SIFON NEREZ POLOHOVACÍ, BATERIE STOJÁNKOVÁ SMĚŠOVACÍ PÁKOVÁ 1/2"x150mm
- U2 UMÝVADLO VESTAVNÉ DO PRAC. DESKY V DODÁVCE TECHNOLOGIE, ZÁPACHOVÁ UZÁVĚRKA - LAHVOVÝ SIFON VHDNÝ DO NÁBYTKU
- D BATERIE NÁSTĚNNÁ SMĚŠOVACÍ PÁKOVÁ
- DŘEZ V DODÁVCE TECHNOLOGIE, ZÁPACHOVÁ UZÁVĚRKA - LAHVOVÝ SIFON VHDNÝ DO NÁBYTKU PRO DŘEZ NEBO DVOUDŘEZ
- BATERIE DŘEZOVÁ NÁSTĚNNÁ SMĚŠOVACÍ PÁKOVÁ
- WC MÍSA KERAMICKÁ KOMBI VČETNĚ NÁDRŽKY A SPLACHOVÁNÍ PRO 2 MNOŽSTVÍ VODY, SEDÁTKO, ROHOVÝ VENTIL, PŘIPOJOVACÍ TLAKOVÁ HADIČKA
- VF-K SAMOSTATNĚ STOJÍCÍ KOMBINOVANÁ NEREZOVÁ VÝLEVKA S UMÝVADLEM, MÍŽKOU A AUTOMATIKOU BATERNÍ S LU OBLNDB (OTŮČNĚ VÝTOKOVÉ RAMÍNKO, MOŽNOST PŘEPNUTÍ DO REŽIMU START/STOP)
- SPK SPRCHOVÁ BATERIE PÁKOVÁ NÁSTĚNNÁ S RUČNÍ SPRCHOU 1/2"x150mm, DRŽÁK SPRCHY S NASTAVITELNOU VÝŠKOU, SPRCHOVÁ HADIČKA, SPRCHOVÁ RŮŽICE SPRCHOVÁ VANÍČKA
- ČTVRTKRUH 800x800mm SE ZÁSTĚNOU Z BEZP. SKLA, SIFON SAMOČISTECÍ S CHROMOVOU KRYTKOU
- OČ BEZPEČNOSTNÍ RUČNÍ OČNÍ SPRCHA JH S FLEXIBILNÍ HADIČÍ - STĚNOVÁ
- VNÚ VNITŘNÍ NÁSTĚNNÁ KLIMATIZAČNÍ JEDNOTKA
- VKÚ VNITŘNÍ KAZETOVÁ KLIMATIZAČNÍ JEDNOTKA
- OK ODPADNÍ KALICH
- SS STOUPAČKA SPLAŠKOVÉ KANALIZACE
- SR STOUPAČKA RAI KANALIZACE - V 2.NP OPATŘENO OBLKADEM
- VV VODOVODNÍ STOUPAČKA
- PU POŽÁRNÍ UC PÁVKA-MANŽETA
- PV PŘÍVZDUŠNOVACÍ VENTIL
- ZU ZÁPACHOVÁ UZÁVĚRKA

- STOUPÁ (KLESA) DO NÁSLEDUJÍCÍHO PODLAŽÍ
- STOUPÁ (KLESA) V TOMTO PODLAŽÍ

SCHEMA OBJEKTŮ

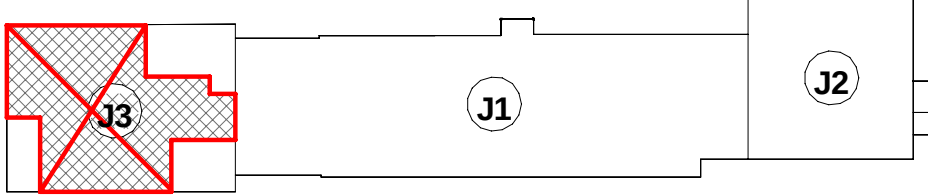

POZNÁMKA

-VIDITELNĚ STÁVAJÍCÍ ROZVODY VODY A KANALIZACE OD DEMONTOVANÝCH INSTALACÍ VE 2.NP - OČISTIT DOKUMENTACE SKUTEČNEHO PROVEDENÍ STAVBY - MAKENEX S.R.O.

Revize	Vypracoval	Popis obsahu revize	Datum

LT PROJEKT PROJEKTOVÁNÍ ZDRAVOTNICKÉ VÝSTAVBY		Hlavní inženýr projektu: ING. JAN KOČMÁNEK Vedoucí projektant zakázky: ING. VÁCLAV KŘEPELKA	Investor: Fakultní nemocnice Olomouc adresa: Zboravnicku 2497, 779 00 Olomouc tel: +420 585 441 111 email: info@fnol.cz
Profese: ZTI	Zpracovatel díla: Ing. Jan Valenta, Křížanova 1537, 757 01 Valašské Meziříčí Tel./fax: +420 731 192 650 E-mail: Valenta@vzl.cz	Autorizace:	
Odpovědný projektant: Ing. Jan Valenta	Vypracoval: Lenka Filáková	Kontroloval: Ing. Jan Valenta	
Akce: PD - STAVEBNÍ ÚPRAVY OBJEKTU J3 - KNM - LŮŽKOVÉ ODDĚLENÍ		Zakázkové číslo: 02/2023 Datum: 04/2024 Formát: 10 x A4	
Objekt: STAVEBNÍ ÚPRAVY OBJEKTU J3 - KNM - LŮŽKOVÉ ODDĚLENÍ		Stupeň: DPS	
Obsah: PŮDORYS 2.NP - VODOVOD		Měřítko: 1:50	Číslo výkresu: D.1.4a.01-105