


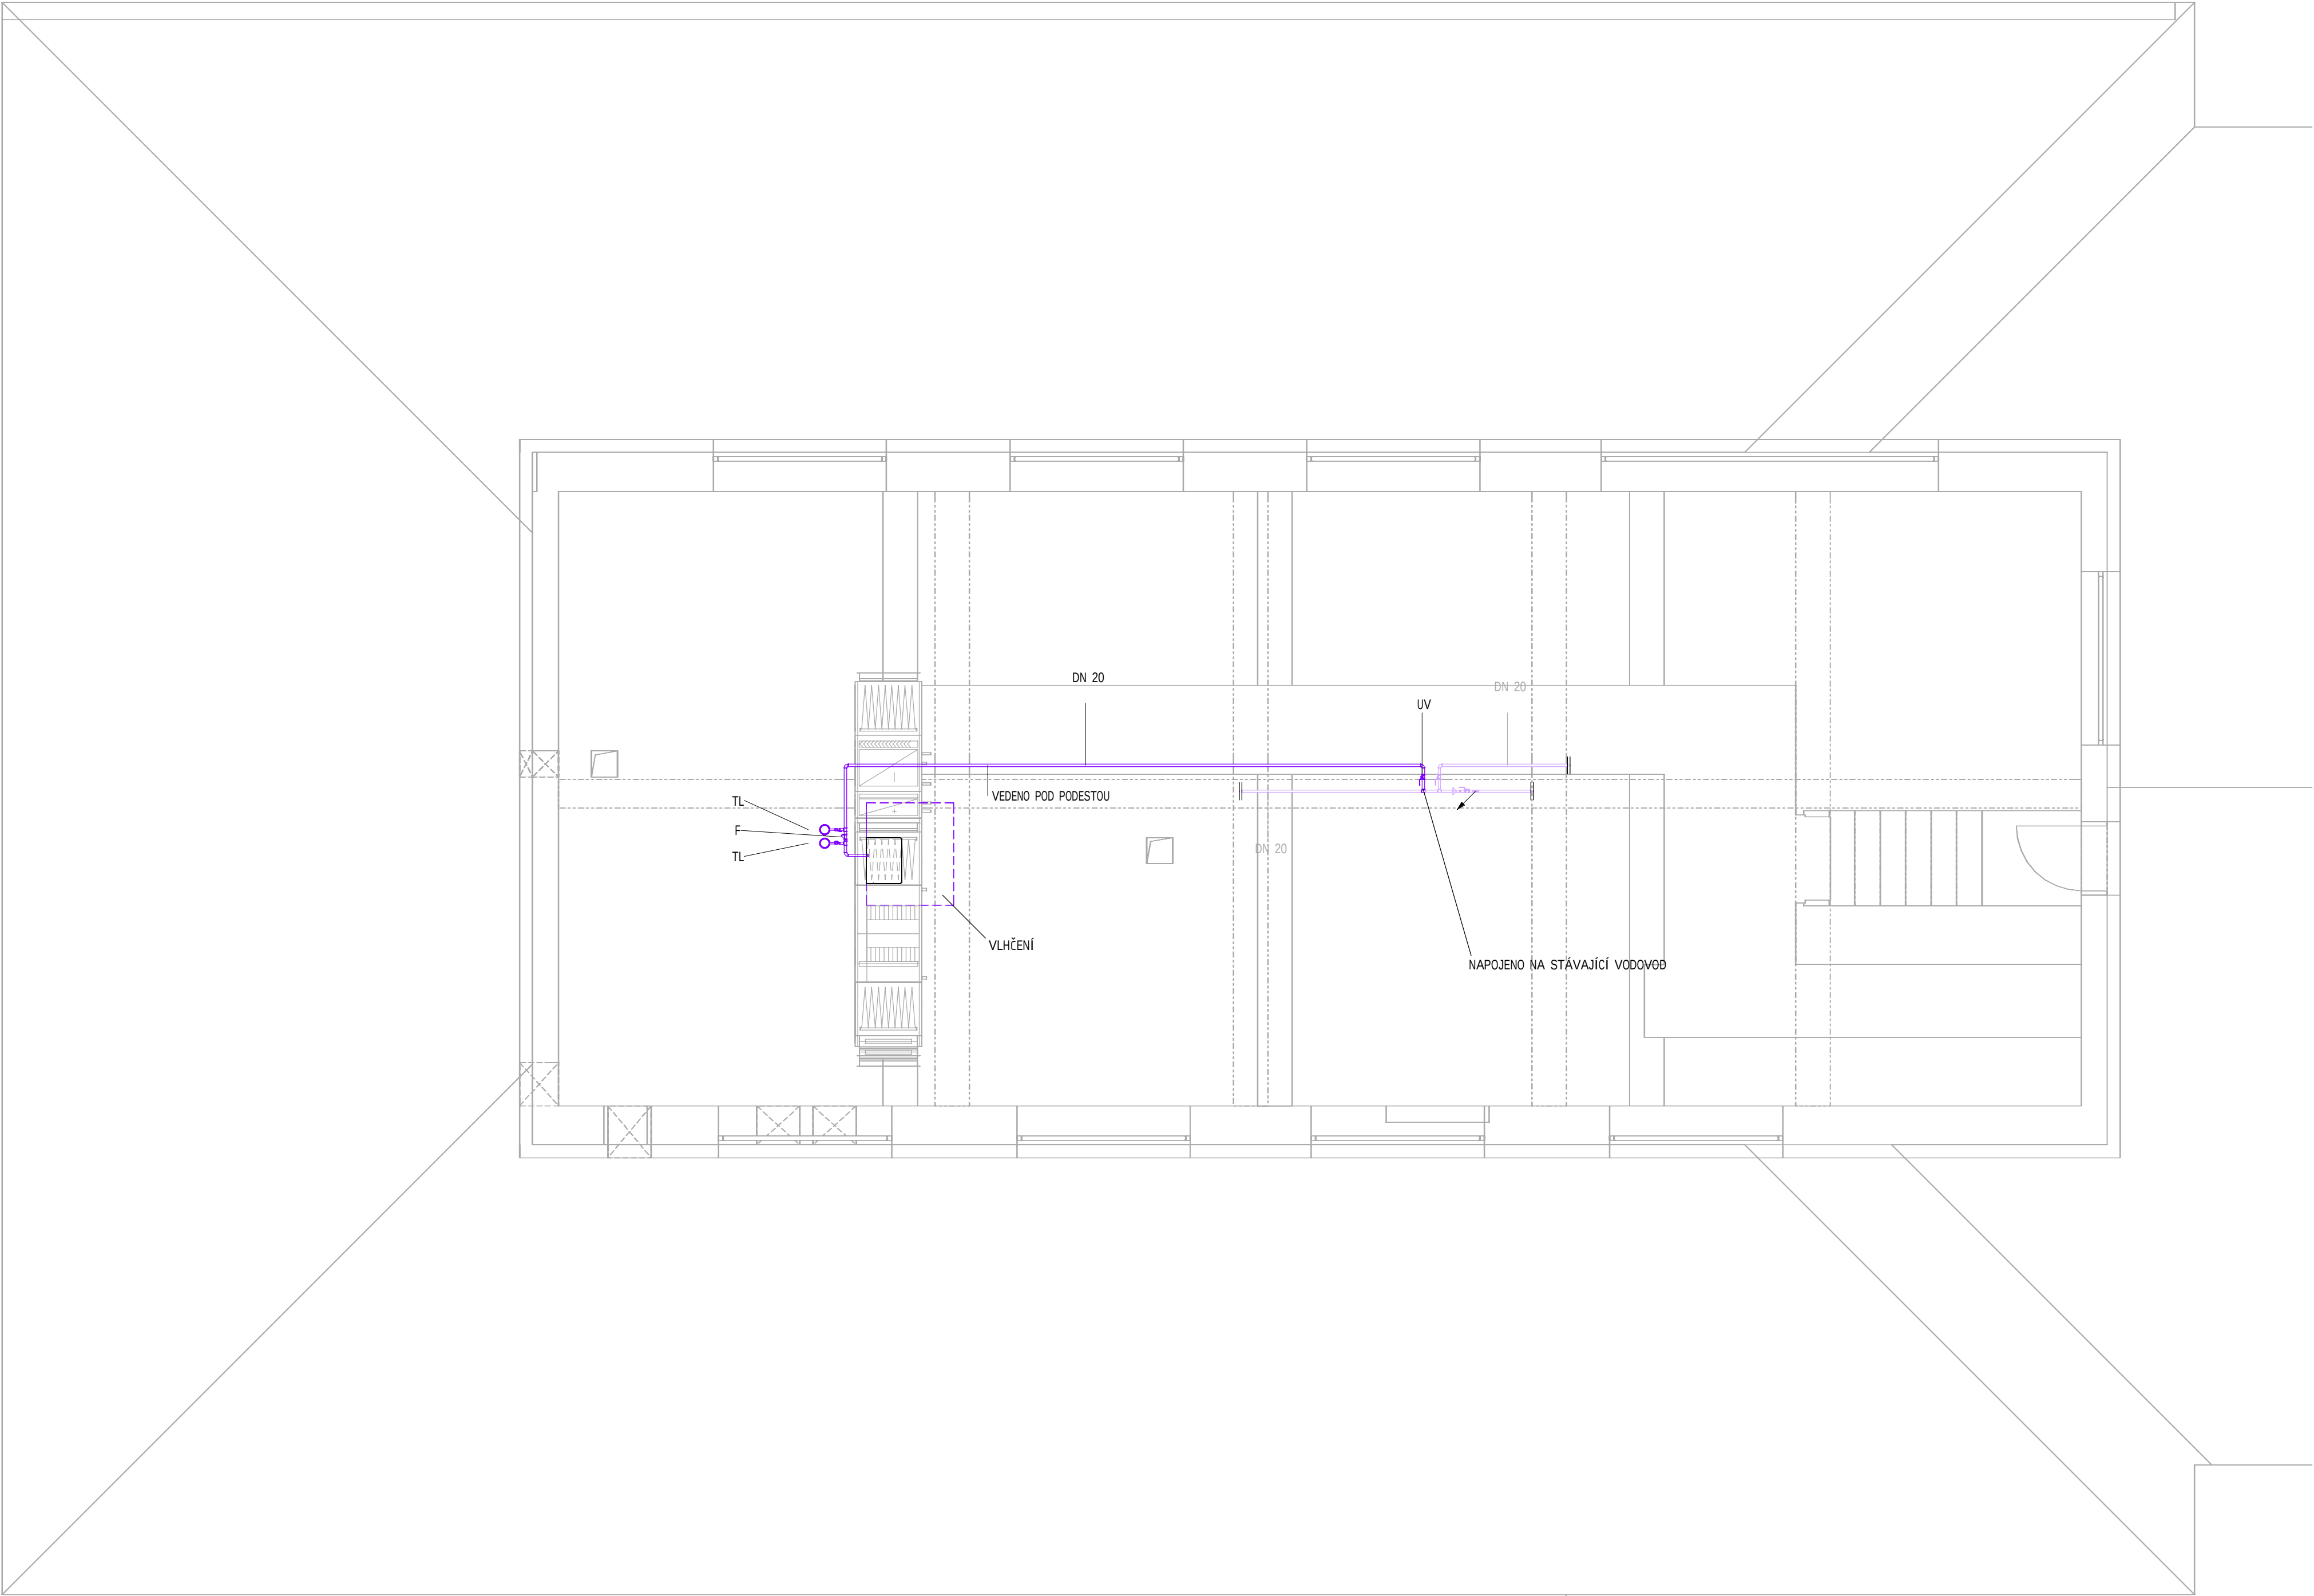

LEGENDA ARMATUR


- TL MANOMETR 0-10 bar
- F FILTR
- ZK ZPĚTNÝ VENTIL
- UV UZÁVÍRATELNÝ VENTIL
- TV TERMOSTATICKÝ VENTIL
- KK KULOVÝ KOHOUT

- STOUPÁ (KLESÁ) DO NÁSLEDUJÍCÍHO PODLAŽÍ
- STOUPÁ (KLESÁ) V TOMTO PODLAŽÍ

LEGENDA POTRUBÍ VODOVOD

- POTRUBÍ STUDENÉ VODY PITNÉ v Cu PROJEKTOVANÉ
- POTRUBÍ STUDENÉ VODY PITNÉ - STÁVAJÍCÍ
- POTRUBÍ TEPLÉ VODY v Cu PROJEKTOVANÉ
- POTRUBÍ TEPLÉ VODY - STÁVAJÍCÍ
- POTRUBÍ CÍRKULACE TEPLÉ VODY v Cu PROJEKTOVANÉ
- POTRUBÍ CÍRKULACE TEPLÉ VODY - STÁVAJÍCÍ
- POTRUBÍ POŽÁRNÍ VODY - OCEL, POZINK
- POTRUBÍ POŽÁRNÍ VODY - OCEL, POZINK - STÁVAJÍCÍ
- POTRUBÍ STUDENÉ VODY PRO VZT - OCEL, POZINK
- POTRUBÍ STUDENÉ VODY PRO VZT - OCEL, POZINK - STÁVAJÍCÍ

SCHEMA OBJEKTŮ

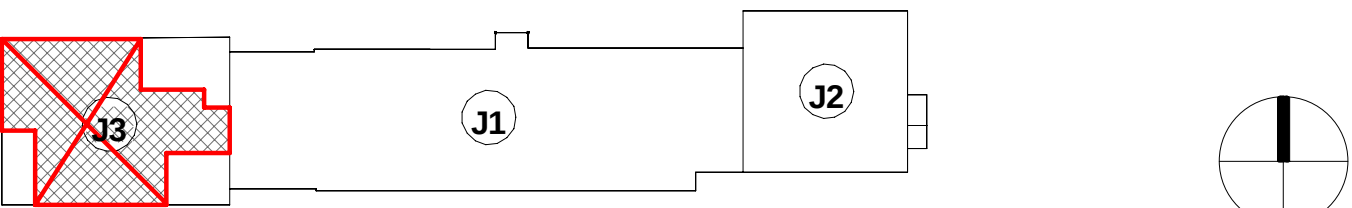

DOKUMENTACE SKUTEČNÉHO PROVEDENÍ STAVBY - MAKENEX S.R.O.

Revize	Vypracoval	Popis obsahu revize	Datum

LT PROJEKT PROJEKTOVÁNÍ ZDRAVOTNICKÉ VÝSTAVBY		Hlavní inženýr projektu: ING. JAN KOČMÁNEK Vedoucí projektant zakázky: ING. VÁCLAV KŘEPELKA		Investor: Fakultní nemocnice Olomouc adresa: Zdravotníků 248/7, 779 00 Olomouc tel: +420 588 441 111 email: info@fnol.cz	
Profese: ZTI		Zpracovatel dílu: Ing. Jan Valenta, Křížanova 1537, 757 01 Valašské Meziříčí Tel./fax: +420 731 192 650 E-mail: Valenta@v2i.cz		Autorizace:	
Odpovědný projektant: Ing. Jan Valenta		Vypracoval: Lenka Filáková			
		Kontroloval: Ing. Jan Valenta			
Akce: PD - STAVEBNÍ ÚPRAVY OBJEKTU J3 - KNM - LŮŽKOVÉ ODDĚLENÍ				Zakázkové číslo: 02-2023	
				Datum: 04 / 2024	
				Formát: 8 x A4	
Objekt: STAVEBNÍ ÚPRAVY OBJEKTU J3 - KNM - LŮŽKOVÉ ODDĚLENÍ				SO 01	
Obsah: PŮDORYS 3.NP - VODOVOD				Stupeň: DSPS	
				Měřítko: 1:50	
				Číslo výkresu: D.1.4a.01-107	