


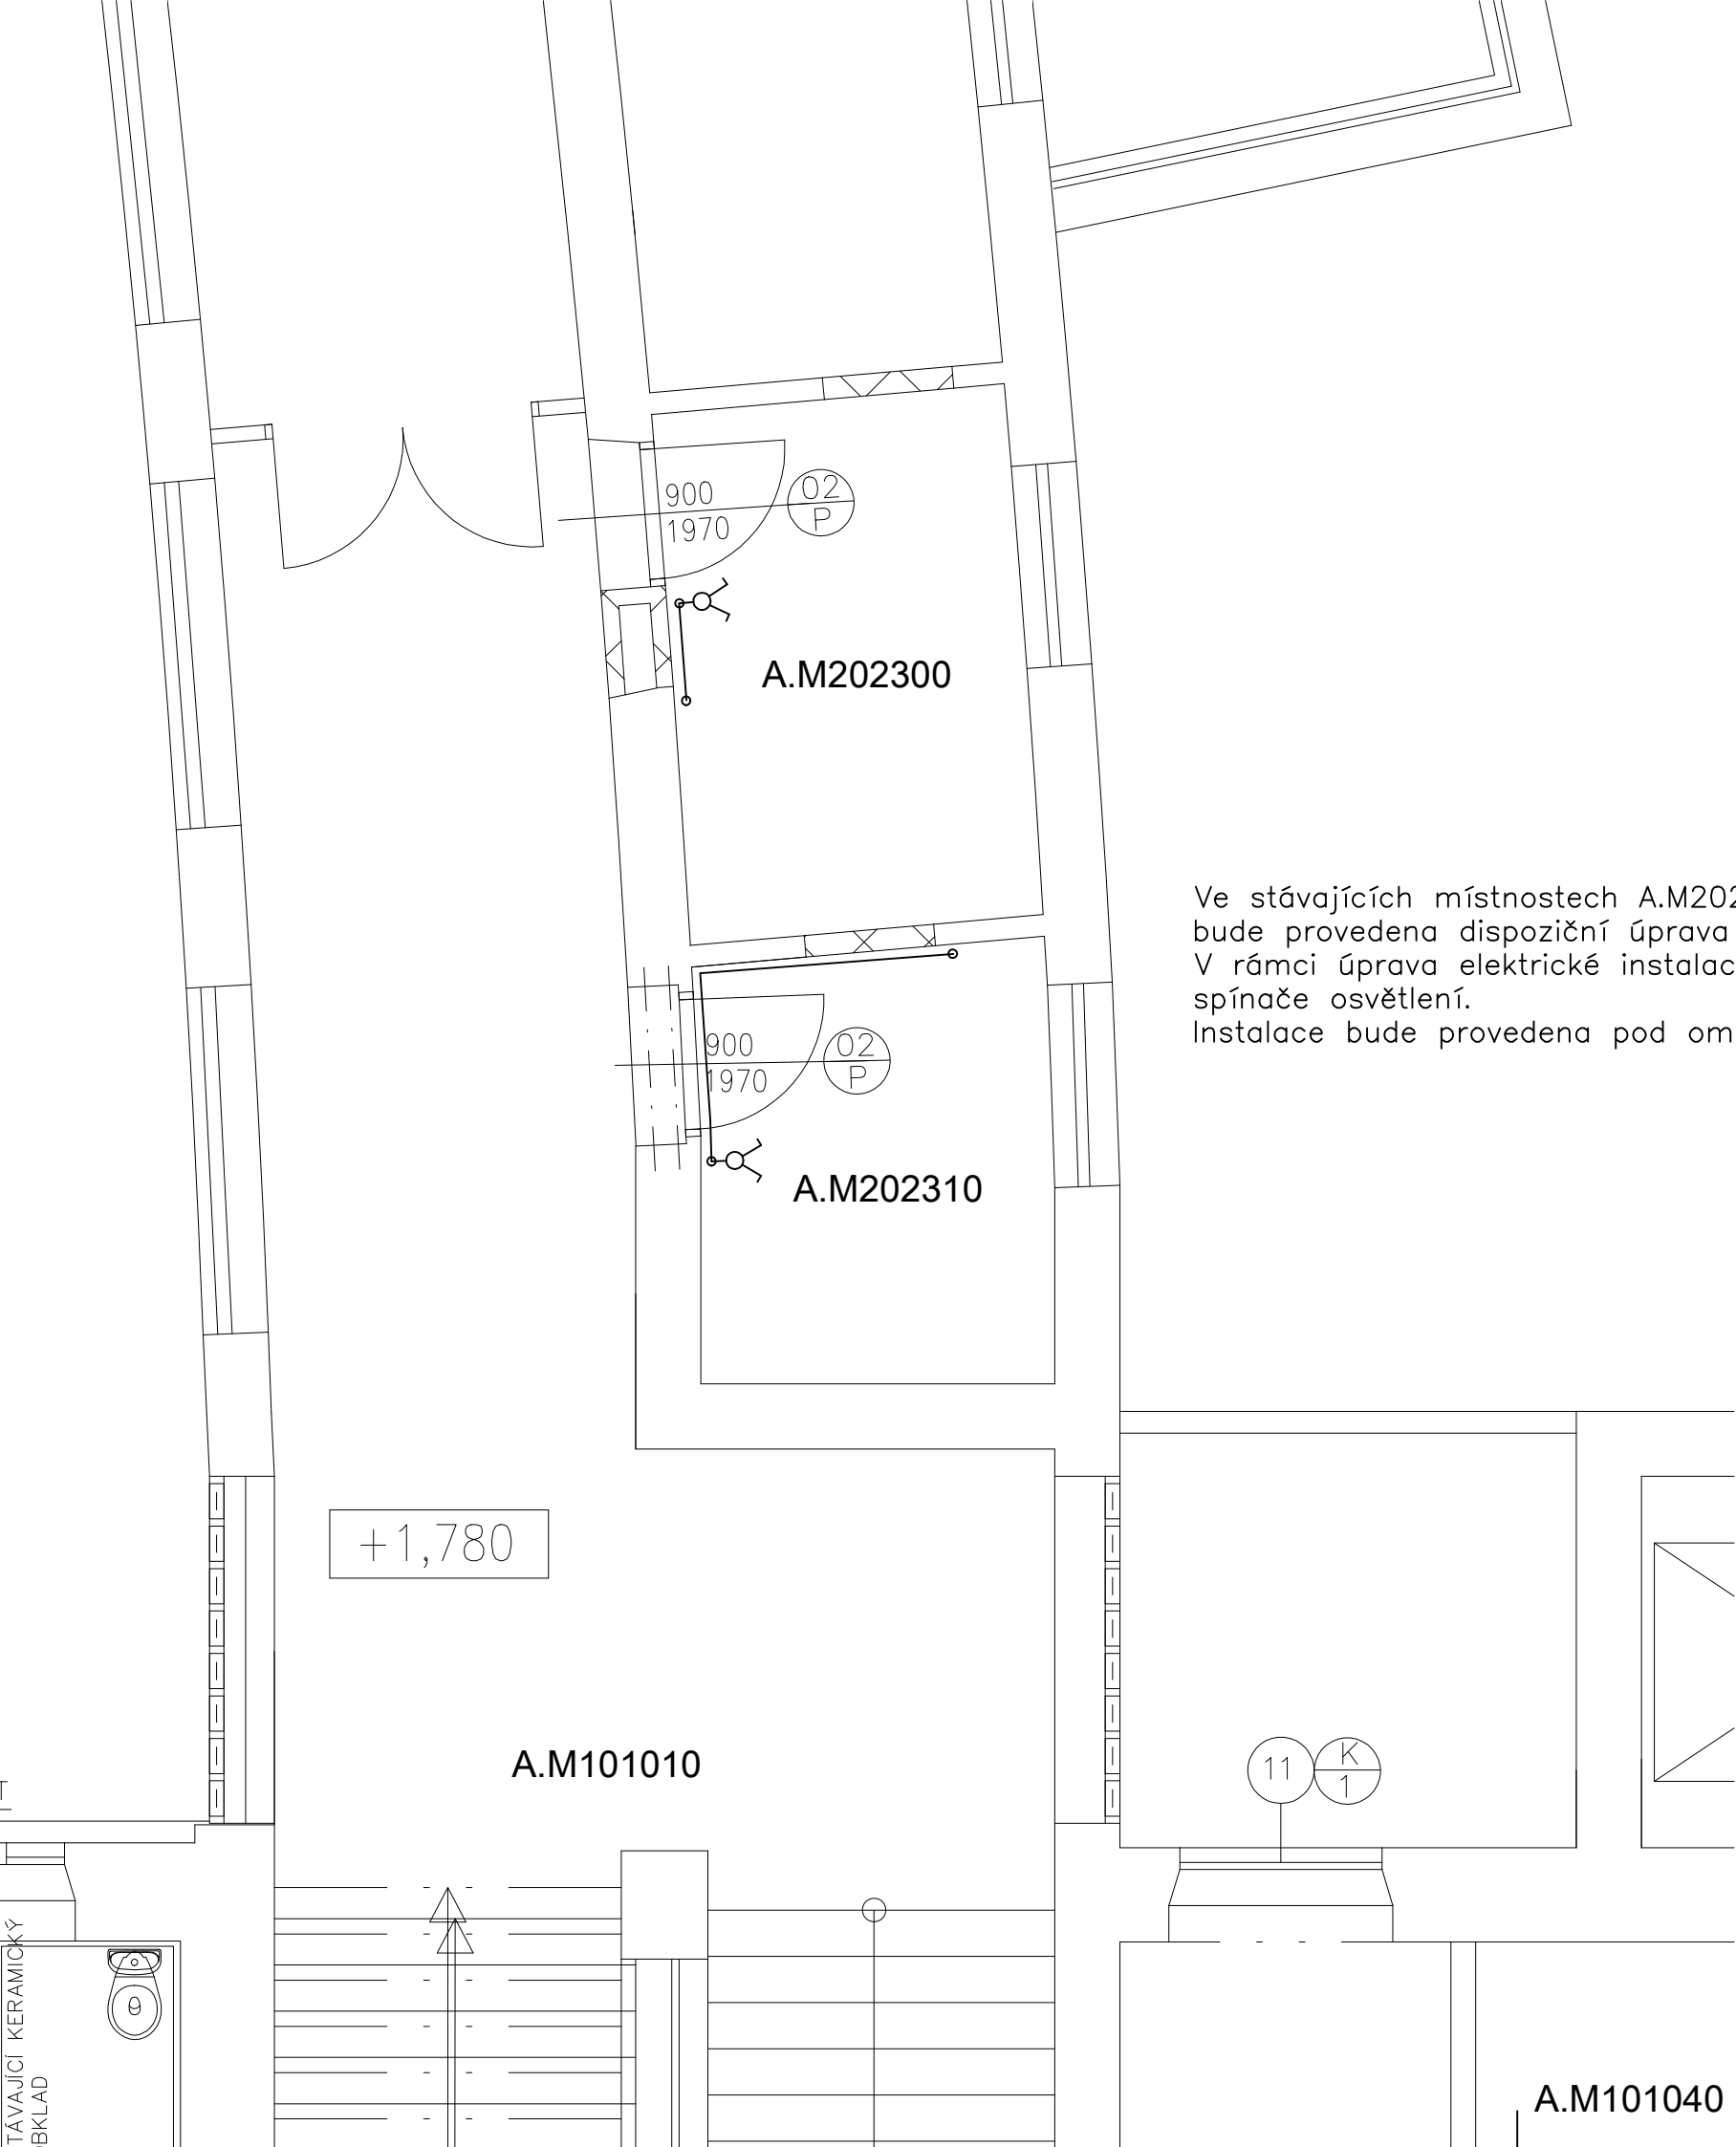

Napěťová soustava :
3+N+PE, AC 50Hz, 230/400V, TNC-S
1+N+PE, AC 50Hz, 230V, TNC-S

Ochrana před nebezpečným dotykem dle ČSN 33 2000-4-41 ed.2

základní ochrana (ochrana před nebezpečným dotykem živých částí):
- izolací živých částí
- přepážkami a kryty

ochrana při poruše (ochrana před nebezpečným dotykem neživých částí):
- ochranné pospojování
- automatické odpojení v případě poruchy
- doplňková ochrana proudovým chráničem

Vnější vlivy stanoveny dle ČSN 33 2000-5-51 ed.3.
V objektu se uplatňuje vnější vli BA3 – Schopnost osob: Osoby se zdravotním postižením – podrobněji viz. protokol o určení vnějších vlivů.
Všechny ostatní vnější vlivy jsou v souladu s článkem ZA.4 ČSN 33 2000-5-51 ed.3 považovány za normální.

V místnostech zařazených do zdravotnických prostor dle ČSN 33 2000-7-710 je vepsána do šestiúhelníku skupina těchto protor.

generální projektant: ing. Pavel MALÍNEK Jakoubka ze Stříbra 44, OLOMOUC, IČ 46616373		 RADEK VYROUBAL projekt a revize elektroinženýringových zařízení	
projektant: Radek VYROUBAL, ČKAIT 1202072			
vypracoval: Radek VYROUBAL, ČKAIT 1202072			
investor: Fakultní nemocnice Olomouc I.P.Pavlova 6, Olomouc 775 20, IČO:00098892		datum: 01/2016	číslo zakázky: 16004
		stupeň dokumentace: DSP+DPS	měřítko: 1:50
místo stavby: budova M1, parc.č. 127/1, k.ú. Nová Ulice		číslo pare:	
název stavby: STAVEBNÍ ÚPRAVY NEUROLOGIE BUDOVA M1			
část dokumentace: D.1.4.3 SILNOPROUDÁ ELEKTROTECHNIKA			
název dokumentu: PŮDORYS ZVÝŠENÉHO PODLAŽÍ			
		číslo dokumentu: D.1.4.3-08	