


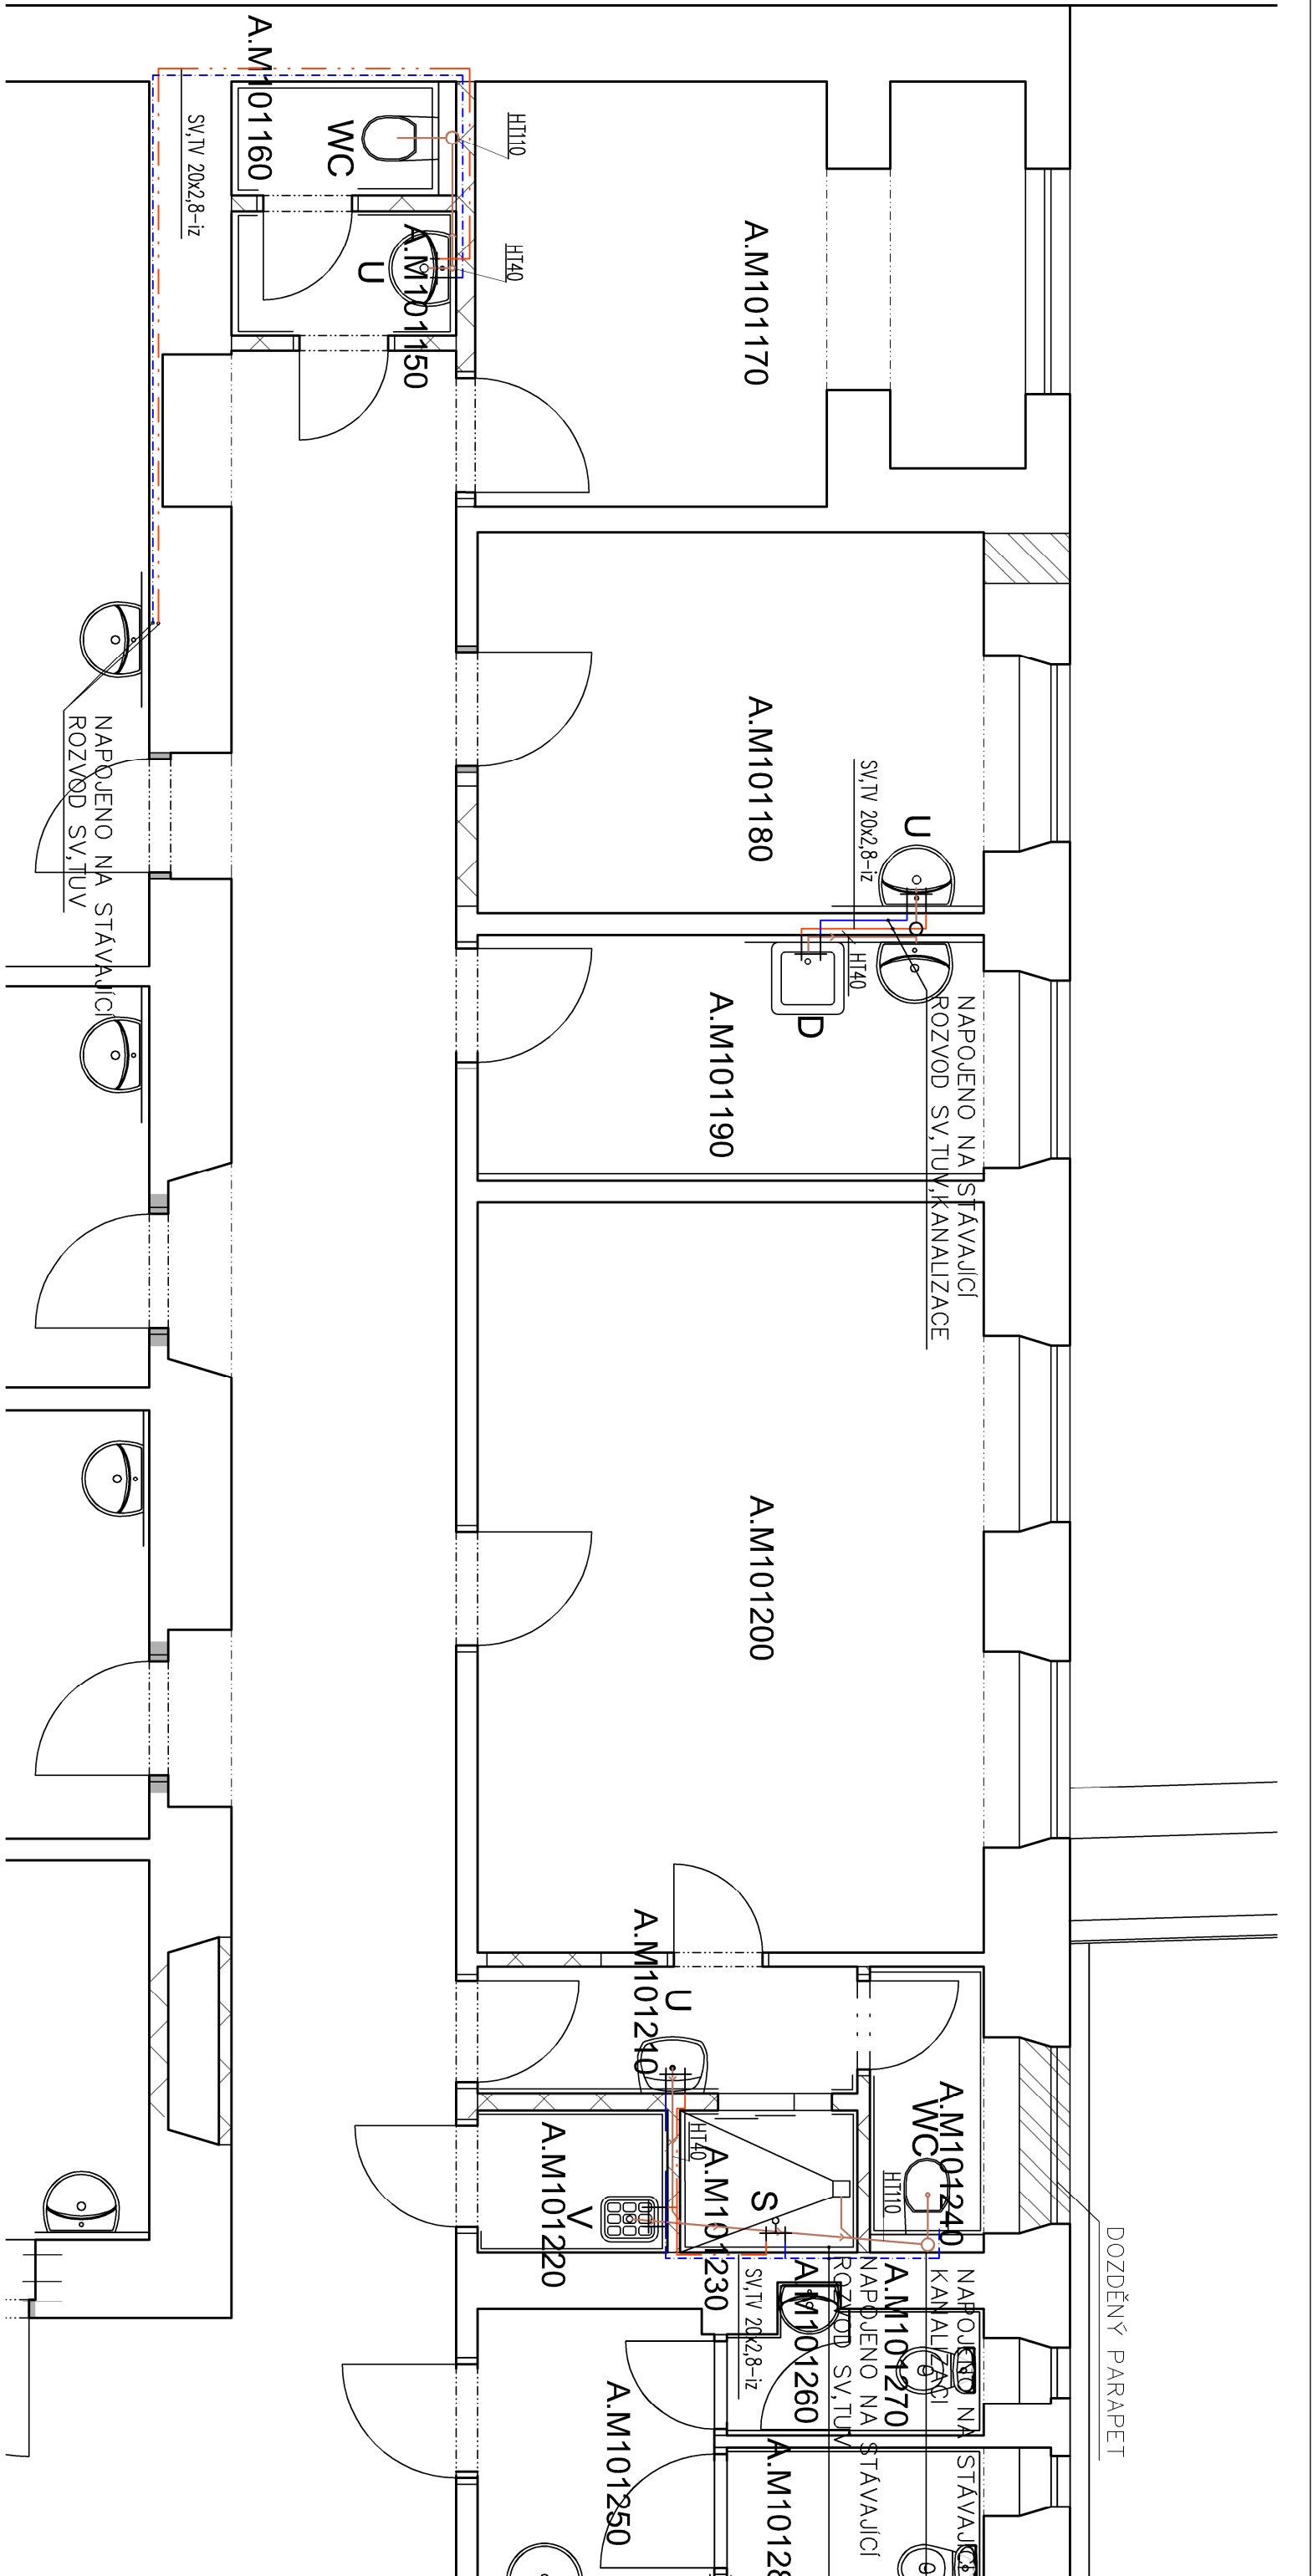

LEGENDA ZAŘÍZOVACÍCH PŘEDMĚTŮ:

K ZÁVĚSNÝ KLOZET S HLUBOKÝM SPLACHOVÁNÍM, PŘEKY PRO ZÁVĚS, WC PRO ZABUDOVÁNÍ PŘED MASIVNÍ STĚNU S OVLÁDÁNÍM TLAKŮM V BILGA PŘEVODENÍ, KLOZETOVÉ SEDÁTKO S POKLOPEM ANTIPLAK

U KERAMICKÉ UMÝVADLO 50cm vč. INSTALAČNÍ SADY, STOJÁNKOVÁ BATERIE S KERAMICKOU KARTUŠÍ, FLEXIBILNÍ PŘÍPOJ. HADICE VČ. ROH. VENTILU 1/2"-3/8", ZAPACHOVÁ UZÁVĚRKA DN40 VČ. UMÝVADLOVÉHO VÝTOKU

D NĚREZOVÝ DŘEŽ DODÁVKOU KUCHYŇSKÉ LUNKY VČ. INSTALAČNÍ SADY, STOJÁNKOVÁ BATERIE S KERAMICKOU KARTUŠÍ, FLEXIBILNÍ PŘÍPOJ. HADICE VČ. ROH. VENTILU 1/2"-3/8", ZAPACHOVÁ UZÁVĚRKA DN40

S SPRCHOVÝ KOŮT - PODLAHA DLAŽBA, VPUSŤ DN100 VČ. IZOLAČNÍ SOUPRAVY A NÁSTAVCE, SPRCHOVÁ BATERIE S KERAMICKOU KARTUŠÍ, SPRCHOVÝ SET (NÁSTĚNNÁ TÝČ, SPRCHOVÁ HLAVICE, HADICE)

V KERAMICKÁ VLETKA S MŘÍŽI, BATERIE NÁSTĚNNÁ DŘEZOVÁ, NADŘÍŽKOVÝ SPLACHOVAČ VYSOKOPOLOŽENÝ VČ. PROPOJENÍ OČNÍ SPRCHA K UMÍSTĚNÍ NA STĚNU, JEDNODUCHÁ, HLAVICE 45°

VÝPRAČOVÁNÍ:		ZOD. PROJEKTANT:	TECH. KONTROLA:
Ing. Pavel Malínek		Ing. Pavel Malínek	Ing. Pavel Malínek
 ing. Pavel MALÍNEK Jakoubka ze Stříbra 44, OLOMOUČ IČ 46616373			
INVESTOR:	Fakultní nemocnice Olomouc, I.P. Pavlova 6, Olomouc 775 20 IČO:00098892		
AKCE:	STAVEBNÍ ÚPRAVY NEUROLOGIE BUDOVA M1		
MÍSTO:	budova M1, parc.č. 127/1, k.ú. Nová Ulice		
VÝKRES:	ZDRAVOINSTALACE - PŮDORYS 1.NP		
MĚŘÍTKO: 1:50		Č. VÝKRESU: D.1.4.1.3	