



RETENČNÍ NÁDRŽ

2,4 x 9 x 1,23 m
 stavební / retenční objem 26,6 / 24,8 m³
 60 ks akumulčních boxů
 rozměr jednoho boxu 630x600x1200, objem 454l
 1 ks revizní šachta DN 600
 1 ks vírový ventil (regulovaný odtok 0,5l/s)

ŘEZ A-A' - RETENCE

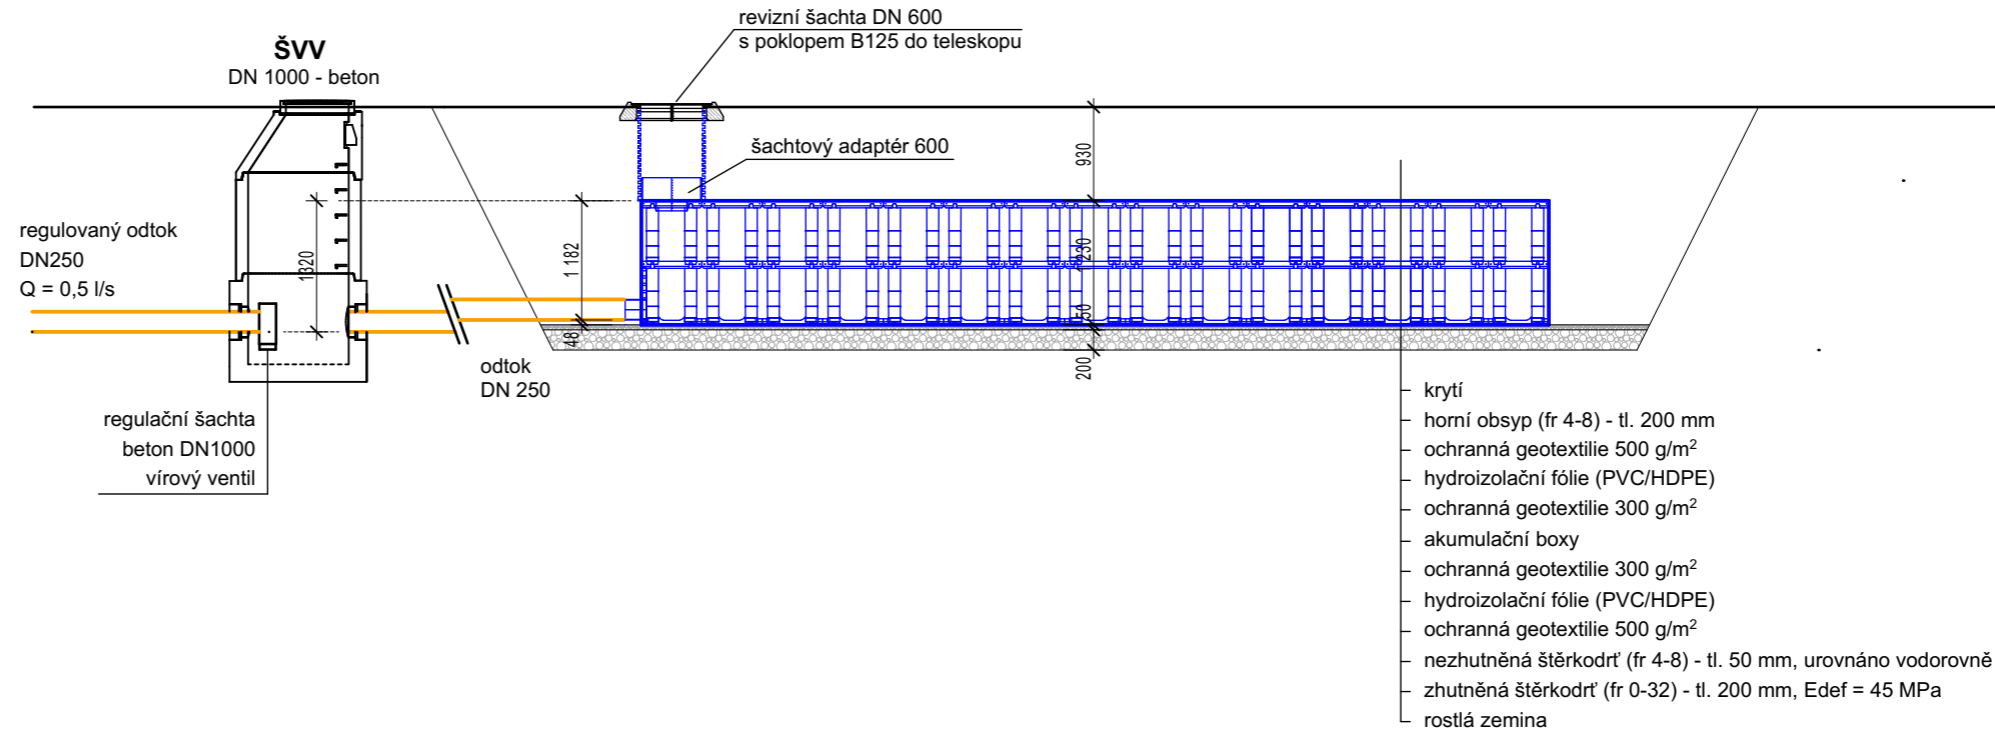


ŘEZ B-B'

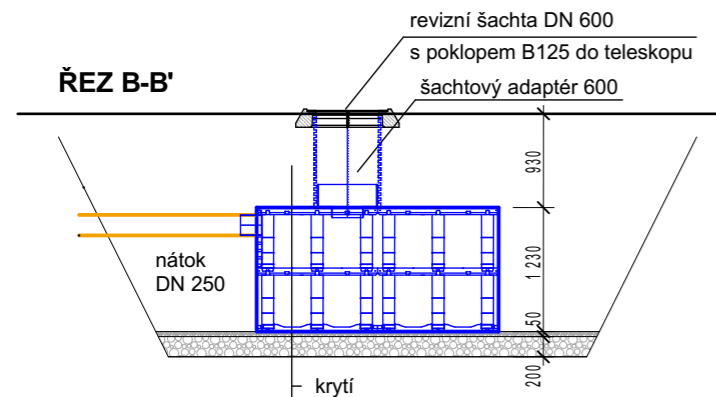

krytí
 horní obsyp (fr 4-8) - tl. 200 mm
 ochranná geotextilie 500 g/m²
 hydroizolační fólie (PVC/HDPE)
 ochranná geotextilie 300 g/m²
 akumulční boxy
 ochranná geotextilie 300 g/m²
 hydroizolační fólie (PVC/HDPE)
 ochranná geotextilie 500 g/m²
 nezhutněná štěrkokodrt' (fr 4-8) - tl. 50 mm, urovnáno vodorovně
 zhutněná štěrkokodrt' (fr 0-32) - tl. 200 mm, Edef = 45 MPa
 rostlá zemina

PŮDORYS

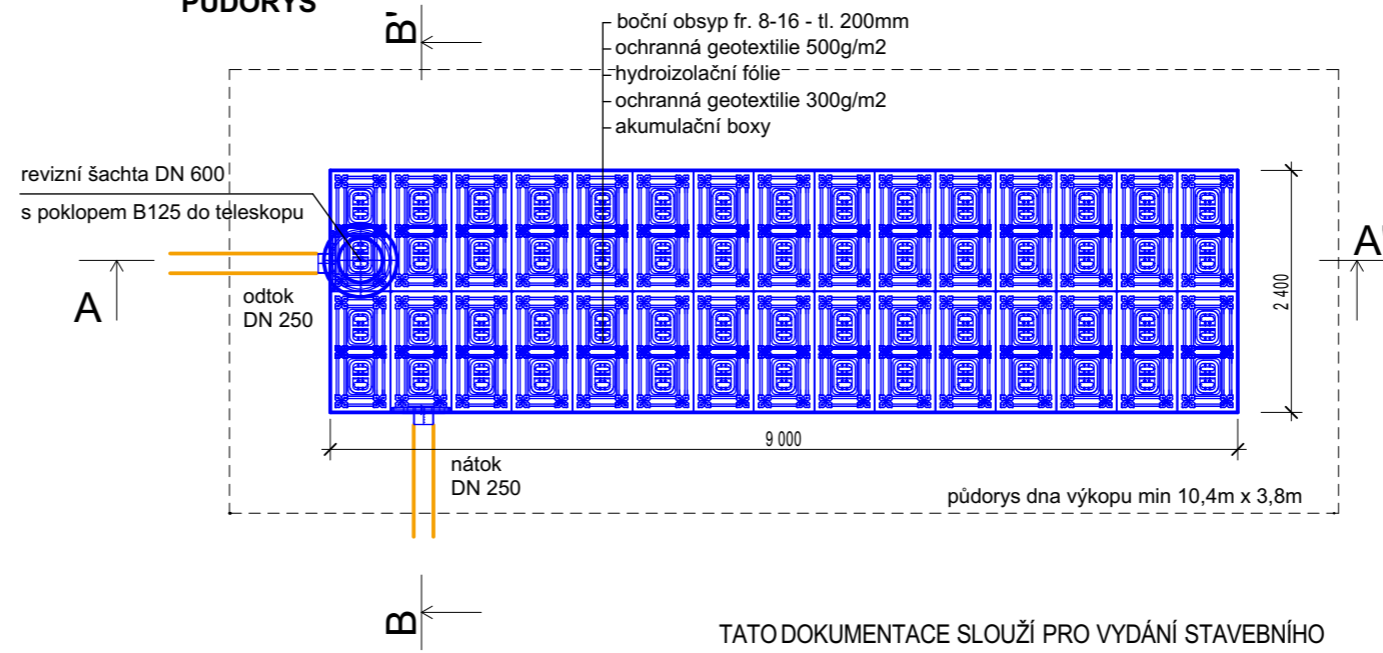

TATO DOKUMENTACE SLOUŽÍ PRO VYDÁNÍ STAVEBNÍHO POVOLENÍ A PRO REALIZACI STAVBY

±0,000 = 239,6 m.n.m. Bp v

ARCHITEKT ING.ARCH.P.GOTTWALD	ZODP.PROJEKTANT ING.M.OŠTÁDAL	PROJEKTANT ING. PETR VALEČEK BC. MARTIN JAŠEK	 STYLE STUDIO s.r.o. Újezd 2175/9a, 796 01 Prostějov IČ: 485 32 894 DIČ: CZ48532894	VÝTISK Č.	
INVESTOR : Fakultní nemocnice Olomouc, I. P. Pavlova 185/6, 779 00 Olomouc				FORMÁT 420x297 mm	STUPEŇ DSP+DPS
MÍSTO STAVBY : parc.č.132/97,132/98,132/99,132/100,132/120,st.2252, k.ú. Nová Ulice [710717], Olomouc					
AKCE : STAVEBNÍ POVOLENÍ Novostavba budovy "G" parc.č. 132/97,132/98,132/99,132/100,132/120,st.2252, k.ú. Nová Ulice [710717], Olomouc				DATUM 08/2022	MĚŘÍTKO 1:75
OBSAH : Kanalizace dešťová Retenční nádrž			Č. V. 02		