


VZOROVÉ ŘEZY, M1:20

PRO ULOŽENÍ KABELŮ, SOUBĚHY A KŘIŽENÍ S JINÝMI SÍTĚMI PLATÍ ČSN 73 6005 "PROSTOROVÉ USPOŘÁDÁNÍ SÍTĚÍ" - SLP

Nejmenší dovol. vzdálenosti (cm)	KABELY			PLYN		VODOVOD, POTRUBÍ	TEP. SÍTĚ	STOKY
	NN <1kV	VN <35kV	SLP	<5 kPa	<0,4 MPa			
SLP metal	VODOROVNÉ-SOUBĚH	10-20	20-40	min 7	40	40	40	50
SLP metal	SVISLE-KŘIŽENÍ	10-30	30-80	min 5	10	10	40	30
SLP metal	VODOROVNÉ-SOUBĚH	10-15	20-30	min 7	40	40	20	15-50
SLP metal	SVISLE-KŘIŽENÍ	10-20	15-40	min 5	10	10	20	15-50


A
VOLNÝ TERÉN, CHODNÍK
kabelová rýha SLP

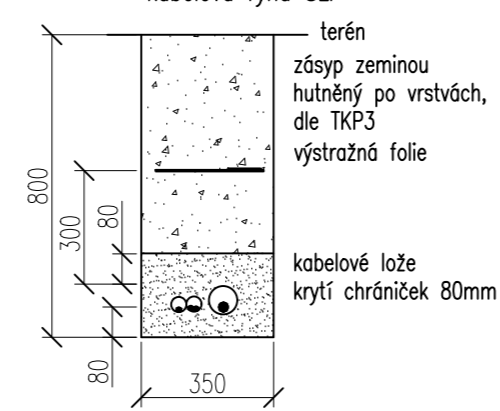

DATOVÉ ROZVODY+TEL. KABEL
1x korugovaná chránička d75mm,
1x kabel TCEPKPFLE 50x4x0,4


1x HDPE40 včetně 24 vl. OK (data),
1x HDPE40 včetně 2x12 vl. OK (EPS)

B
POUŽÍDĚNÁ PLOCHA, KOMUNIKACE
překop, kabelová rýha SLP

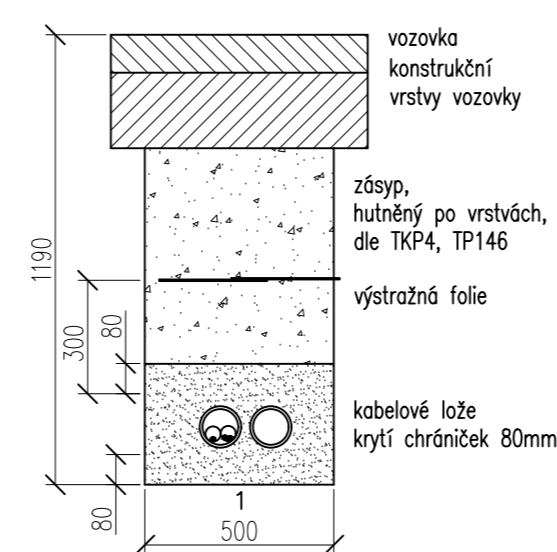

DATOVÉ ROZVODY
2x korugovaná chránička d110mm
1x HDPE40 včetně 24 vl. OK (data)
1x HDPE40 včetně 2x12 vl. OK (EPS),
1x rezerva

C
VOLNÝ TERÉN, CHODNÍK
kabelová rýha SLP

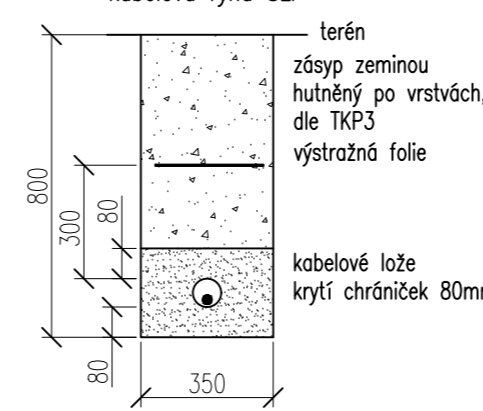


TELEFONNÍ KABEL
1x korugovaná chránička d75mm
1x kabel TCEPKPFLE 50x4x0,4

LEGENDA STÁVAJÍCÍCH SÍTÍ



LEGENDA NOVÝCH SÍTÍ

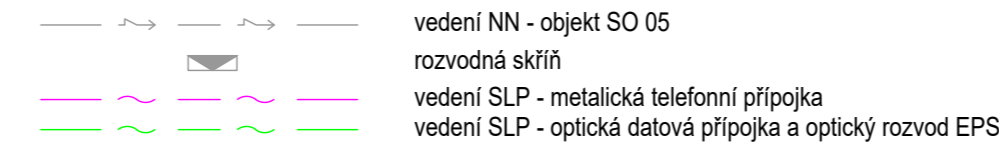

POZNÁMKA

VÝŠKOVÝ SYSTÉM: Balt p.v.
SOUŘADNICOVÝ SYSTÉM: S-JTSK
KATASTRÁLNÍ ÚZEMÍ: Nová Ulice [710717]
STÁVAJÍCÍ SÍTĚ JSOU ZAKRESLENY DLE POSKYTNUTÝCH PODKLADŮ, PŘED ZAPOČETÍM PRACÍ JE NUTNÉ JE VYTÝČIT
PŘI ZHOTOVÁNÍ MUSÍ BÝT RESPEKTOVÁNY VŠECHNY PODMÍNKY DOTČENÝCH SPRÁVCŮ, VLASTNÍKŮ A ORGÁNŮ

NAPĚTOVÁ SOUSTAVA: 3+PEN, AC, 50Hz, 0,4/0,23kV/TN-C
OCHRANA DLE ČSN 33 2000-4-41 ed.2: AUTOMATICKÝM ODPOJENÍM OD ZDROJE

TATO DOKUMENTACE SLOUŽÍ PRO VYDÁNÍ STAVEBNÍHO POVOLENÍ A NENAHRADUJE REALIZAČNÍ DOKUMENTACI

±0,000 = 239,6 m.n.m. Bpv

ARCHITEKT ING.ARCH.P.GOTTWALD	ZODP.PROJEKTANT ING.T. MARUŠÁK	PROJEKTANT ING.T. MARUŠÁK	 STYLE STUDIO s.r.o. Újezd 2175/9a, 796 01 Prostějov IČ: 485 32 894 DIČ: CZ48532894	VÝTIŠK Č.
INVESTOR : Fakultní nemocnice Olomouc, I. P. Pavlova 185/6, 779 00 Olomouc MÍSTO STAVBY : parc.č. 132/97, 132/98, 132/99, 132/100, k.ú. Nová Ulice [710717], Olomouc				FORMÁT 6x A4
AKCE : STAVEBNÍ POVOLENÍ Novostavba budovy "G" parc.č. 132/97, 132/98, 132/99, 132/100, k.ú. Nová Ulice [710717], Olomouc			STUPĚŇ DSP+DUR	
OBSAH : SO 09 Přípojka SLP SITUACE			ARCH. Č. SS/2022/002/UR+SP	DATUM 06/2022
			MĚŘÍTKO 1:250	Č. V.