



PŮDORYS 1.NP - VNITŘNÍ VODOVOD

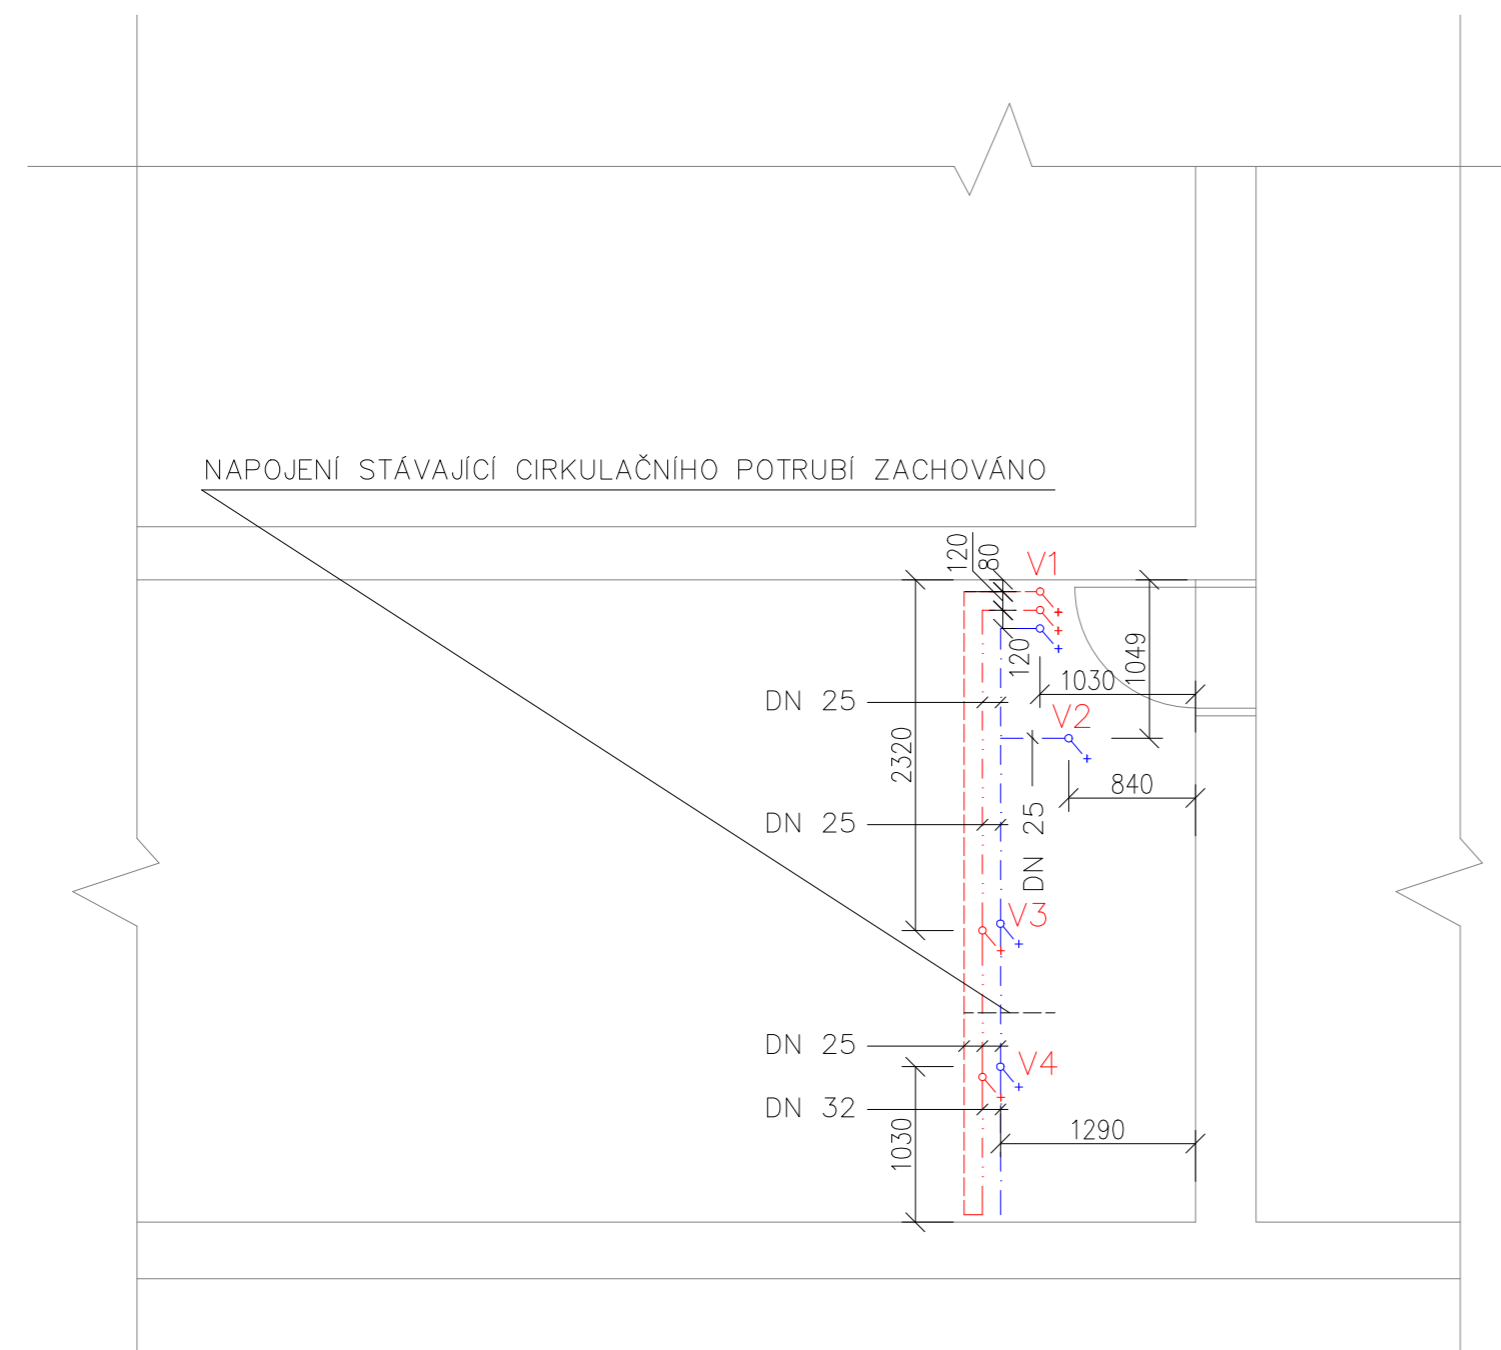

PŮDORYS 2.NP - VNITŘNÍ VODOVOD

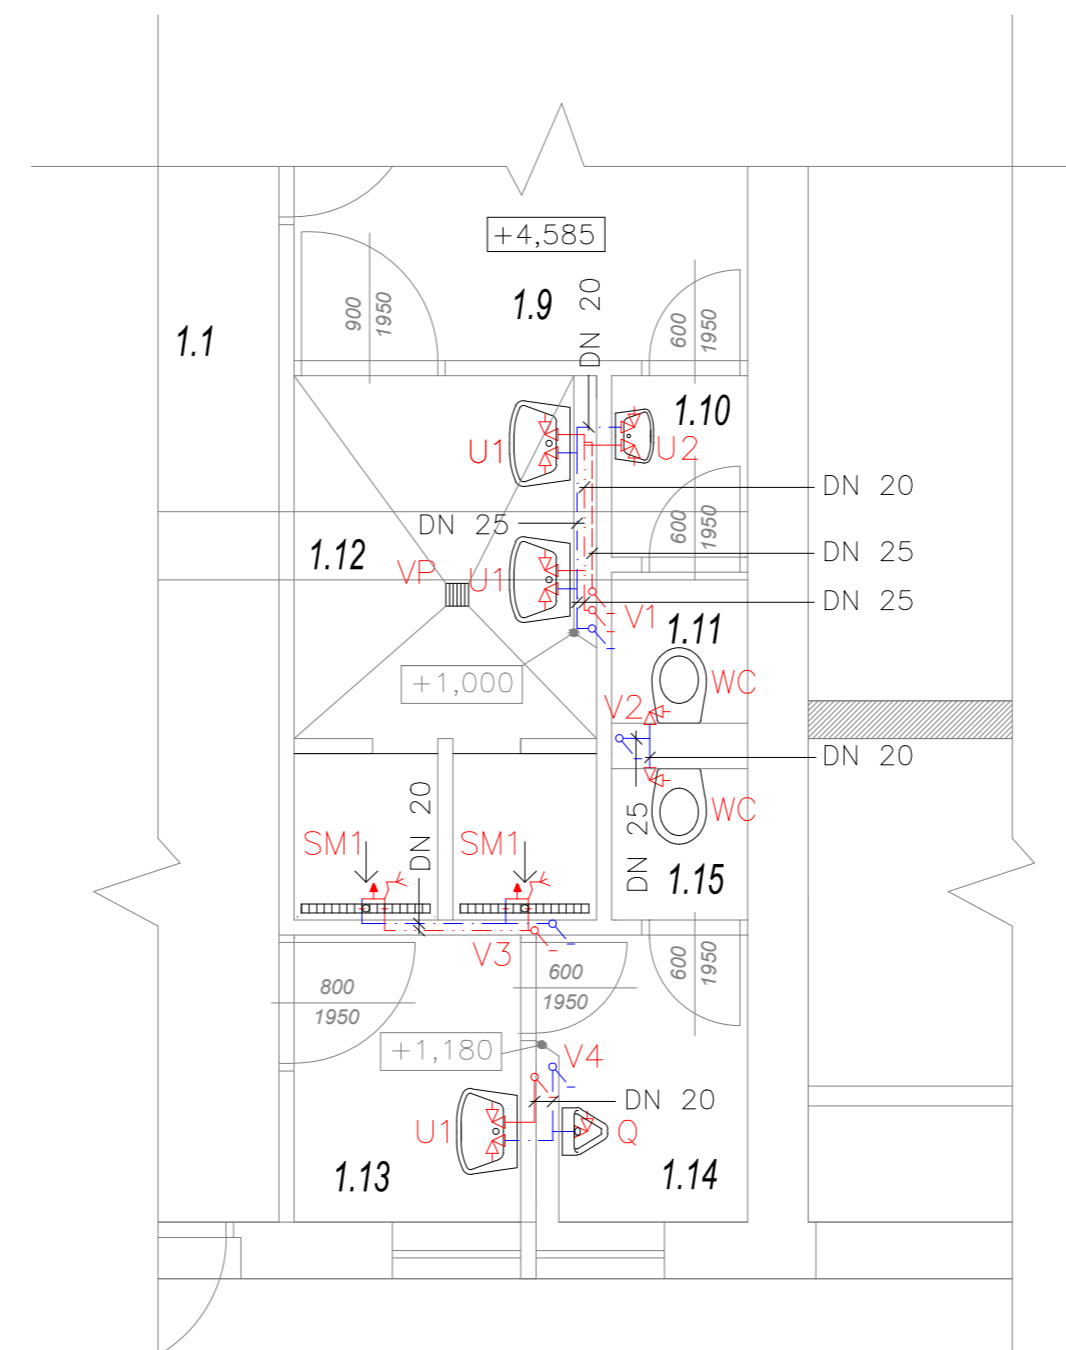

LEGENDA ZAŘIZOVACÍCH PŘEDMĚTŮ

OZN.	POPIS SESTAVY	VÝŠKA HORNÍ HRANY [mm]	POČET SESTAV V [KS]
U1	UMÝVADLO BÍLÉ KERAMICKÉ S BÍLOU PLASTOVOU ZÁPACHOVOU UZÁVĚRKOU DN 40 A S OTVOREM(VE STŘEDU) PRO VODOVODNÍ BATERII, OSAZENO CHROMOVOU STOJÁNKOVOU PÁKOVOU BATERII, 2x ROHOVÝ VENTIL CHROMOVANÝ DN15, ROZMĚR 550x440 mm	850	3
U2	UMÝVÁTKO BÍLÉ KERAMICKÉ S BÍLOU PLASTOVOU ZÁPACHOVOU UZÁVĚRKOU DN 40 A S OTVOREM(VE STŘEDU) PRO VODOVODNÍ BATERII, OSAZENO CHROMOVOU STOJÁNKOVOU PÁKOVOU BATERII, 2x ROHOVÝ VENTIL CHROMOVANÝ DN15, ROZMĚR 350x280 mm	850	1
Q	PISOÁR BÍLÝ KERAMICKÝ S RADAROVÝM SPLACHOVAČEM, ZADNÍ PŘÍVOD VODY ROHOVÝ VENTIL CHROMOVANÝ DN15	650	1
WC	ZÁVĚSNÉ WC, ZADNÍ ODPAD, S HLUBOKÝM SPLACHOVÁNÍM, NÁDRŽKA PRO INSTALACI DO SDK STĚNY, ZÁCHODOVÉ SEDÁTKO PLASTOVÉ BÍLÉ, MANŽETA DN 110 PRO NAPOJENÍ NA KANALIZAČNÍ PŘIPOJOVACÍ POTRUBÍ, ROHOVÝ VENTIL CHROMOVANÝ DN20	400	2
VP	VPUŠŤ PODLAHOVÁ DN110 PŘÍMÁ, OSAZENA NEREZOVOU MŘÍŽKOU	-	1
SM1	SPRCHOVÝ KOUT ZDĚNÝ 950x1100 mm, OSAZEN PODLAHOVÝM ŽLABEM DÉLKY 850 mm SE ZÁPACHOVOU UZÁVĚRKOU DN50, KRYTÝ NEREZOVOU MŘÍŽKOU, DRŽÁK RUČNÍ SPRCHY A BATERIE SPRCHOVÁ, CHROMOVÁ NÁSTĚNNÁ BATERIE PÁKOVÁ	-	2

LEGENDA POTRUBÍ

OZNAČENÍ NA VÝKRESE	POPIS
	STUDENÁ VODA
	TEPLÁ VODA
	CIRKULACE

POZNÁMKA

- VODOVODNÍ POTRUBÍ JE PROVEDENO Z POZINKOVANÉ OCELI, TYP ZÁVITOVÉ
- ROZVODY TEPLÉ I STUDENÉ VODY JSOU IZOLOVÁNY, TAK ABY BYLA DODRŽENA VYHLÁŠKA Č. 193/2007 SB., VE ZNĚNÍ POZDĚJŠÍCH PŘEDPISŮ

LEGENDA MÍSTNOSTI

ČÍSLO	ÚČEL MÍSTNOSTI
1.1	CHODBA
1.9	ŠATNA
1.10	PŘEDSÍŇ-WC
1.11	WC
1.12	UMÝVÁRNA
1.13	PŘEDSÍŇ-WC
1.14	WC-PISOÁRY
1.15	WC

+/-0,000=226,85 mm.m.

GENERALNÍ PROJEKTANT: ELPREMO, spol. s r.o. INVESTOR: FN OLOMOUČ AKCE: CELKOVÁ REKONSTRUKCE TRAFOSTANICE TS1 TECHNIKA PROSTŘEDÍ STAVEB – ZTI PŮDORYS 1&2.NP – ŘEŠENÁ ČÁST VNITŘNÍHO_VODOVODU	VYPRACOVAL: Ing. Jan Hrd PROJEKTANT: Mga., Ing. arch. Lukáš Blatěk KONTROLA: Mga., Ing. arch. Lukáš Blatěk STUPEŇ: D.P.S SOUBOR: E.16.44 ARCH. ČÍSLO: E.16.44	REPČINSKÁ 86, 779 00 OLOMOUČ TEL.: 587 438 820 www.elpremo.cz DATUM: 11/2016 MĚŘÍTKO: 1:50 ČÍSLO PŘÍLOHY: D.1.4.C1	FORMAT: 3XA4 KOPIE:
---	--	--	---