


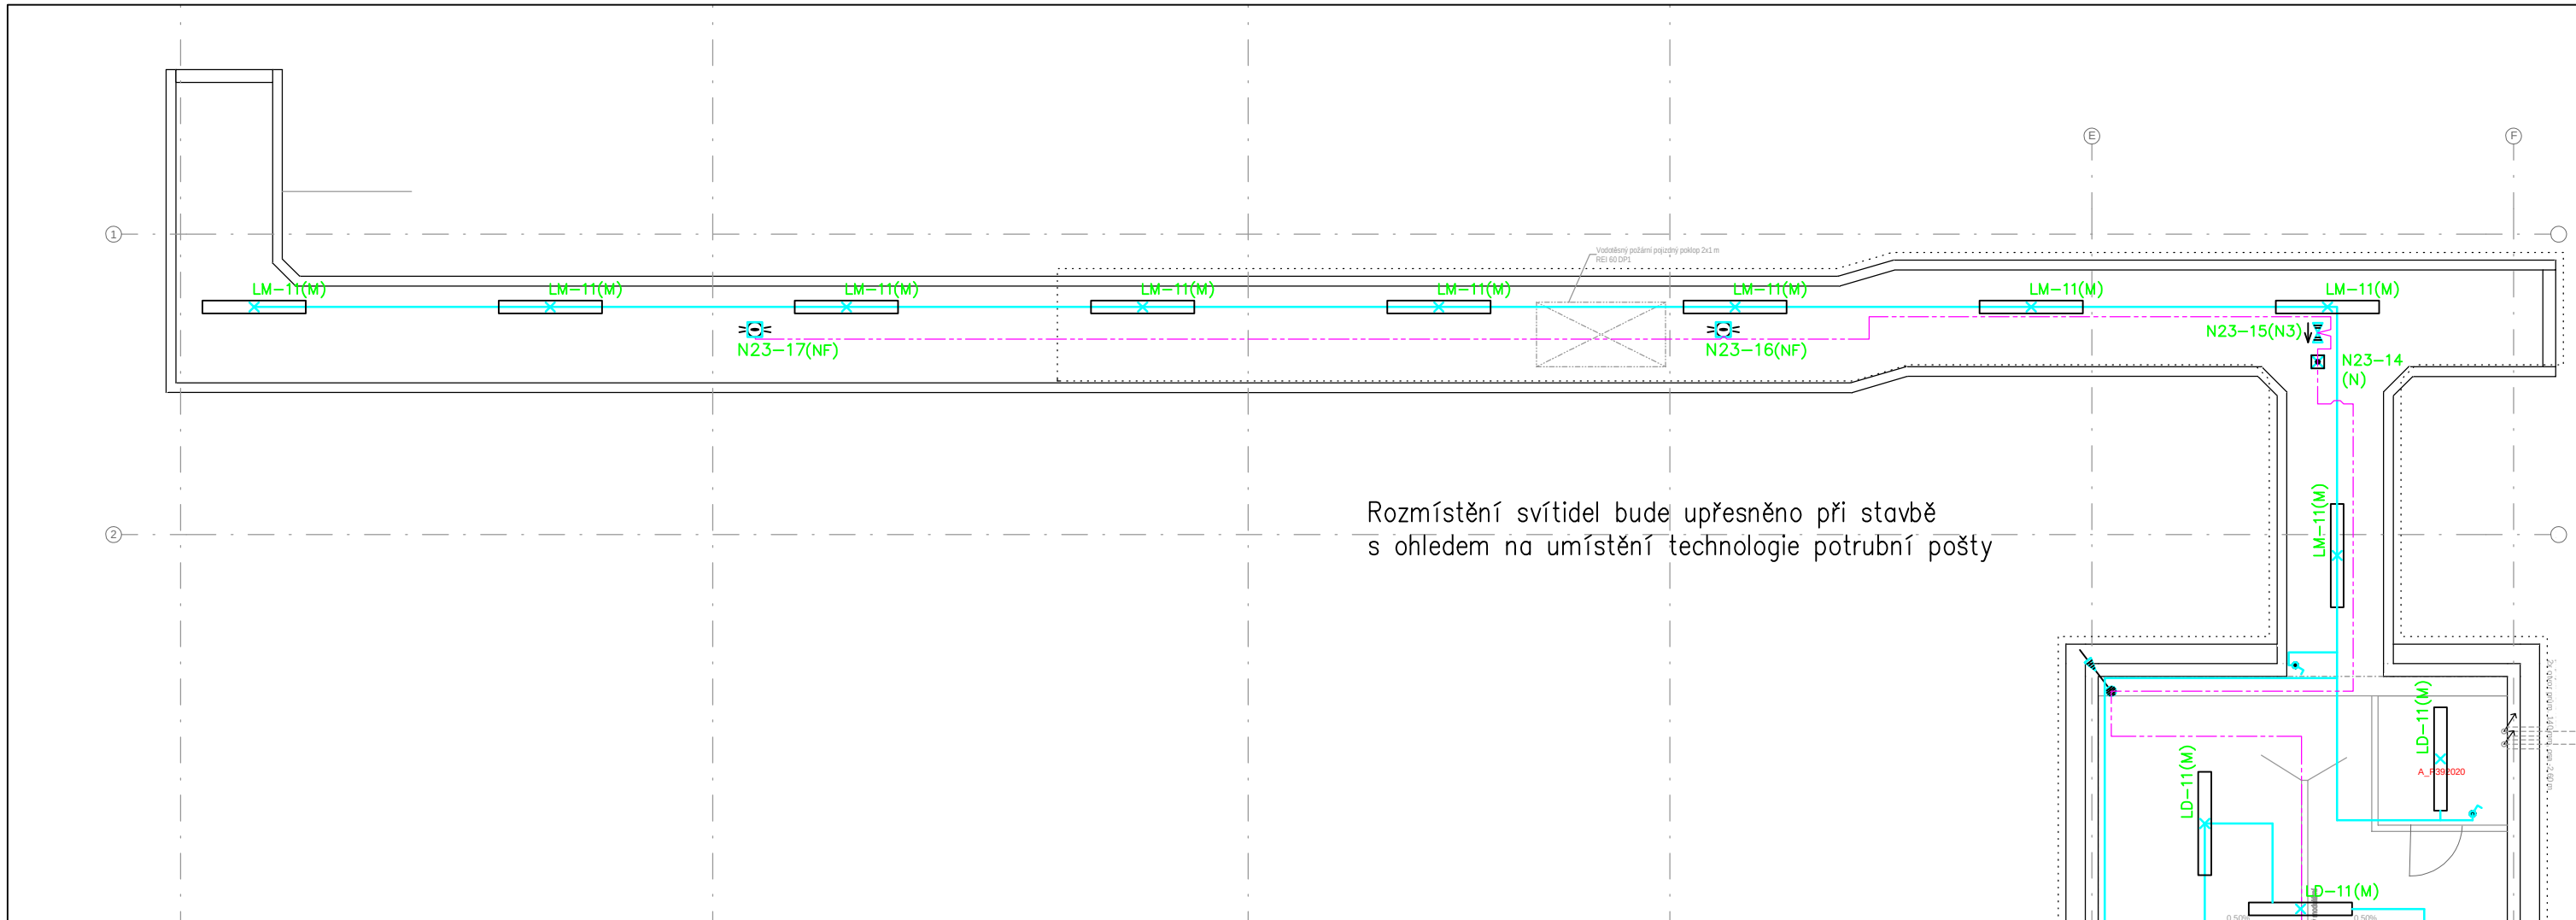

Legenda svítidel

- FNOL – Přístavba objektu "P" pro ambulance a stacionář HOK
AD Beghelli SpA 140923/A1 32–929/414/TW
B Beghelli SpA 140923/A1 36–999_414_NW
BD Beghelli SpA 140923/A1 36–999_414_TW
C Beghelli SpA 140923/A1 36–999_414_NW/9 CRI90
D Beghelli SpA 418PSD LED PANEL 418 M600 UGR19 SD 4K
E Beghelli SpA 70011 + 70035 PANLED 600x600 4000K
ED Beghelli SpA 70011DL + 99–0168 PANLED 600x600 4000K
ED1 Beghelli SpA 70011DL + 70035 PANLED 600x600 4000K
F Beghelli SpA 70011a PANLED 600x600 4000K
G Beghelli SpA 70022 + 70035 PAN LED 50W 600x600 4000K
H Beghelli SpA 70022 PAN LED 50W 600x600 4000K
I Beghelli SpA 71055 DWL LED 15W 4K
J Beghelli SpA 71057 DWL LED 25W 4K
K Beghelli SpA 71059 DWL LED 30W 4K
L Beghelli SpA 72010 SAVING IP65 LED 236 4000K
M Beghelli SpA 72011 SAVING IP65 LED 258 4000K
P přisazené – kuchyňská linka
svítidlo specifikovat podle návrhu interiéru
Q A40_10171CM
RD1 HALLA 04–A00K–10GED/840 + 04–0201, W
RD2 HALLA 04–A00K–20GED/840 + 04–0203, W
RD3 HALLA 04–A00K–25GED/840 + 04–0204, W
RD4 HALLA 04–A00K–40GED/840 + 04–0207, W

- N T93182A panika IP54
NA T93016A panika IP40
NB TB16746
NC TB16747


Světelné okruhy označené LM– jsou napojeny z hlavního napájení, LD– jsou napojeny ze záložního napájení.

ROZVODNÁ SOUSTAVA
3 NPE AC 400 V / TN–S
1 NPE AC 230 V / TN–S
2 PE AC 230 V / IT(ZIS)

OCHRANA PŘED ÚRAZEM ELEKTRICKÝM PROUDEM
(ZÁKLADNÍ OCHRANA, OCHRANA PŘI PORUŠE)
DLE ČSN EN 61140

KABELY BUDOU ULOŽENY DLE ČSN 332000–5–52 ed. 2
OCHRANNÉ OPATŘENÍ DLE ČSN 332000–4–41 ed. 2
AUTOMATICKÉ ODPOJENÍ OD ZDROJE
DVOJITÁ NEBO ZESÍLENÁ IZOLACE
INSTALACE V UMÝVÁRNÁCH, VE SPRCHÁCH DLE ČSN 332000–7–701 ed.2
INSTALACE V UMÝVACÍCH PROSTORECH DLE ČSN 33 2130 ed.2
INSTALACE VE ZDRAVOTNICKÝCH PROSTORECH DLE ČSN 332000–7–710

ODPOVÍDÁ SKUTEČNÉMU PROVEDENÍ
22.05.2020
ELPREMO SPOL. S R.O.
ŘEPOČNSKÁ 86, 779 00 OLOMOUČ
TEL.: 587 438 800
www.elpremo.cz

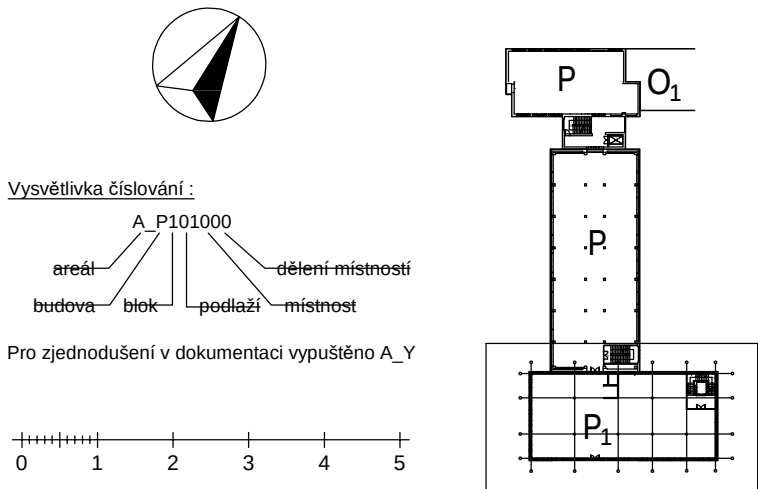

0,000 = 229,447 m.n.m

INVESTOR:
Fakultní nemocnice Olomouc, I. P. Pavlova 185/6, 779 00 Olomouc

AKCE:
FN OLOMOUČ - Přístavba objektu "P" pro ambulance a stacionář HOK
na pozemcích p.č. 706/8, 171/2, 707/8, 711/1, 711/6, 711/7, 711/2, 711/3, 702/1, 1444, 758, 613/2, k.ú. Nové Ulice

STUPEŇ:
DOKUMENTACE PRO ZMĚNU STAVBY PŘED DOKONČENÍM

ČÁST DOKUMENTACE:
SO 01 - AMBULANCE A STACIONÁŘ HOK
D.1.4.G SILNOPROUDÁ ELEKTROTECHNIKA

ODPOVĚDNÝ PROJEKTANT: *hine* Ing. PETR LAVIČKA
PROJEKTANT: *ivan* IVAN MEDVĚD
VYPRACOVAL: *ivan* IVAN MEDVĚD
KONTROLOVAL: *hine* Ing. PETR LAVIČKA

OBSAH VÝKRESU:
PŮDORYS 1.PP - UMĚLÉ OSVĚTLENÍ

GENERÁLNÍ PROJEKTANT:
Adam Rujbr Architects
Sírská 22, 612 00 Brno - Královo Pole
Tel.: 545 216 938, Fax: 545 216 937, GSM: 603 283 041
Holejší nábreží 19, 150 00 Praha 5
Tel.: 251 511 333, GSM: 603 799 403

ODPOVĚDNÝ PROJEKTANT: Ing. arch. ADAM RUJBR
ARCHITEKT: Ing. arch. ADAM RUJBR
HIP: Ing. MICHAL ŠURKA

Č. ZAKÁZKY: 05/2018
MĚŘÍTKO: 1:100
Č. VÝKRESU: 101
SADA: