


Legenda svítidel

FNOL - Přístavba objektu "P" pro ambulance a stacionář HOK
AD Beghelli SPA 140923/A1 32-929/414/TW
B Beghelli SPA 140923/A1 36-999_414_LW
BD Beghelli SPA 140923/A1 36-999_414_TW
C Beghelli SPA 140923/A1 36-999_414_NW/9 CR90
D Beghelli SPA 418P3D LED PANEL 418 M600 UR19 3D 4K
E Beghelli SPA 70011 + 70035 PANLED 600x600 4000K
ED Beghelli SPA 70011DL + 99-0168 PANLED 600x600 4000K
ED1 Beghelli SPA 70011DL + 70035 PANLED 600x600 4000K
F Beghelli SPA 70011a PANLED 600x600 4000K
G Beghelli SPA 70022 + 70035 PAN LED 50W 600x600 4000K
H Beghelli SPA 70022 PAN LED 50W 600x600 4000K
I Beghelli SPA 71055 DWL LED 15W 4K
J Beghelli SPA 71057 DWL LED 23W 4K
K Beghelli SPA 71059 DWL LED 30W 4K
L Beghelli SPA 72010 SAVING IP65 LED 236 4000K
M Beghelli SPA 72011 SAVING IP65 LED 258 4000K
P přisazené - kuchyňská linka
svítidlo specifikovat podle návrhu interiéru
Q A40_10171CM
R01 HALA 04-A00K-106D/840 + 04-0201, W
R02 HALA 04-A00K-206D/840 + 04-0203, W
R03 HALA 04-A00K-256D/840 + 04-0204, W
R04 HALA 04-A00K-406D/840 + 04-0207, W
N T93182A panika IP54
NA T93010A panika IP40
NB TB16746
NC TB16747
NE TB16762
NF TB16763
N1 T93010A + E16609N jednostranný dolů IP40
N2 T93013A + 2 x E16605N oboustranný do boku IP40
N3 T93180A + E16609N jednostranný dolů IP54
N4 T93010A + E16605N jednostranný do boku IP40

LEGENDA ZNAČEK

~11 spínač domovní 10/250-1
~11 spínač domovní 10/250-6
~11 spínač revizní
~11 ovládač průmyslový ve skřínce IP65 sb
~11 spínač domovní 10/250-1/05o
~11 spínač domovní 10/250-1/05o IP44 zapuštěný
~11 zásuvka domovní 16/250-1
~70 zásuvka domovní 16/250-1 IP44 zapuštěná
~85 zásuvka domovní 250/16-1 IP44 nástěnná
~11 vývod 1f pro spotřebič
~11 vývod 3f pro spotřebič
~11 svítidlo_LED dle popisu
~15(B2)
• voda
• xxxx
• DR200/60.11
• W116/60.20
vývod pospojování CY4 - pod obkladem
vývod pospojování CY4 - volný konec 2 m
drátěný žlob 200x60 mm, délka 11 m
instalace kanál plastový pod parapetní 110x60 mm, délka 20 m



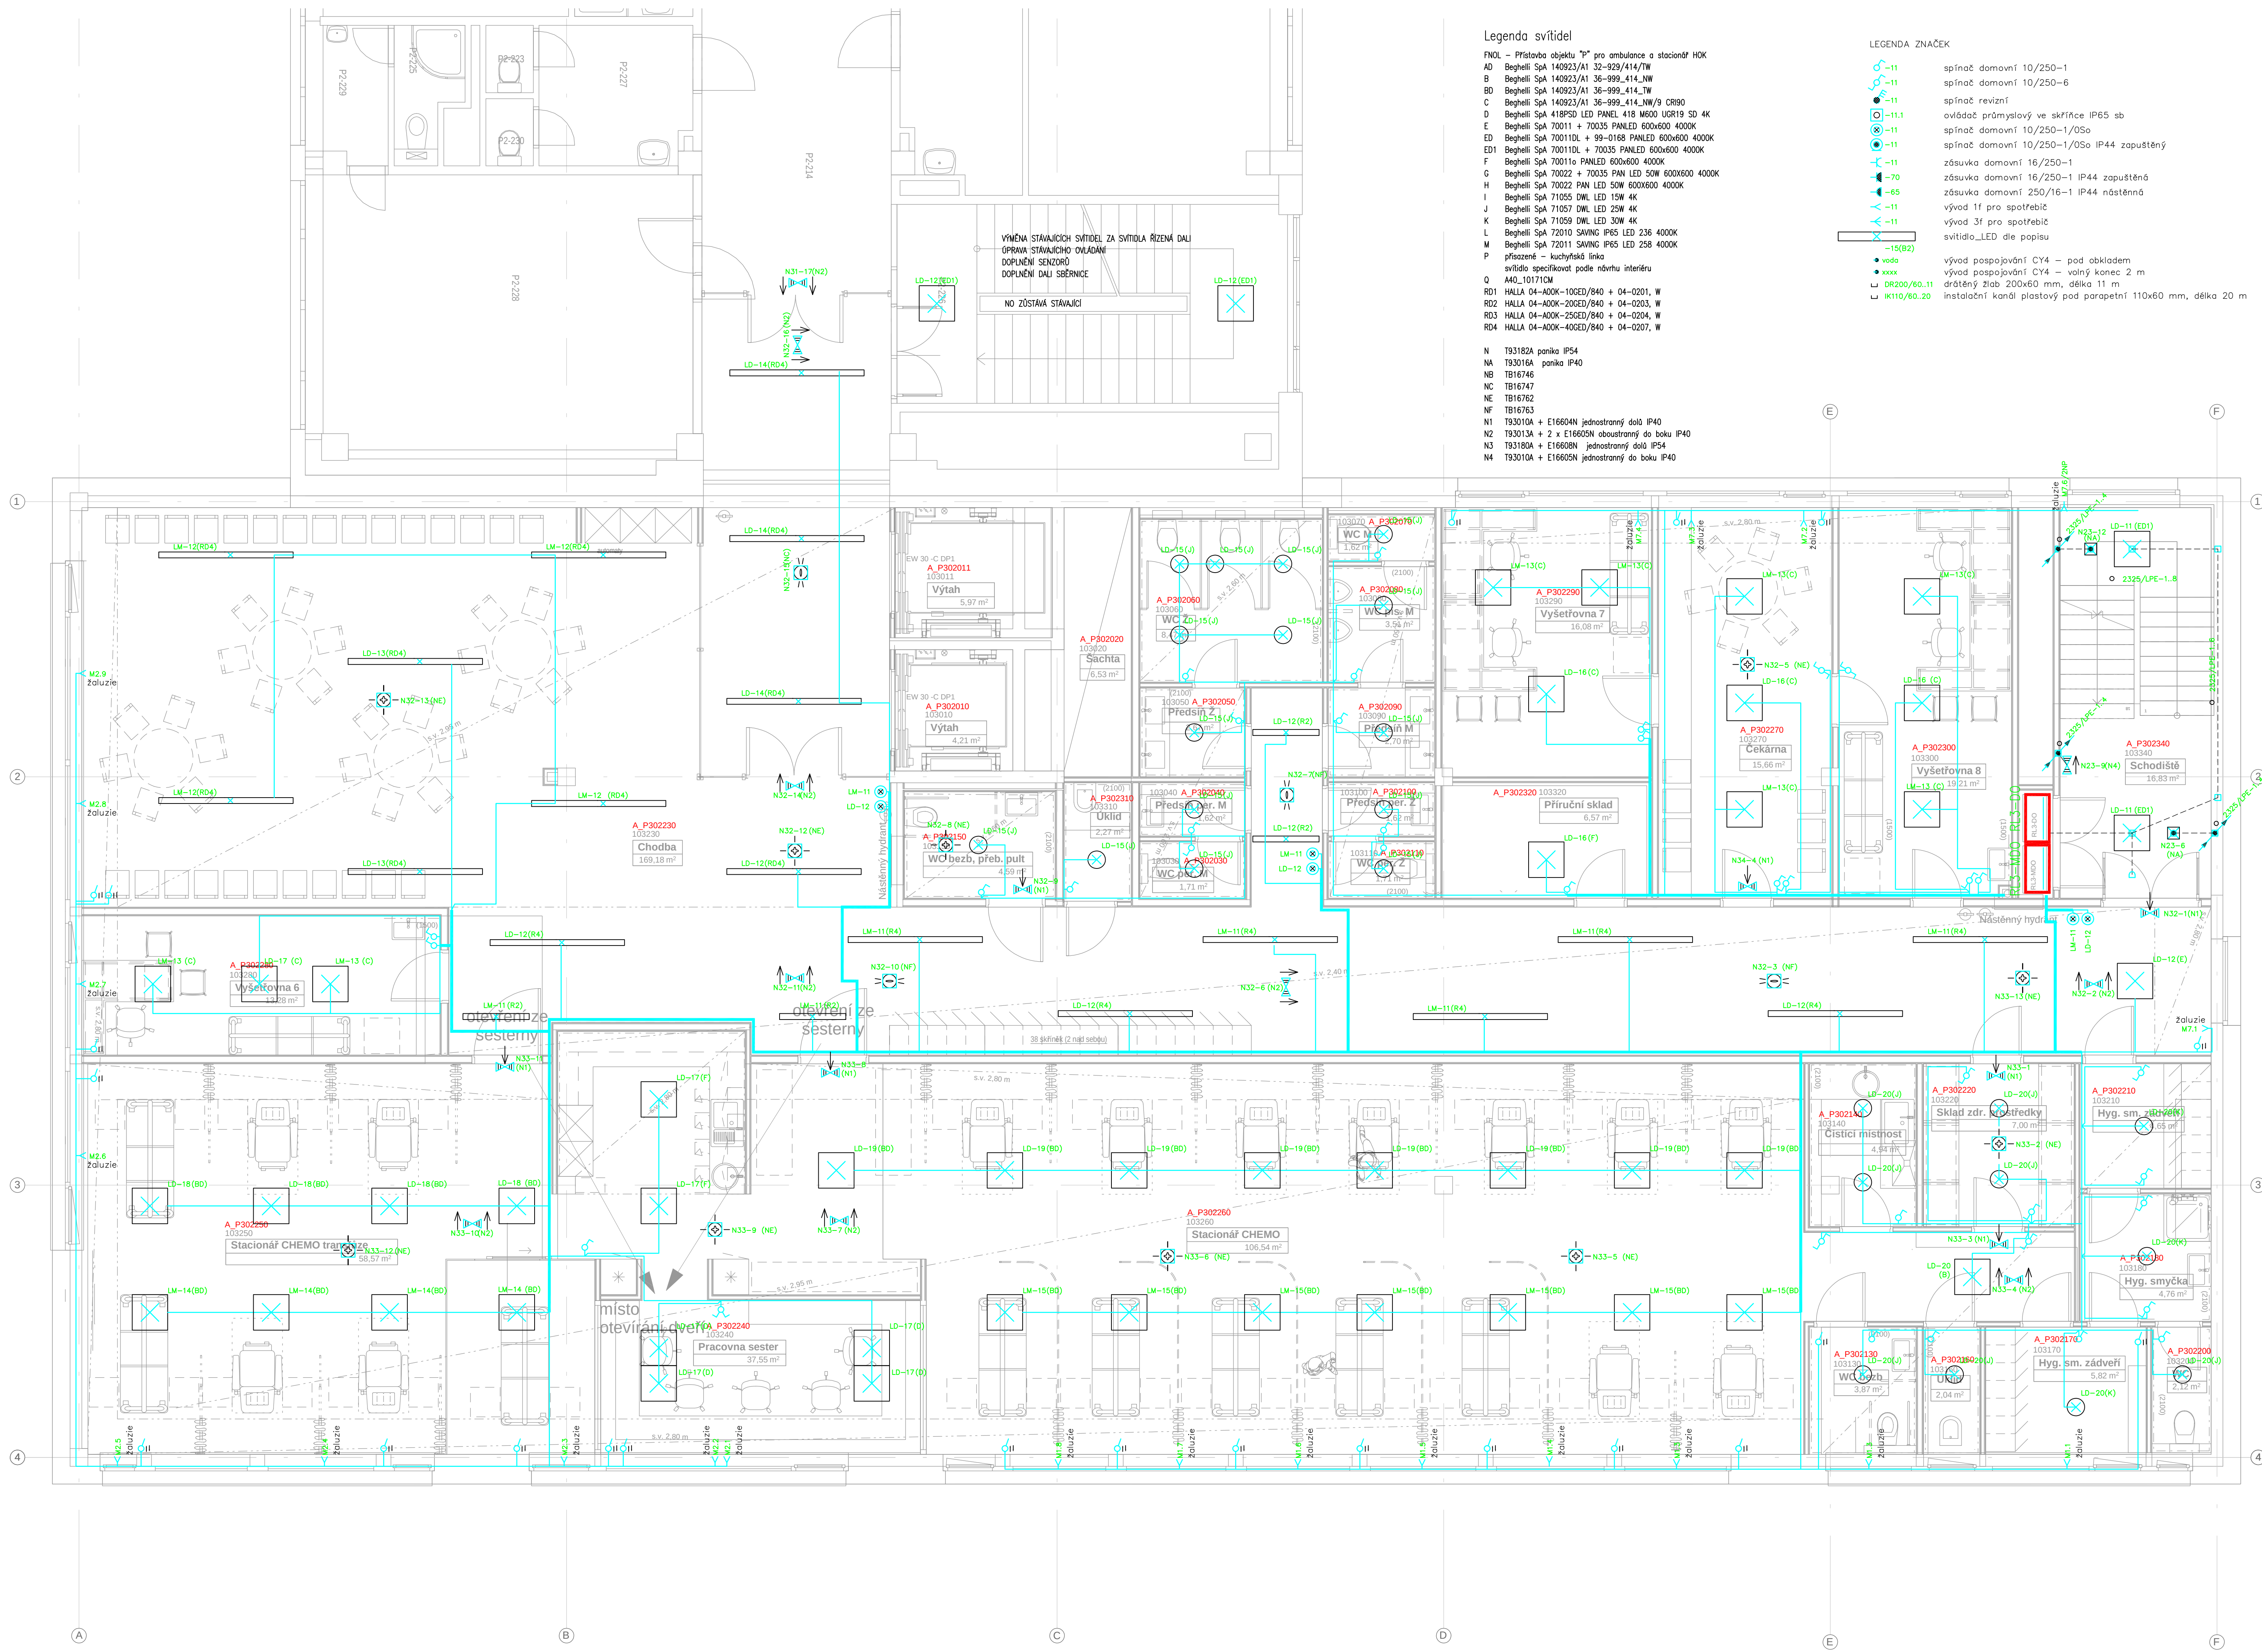


Světelné okruhy označené LM- jsou napojeny z hlavního napájení, LD- jsou napojeny ze zdířného napájení.

ROZVODNÁ SOUSTAVA
3 NPE AC 400 V / TN-S
1 NPE AC 230 V / TN-S
2 PE AC 230 V / IT(2IS)

OCHRANA PŘED ÚRAZEM ELEKTRICKÝM PROUDEM
(ZÁKLADNÍ OCHRANA, OCHRANA PŘI PORUŠĚ)
DLE ČSN EN 61140

KABELY BUDOV ULOŽENY DLE ČSN 332000-5-52 ed. 2
OCHRANNÉ OPATŘENÍ DLE ČSN 332000-4-41 ed. 2
AUTOMATICKÉ ODPOJENÍ OD ZDROJE
DVOJITÁ NEBO ZESÍLENÁ IZOLACE
INSTALACE V UMÝVÁRNÁCH, VE SPRCHÁCH DLE ČSN 332000-7-701 ed.2
INSTALACE V UMÝVÁRNÁCH, VE SPRCHÁCH DLE ČSN 33 2130 ed.2
INSTALACE VE ZDRAVOTNICKÝCH PROSTOŘECH DLE ČSN 332000-7-710

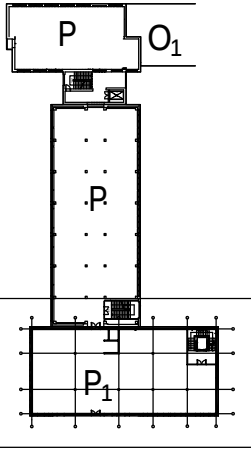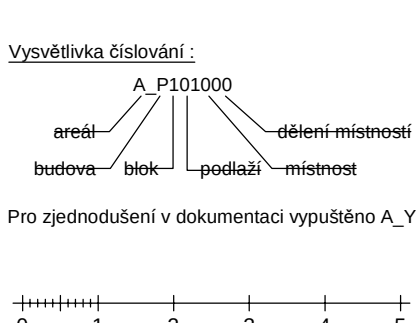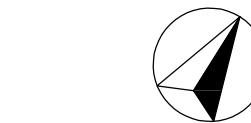

ODPOVÍDÁ SKUTEČNÉMU PROVEDENÍ
22.05.2020
ELPREMO
TEL.: 387 438 500
www.elpremo.cz

0,000 = 229,447 m.n.m		AUTORIZAČNÍ RAZÍTKO:	
INVESTOR: Fakultní nemocnice Olomouc, I. P. Pavlova 185/6, 779 00 Olomouc		AKCE: FN OLOMOUC - Přístavba objektu "P" pro ambulance a stacionář HOK na pozemcích p.č. 7068, 7102, 7075, 7111, 7116, 7117, 7112, 7113, 7021, 1444, 758, 8132, k.ú. Nová Ulice	
STUPEŇ: DOKUMENTACE PRO ZMĚNU STAVBY PŘED DOKONČENÍM			
ČÁST DOKUMENTACE:		GENERÁLNÍ PROJEKTANT: Ing. arch. Adam Rujbr Architects Štefáka 22, 602 00 Brno - Křižanova Pařez Tel.: +420 545 216 900, Fax: +420 545 917, GSM: 603 203 441 Havlůvův náhon 129, 150 00 Praha 5 Tel.: +420 251 315 303, GSM: 603 779 463	
ODPOVĚDNÝ PROJEKTANT: Ing. PETR LAŤAVKA		ODPOVĚDNÝ PROJEKTANT: Ing. arch. ADAM RUBEŠ	
PROJEKTANT: IVAN MEDVĚD		ARCHTEKT: Ing. arch. ADAM RUBEŠ	
VYPRACOVAL: IVAN MEDVĚD		HP: Ing. MICHAL ŠURSKÝ	
KONTROLOVAL: Ing. PETR LAŤAVKA		Č. ZAKÁZKY: 05/2018	
OBSAH VÝKRESU: PŮDORYS 3.NP - UMĚLÉ OSVĚTLENÍ		MĚŘÍTKO: 1:50	
		Č. VÝKRESU: 110	
		SADRA	