

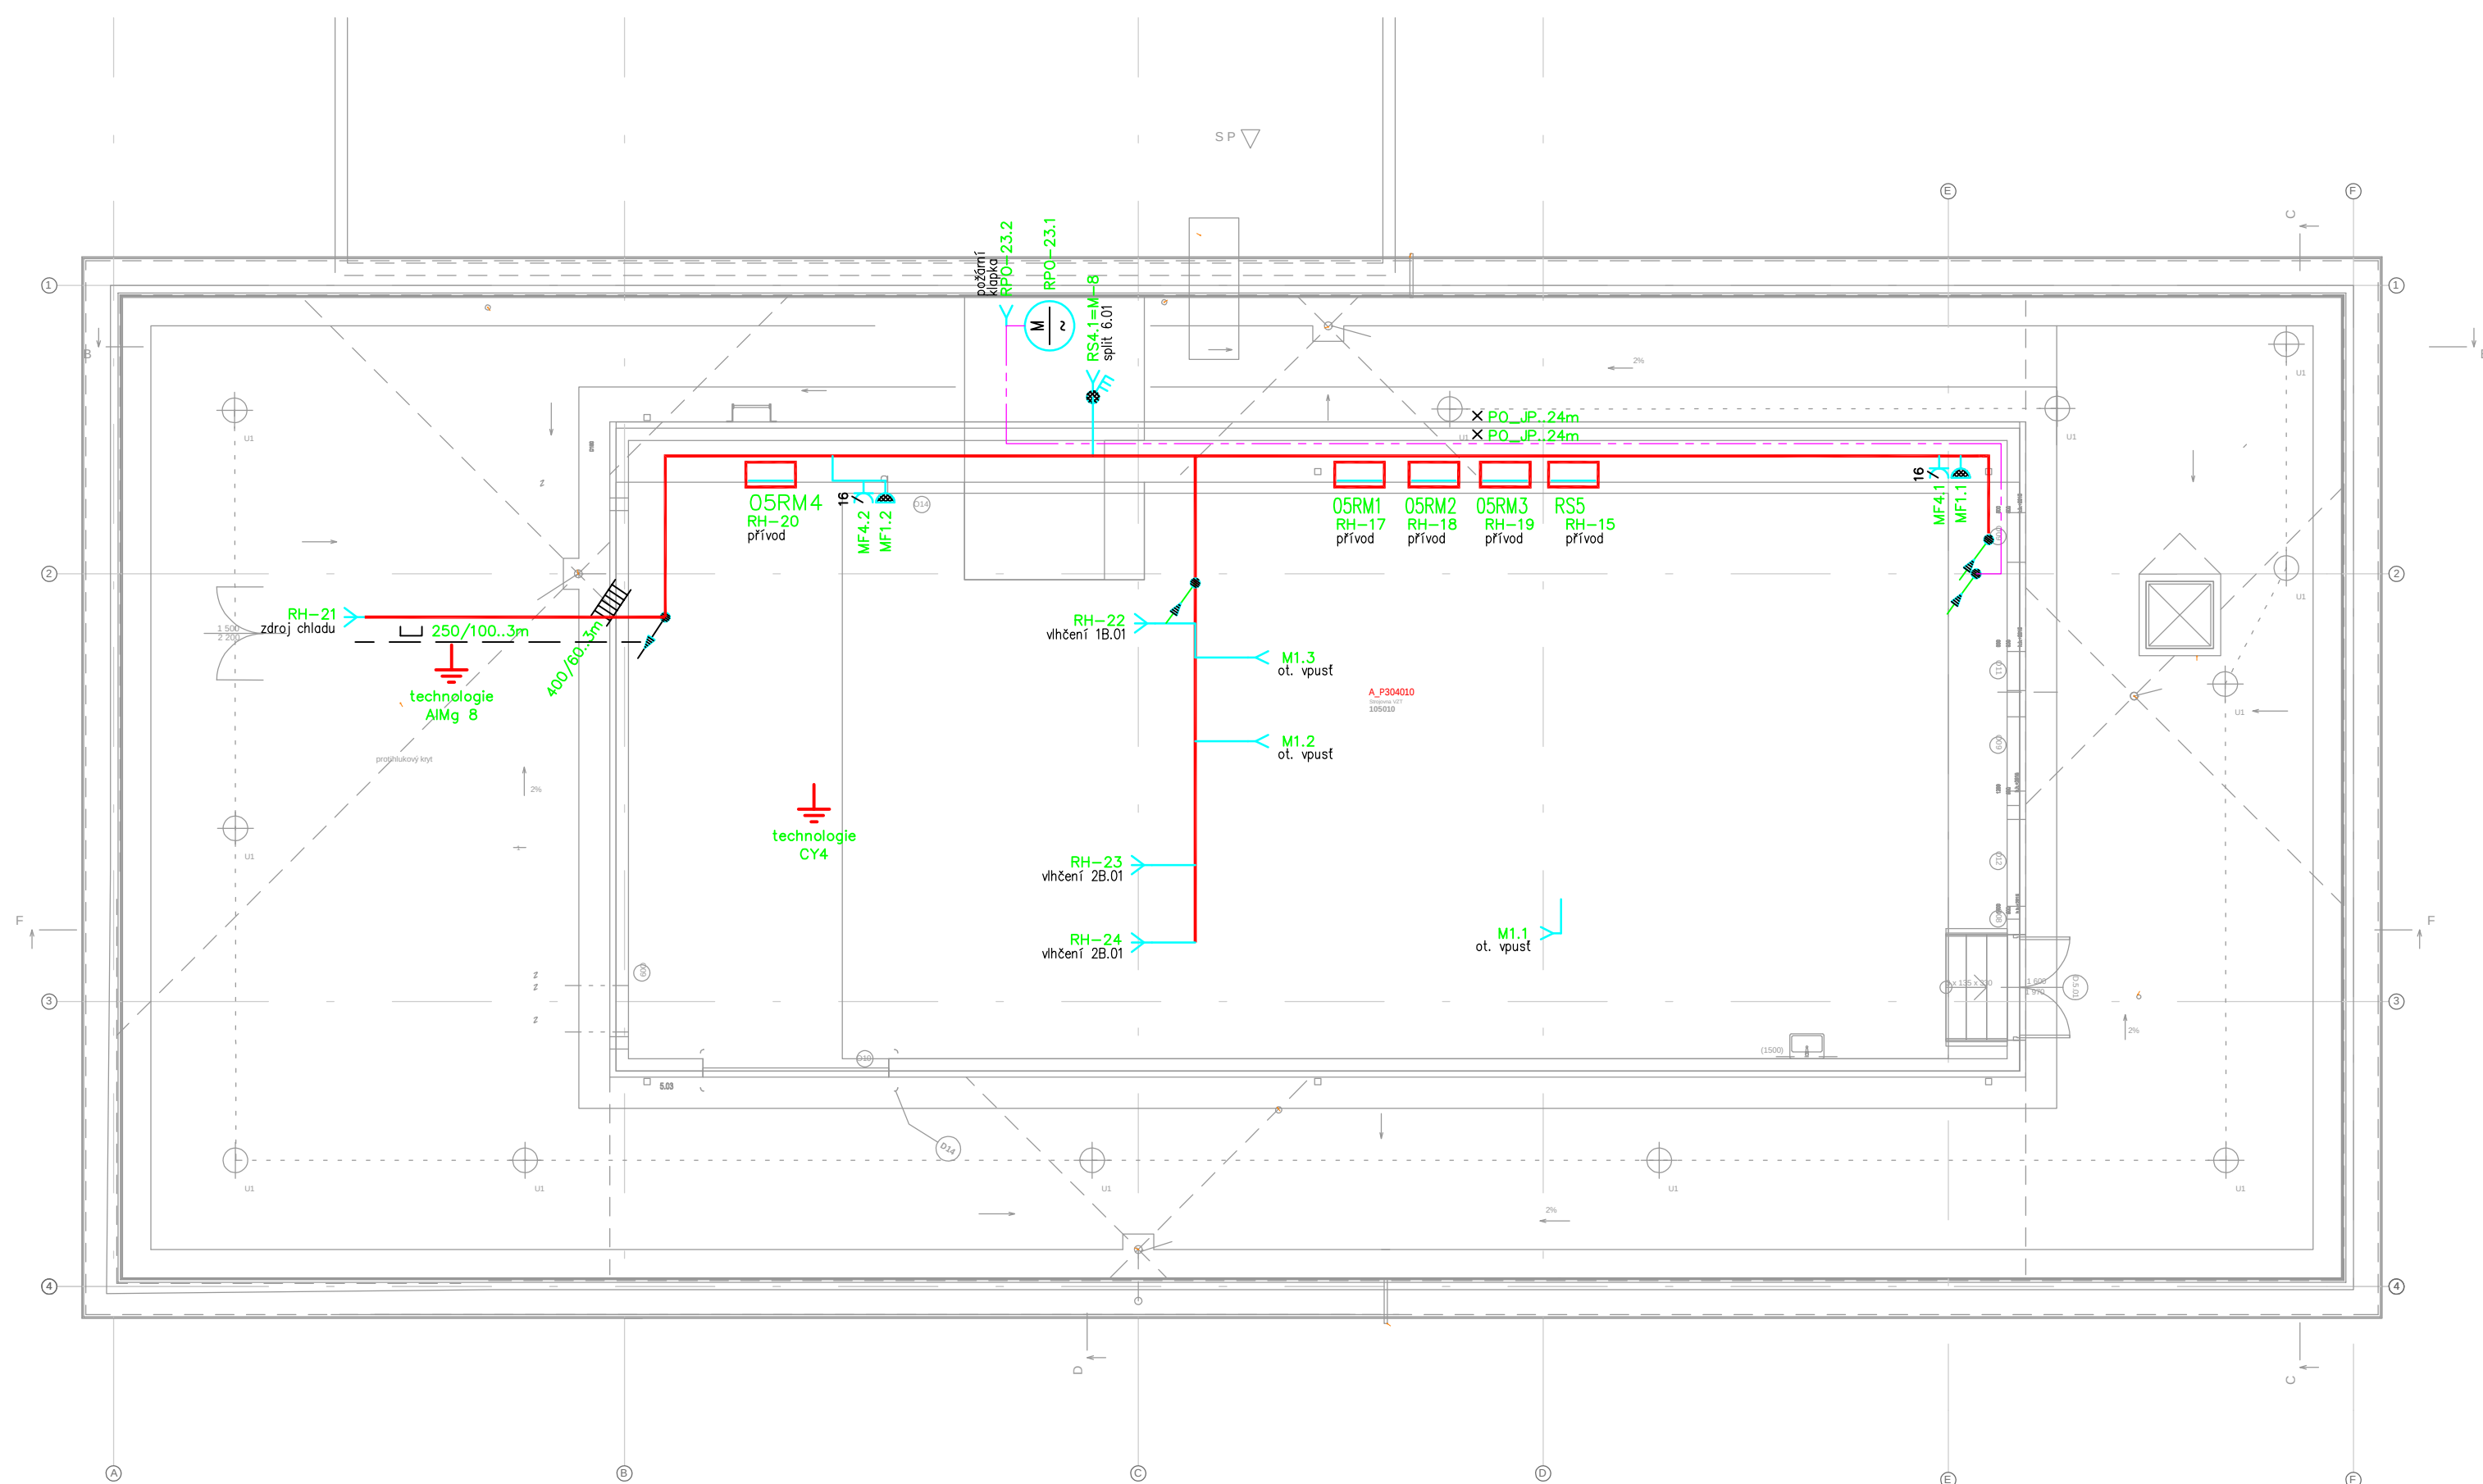


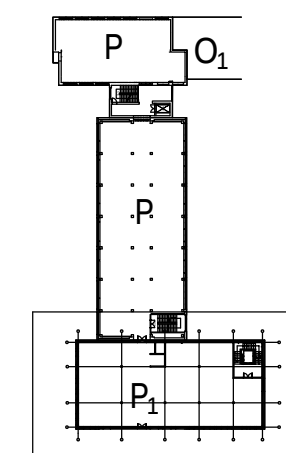

ROZVODNÁ SOUSTAVA
3 NPE AC 400 V / TN-S
1 NPE AC 230 V / TN-S
2 PE AC 230 V / IT(ZIS)

OCHRANA PŘED ÚRAZEM ELEKTRICKÝM PROUDEM
(ZÁKLADNÍ OCHRANA, OCHRANA PŘI PORUŠE)
DLE ČSN EN 61140

KABELY BUDOU ULOŽENY DLE ČSN 332000-5-52 ed. 2
OCHRANNÉ OPATŘENÍ DLE ČSN 332000-4-41 ed. 2
AUTOMATICKÉ ODPOJENÍ OD ZDROJE
DVOJITÁ NEBO ZESÍLENÁ IZOLACE
INSTALACE V UMÝVÁRNÁCH, VE SPRCHÁCH DLE ČSN 332000-7-701 ed.2
INSTALACE V UMÝVACÍCH PROSTORECH DLE ČSN 33 2130 ed.2
INSTALACE VE ZDRAVOTNICKÝCH PROSTORECH DLE ČSN 332000-7-710

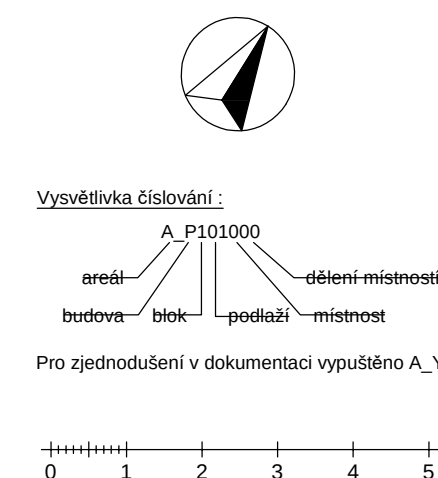

ODPOVÍDÁ SKUTEČNÉMU PROVEDENÍ
22.05.2020
ELPREMO SPOL. S R.O.
ŘEPČANSKÁ 86, 779 00 OLOMOUČ
TEL.: 587 438 800
www.elpremo.cz

LEGENDA ZNAČEK

- 11 spínač domovní 10/250-1
- 11 spínač domovní 10/250-6
- 11 spínač revizní
- 11.1 ovládač průmyslový ve skříňce IP65 sb
- ⊗-11 spínač domovní 10/250-1/0So
- ⊗-11 spínač domovní 10/250-1/0So IP44 zapuštěný
- └-11 zásuvka domovní 16/250-1
- └-70 zásuvka domovní 16/250-1 IP44 zapuštěná
- └-65 zásuvka domovní 250/16-1 IP44 nástěnná
- └-11 vývod 1f pro spotřebič
- └-11 vývod 3f pro spotřebič
- └-11 svítidlo_LED dle popisu
- └-15(B2) vývod pospojování CY4 - pod obkladem
- └-15(B2) vývod pospojování CY4 - volný konec 2 m
- └-15(B2) drátěný žlab 200x60 mm, délka 11 m
- └-15(B2) instalační kanál plastový pod parapetní 110x60 mm, délka 20 m

0,000 = 229,447 m.n.m

INVESTOR: Fakultní nemocnice Olomouc, I. P. Pavlova 185/6, 779 00 Olomouc		AUTORIZAČNÍ RAZÍTKO:	
AKCE: FN OLMOUC - Přístavba objektu "P" pro ambulance a stacionář HOK na pozemcích p.č. 709/8, 171/2, 707/5, 711/1, 711/6, 711/7, 711/2, 711/3, 702/1, 1444, 759, 613/2, k.ú. Nová Ulice			
STUPEŇ: DOKUMENTACE PRO ZMĚNU STAVBY PŘED DOKONČENÍM			
ČÁST DOKUMENTACE:		GENERALNÍ PROJEKTANT: Adam Rujbr Architects Srbáská 22, 612 00 Brno - Královovo Pole Tel.: 545 216 938, Fax: 545 216 937, GSM: 603 283 041 Holejší nábreží 19, 150 00 Praha 5 Tel.: 251 511 333, GSM: 603 799 403	
ODPOVĚDNÝ PROJEKTANT: Ing. PETR LAVIČKA		ODPOVĚDNÝ PROJEKTANT: Ing. arch. ADAM RUJBR	
PROJEKTANT: IVAN MEDVĚD		ARCHITEKT: Ing. arch. ADAM RUJBR	
VYPRACOVAL: IVAN MEDVĚD		HIP: Ing. MICHAL SURKA	
KONTROLOVAL: Ing. PETR LAVIČKA			
OBSAH VÝKRESU:		Č. ZAKÁZKY:	
PŮDORYS SNP - SILNOPROUDÉ ROZVODY		DATUM: 05/2018	MĚŘÍTKO: 1:100
		Č. VÝKRESU: 116	SADA: