


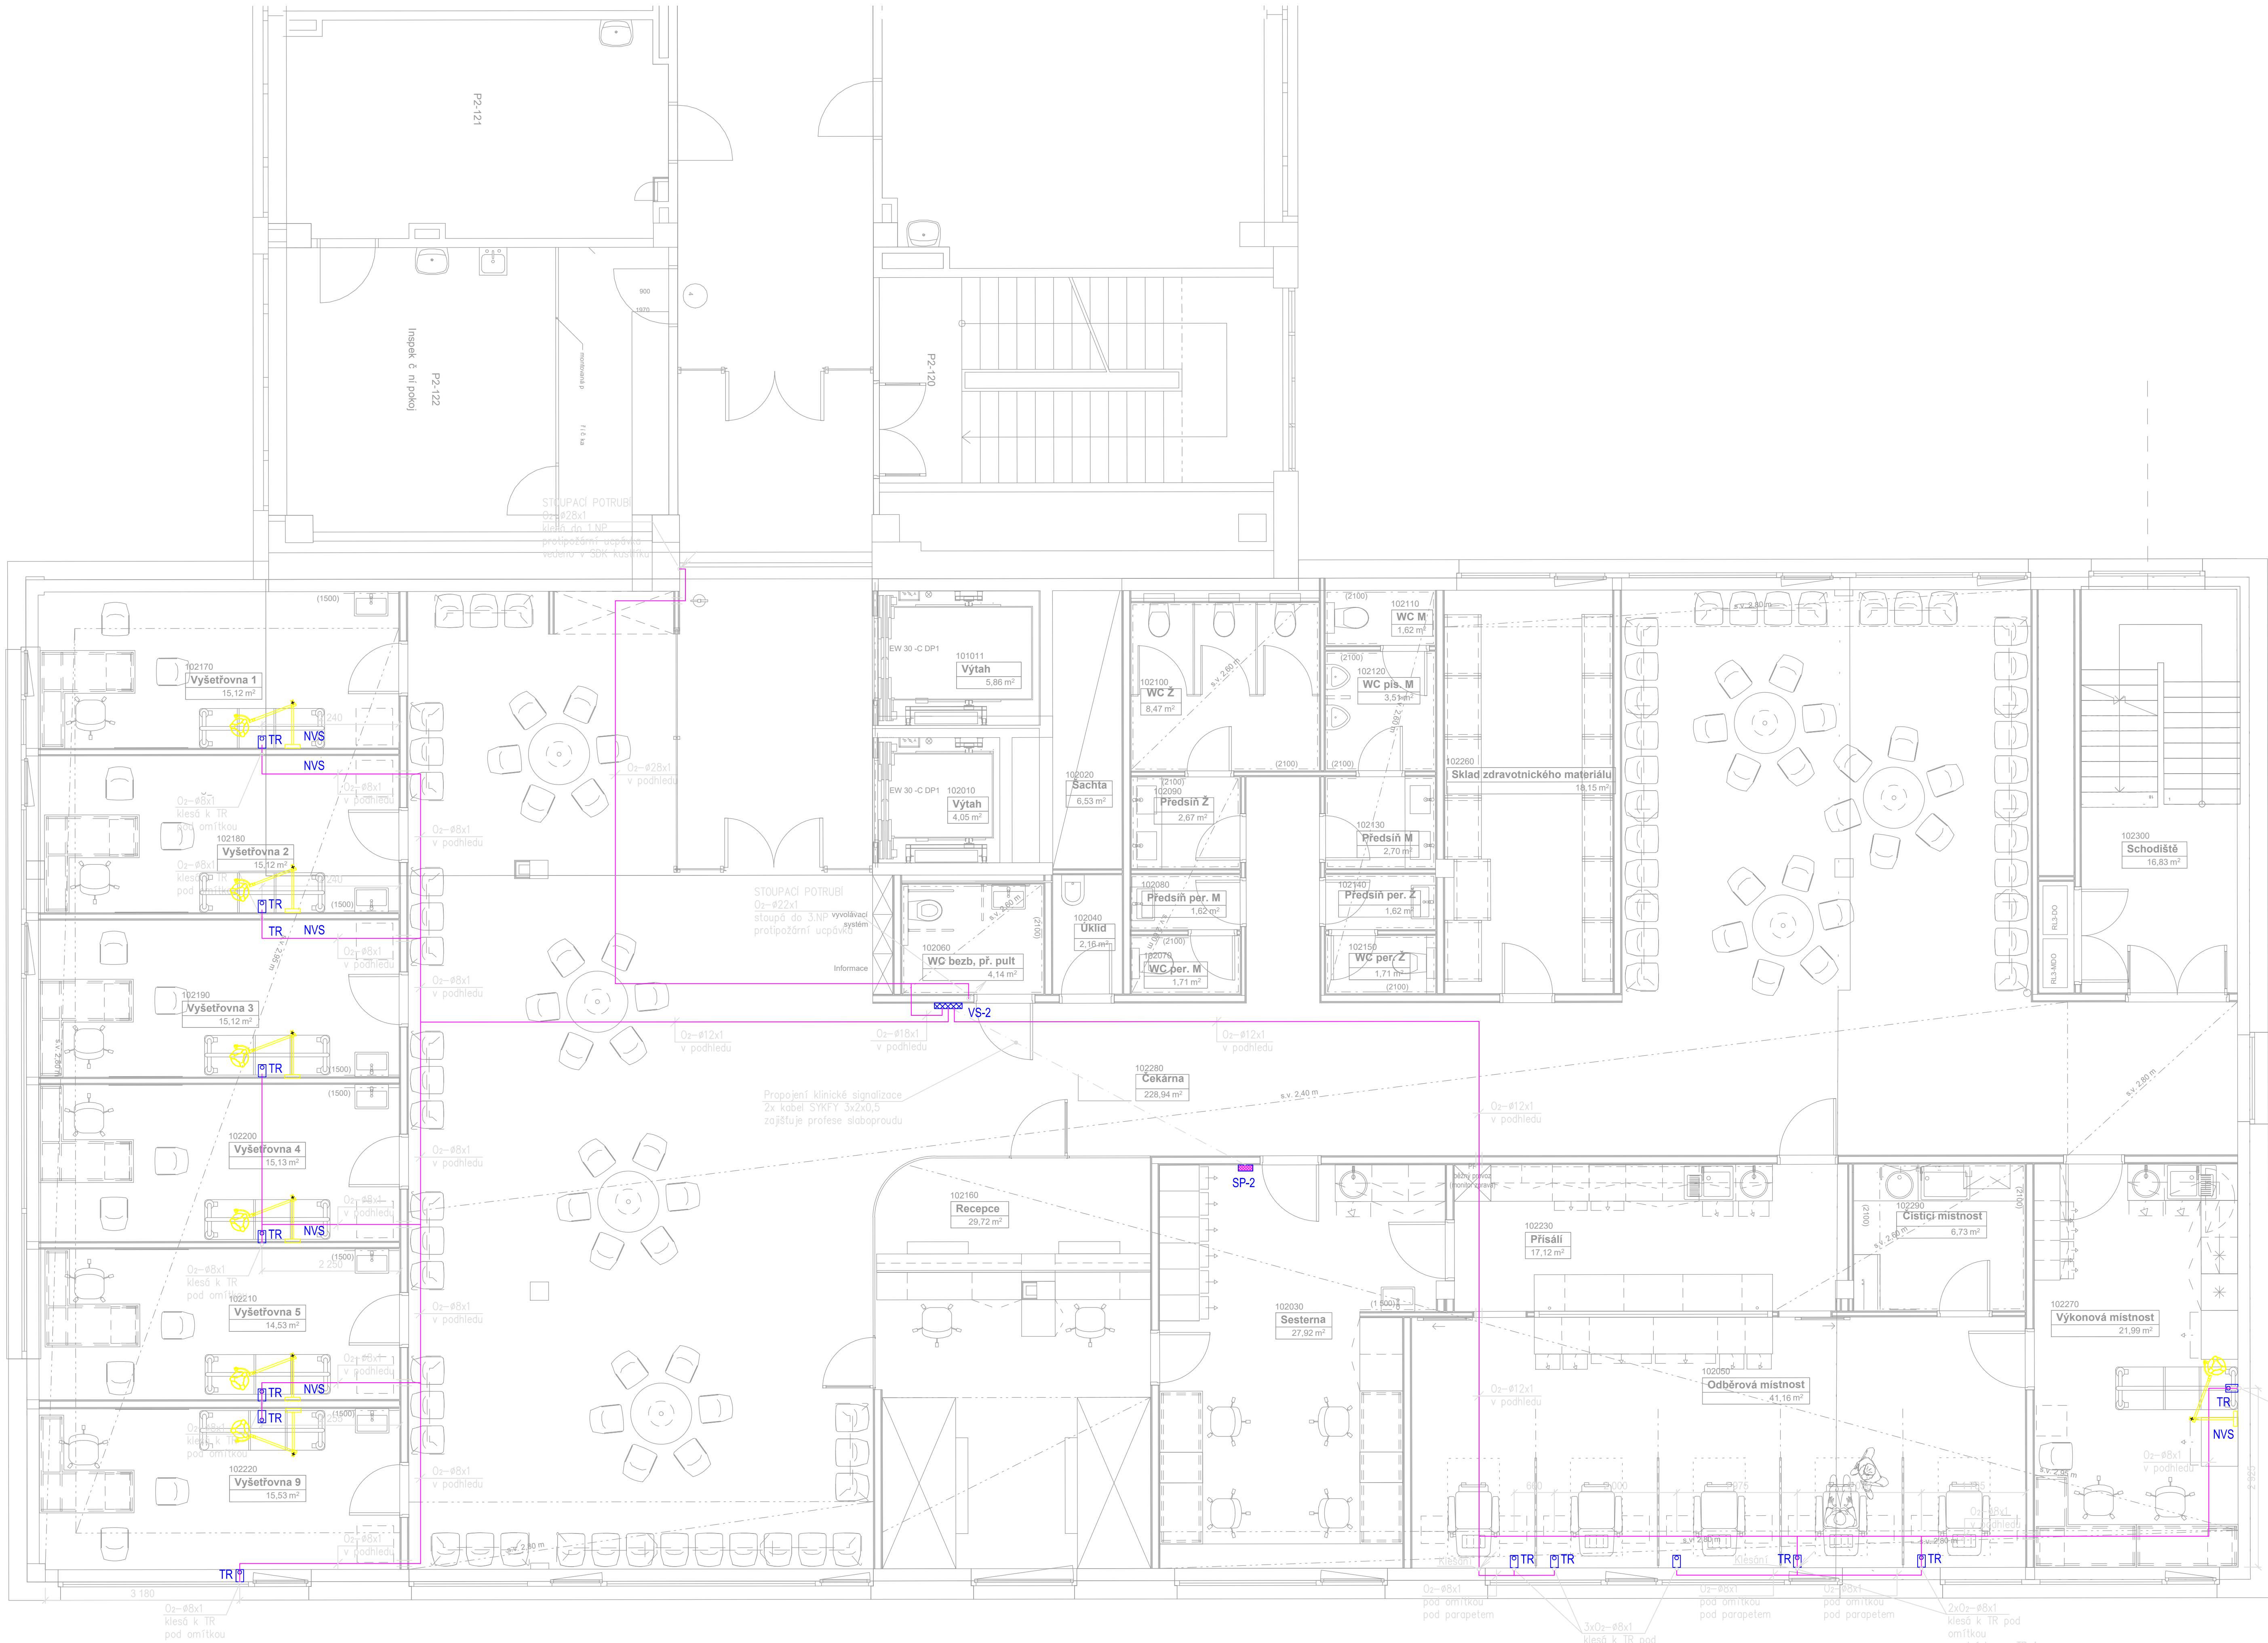

LEGENDA:

-
- Potrubní rozvod medicínálních plynů v ocelové chráničce

Potrubní rozvod medicínálních plynů v ocelové chráničce a s protipožární ucpávkou

Potrubní rozvod kyslíku (O₂)

VS-X Ventilová skříň (X=počet plynů)

TR Terminální nástěnná jednotka s rychlospojkou

SP-X Signalizační panel klinického nouzového alarmu (X=počet snímaných plynů)

NVS Nástěnné vyšetřovací světlo

POZNÁMKA:

- Potrubí při průchodu zdmi, příčkami a stropem opatřeno ocelovou chráničkou.
- Rozvodné potrubí vedeno v podhledu, v místnostech k odběrovým místům klesá pod omítkou.
- Vývody plynu pro TR vyvedeny ze zdi ve výšce 1200 mm nad čistou podlahou, pokud není uvedeno jinak.
- Vývody plynů pro stropní stativy vyvedeny pod strop a ukončeny kulovým ventilem R254.
- Uzávěrací armatury osazeny do ventilové skříň s výškou cca 1700 mm nad podlahou. Doporučená výška spodní hrany ventilové skříň je 1400 mm nad podlahou.

Dräger

Dräger Medical s.r.o.
Na Vyšehradě 1098, 672 01 Polička, Česká republika
Tel.: +420 468 001 383 | E-mail: projekce@draeger.com

Č. PARÉ:

ODPOVĚDNÝ PROJEKTANT: ING. JAN BILŠŮ VYPRACOVAL: RADOMÍR ŠEVČÍK KONTROLOVAL: MARTIN PLETICHÁ

STAVBA, OBJEKT: Fakultní nemocnice Olomouc, I. P. Pavlova 185/6, 779 00 Olomouc
Přístavba objektu "P" pro ambulance a stacionář HOK
Půdorys 2.NP - dispozice rozvodů

STUPĚŇ PD: 02PS
FORMÁT A4: 10 A4
DATA: 02/2020
JČO: 26700760

MĚŘÍTKO: 1:50
Č. VÝKRESU: D.1.4.J - 03

ZMĚNA STAVBY PŘED DOKONČENÍM

INVESTOR: Fakultní nemocnice Olomouc, I. P. Pavlova 185/6, 779 00 Olomouc		AUTORIZAČNÍ RAZÍTKO:	
AKCE: FN OLOMOUC - Přístavba objektu "P" pro ambulance a stacionář HOK na pozemcích p.č. 706/8, 17162, 7018, 7111, 7116, 7117, 7112, 7113, 7021, 1444, 759, 6132, k.č. Nová Ulice			
STUPĚŇ: DOKUMENTACE PRO PROVEDENÍ STAVBY			
ČÁST DOKUMENTACE: D.1.4.J MEDICINÁLNÍ PLYNY		GENERÁLNÍ PROJEKTANT:  Adam Rujbr Architects Střední 22, 612 00 Brno - Radlovská Pila Tel. 545 216 936, Fax: 545 216 937, GSM: 603 283 041 E-mail: radbr@adama.cz, Tel.: 251 511 333, GSM: 603 799 403	
ODPOVĚDNÝ PROJEKTANT: Ing. JAN BILŠŮ	ODPOVĚDNÝ PROJEKTANT: Ing. arch. ADAM RUJBR		
PROJEKTANT: Ing. TOMÁŠ MACH	ARCHTEKT: Ing. arch. ADAM RUJBR		
VYPRACOVAL: Ing. TOMÁŠ MACH	HP: Ing. MICHAL ŠURKA		
KONTROLOVAL: Ing. TOMÁŠ MACH			
OBSAH VÝKRESU: Půdorys 2.NP_R02	Č. ZAKÁZKY: 06/2018	MĚŘÍTKO: 1:50	S. VÝKRESU: D.1.4.J - 03