


Legenda místností 1NP

Číslo	Název	Plocha (m ²)	Poznámka
P2-101	Chodba	59,44	
P2-102	Vyšetřovna STD	22,96	
P2-103	Vyšetřovna 1	21,96	
P2-104	Vyšetřovna 2	22,60	
P2-105	Vyšetřovna 3	21,89	
P2-106	Úklidová místnost	2,70	
P2-107	WC	5,88	
P2-110	Pokoj sester	11,98	
P2-111	Chodba	99,10	štuková omítka
P2-112	Sekretariát	11,64	
P2-113	Sprcha	2,70	nová keramická dlažba a obklad v=2,0m
P2-114	Předsíň	3,54	nová keram. dlažba a obklad
P2-115	WC ženy	1,20	nová keramická dlažba a obklad v=2,0m
P2-116	WC muži	1,20	nová keramická dlažba a obklad v=2,0m
P2-117	Pracovna přednosta	22,36	
P2-118	Knihovna	29,84	
P2-119	Pracovna vrchní sestry	25,77	
P2-120	Schody	21,67	
P2-121	Inspekční pokoj	22,61	
P2-122	Inspekční pokoj	30,18	štuková omítka
P2-123	Inspekční pokoj	22,04	
P2-124	Inspekční pokoj	22,14	
P2-125	Fototerapie	16,96	Antistatická podlaha z PVC antireflexní povrchy okenní folie proti laseru
P2-126	Fototerapie	21,98	Antistatická podlaha z PVC antireflexní povrchy
P2-127	Laboratoř	22,63	
P2-128	Lymfoven	14,62	
P2-129	Čekárna	43,54	
P2-130	Kartotéka	22,96	
P2-131	Kartotéka - příjem	8,81	

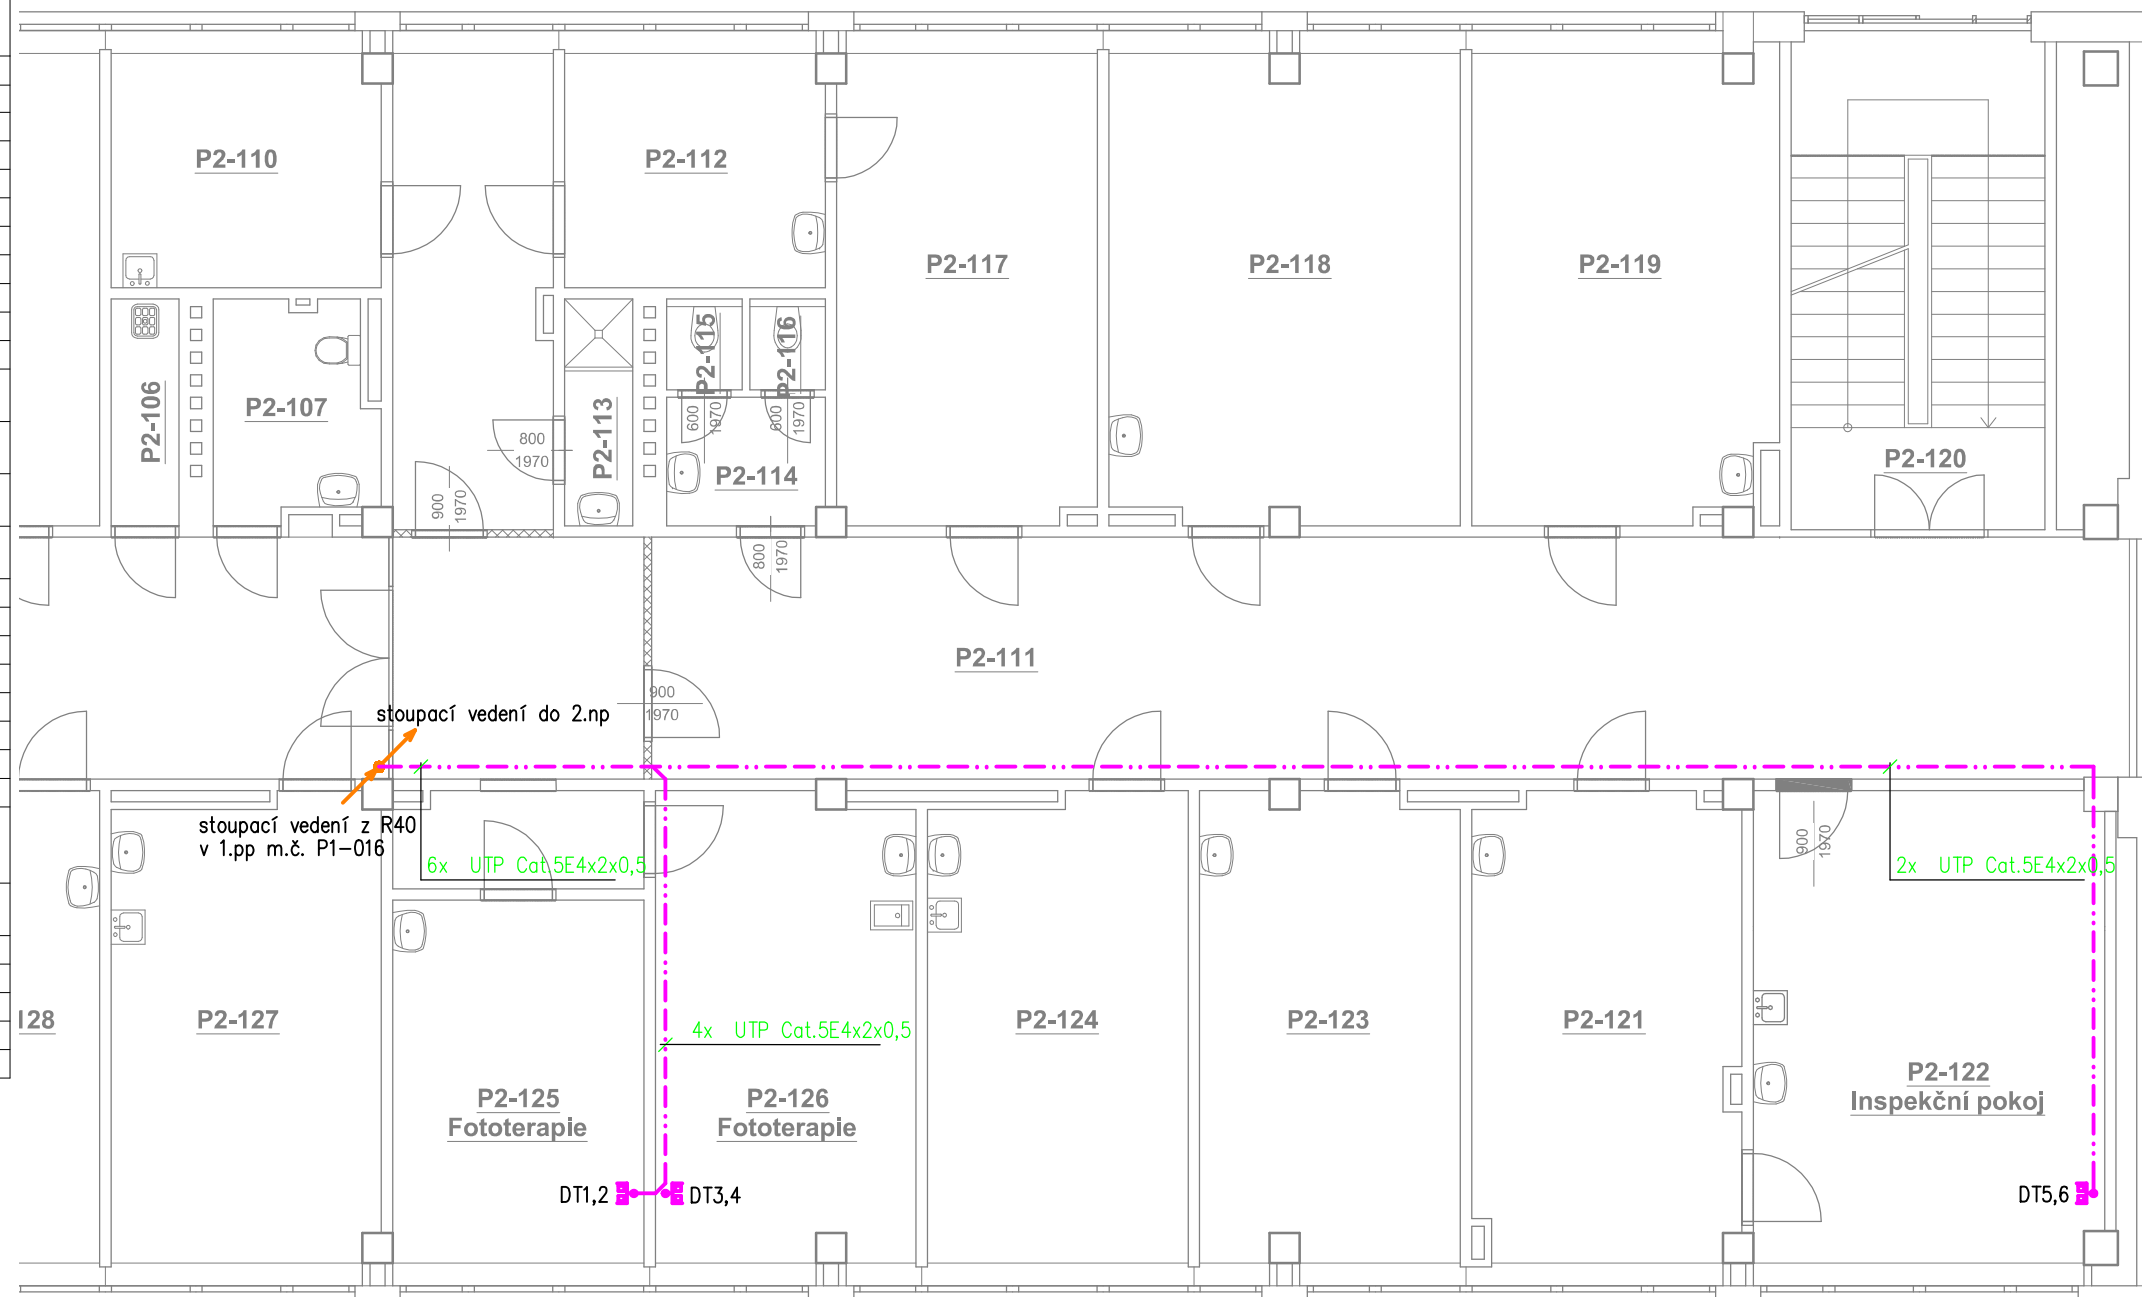

Legenda značek:

- DATOVÁ ZÁSUVKA, 2 x RJ45
- Metalické kabely strukturované kabeláže datových rozvodů

POZNÁMKY:

- kabeláž datových rozvodů po chodbě P2-111, bude natažena do stávajících kabelových tras.
- V místnostech, budou nové rozvody strukturované kabeláže uloženy pod omítkou v PVC ohebných trubkách.



SLABOPROUDÁ ELEKTROTECHNIKA

VYPRACOVAL: Petr Vodáček	ZOD. PROJEKTANT: Petr Vodáček	TECH. KONTROLA: Ing. Pavel Malínek	 Ing. Pavel MALÍNEK Jakoubka ze Stříbra 44, OLOMOUČ IČ: 46616373
INVESTOR: Fakultní nemocnice Olomouc I. P. Pavlova 185/6, Nová Ulice, 77520 Olomouc			FORMÁT: A3
AKCE: Oprava kožní kliniky a kliniky pracovního lékařství			DATUM: 9/2016
MÍSTO: parcela č. st.584, k.ú. Nová Ulice			ÚČEL: DSP+DPS
VÝKRES: PŮDORYS 1.NP – SLABOPROUDÉ ELEKTROINSTALACE			Č. KOPIE:
			MĚŘÍTKO: 1:100
			Č. VÝKRESU: D.1.4.SLP.02