


Legenda místností 2NP

Číslo	Název	Plocha (m ²)	Komentáře
P2-201	Chodba	105,27	
P2-202	Lymfodrenáž manuální	22,96	
P2-203	Termovize	14,36	
P2-204	Kuchyň	14,62	
P2-205	Vyšetřovna	21,68	
P2-206	Pracovna sester	19,30	
P2-207	Předsíň	1,53	
P2-208	WC	1,08	
P2-210	WC ženy	3,45	
P2-211	WC	1,27	
P2-212	WC	1,28	
P2-213	Sprcha	7,63	
P2-214	Chodba	36,51	
P2-215	Úklidová místnost	2,70	
P2-216	Čistící místnost	7,65	nová keramická dlažba a obklad v=2,0m
P2-217	Umyvárna	3,48	
P2-218	WC muži	3,54	
P2-219	WC	1,20	
P2-220	WC	1,20	
P2-221	Místnost VKT	14,62	
P2-222	Pokoj ambulantní	14,56	
P2-223	WC	0,91	
P2-224	Demonstrační místnost	48,36	
P2-225	WC + sprcha	2,36	
P2-226	Schodiště	21,67	
P2-227	Předsíň	6,02	
P2-228	Pracovna přednosta	30,18	
P2-229	Předsíň	3,15	
P2-230	WC	0,91	
P2-231	Sekretariát	18,77	
P2-232	Sprcha personál	3,20	
P2-233	Pokoj č. 6	21,93	
P2-234	Pokoj č. 5	22,36	
P2-235	Pokoj č. 4	23,09	
P2-236	Pokoj č. 3	21,31	
P2-237	Pokoj č. 2	21,70	
P2-238	Denní místnost zaměstnanců	29,70	
P2-242	Ambulantní léčba VKT	21,47	
P2-243	Lymfodrenáž přístrojová	22,80	Klimatizace

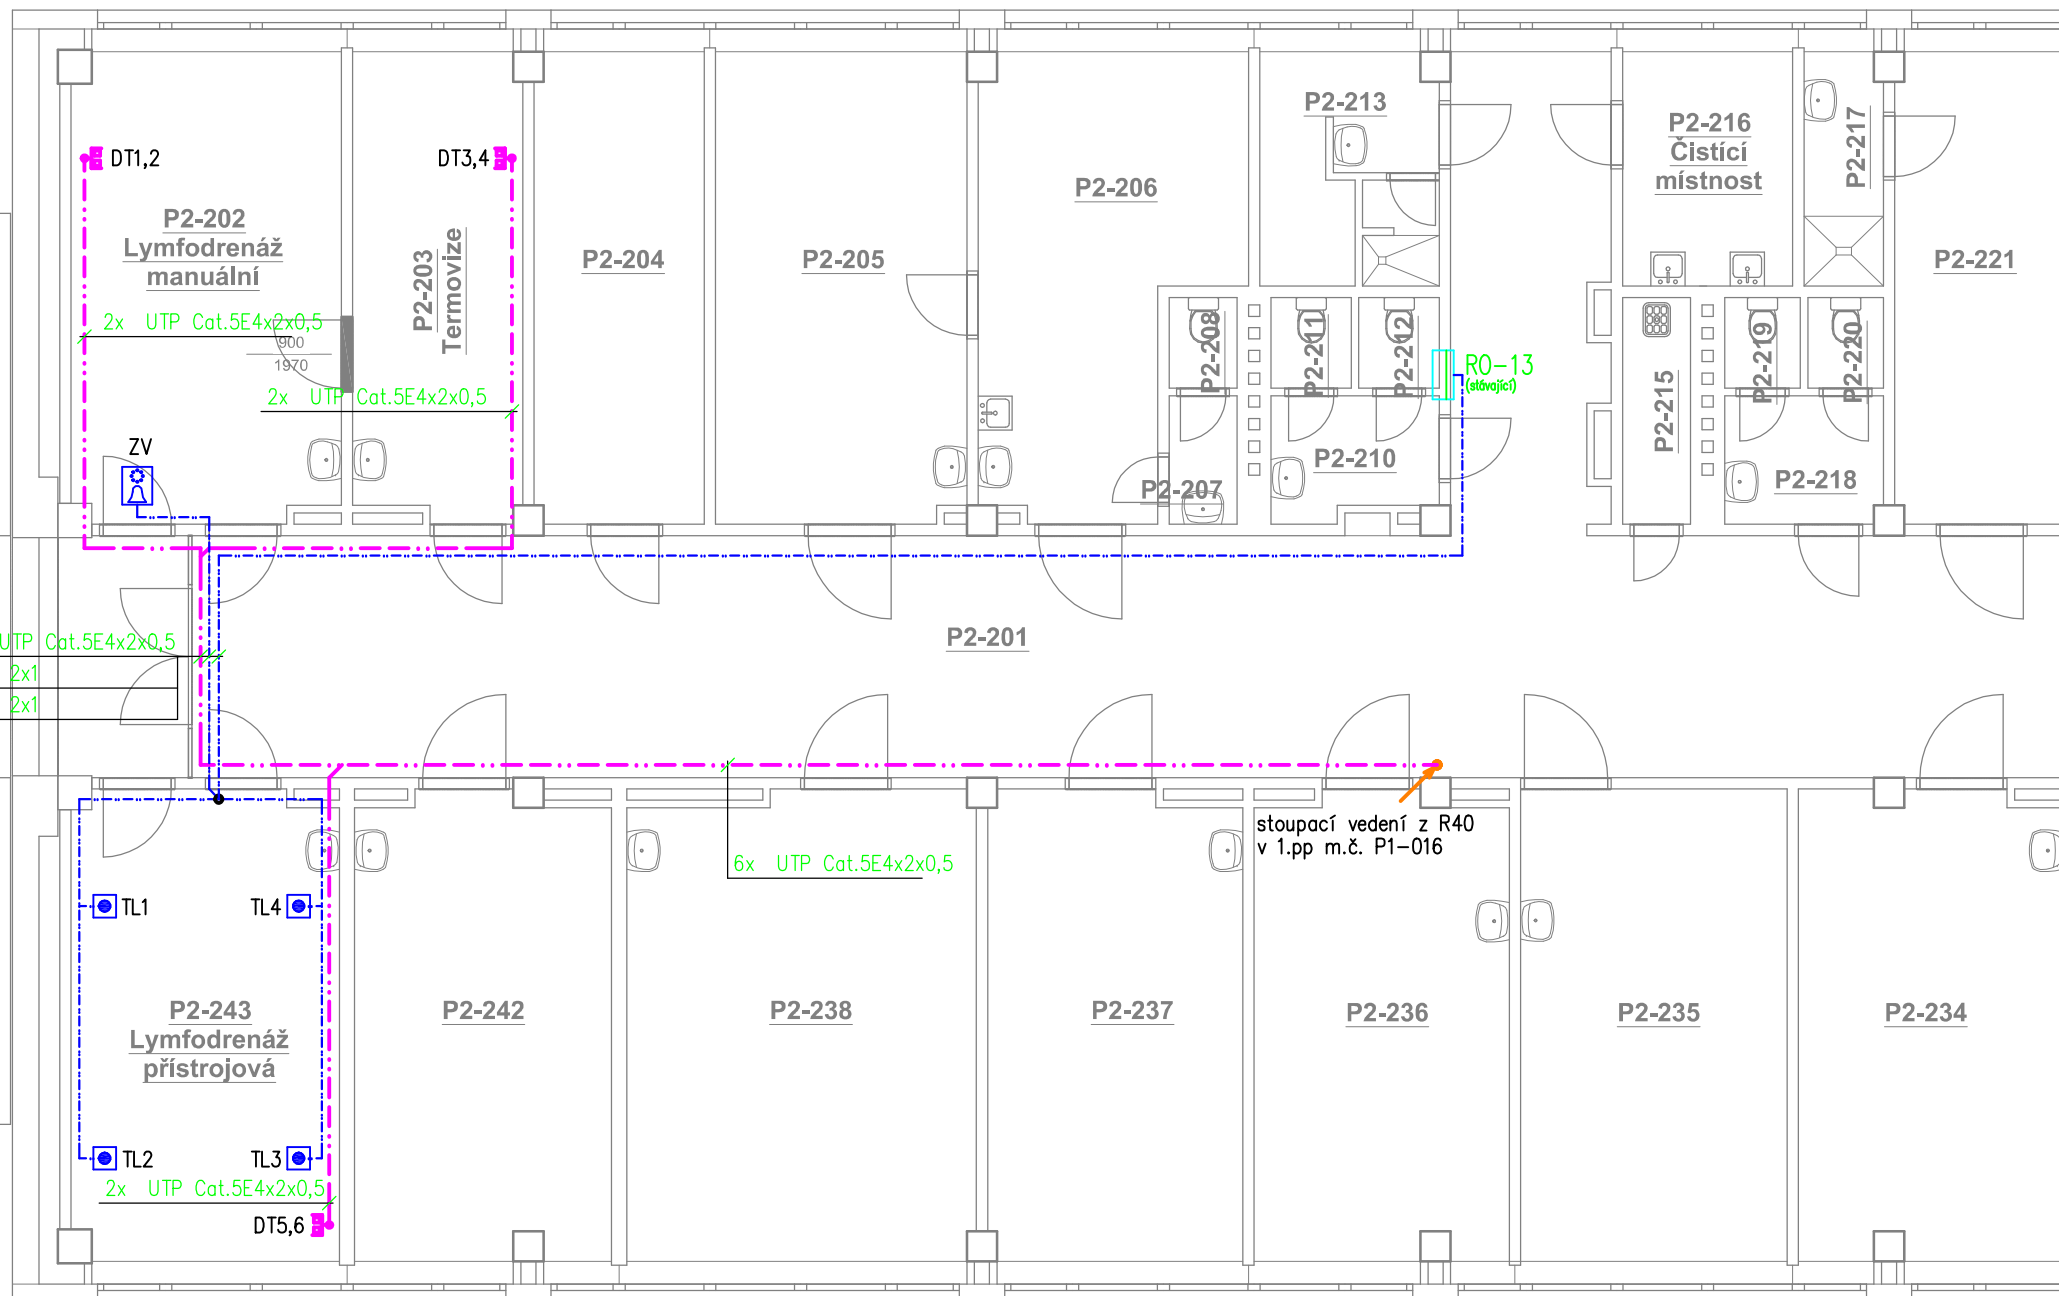

Legenda značek:

- DATOVÁ ZÁSUVKA, 2 x RJ45
- ZVONEK 12V
- ZVONKOVÉ TLAČÍTKO, ZAPUŠTĚNÉ
- Metalické kabely strukturované kabeláže datových rozvodů
- Zvonek
- Odbočná krabice

POZNÁMKY:

- kabeláž datových rozvodů po chodbě P2-111, bude natažena do stávajících kabelových tras.
- V místnostech, budou nové rozvody strukturované kabeláže uloženy pod omítkou v PVC ohebných trubkách.

SLABOPROUDÁ ELEKTROTECHNIKA

VYPRACOVAL: Petr Vodáček	ZOD. PROJEKTANT: Petr Vodáček	TECH. KONTROLA: Ing. Pavel Malínek	 Ing. Pavel MALÍNEK Jakoubka ze Stříbra 44, OLMOUC IČ: 46616373
INVESTOR: Fakultní nemocnice Olomouc I. P. Pavlova 185/6, Nová Ulice, 77520 Olomouc			FORMÁT: A3
AKCE: Oprava kožní kliniky a kliniky pracovního lékařství			DATUM: 9/2016
MÍSTO: parcela č. st.584, k.ú. Nová Ulice			ÚČEL: DSP+DPS
VÝKRES: PŮDORYS 2.NP – SLABOPROUDÉ ELEKTROINSTALACE			Č. KOPIE:
			MĚŘÍTKO: 1:100
			Č. VÝKRESU: D.1.4.SLP.03

