

LEGENDA :


STÁVAJÍCÍ STAV

- 594
492/11
HRANICE KATASTRU NEMOVITOSTI
- osfolt
ZAMĚŘENÍ STAVENÍŠTĚ (+popis)
- OBJEKTY, INŽENÝRSKÉ SÍTĚ, ...
vodovod
společně - O2
plynovod
elektro
kanalizace
společně

NAVROVANÝ STAV


- Účelová komunikace - osfaloobetonový kryt
- Chodník pro pěší - dlaždený kryt
- Parkovací stání - dlaždený kryt
- Rozhledové trojheleňky

celkem 90 parkovacích stání

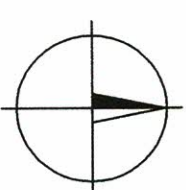

Souřadnicový systém : JTSK
Výškový systém : "B.p.v."

Zadavatel :	FN Olomouc, I.P. Pavlova 6, 775 20 Olomouc	Zhotovitel : Ing. Luděk VRBA tř. Spojenců 25, Olomouc
Místo stavby : Nová Ulice Olomoucký	Zak. č.: 17 - 416 Datum: leden 2018	Stupeň: DÚR+DŠP Změna č.: 0
Akce : FN OLOMOUČ - PARKOVIŠTĚ POD DĚTSKOU KLINIKOU IO 01 - KOMUNIKACE A ZPEVNĚNÉ PLOCHY	Měřítko : 1 : 500 Pr. č.: D.1.2	Souprava č.:
Průloha : SITUACE		

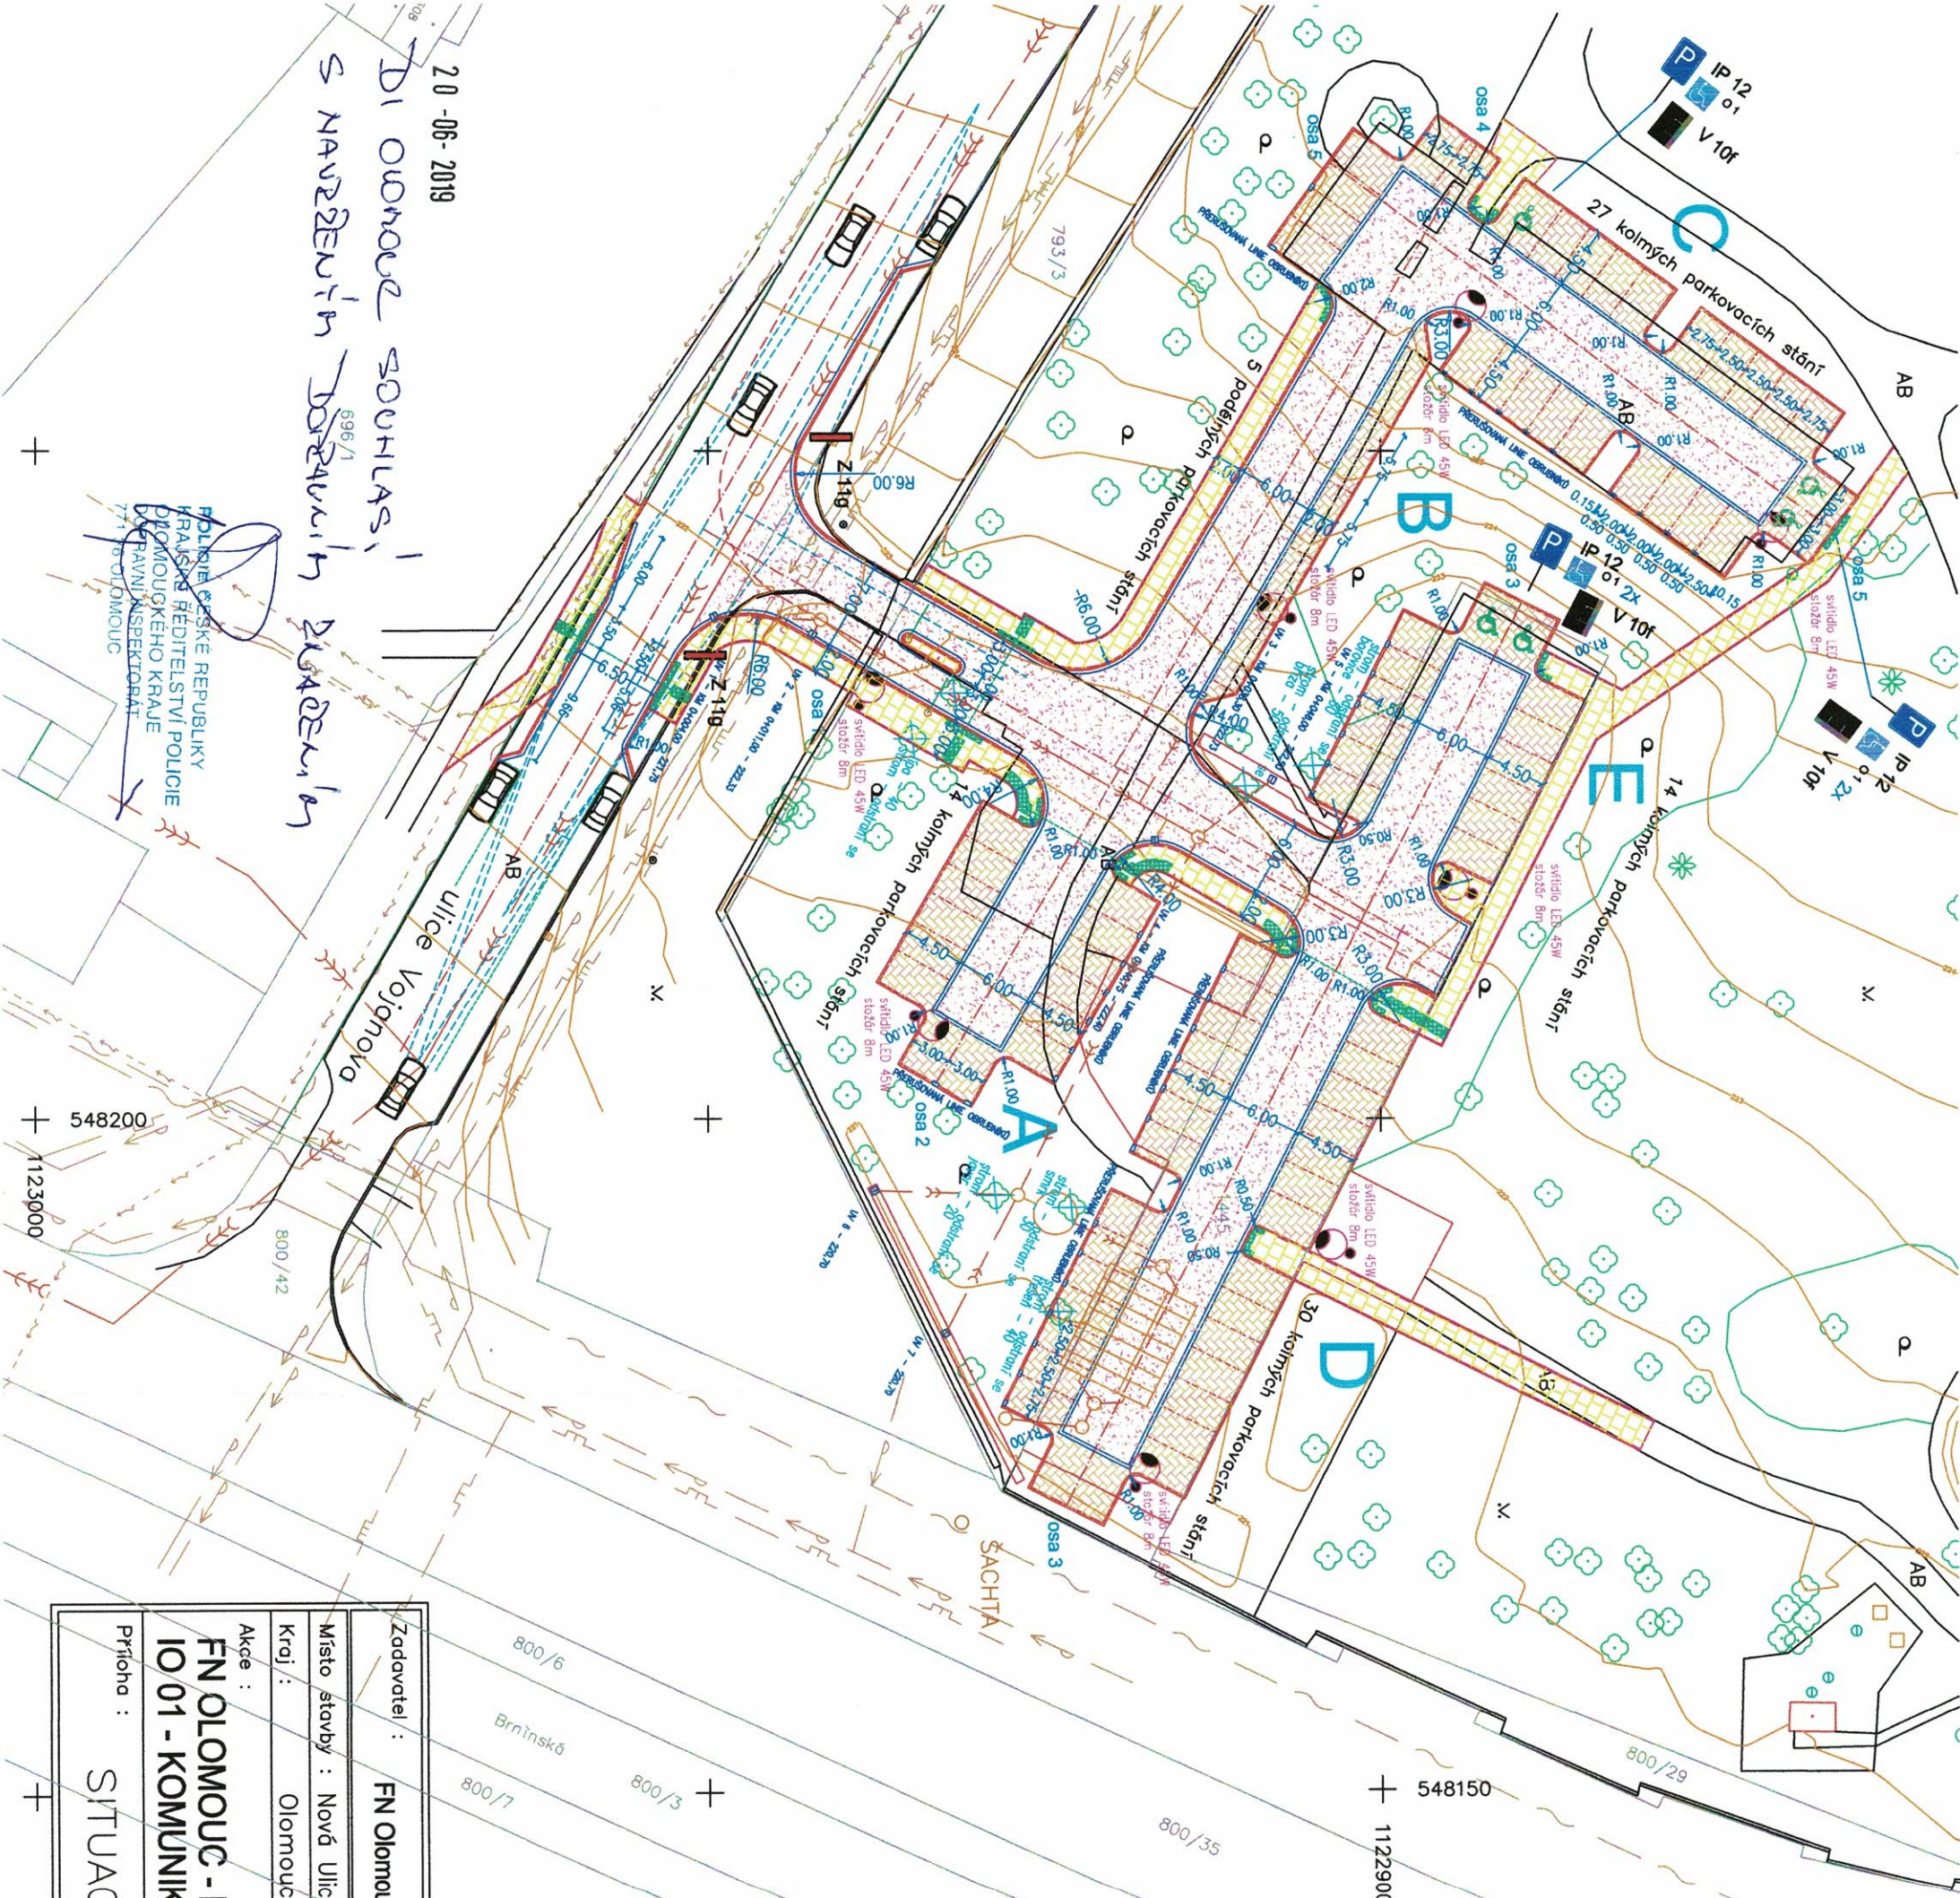

20-06-2019
DI OLMOC SOULAS!
S NAVRZENÍM
DOKUMENTACI
771 B OLMOUC

POLSKÉ REPUBLIKY
KRAJSKÉ ŘEDITELSTVÍ POLICIE
OLMOUCKÉHO KRAJE
DOPRAVNÍ INSPEKTORÁT



LEGENDA :

STÁVAJÍCÍ STAV

- HRANICE KATASTRU NEMOVITOSTI
- ZAMĚŘENÍ STAVENÍŠTĚ (+popis)
- OBJEKTY, INŽENÝRSKÉ SÍTĚ, ...
spojení - 02
kanalizace jednotné
plynovod
elektro
kanalizace spásňková

NAVROHOVANÝ STAV

- IO 01 - KOMUNIKACE A ZPEVNĚNÉ PLOCHY
- VYHRAZENÁ PARKOVACÍ STANÍ PRO OSOBY ZTP
- ZPEVNĚNÁ PLOCHA KOMUNIKACE - ŽULOVÁ KOSTKA
- ZPEVNĚNÁ PLOCHA PARKOVACÍCH STÁNÍ - DLAŽBA
- JAVOR KLEN - ACER PSEUDOPLANATUS
- JAVOR BABYKA - ACER CAMPESTRIS
- IO 02 - VEŘEJNÉ OSVĚTLENÍ
světlo sodíkové výšky 50W
složka 3m
- IO 03 - DEŠŤOVÁ KANALIZACE

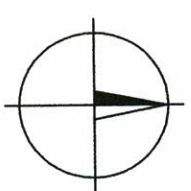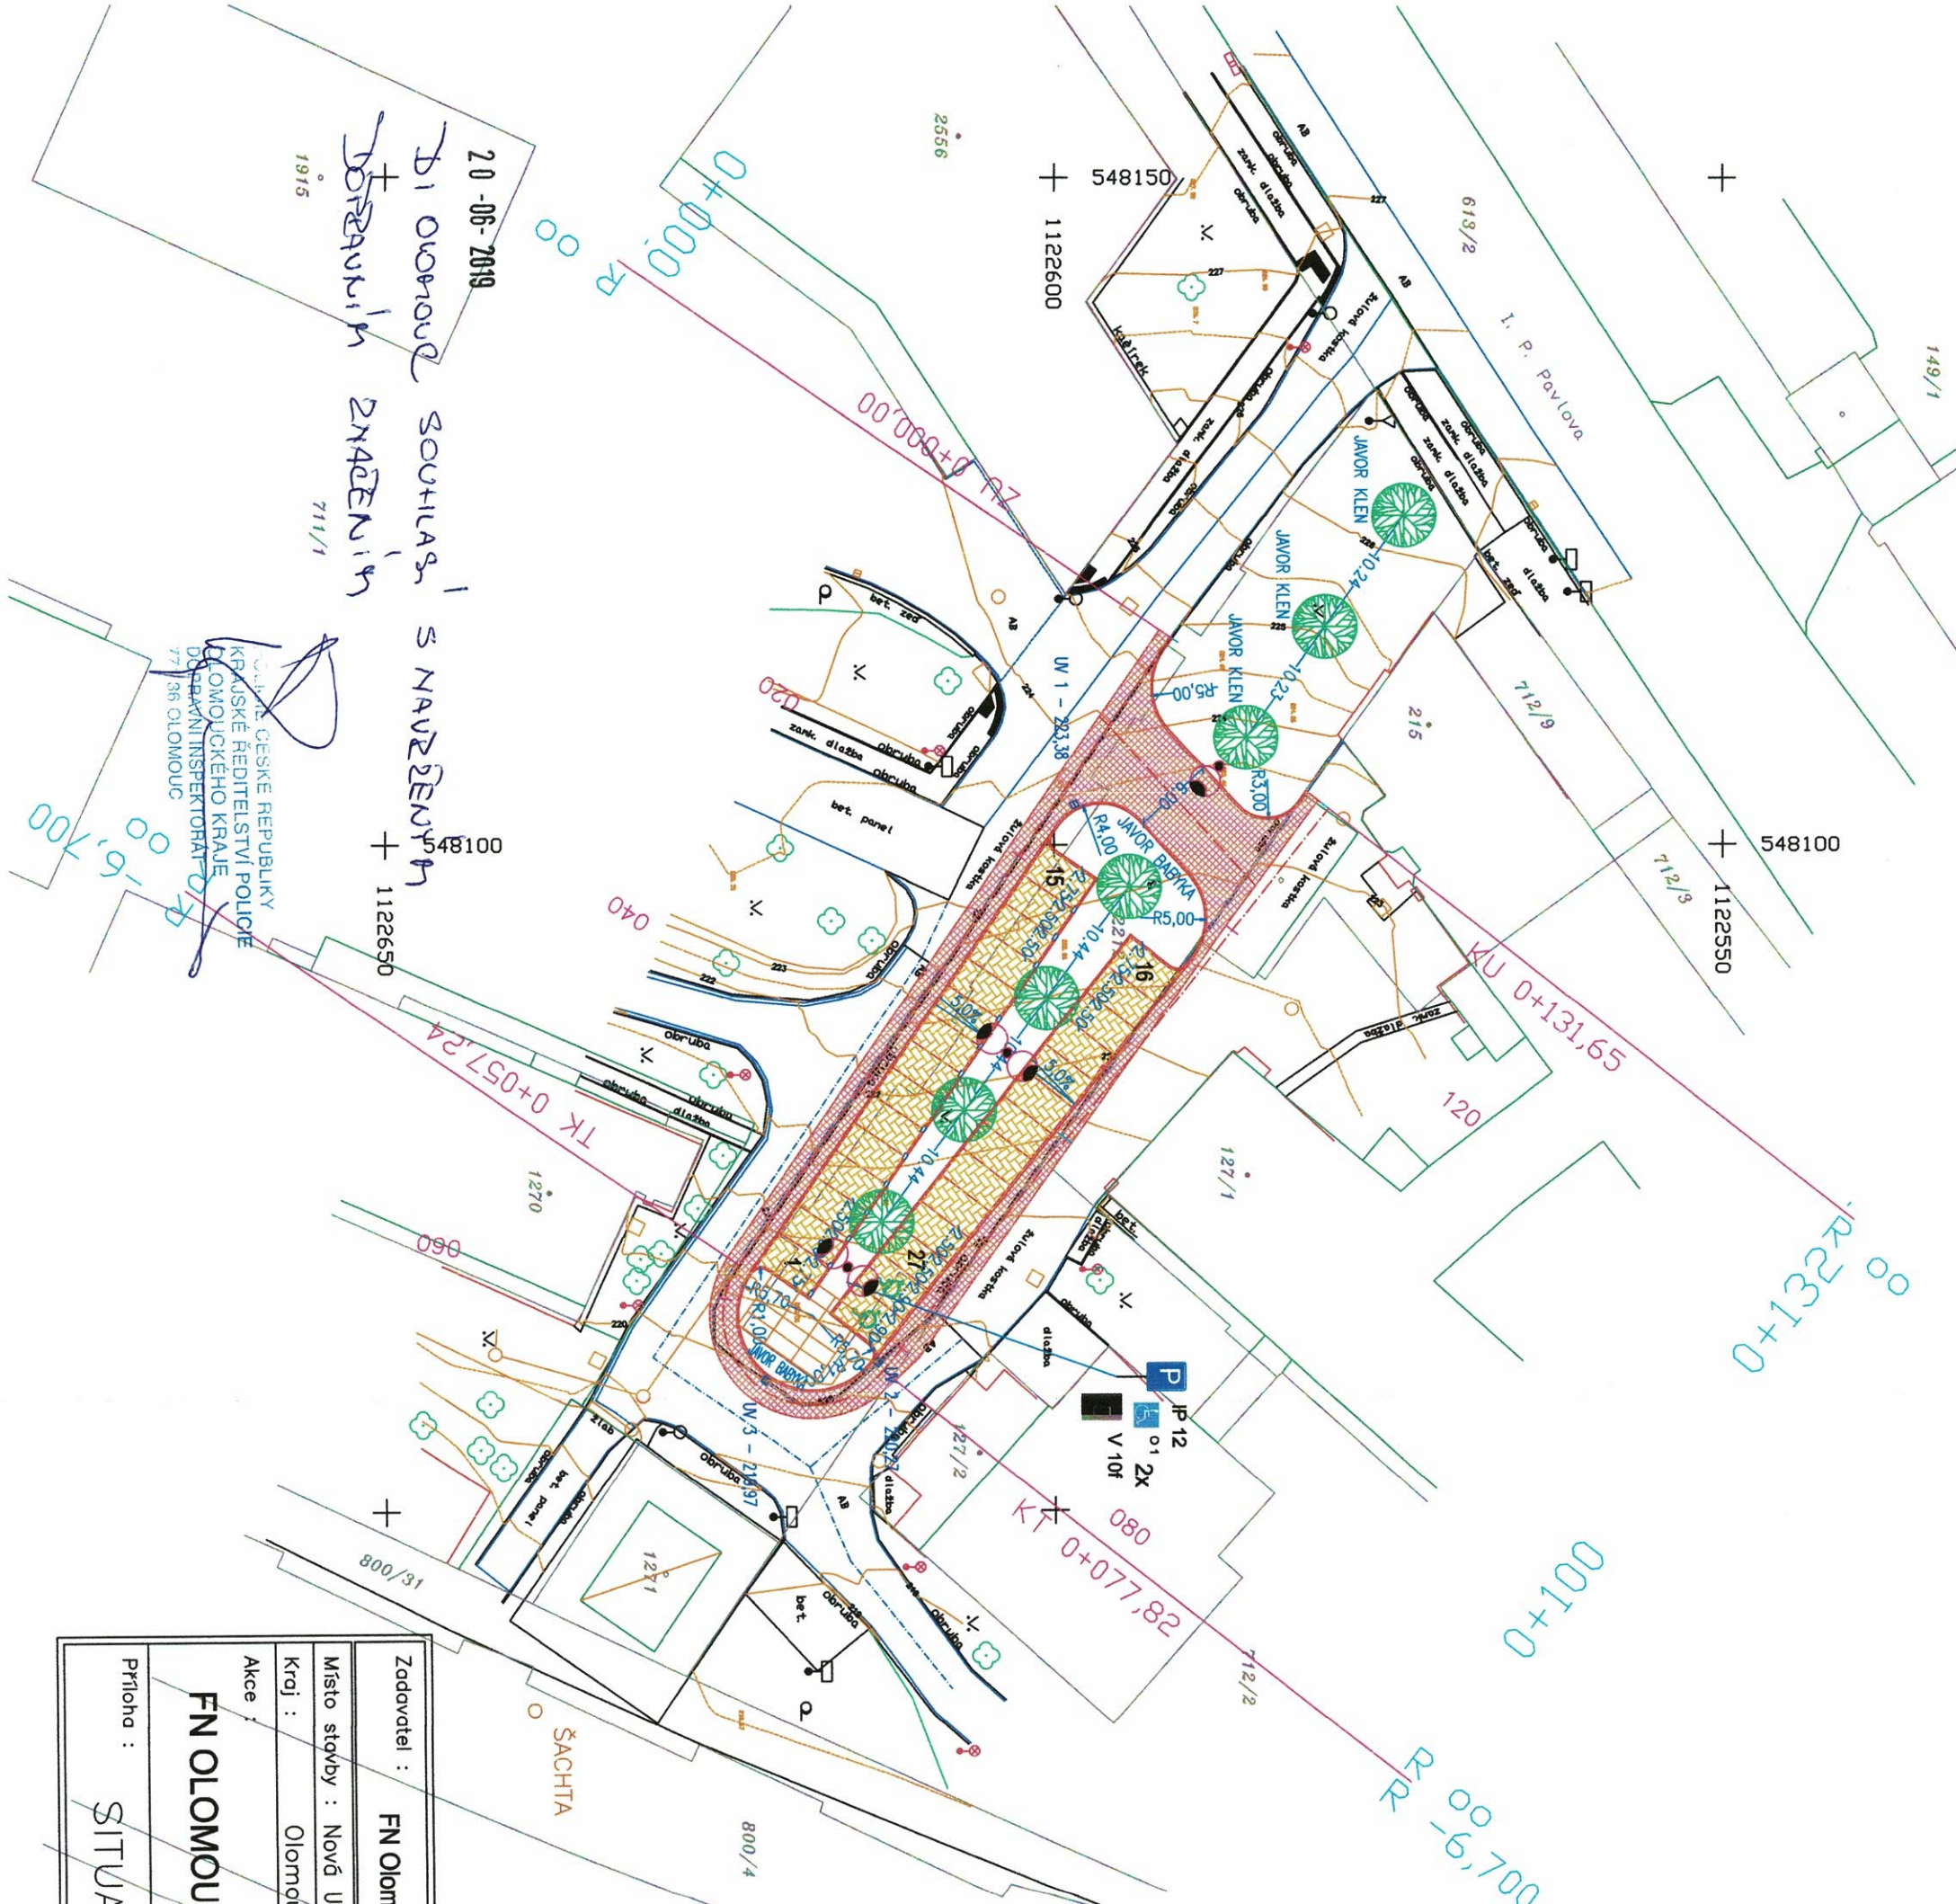

Souřadnicový systém : JTSK
Výškový systém : "B.p.v."

Zadavatel :	FN Olomouc, I.P. Pavlova 6, 775 20 Olomouc	Zhotovitel :	Ing. Luděk VRBA
Místo stavby :	Nová Ulice	Zak. č.:	17 - 415
Kroj :	Olomoucký	Datum:	leden 2018
Akce :		Měřítko :	1 : 500
FN OLOMOUČ - PARKOVIŠTĚ U LÉKÁRNY FNOL II		Pr.č.:	D.1.2
Příloha : SITUACE		Souprava č.:	

20-06-2019
Olomouc souhlas s navrhovaným
stavem
711/1
1915
KRAJSKÉ ŘEDITELSTVÍ POLICIE
OLOMOUCKÉHO KRAJE
DOPLAČNÍ INSPEKTORAT
771 36 OLOMOUČ