


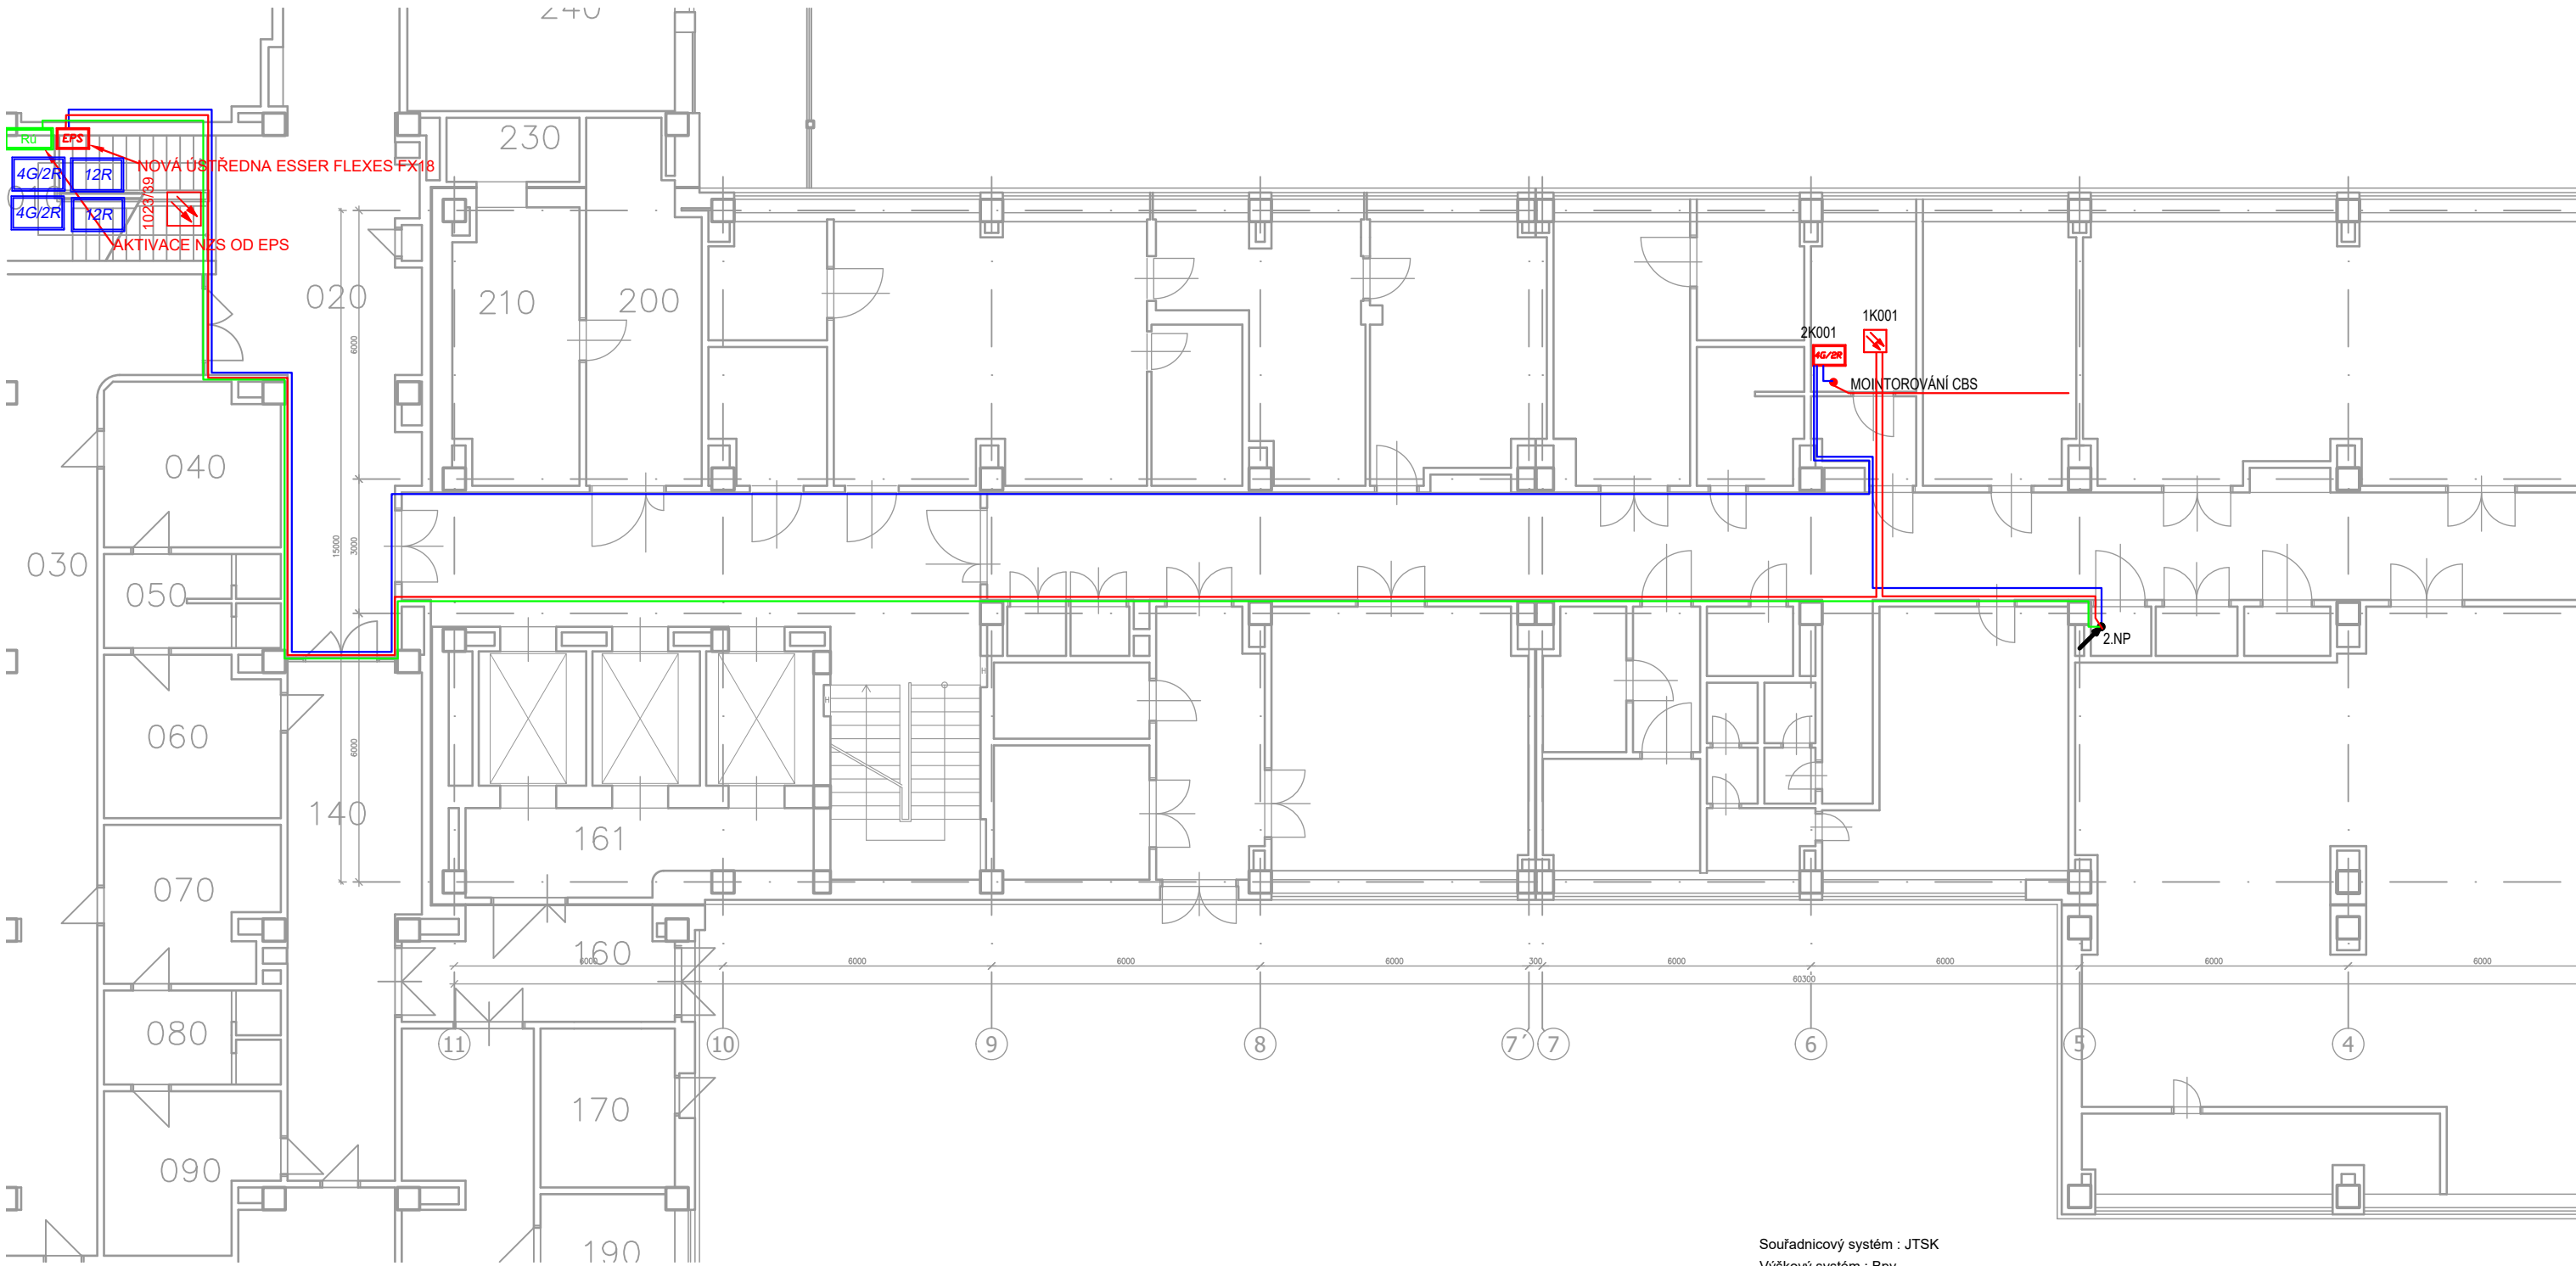

Legenda:

- Ústředna EPS
- Optickokouřový hlásič/nad pohledem
- Tlačítkový hlásič
- Rozhlasová ústředna v rozvaděči rozvaděči RACK 19" 600x800 36U
- Reprodukční stropní pro vestavnou montáž ERO
- Reprodukční skříňkový pro montáž na stěnu ERO
- Mikrofonní stanice

Souřadnicový systém : JTSK
Výškový systém : Bp
±0,000=XXX,XX m.n.m.

DOKUMENTACE SKUTEČNÉHO PROVEDENÍ					
OBJEDNATEL :			 FAKULTNÍ NEMOCNICE OLOMOUC		
FAKULTNÍ NEMOCNICE OLOMOUC, p.o., I. P. PAVLOVA 185/6, 779 00 OLOMOUC					
VEDOUČÍ PROJEKTANT			ING. VERONIKA PALÍŠKOVÁ		
ZODP. PROJEKTANT			ING. MICHAELA TRUHLÁŘOVÁ		
VYPRACOVAL			PETR SUCHOMEL		
KONTROLOVAL					
KRAJ : OLOMOUCKÝ KRAJ			STAV. ÚŘAD : OLOMOUC		
NÁZEV AKCE :			KANIA KANIA, a.s. Špilova 8019, 702 00 Ostrava - Přívoz tel : 596 243 487 e-mail : info@kania-ostava.cz STUPEN DSP DATUM 04/2021 FORMÁT/POČET STR. 2x4 MĚŘÍTKO 1:100 ARCHIVNÍ ČÍSLO		
NÁZEV OBJEKTU : SO 01		ČÁST : D.1.4.7. ELEKTRICKÁ POŽÁRNÍ SIGNALIZACE - NOUZOÝVÝ ZVUKOVÝ SYSTÉM		Č. ZAK. 18009 SOUBOR DWG	
NÁZEV PŘÍLOHY :				Č. PŘÍLOHY : 18009-DPS-D.1.4.7-SO 01.02	
PŮDORYS 1.PP					