
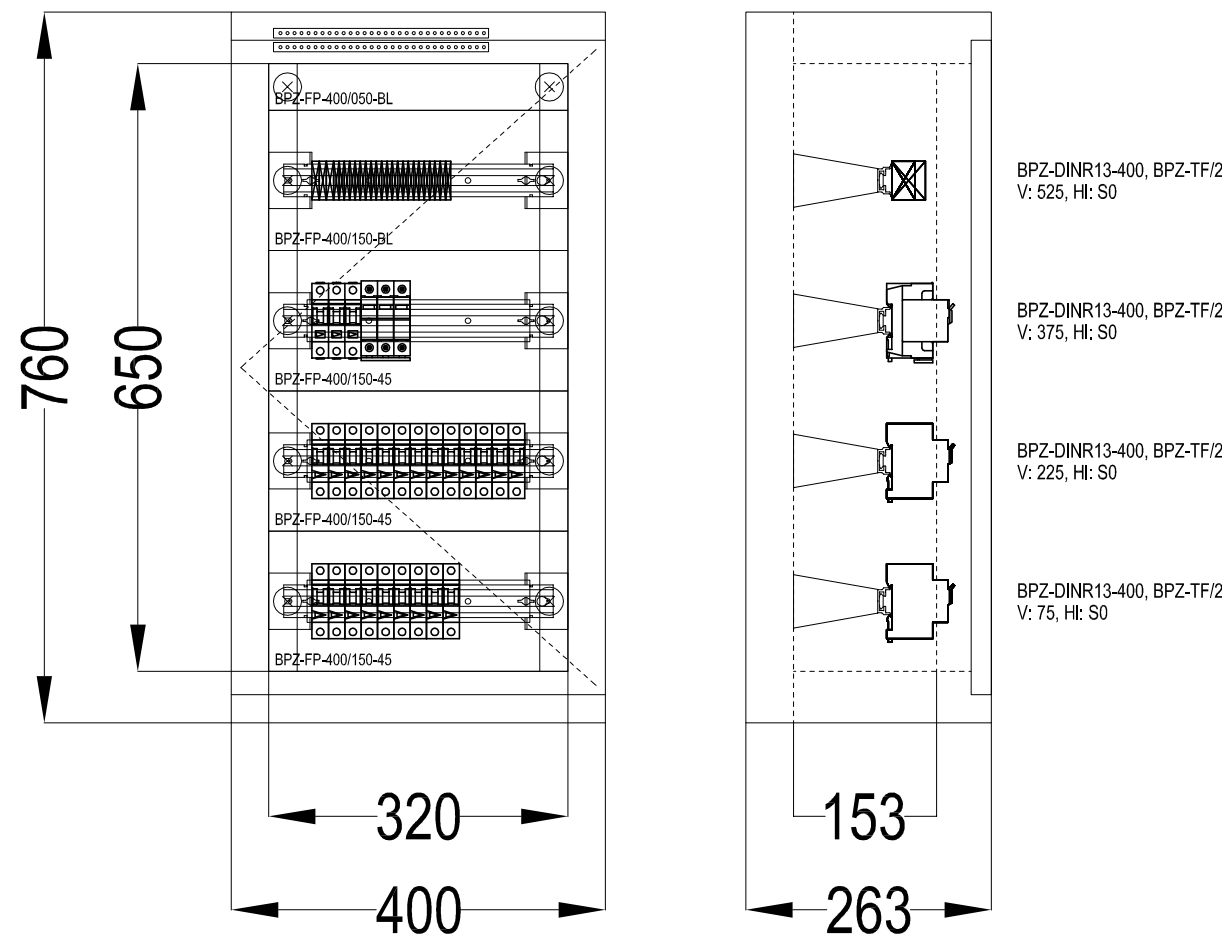


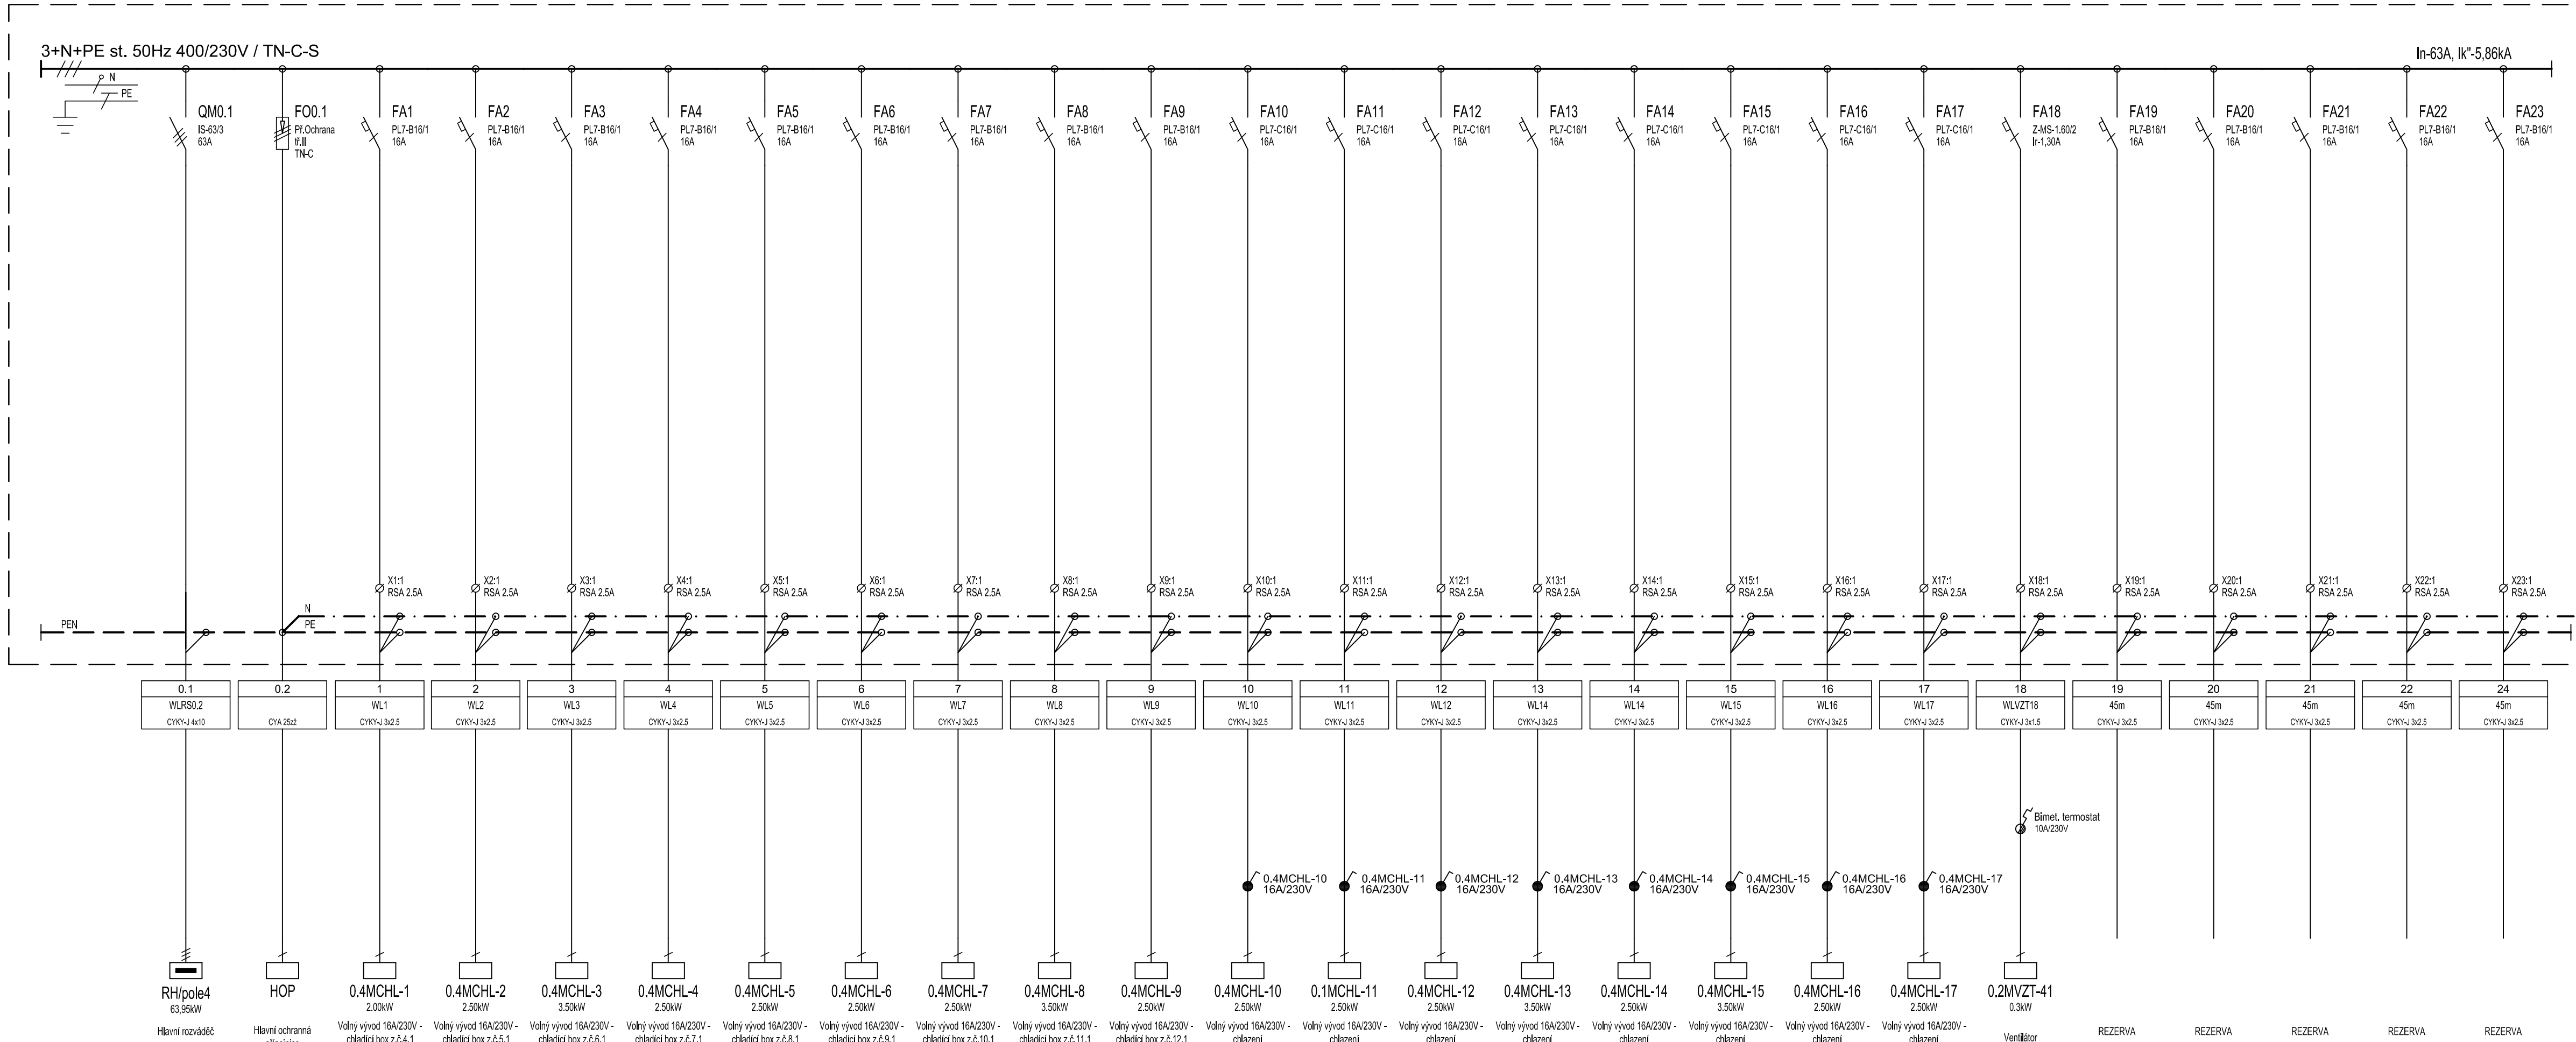

POZNÁMKA:

PE: 46.00 kW
PP: 27.93 kW
IC: 58.95 A
In: 63.00 A
Ik: <10.00kA

ROZMĚRY ROZVÁDĚČŮ JSOU POUZE ORIENTAČNÍ.
ROZMĚRY SE MŮŽOU LIŠIT ODLIŠNÝM ROZMÍSTĚNÍM
PŘÍSTROJŮ A PŘÍPOJNIC.

Napěťová soustava: 3 NPE, 230/400V, 50 Hz, TN-C-S
Základní ochrana: izolaci dle ČSN 33 2000-4-41 ed.3
kryty a přepážkami dle ČSN 33 2000-4-41 ed.3
Ochrana při poruše: automatickým odpojením od zdroje dle ČSN 33 2000-4-41 ed.3
Doplňková ochrana: proudovým chráňčem dle ČSN 33 2000-4-41 ed.3
ochranným pospojováním dle ČSN 33 2000-4-41 ed.3

Rozváděč:
Poloha:
Stupeň krytí:
Požární klasifikace:
Dveře:
Vnější rozměry:
Vnitřní rozměry:
Vývěnek:
Podstavec:
Vnitřní členění:
Konstrukce:

xEnergy Basic (Profi Plus)
NA omítce
IP30
Žádná
Plechové plné s 1-bodovým otočným zámek, jednokřídlé
400 x 760 x 262,5 (šířka x Výška x Hloubka)
320 x 650 (šířka x Výška)
Žádný
Jeden rám šířky 320mm.
Uchytení DIN lišty a montážních plechů na montážní rám vzadu (s možností montáže krycích desek).
Max. počet řad DIN lišt (bez montáže elektroměrových van) 4 (modulů S2).

REV.	OPRAVA/DESCRIPTION	DATUM/DATE	VYPRACOVAL/DRAWN
d			
c			
b			
a			

OBJEDNATEL/CLIENT: FN Olomouc, I. P. Pavlova 185/6, Olomouc	VYPRACOVAL/DRAWN: VLADIMIR HOCHMANN
AKCE/ACTIVITY: PD stavební úpravy objektu "WD" – Stravovací provoz– 1.PP SO 01 Objekt skladů	KONTROLOVAL/CHECKED: ING. JAROSLAV HOLAN
D.1.4d ELEKTROINSTALACE	DATUM/DATE: 11/2019
	STUPEŇ/STAGE: DPS
	ZAKÁZKA/CONTRACT: 19-4358
	MĚŘITKO/SCALE: mm
	JEDNOTKY/UNITS: mm
	POČET_LA/NUMBER_LA: 8
OBSAH/TITLE: ROZVÁDĚČ RM0.4 – PŘEHLEDOVÉ SCHÉMA II.ETAPA	ARCHIVNÍ ČÍSLO/DRAWING No.: BKB-1-9659
	REV.: 1