


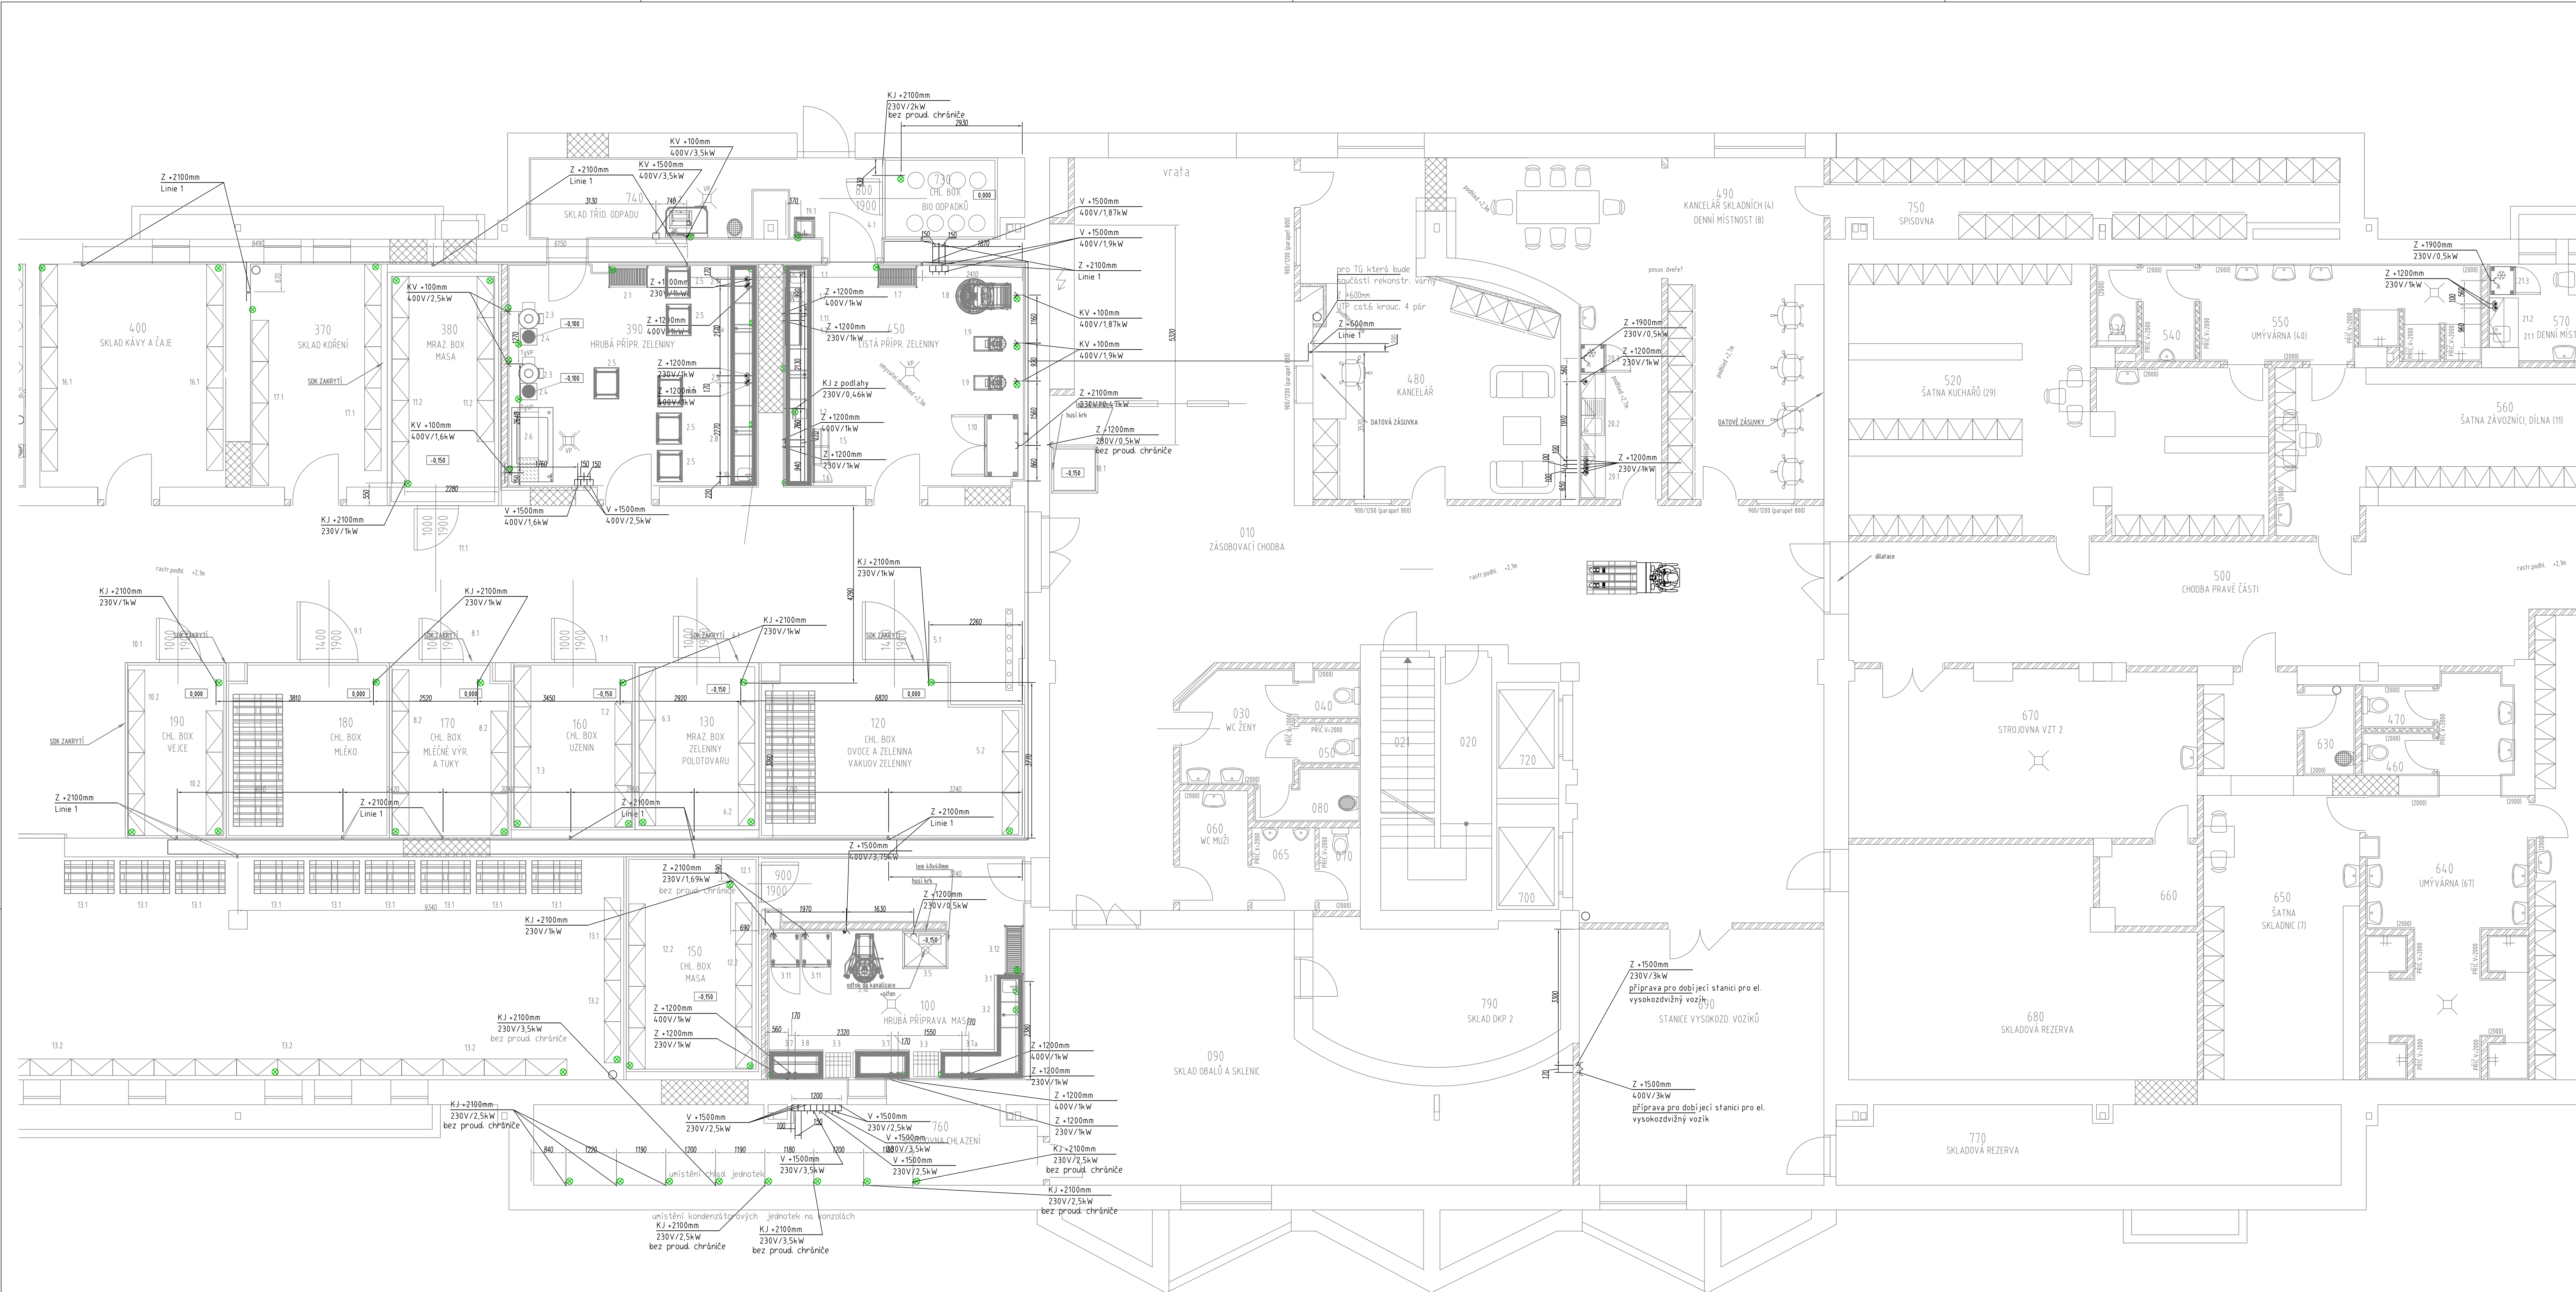

Napětová soustava: 3 PEN, 230/400V, 50 Hz, TN-C-S
Základní ochrana: izolací dle ČSN 33 2000-4-41 ed.3
Ochrana při poruše: automatickým odpojením od zdroje dle ČSN 33 2000-4-41 ed.3
Doplňková ochrana: proudovým chráničem dle ČSN 33 2000-4-41 ed.3
ochranným pospojováním dle ČSN 33 2000-4-41 ed.3

REV.	OPRAVA/DESCRIPTION	DATUM/DATE	VYPRACOVAL/DRAWN
d			
c			
b			
a			

BKB Metal, a.s. HILBERGSKÁ 917/20, 702 00 OSTRAVA, CZECH REPUBLIC		TEL.: +420 597 488 188 FAX: +420 597 488 100 E-MAIL: info@bkbmetal.cz WEB: www.bkbmetal.cz	TENTO DOKUMENT JE NAŠIM DUŠEVNÍM VLASTNICTVÍM. BEZ POVOLENÍ SOUVAŽOU FIRMU BKB METAL, a.s. NESMĚ BÝT KOPÍROVÁN ANI POKYTNUTI TŘETÍM OSOBAM. THIS DRAWING IS THE INTELLECTUAL PROPERTY OF BKB METAL. COPYING OR SUBMITTING TO THIRD PARTIES WITHOUT THE PRIOR WRITTEN CONSENT OF BKB METAL IS FORBIDDEN.
OBJEDNATEL/CUSTOMER: FN Olomouc, I. P. Pavlova 185/6, Olomouc	VYPRACOVAL/DRAWN KONTROLOVAL/CHECKED SCHWAL/APPROVED DATUM/DATE STUPEŇ/STAGE ZAKÁZKA/CONTRACT MĚŘITKO/SCALE JEDNOTKY/UNITS POČET A4/NUMBER A4	VLADIMÍR HOCHMANN ING. JAROSLAV HOLAN ING. DANIEL RYBA 11/2019 DPS 19-4358 1:75 mm 8	REV: BKB-1-9660
AKČNÍ/ACTIVITY: PD stavební úpravy objektu "WD" – Stravovací provoz- 1.PP SO 01 Objekt skladů	D.1.4d ELEKTROINSTALACE		
OBSAH/TITLE: PŮDORYS 1.PP – OKÓTOVANÉ SILNOPROUDÁ ZAŘÍZENÍ – 2.ETAPA			