


PRÁVÁ ČÁST BODOVÝ	OZN	NÁZEV MÍSTNOSTI	m ²	OZN	PODLAHA	POVRCHOVÉ ÚPRAVY	PODHLEDY
	500	CHODBA PRÁVÉ ČÁSTI	88,90	S2+	LITÝ POLYURETANBETON	OTĚRUVZDORNÝ NÁTĚR V=1500mm	RASTR. MINERÁLNÍ PODHLĚD
	520	ŠATNA KUCHAŘŮ (29)	55,33	S3+	VINYLOVÁ KRYTINA	OTĚRUVZDORNÝ NÁTĚR V=1500mm	
	530	WC MUŽI	2,01	S1+	KERAMICKÁ DLAŽBA	KERAM. OBKLAD V=2000mm	
	540	PISOÁR MUŽI	3,13	S1+	KERAMICKÁ DLAŽBA	KERAM. OBKLAD V=2000mm	
	550	UMÝVÁRNA MUŽŮ (40)	15,75	S1+	KERAMICKÁ DLAŽBA	KERAM. OBKLAD V=2000mm	
	560	ŠATNA ŽÁVOZNIČŮ (10)	27,96	S1+	KERAMICKÁ DLAŽBA	KERAM. OBKLAD V=2000mm	
	580	DÍLNA	45,80	S4+	BETON S PROTIPRAŠNÝM NÁTĚREM	OTĚRUVZDORNÝ NÁTĚR V=1500mm	
	570	DENNÍ MÍSTNOST DÍLNA	8,30	S1+	KERAMICKÁ DLAŽBA	KER. OBKLAD ZA LINKOU A UMÝV.	
	680	SKLADOVÁ REZERVA	43,31	S2+	LITÝ POLYURETANBETON	OTĚRUVZDORNÝ NÁTĚR V=1500mm	
	670	STROJOVNA VZT 2	33,92	S4+	BETON S PROTIPRAŠNÝM NÁTĚREM	OTĚRUVZDORNÝ NÁTĚR V=1500mm	
	630	ÚKLIDOVÁ MÍSTNOST	2,89	S1+	KERAMICKÁ DLAŽBA	KERAM. OBKLAD V=2000mm	
PRÁVÁ ČÁST BODOVÝ	600	UMÍSTĚNÍ CENTRÁLNÍ BATERIE	4,41	S4+	BETON S PROTIPRAŠNÝM NÁTĚREM	OTĚRUVZDORNÝ NÁTĚR V=1500mm	
	650	ŠATNA SKLADNÍČ (7)	32,36	S3+	VINYLOVÁ KRYTINA	OTĚRUVZDORNÝ NÁTĚR V=1500mm	
	640	UMÝVÁRNA ŽEN (67)	31,35	S1+	KERAMICKÁ DLAŽBA	KERAM. OBKLAD V=2000mm	
	460	WC ŽENY 1	1,84	S1+	KERAMICKÁ DLAŽBA	KERAM. OBKLAD V=2000mm	
	470	WC ŽENY 2	1,84	S1+	KERAMICKÁ DLAŽBA	KERAM. OBKLAD V=2000mm	
	610	ŠATNA KUCHAŘEK (60)	117,06	S3+	VINYLOVÁ KRYTINA	OTĚRUVZDORNÝ NÁTĚR V=1500mm	
	600	ŠATNA VÝTAHU 4	3,58		HRUBÝ BETON		
	590	PŘEDÁVACÍ UZEL	66,28		HRUBÝ BETON		

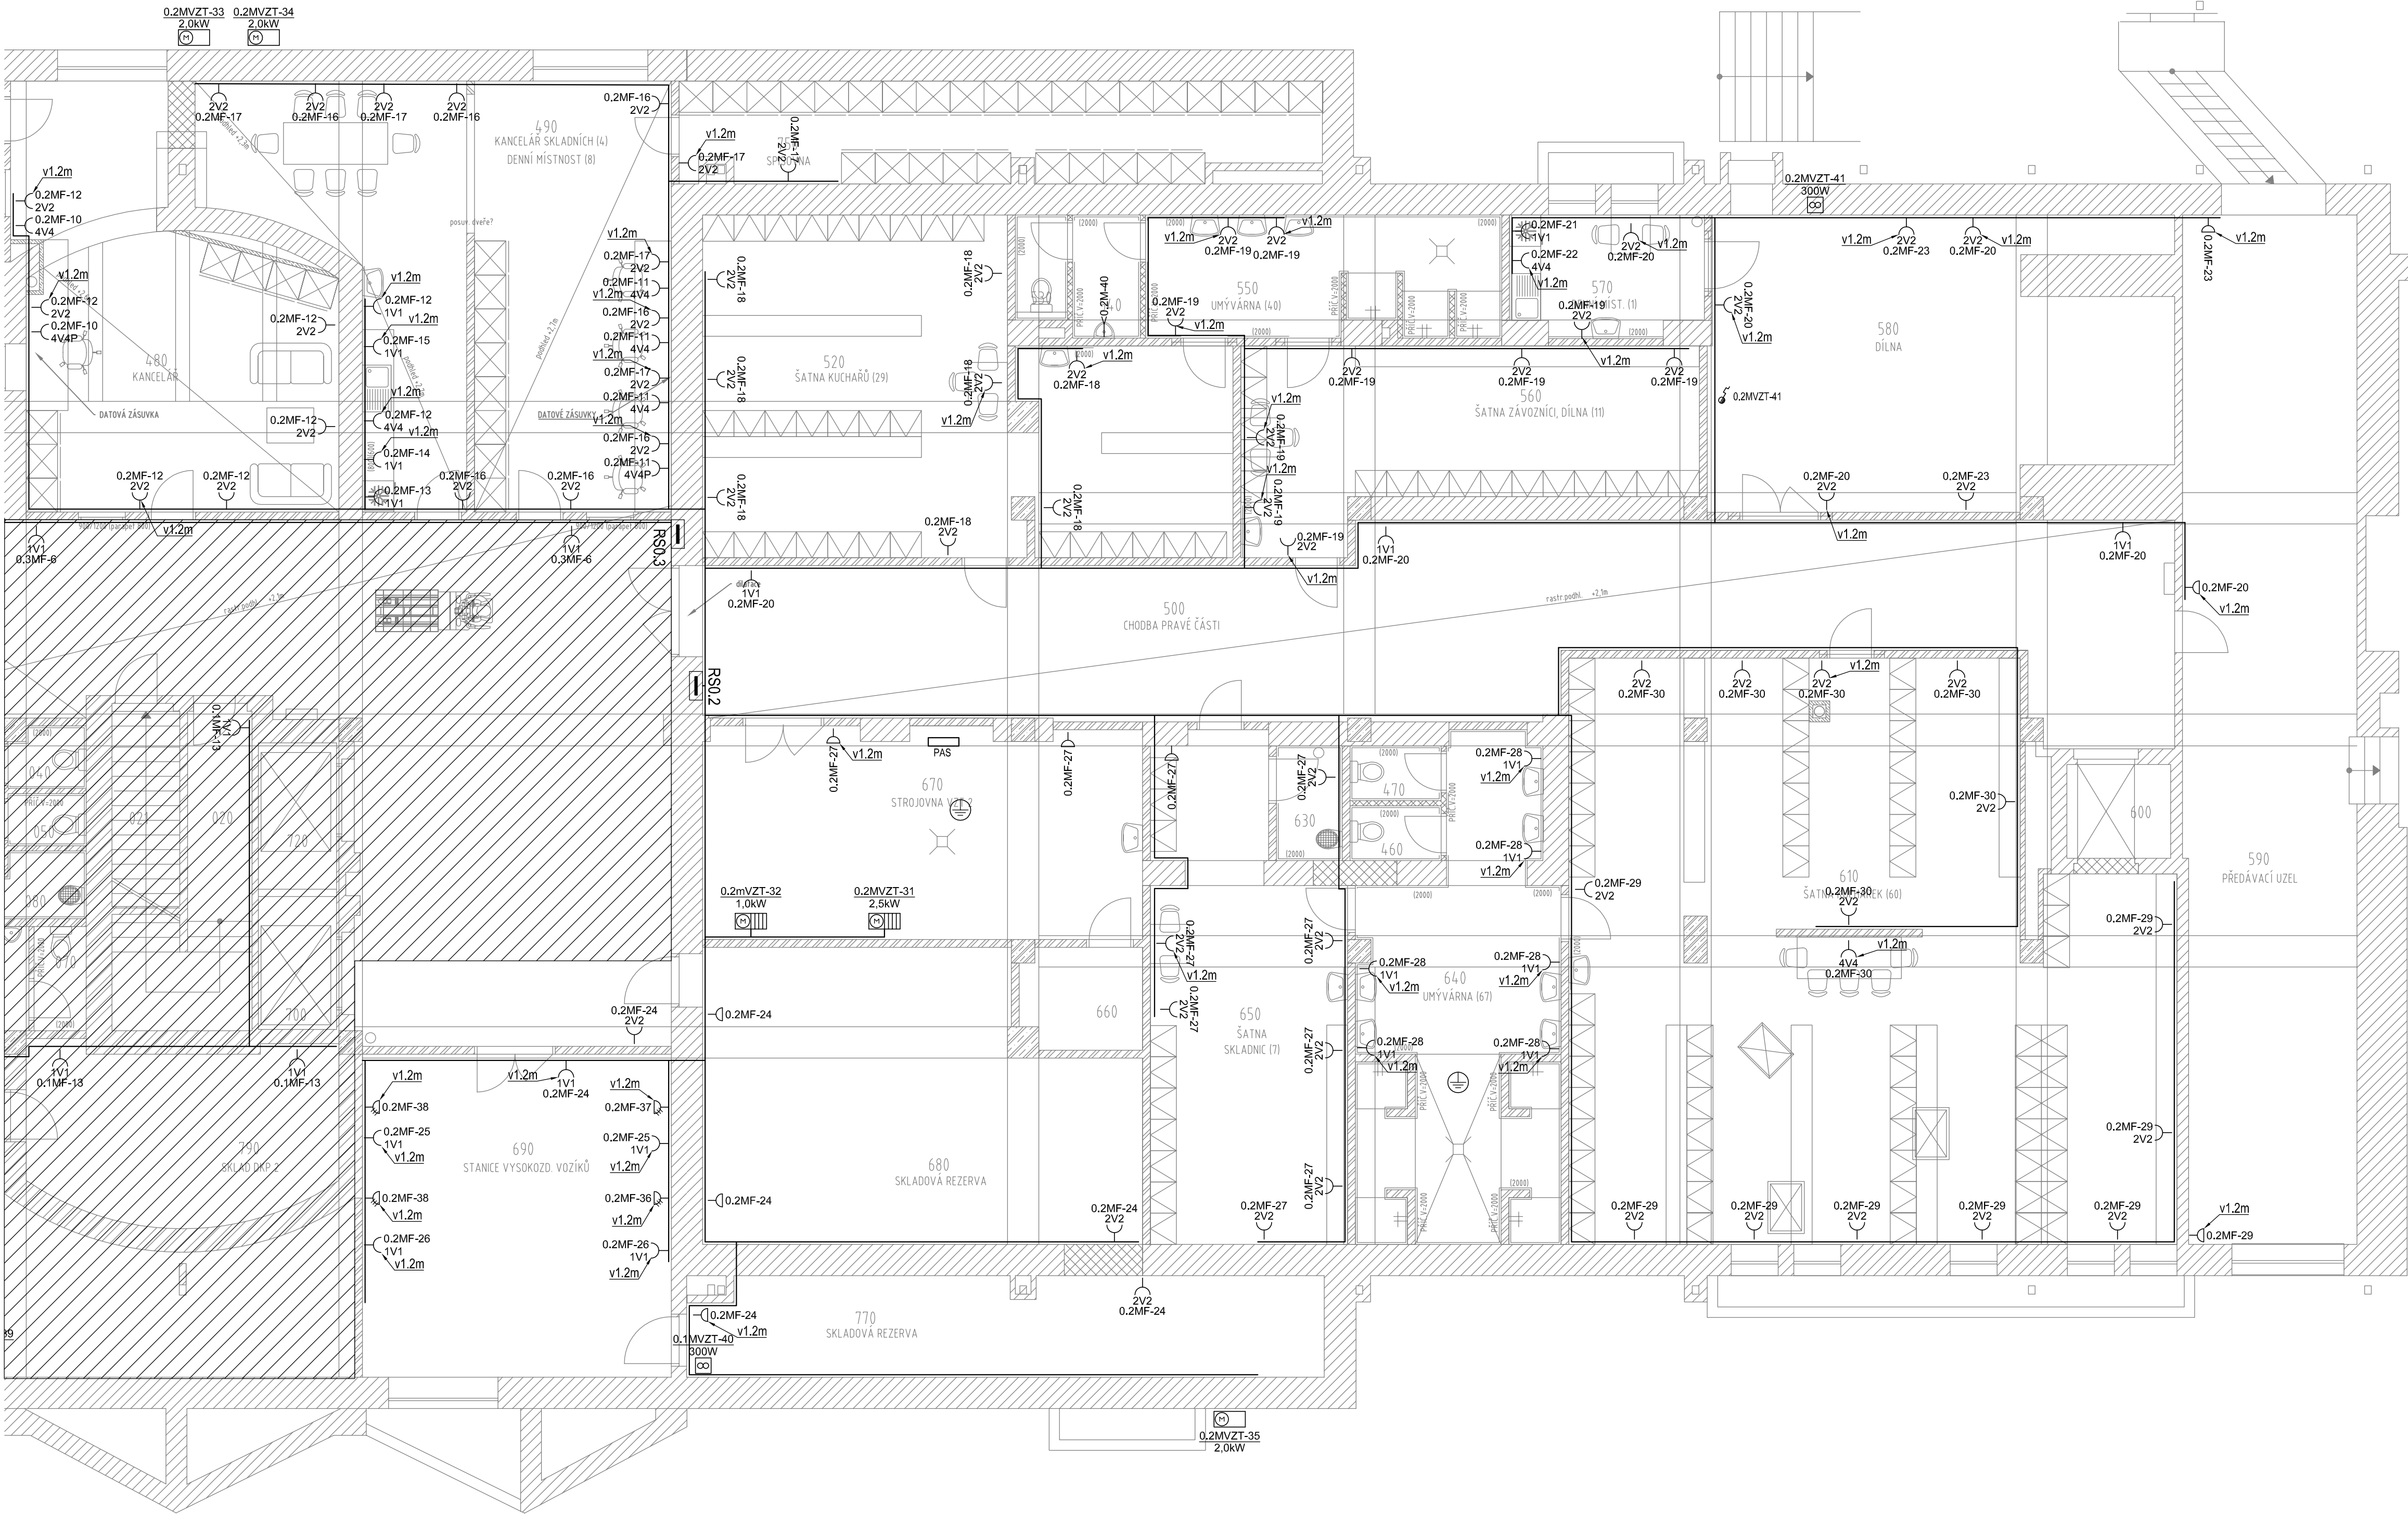

	NÁZEV	NAPĚTÍ	PROUD	SCHEMA	PÓLO	KRYTÍ
1V1	Zásuvka, jednonásobná v rámečku, pod omítku, 16A/230V	230	16	1x 2p+z	1	IP20
2V2	Zásuvka, dvojnásobná ve společném vodorovném rámečku, pod omítku, 16A/230V	230	16	2x 2p+z	1	IP20
4V4	Zásuvka, čtyřnásobná ve společném vodorovném čtyř rámečku, pod omítku, 16A/230V	230	16	4x 2p+z	1	IP20
D	Zásuvka, jednonásobná v provedení na omítku s víčkem, 16A/230V, barva bílá	230	16	1x 2p+z	1	IP44
3L	3L zásuvka, 16A/400V, provedení na omítku	400	16	1x 4p+z	3	IP44
3L	3L vypínač, 1-0, 29A/400V, provedení na omítku	400	20	3	3	IP44
VZT	VZT jednotka (dodávka profese VZT)					
VZT	VZT jednotka (dodávka profese VZT)					
V	Ventilátor (dodávka profese VZT)					
O	Ochranné pospojování					
K	kabelová trasa					

Označování zásuvek:

#1 — identifikační číslo jističového vývodu z daného rozváděče
3V2PD — identifikace rámečkové sestavy

3 V 2 P D

- Datová zásuvka 2xRJ45 cat5e (D) / Bez datové zásuvky (-)
- (P) jedna ze zásuvek je vybavena přepět. ochranou tř. III / Bez přepětové ochrany (-)
- Počet silových zásuvek 230V/16A
- Uložení zásuvky vodorovně ve stěně (V), visle ve stěně (S), v podlahové krabici (P)
- x-násobný rámeček

Napěťová soustava: 3 PEN, 230/400V, 50 Hz, TN-C-S
Základní ochrana: izolací dle ČSN 33 2000-4-41 ed.3
Ochrana při poruše: automatickým odpojením od zdroje dle ČSN 33 2000-4-41 ed.3
Doplňková ochrana: proudovým chráničem dle ČSN 33 2000-4-41 ed.3
ochranným pospojováním dle ČSN 33 2000-4-41 ed.3

REV.	OPRAVA/DESCRIPTION	DATUM/DATE	VYPRACOVAL/DRAWN
d			
c			
b			
a			

BKB Metal a.s. HLUBINKA 917/20, 702 00 OSTRAVA, CZECH REPUBLIC TEL.: +420 597 488 180 FAX: +420 597 488 100 E-MAIL: info@bkbmetal.cz WEB: www.bkbmetal.cz		TENTO DOKUMENT JE NÁŠIM DUŠEVNÍM VLASTNICTVÍM. NEJSMI PRÁVNĚ OPRAVNĚNI POUŽÍVAT ČÍSLOVA TENTO DOKUMENT IS OUR INTELLECTUAL PROPERTY OF BKB METAL. WE ARE NOT LEGALLY ENTITLED TO USE THE NUMBERS WITHOUT THE WRITTEN CONSENT OF BKB METAL, IS FORBIDDEN.	
OBJEDNATEL/CLIENT: FN Olomouc, I. P. Pavlova 185/6, Olomouc		VYPRACOVAL/DRAWN: VLADIMÍR HOCHMANN KONTROLOVAL/CHECKED: ING. JAROSLAV HOLÁN AKCE/ACTIVITY: SCHVÁLIL/APPROVED: ING. DANIEL RYBA PD stavební úpravy objektu "WD" – Stravovací provoz – 1.PP SO 01 Objekt sklád	
D.1.4d ELEKTROINSTALACE		ZAKÁZKA/CONTRACT: 19-4358 MĚŘITVO/SCALE: 1:75 JEDNOTKY/UNITS: mm POČET A4/NUMBER A4: 8	
OBRAZ/TITLE: PŮDORYS 1.PP – ZÁSUVKOVÉ A SILNOPROUDÉ ROZVODY – III. ETAPA		ARCHIVNÍ ČÍSLO/DRAWING No.: BKB-1-9663 REV.: 1	