
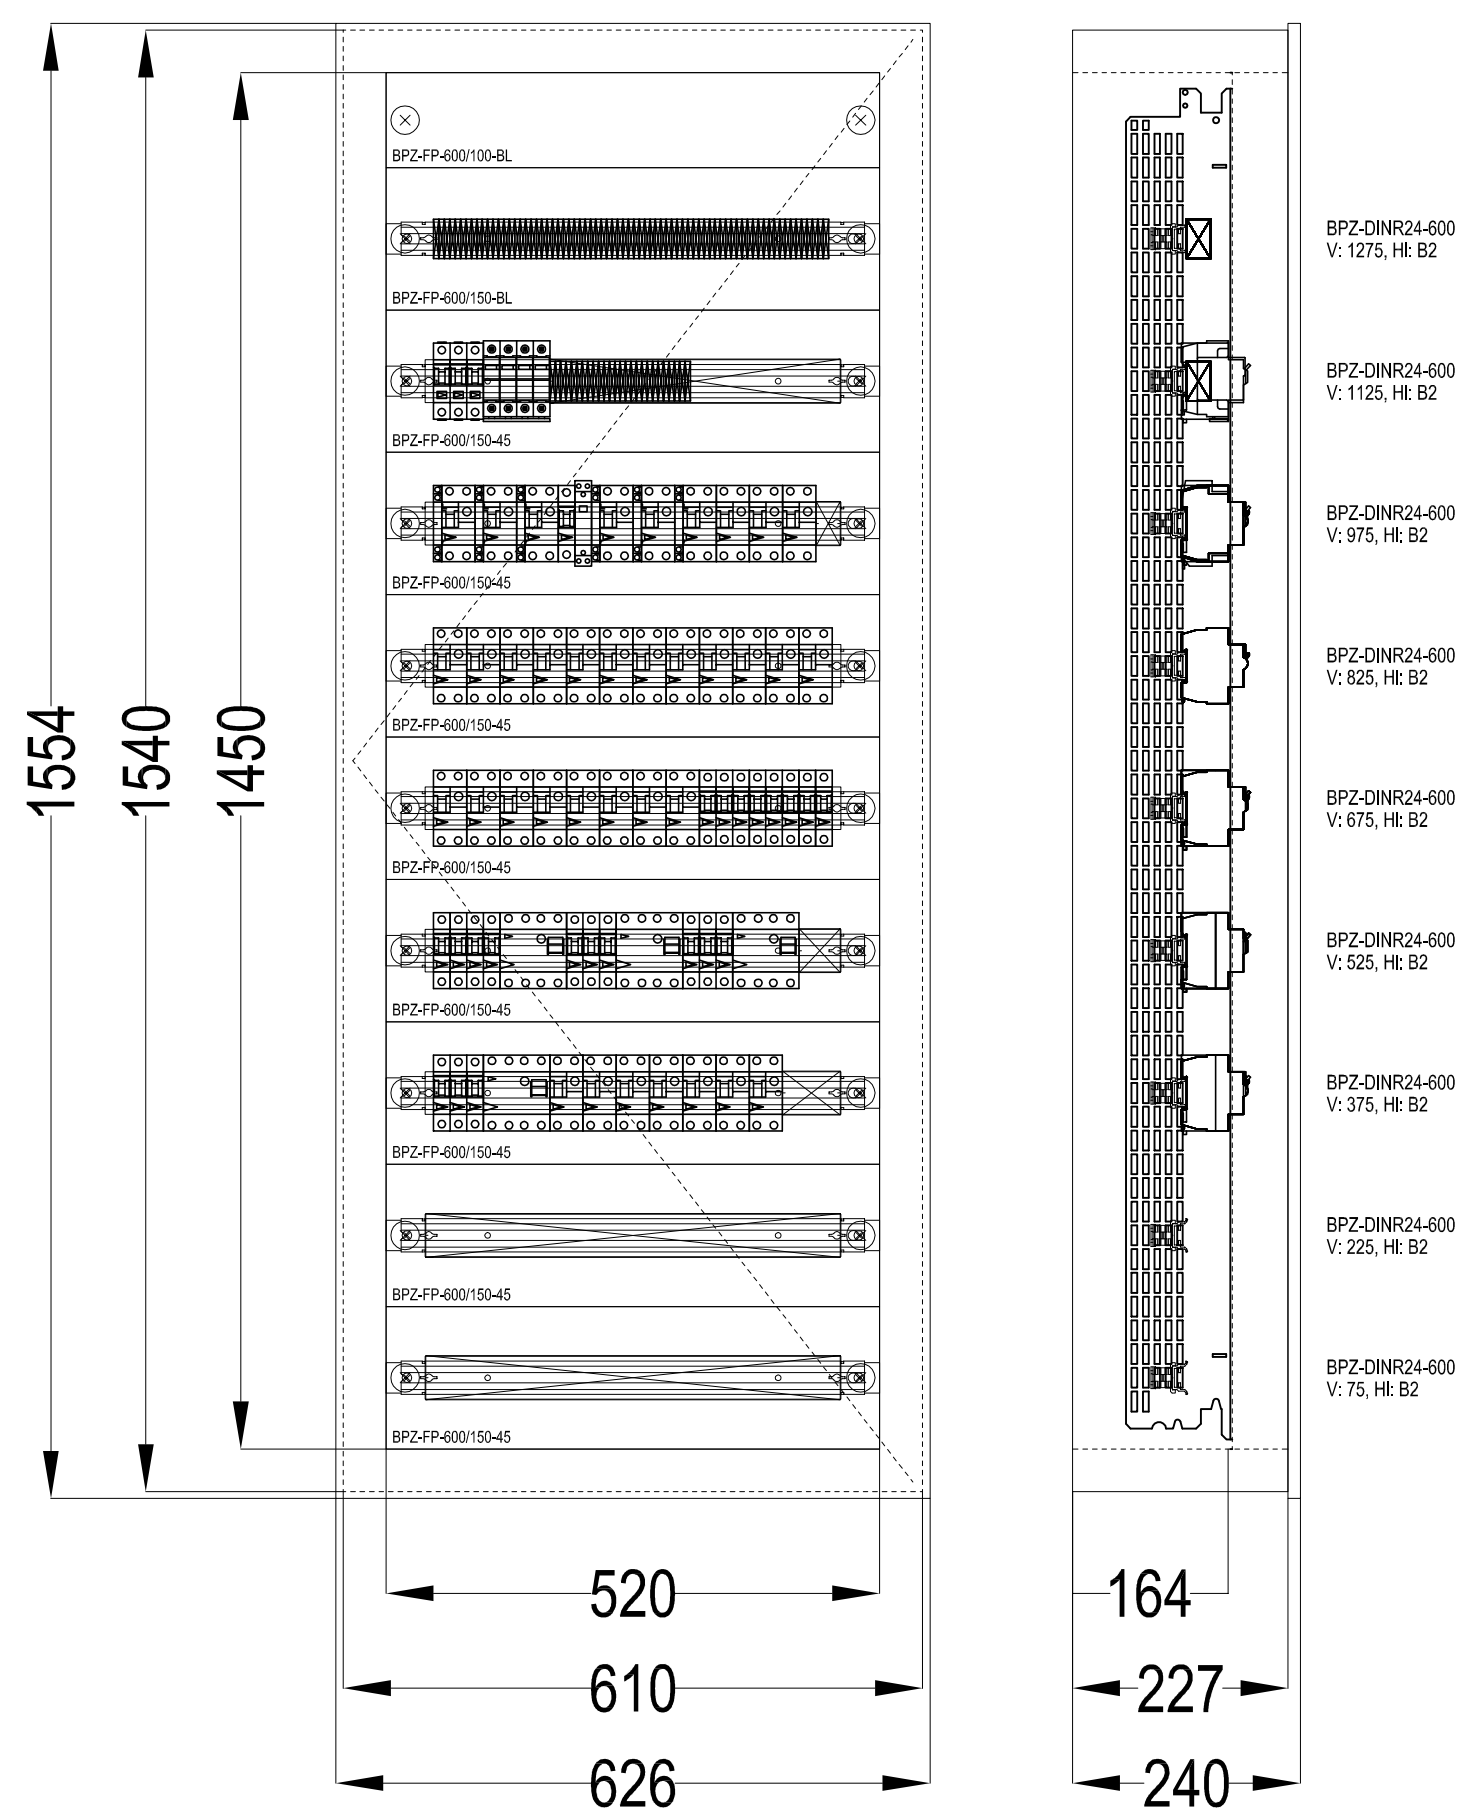
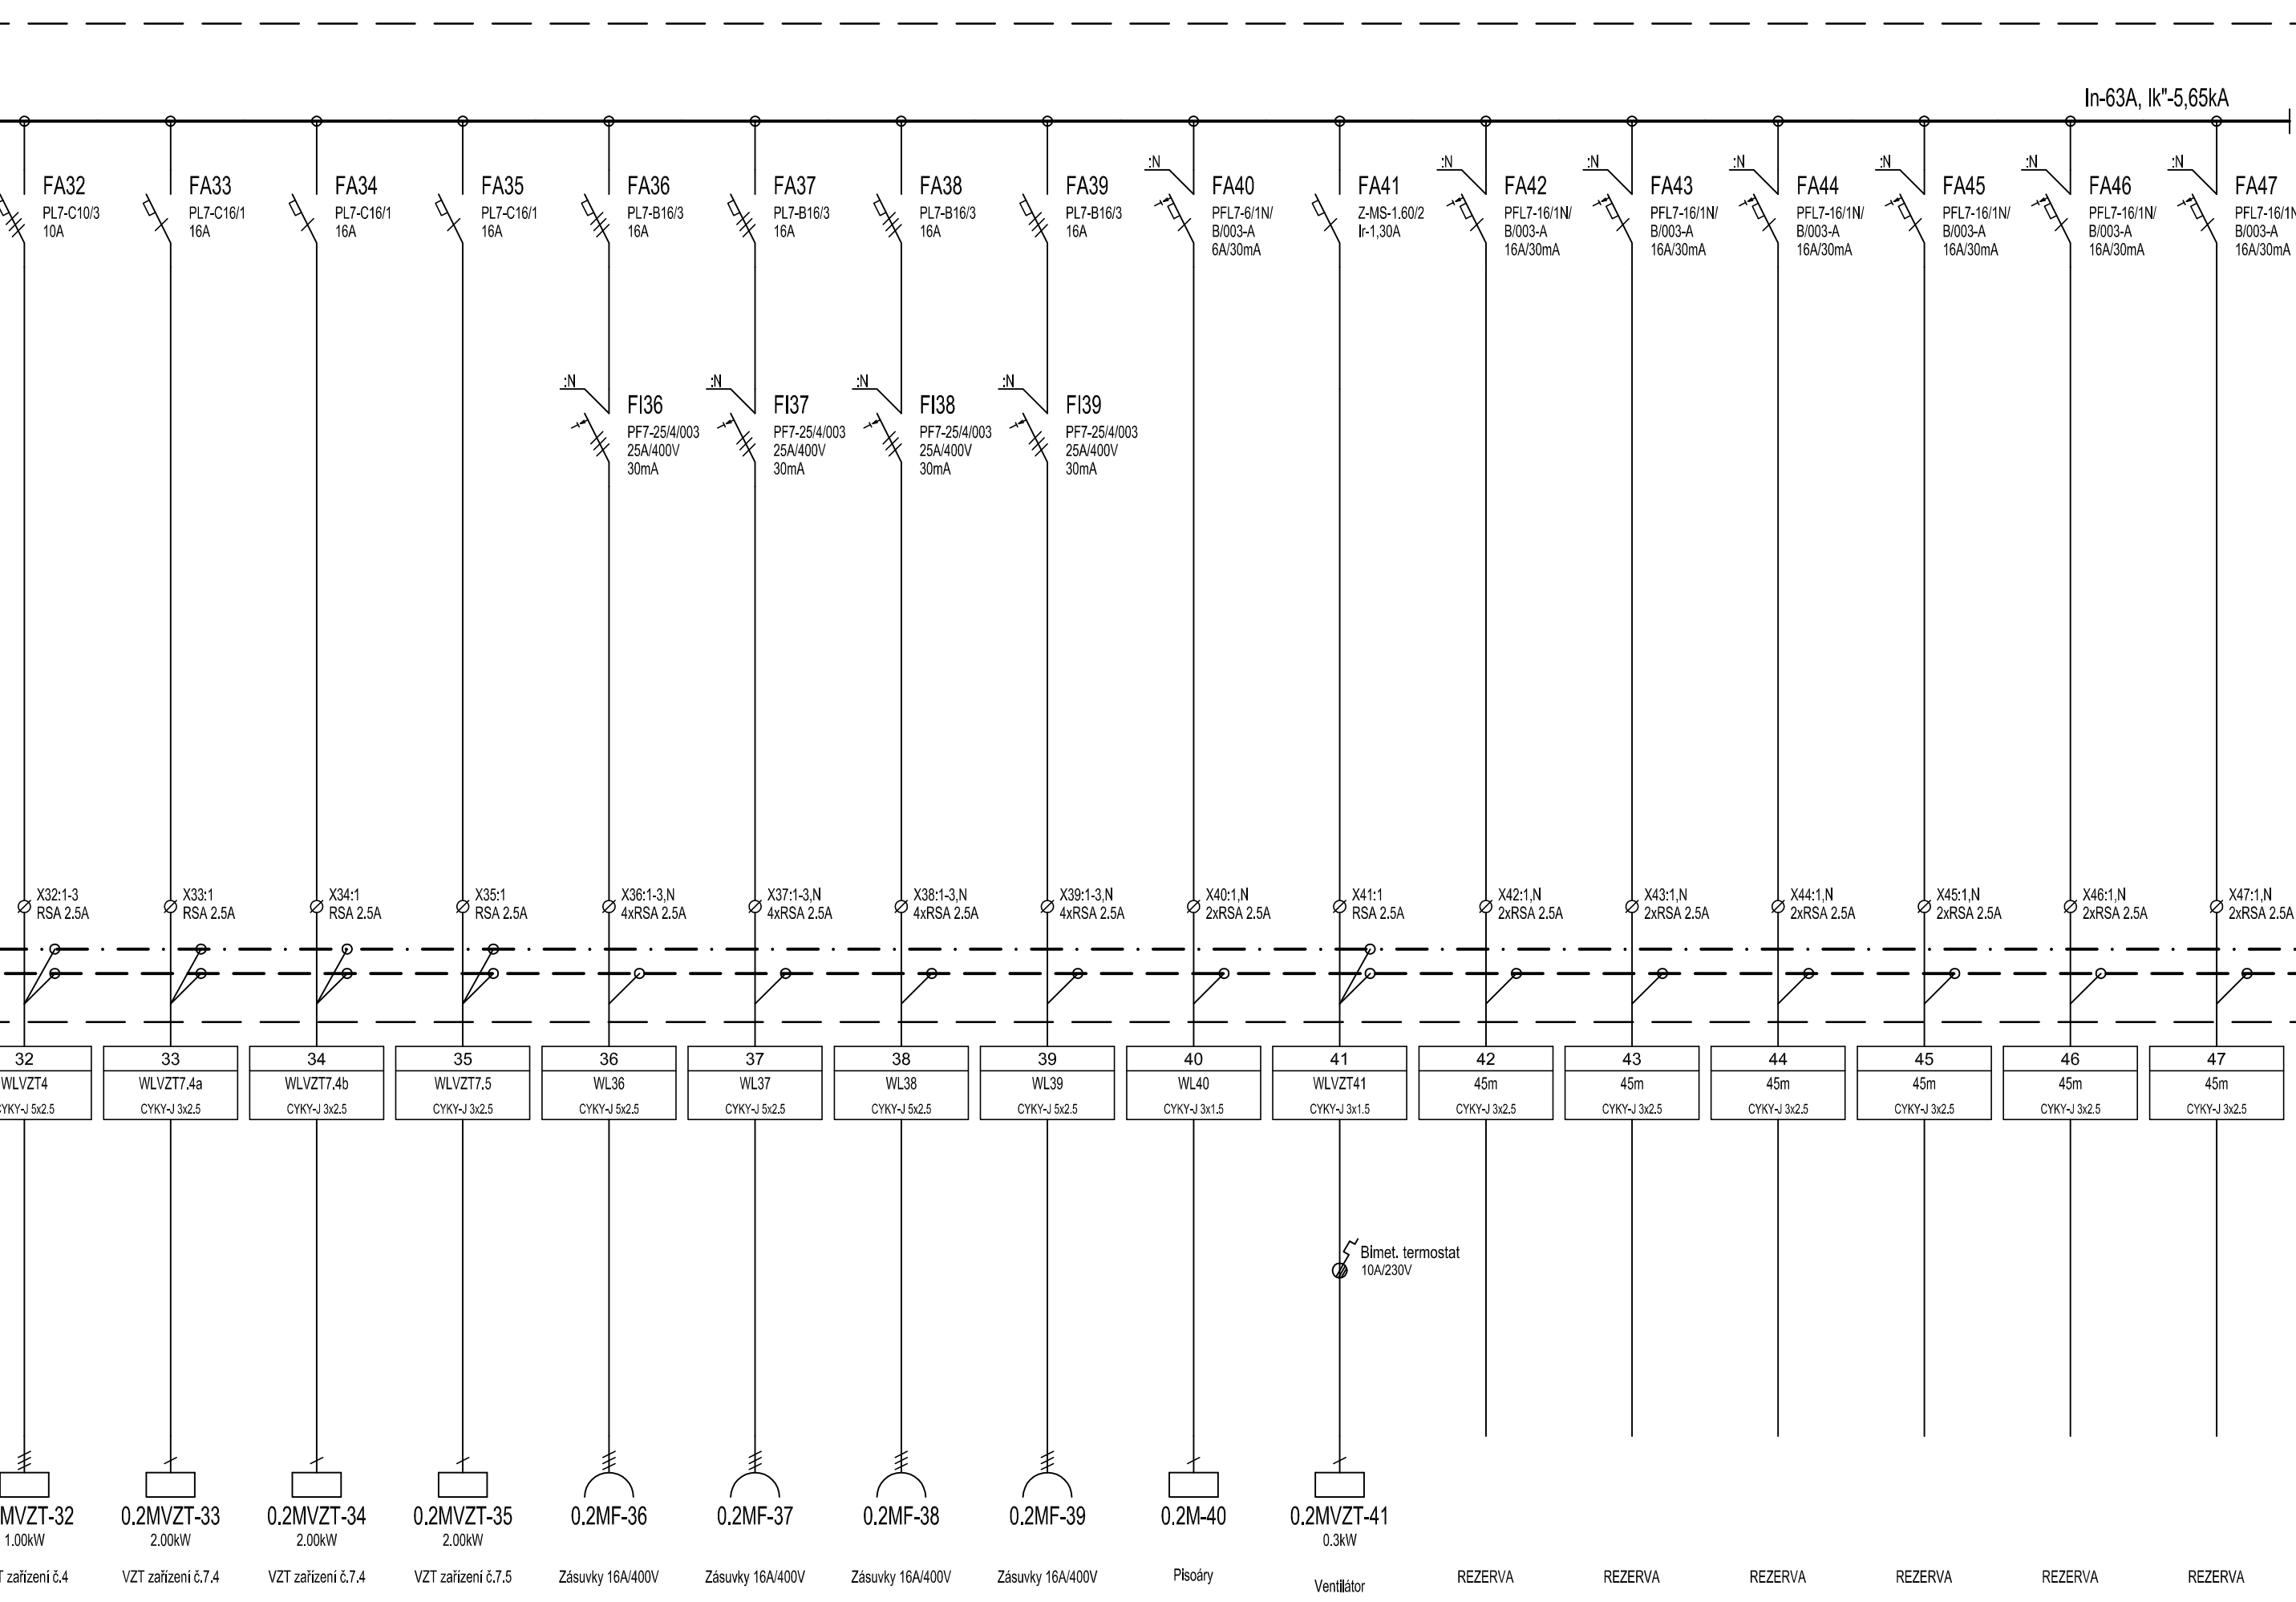


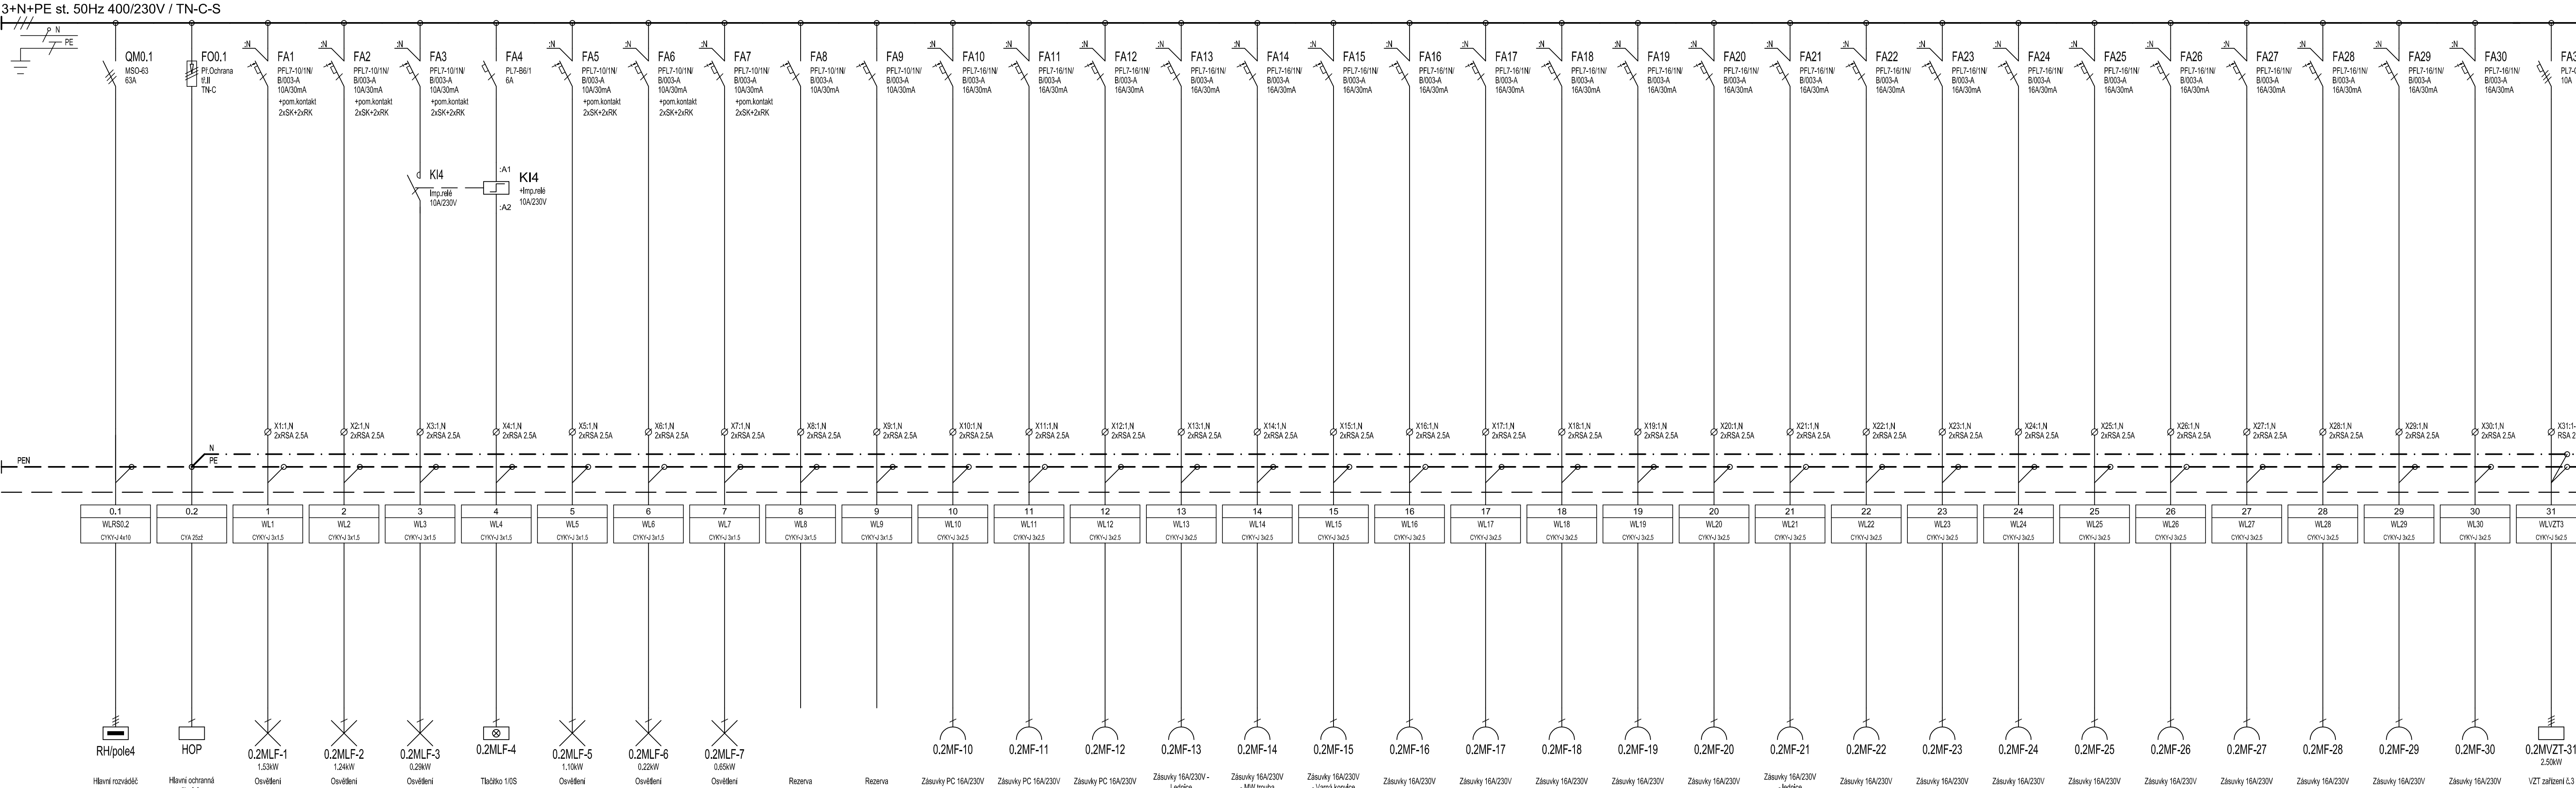

**POZNÁMKA:**

PL: 109.87 kW  
Pp: 20.83 kW  
I<sub>p</sub>: 31.65 A  
I<sub>n</sub>: 63.00 A  
I<sub>k</sub>: 5.65 kA

ROZMĚRY ROZVÁDĚČŮ JSOU POUZE ORIENTAČNÍ.  
ROZMĚRY SE MŮŽOU LIŠIT ODLOSNÝM ROZMÍSTĚNÍM  
PŘÍSTROJŮ A PŘÍPOJNIC.

Rozváděč: xEnergy Basic (Profi Plus)  
Poloha: POD omítkou (2-dílný systém)  
Stupeň krytí: IP40  
Požární klasifikace: EI 30 DP1-S  
Dveře: Plechové plné s 1-bodovým otočným zámkem, jednokřídlé  
Vnější rozměry: 626 x 1554 x 240 (Šířka x Výška x Hloubka)  
Vnitřní rozměry: 520 x 1450 (Šířka x Výška)  
Výklenek: 610 x 1540 x 227 (Šířka x Výška x Hloubka)  
Podstavec: Žádný  
Vnitřní členění: Uchycení DIN lišt a montážních plechů na bočnice BPZ-MSW.  
Konstrukce: Max. počet řad DIN lišt (bez montáže elektroměrových van) 9 (modulů 216).

Napěťová soustava: 3 NPE, 230/400V, 50 Hz, TN-C-S  
Základní ochrana: izolací dle ČSN 33 2000-4-41 ed.3  
krytí a přepážkami dle ČSN 33 2000-4-41 ed.3  
Ochrana při poruše: automatickým odpojením od zdroje dle ČSN 33 2000-4-41 ed.3  
Doplňková ochrana: proudovým chráničem dle ČSN 33 2000-4-41 ed.3  
ochranným pospojováním dle ČSN 33 2000-4-41 ed.3

| REV. | OPRAVA/DESCRIPTION | DATUM/DATE | VYPRACOVAL/DRAWN |
|------|--------------------|------------|------------------|
| d    |                    |            |                  |
| c    |                    |            |                  |
| b    |                    |            |                  |
| a    |                    |            |                  |

|                                                                                                     |                                                                                                     |                                                                                                     |
|-----------------------------------------------------------------------------------------------------|-----------------------------------------------------------------------------------------------------|-----------------------------------------------------------------------------------------------------|
| <b>BKB Metal a.s.</b><br>HULENSKÁ 917/20, 702 00 OČRAVA, CZECH REPUBLIC                             |                                                                                                     | TEL.: +420 597 488 188<br>FAX: +420 597 488 100<br>E-MAIL: info@bkbmetal.cz<br>WEB: www.bkbmetal.cz |
| OBJEDNATEL/CLIENT:<br>FN Olomouc, I. P. Pavlova 185/6, Olomouc                                      | AKCE/ACTIVITY:<br>PD stavební úpravy objektu "WD" – Stravovací provoz – 1.PP<br>SO 01 Objekt skladů | D.1.4d ELEKTROINSTALACE                                                                             |
| OBJEDNÁVATEL/CLIENT:<br>FN Olomouc, I. P. Pavlova 185/6, Olomouc                                    |                                                                                                     | OBJEDNÁVATEL/CLIENT:<br>FN Olomouc, I. P. Pavlova 185/6, Olomouc                                    |
| AKCE/ACTIVITY:<br>PD stavební úpravy objektu "WD" – Stravovací provoz – 1.PP<br>SO 01 Objekt skladů |                                                                                                     | AKCE/ACTIVITY:<br>PD stavební úpravy objektu "WD" – Stravovací provoz – 1.PP<br>SO 01 Objekt skladů |
| D.1.4d ELEKTROINSTALACE                                                                             |                                                                                                     | D.1.4d ELEKTROINSTALACE                                                                             |
| OBJEDNÁVATEL/CLIENT:<br>FN Olomouc, I. P. Pavlova 185/6, Olomouc                                    |                                                                                                     | OBJEDNÁVATEL/CLIENT:<br>FN Olomouc, I. P. Pavlova 185/6, Olomouc                                    |
| AKCE/ACTIVITY:<br>PD stavební úpravy objektu "WD" – Stravovací provoz – 1.PP<br>SO 01 Objekt skladů |                                                                                                     | AKCE/ACTIVITY:<br>PD stavební úpravy objektu "WD" – Stravovací provoz – 1.PP<br>SO 01 Objekt skladů |
| D.1.4d ELEKTROINSTALACE                                                                             |                                                                                                     | D.1.4d ELEKTROINSTALACE                                                                             |
| OBJEDNÁVATEL/CLIENT:<br>FN Olomouc, I. P. Pavlova 185/6, Olomouc                                    |                                                                                                     | OBJEDNÁVATEL/CLIENT:<br>FN Olomouc, I. P. Pavlova 185/6, Olomouc                                    |
| AKCE/ACTIVITY:<br>PD stavební úpravy objektu "WD" – Stravovací provoz – 1.PP<br>SO 01 Objekt skladů |                                                                                                     | AKCE/ACTIVITY:<br>PD stavební úpravy objektu "WD" – Stravovací provoz – 1.PP<br>SO 01 Objekt skladů |
| D.1.4d ELEKTROINSTALACE                                                                             |                                                                                                     | D.1.4d ELEKTROINSTALACE                                                                             |