


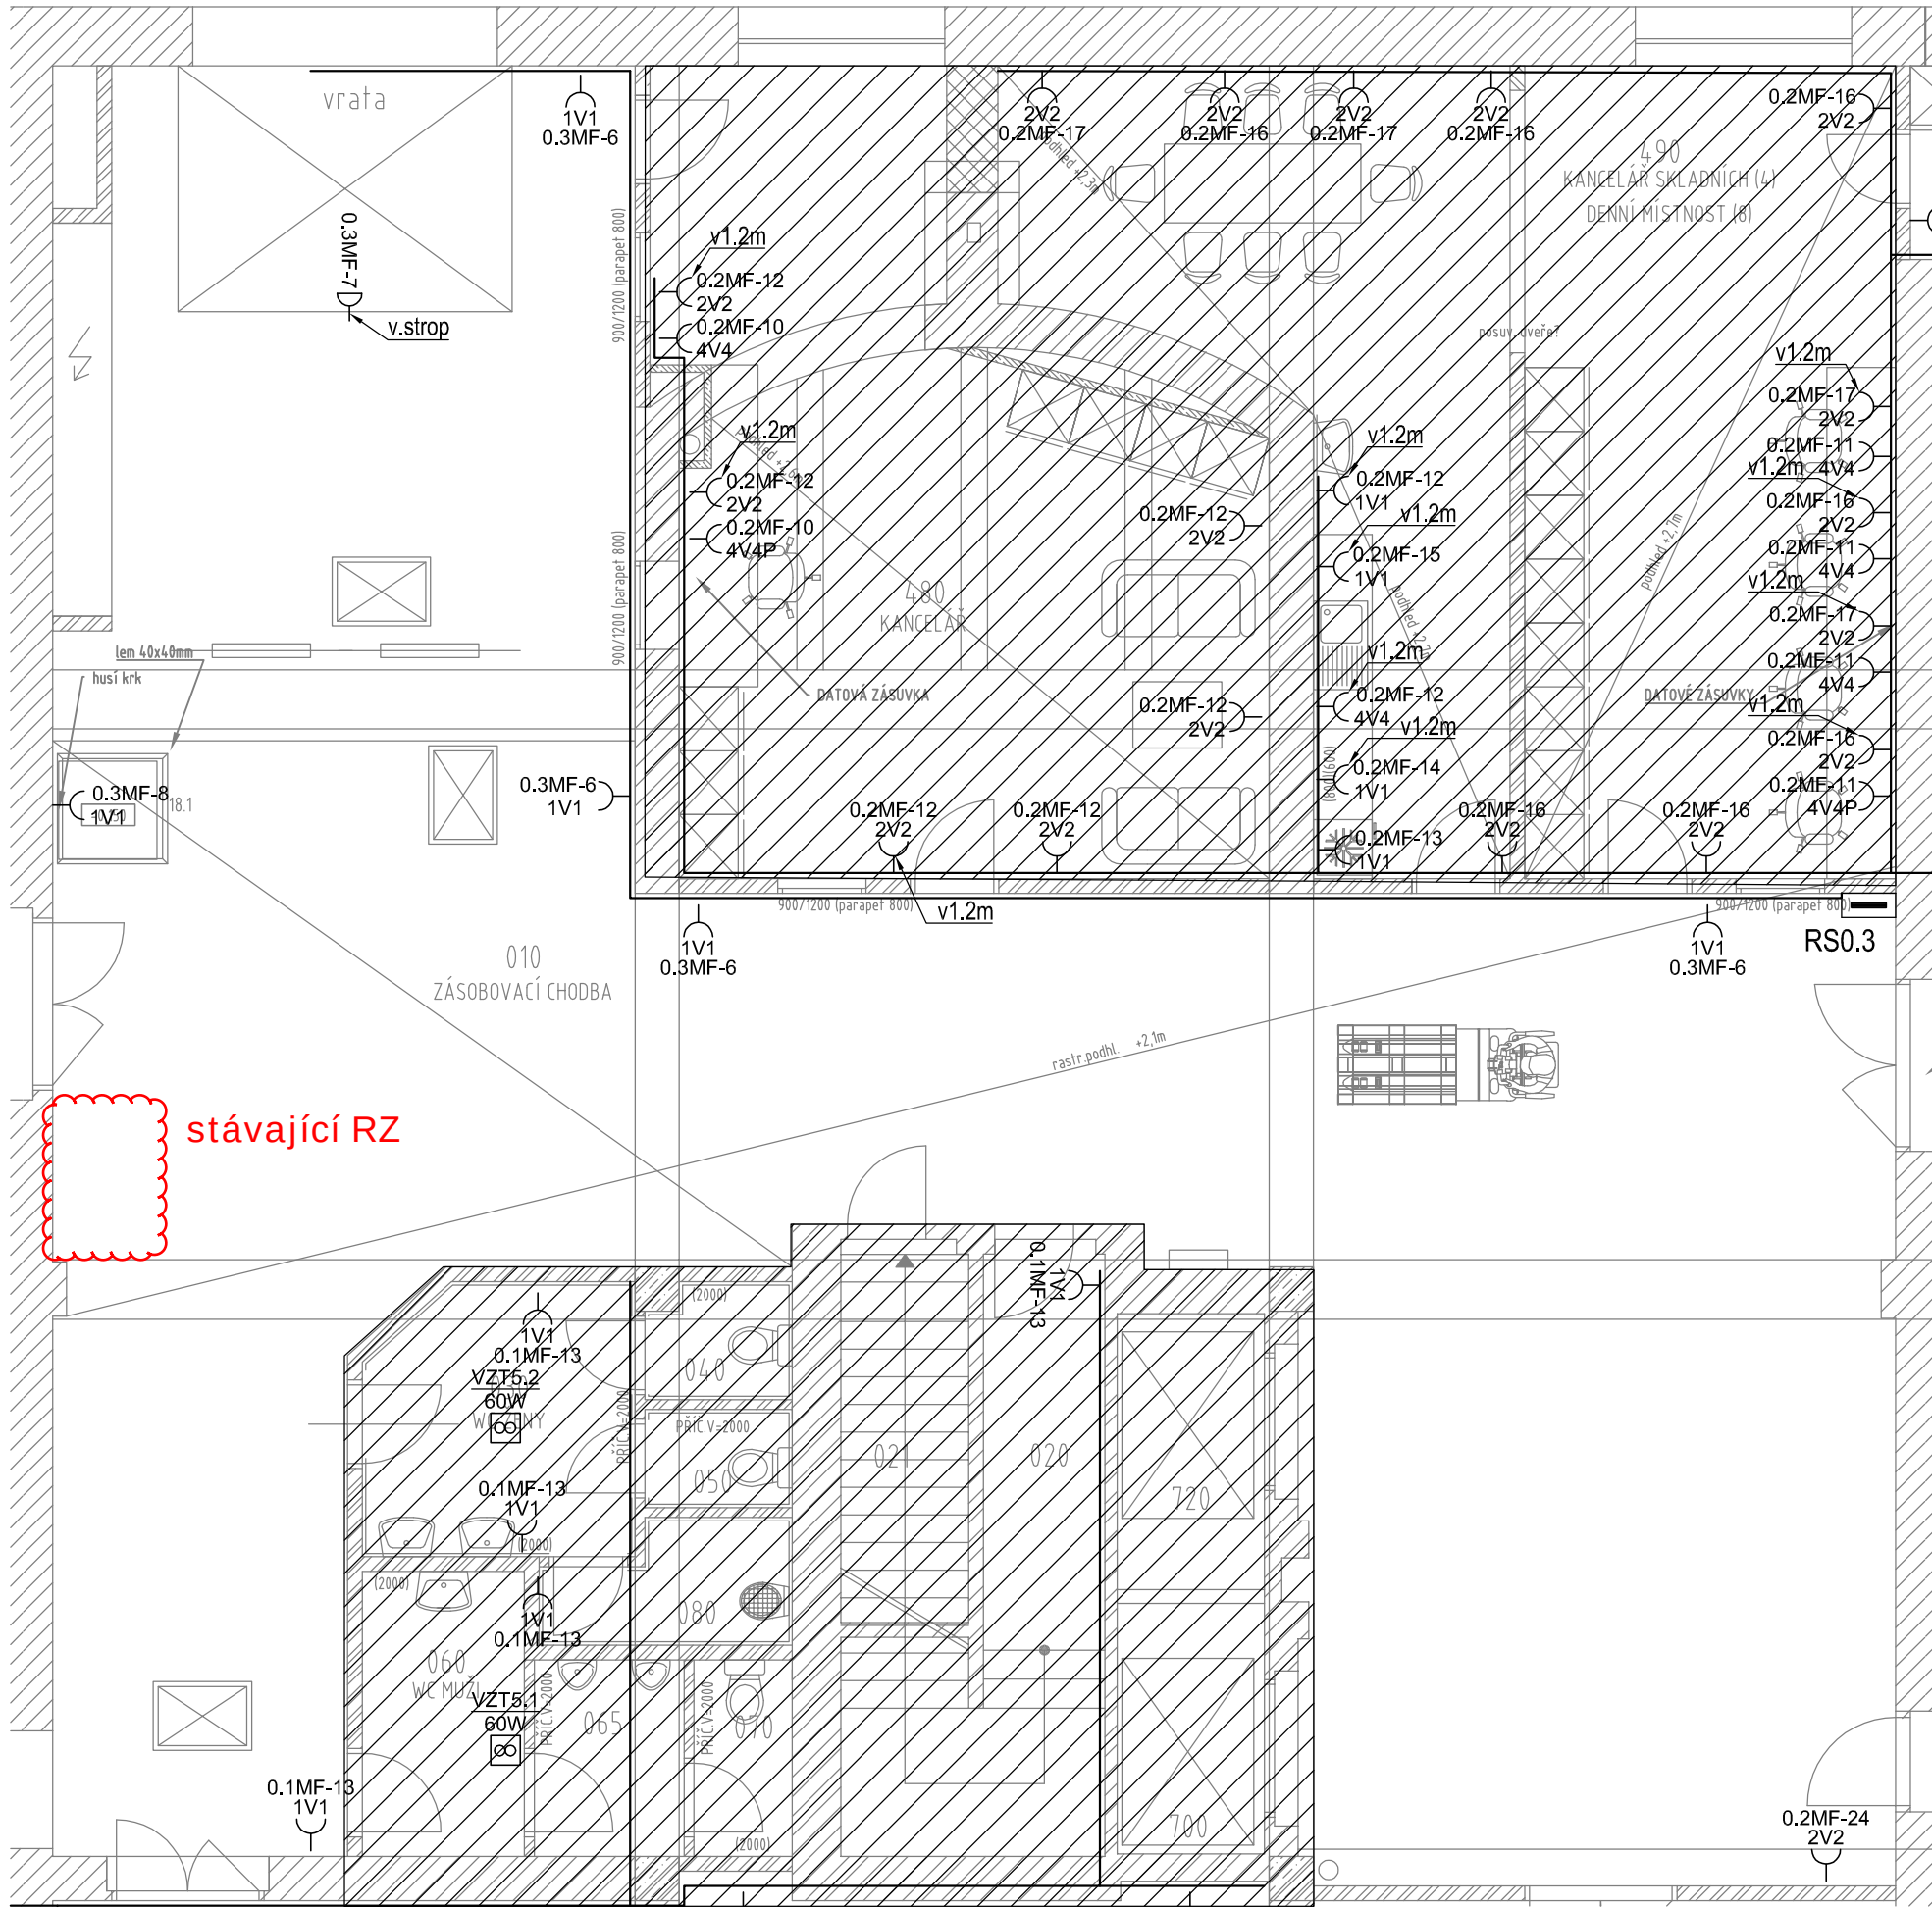

|     | NÁZEV                                                                           | NAPĚTÍ | PROUD | SCHEMA  | PÓLŮ | KRYTÍ |
|-----|---------------------------------------------------------------------------------|--------|-------|---------|------|-------|
| 1V1 | Zásuvka, jednonásobná v rámečku, pod omítku, 16A/230V                           | 230    | 16    | 1x 2p+z | 1    | IP20  |
| 2V2 | Zásuvka, dvojnásobná ve společném vodorovném rámečku, pod omítku, 16A/230V      | 230    | 16    | 2x 2p+z | 1    | IP20  |
| 4V4 | Zásuvka, čtyřnásobná ve společném vodorovném čtyř rámečku, pod omítku, 16A/230V | 230    | 16    | 4x 2p+z | 1    | IP20  |
|     | Zásuvka, jednonásobná v provedení na omítku s víčkem, 16A/230V, barva bílá      | 230    | 16    | 1x 2p+z | 1    | IP44  |
|     | 3f. zásuvka, 16A/400V, provedení na omítku                                      | 400    | 16    | 1x 4p+z | 3    | IP44  |
|     | 3f. vypínač, 1-0, 20A/400V, provedení na omítku                                 | 400    | 20    | 3       | 3    | IP44  |
|     | VZT jednotka (dodávka profese VZT)                                              |        |       |         |      |       |
|     | VZT jednotka (dodávka profese VZT)                                              |        |       |         |      |       |
|     | Ventilátor (dodávka profese VZT)                                                |        |       |         |      |       |
|     | Ochranné pospojování                                                            |        |       |         |      |       |
|     | kabelová trasa                                                                  |        |       |         |      |       |

Označování zásuvek:

#1 identifi kační číslo jističového vývodu z daného rozváděče

3V2PD identifi kace rámečkové sestavy

3 V 2 P D

Datová zásuvka 2xRJ45 cat5e (D) / Bez datové zásuvky (-)

(P) jedna ze zásuvek je vybavena přepěť. ochranou tř. III / Bez přepětové ochrany (-)

Počet silových zásuvek 230V/16A

Uložení zásuvky vodorovně ve stěně (V), svislé ve stěně (S), v podlahové krabici (P)

x-násobný rámeček

|                     | OZN. | NÁZEV MÍSTNOSTI                            | m <sup>2</sup> | OZN. | PODLAHA                      | POVRCHOVÉ ÚPRAVY            | PODHLÉDY                 |
|---------------------|------|--------------------------------------------|----------------|------|------------------------------|-----------------------------|--------------------------|
| STŘEDNÍ ČÁST BODOVY | 010  | ZÁSBOVACÍ CHODBA                           | 171,39         | S2+  | LITÝ POLYURETANBETON         | OTĚRUVZDORNÝ NÁTĚR V=1500mm | RASTR. MINERÁLNÍ PODHLED |
|                     | 090  | SKLAD OBALŮ A SKLENIC                      | 55,45          | S2+  | LITÝ POLYURETANBETON         | OTĚRUVZDORNÝ NÁTĚR V=1500mm |                          |
|                     | 760  | SKLAD DKP 1                                | 23,08          | S2+  | LITÝ POLYURETANBETON         | OTĚRUVZDORNÝ NÁTĚR V=1500mm |                          |
|                     | 790  | SKLAD DKP 2                                | 19,26          | S2+  | LITÝ POLYURETANBETON         | OTĚRUVZDORNÝ NÁTĚR V=1500mm |                          |
|                     | 480  | KANCELÁŘ VEDOUČÍ                           | 39,25          | S3+  | VINYLOVÁ KRYTINA             | OTĚRUVZDORNÝ NÁTĚR V=1500mm | RASTR. MINERÁLNÍ PODHLED |
|                     | 490  | KANCELÁŘ SKLADNÍCH (4), DENNÍ MÍSTNOST (7) | 56,72          | S3+  | VINYLOVÁ KRYTINA             | OTĚRUVZDORNÝ NÁTĚR V=1500mm | RASTR. MINERÁLNÍ PODHLED |
|                     | 750  | SPISOVNA                                   | 22,85          | S2+  | LITÝ POLYURETANBETON         | OTĚRUVZDORNÝ NÁTĚR V=1500mm |                          |
|                     | 690  | STANICE VYSOKOZ. VOZÍKŮ                    | 36,73          | S2+  | LITÝ POLYURETANBETON         | OTĚRUVZDORNÝ NÁTĚR V=1500mm |                          |
|                     | 770  | SKLADOVÁ REZERVA                           | 23,43          | S2+  | LITÝ POLYURETANBETON         | OTĚRUVZDORNÝ NÁTĚR V=1500mm |                          |
|                     | 720  | ŠACHTA VÝTAHU 1                            | 4,22           |      | HRUBÝ BETON                  |                             |                          |
|                     | 700  | ŠACHTA VÝTAHU 2                            | 3,82           |      | HRUBÝ BETON                  |                             |                          |
|                     | 030  | PŘEDSÍŇ WC ŽENY VSTUP                      | 7,40           | S1+  | KERAMICKÁ DLAŽBA             | KERAM. OBKLAD V=2000mm      |                          |
|                     | 040  | KABINA WC ŽENY VSTUP a                     | 1,84           | S1+  | KERAMICKÁ DLAŽBA             | KERAM. OBKLAD V=2000mm      |                          |
|                     | 050  | KABINA WC ŽENY VSTUP b                     | 2,10           | S1+  | KERAMICKÁ DLAŽBA             | KERAM. OBKLAD V=2000mm      |                          |
|                     | 060  | PŘEDSÍŇ WC MUŽI VSTUP                      | 8,11           | S1+  | KERAMICKÁ DLAŽBA             | KERAM. OBKLAD V=2000mm      |                          |
|                     | 070  | KABINA WC MUŽI VSTUP                       | 1,50           | S1+  | KERAMICKÁ DLAŽBA             | KERAM. OBKLAD V=2000mm      |                          |
|                     | 080  | ÚKLIDOVÁ MÍSTNOST                          | 2,70           | S1+  | KERAMICKÁ DLAŽBA             | KERAM. OBKLAD V=2000mm      |                          |
|                     | 020  | CHODBA SCHODIŠTĚ                           | 5,13           |      | KERAMICKÁ DLAŽBA/TERACO      | KERAM. OBKLAD V=1200mm      |                          |
|                     | 021  | PROSTOR POD SCHODIŠTĚM 1                   | 5,07           | S4+  | BETON S PROTIPRAŠNÝM NÁTĚREM | OTĚRUVZDORNÝ NÁTĚR V=1500mm |                          |

Napětová soustava: 3 PEN, 230/400V, 50 Hz, TN-C-S  
Základní ochrana: izolaci dle ČSN 33 2000-4-41 ed.3  
kryty a přepážkami dle ČSN 33 2000-4-41 ed.3  
Ochrana při poruše: automatickým odpojením od zdroje dle ČSN 33 2000-4-41 ed.3  
Doplňková ochrana: proudovým chráničem dle ČSN 33 2000-4-41 ed.3  
ochranným pospojováním dle ČSN 33 2000-4-41 ed.3

| REV.                                                                                                                                                                                                                                                                                                                                                                                                                                                                                                                                                                                                     | OPRAVA/DESCRIPTION | DATUM/DATE                                                                                                                                                              | VYPRACOVAL/DRAWN                                                                                             |
|----------------------------------------------------------------------------------------------------------------------------------------------------------------------------------------------------------------------------------------------------------------------------------------------------------------------------------------------------------------------------------------------------------------------------------------------------------------------------------------------------------------------------------------------------------------------------------------------------------|--------------------|-------------------------------------------------------------------------------------------------------------------------------------------------------------------------|--------------------------------------------------------------------------------------------------------------|
| d                                                                                                                                                                                                                                                                                                                                                                                                                                                                                                                                                                                                        |                    |                                                                                                                                                                         |                                                                                                              |
| c                                                                                                                                                                                                                                                                                                                                                                                                                                                                                                                                                                                                        |                    |                                                                                                                                                                         |                                                                                                              |
| b                                                                                                                                                                                                                                                                                                                                                                                                                                                                                                                                                                                                        |                    |                                                                                                                                                                         |                                                                                                              |
| a                                                                                                                                                                                                                                                                                                                                                                                                                                                                                                                                                                                                        |                    |                                                                                                                                                                         |                                                                                                              |
| <div><div><div><b>BKB Metal, a.s.</b></div><div>HLUBINSKÁ 917/20, 702 00 OSTRAVA, CZECH REPUBLIC</div></div><div><div>TEL.: +420 597 488 188</div><div>FAX: +420 597 488 100</div><div>E-MAIL: info@bkbmetal.cz</div><div>WEB: www.bkbmetal.cz</div></div></div> <div>TENTO DOKUMENT JE NAŠIM DUŠEVNÍM VLASTNICTVÍM.<br/>BEZ PÍSEMNÉHO SOUHLASU FIRMY BKB METAL, a.s.<br/>NESMÍ BÝT KOPIROVÁN ANI POSKYTNUT TŘETÍM OSOBÁM.<br/>THIS DRAWING IS THE INTELLECTUAL PROPERTY OF BKB METAL.<br/>COPYING OR SUBMITTING TO THIRD PARTIES WITHOUT THE PRIOR<br/>WRITTEN CONSENT OF BKB METAL IS FORBIDDEN.</div> |                    |                                                                                                                                                                         |                                                                                                              |
| OBJEDNATEL/CLIENT:<br>FN Olomouc, I. P. Pavlova 185/6, Olomouc                                                                                                                                                                                                                                                                                                                                                                                                                                                                                                                                           |                    | VYPRACOVAL/DRAWN<br>KONTROLOVAL/CHECKED<br>SCHVALIL/APPROVED<br>DATUM/DATE<br>STUPEN/STAGE<br>ZAKÁZKA/CONTRACT<br>MĚŘITKO/SCALE<br>JEDNOTKY/UNITS<br>POČET A4/NUMBER A4 | VLADIMÍR HOCHMANN<br>ING. JAROSLAV HOLÁŇ<br>ING. DANIEL RYBA<br>11/2019<br>DPS<br>19-4358<br>1:75<br>mm<br>4 |
| AKCE/ACTIVITY:<br>PD stavební úpravy objektu "WD" – Stravovací provoz– 1.PP<br>SO 01 Objekt skladů<br><br>D.1.4d ELEKTROINSTALACE                                                                                                                                                                                                                                                                                                                                                                                                                                                                        |                    | FORMÁT/FORMAT<br>A1                                                                                                                                                     |                                                                                                              |
| OBSAH/TITLE:<br>PŮDORYS 1.PP – ZÁSUVKOVÉ A<br>SILNOPROUDÉ ROZVODY– 4.ETAPA                                                                                                                                                                                                                                                                                                                                                                                                                                                                                                                               |                    | ARCHIVNÍ ČÍSLO/DRAWING No.:                                                                                                                                             | REV.:                                                                                                        |

BKB-2-10192  
1 1