


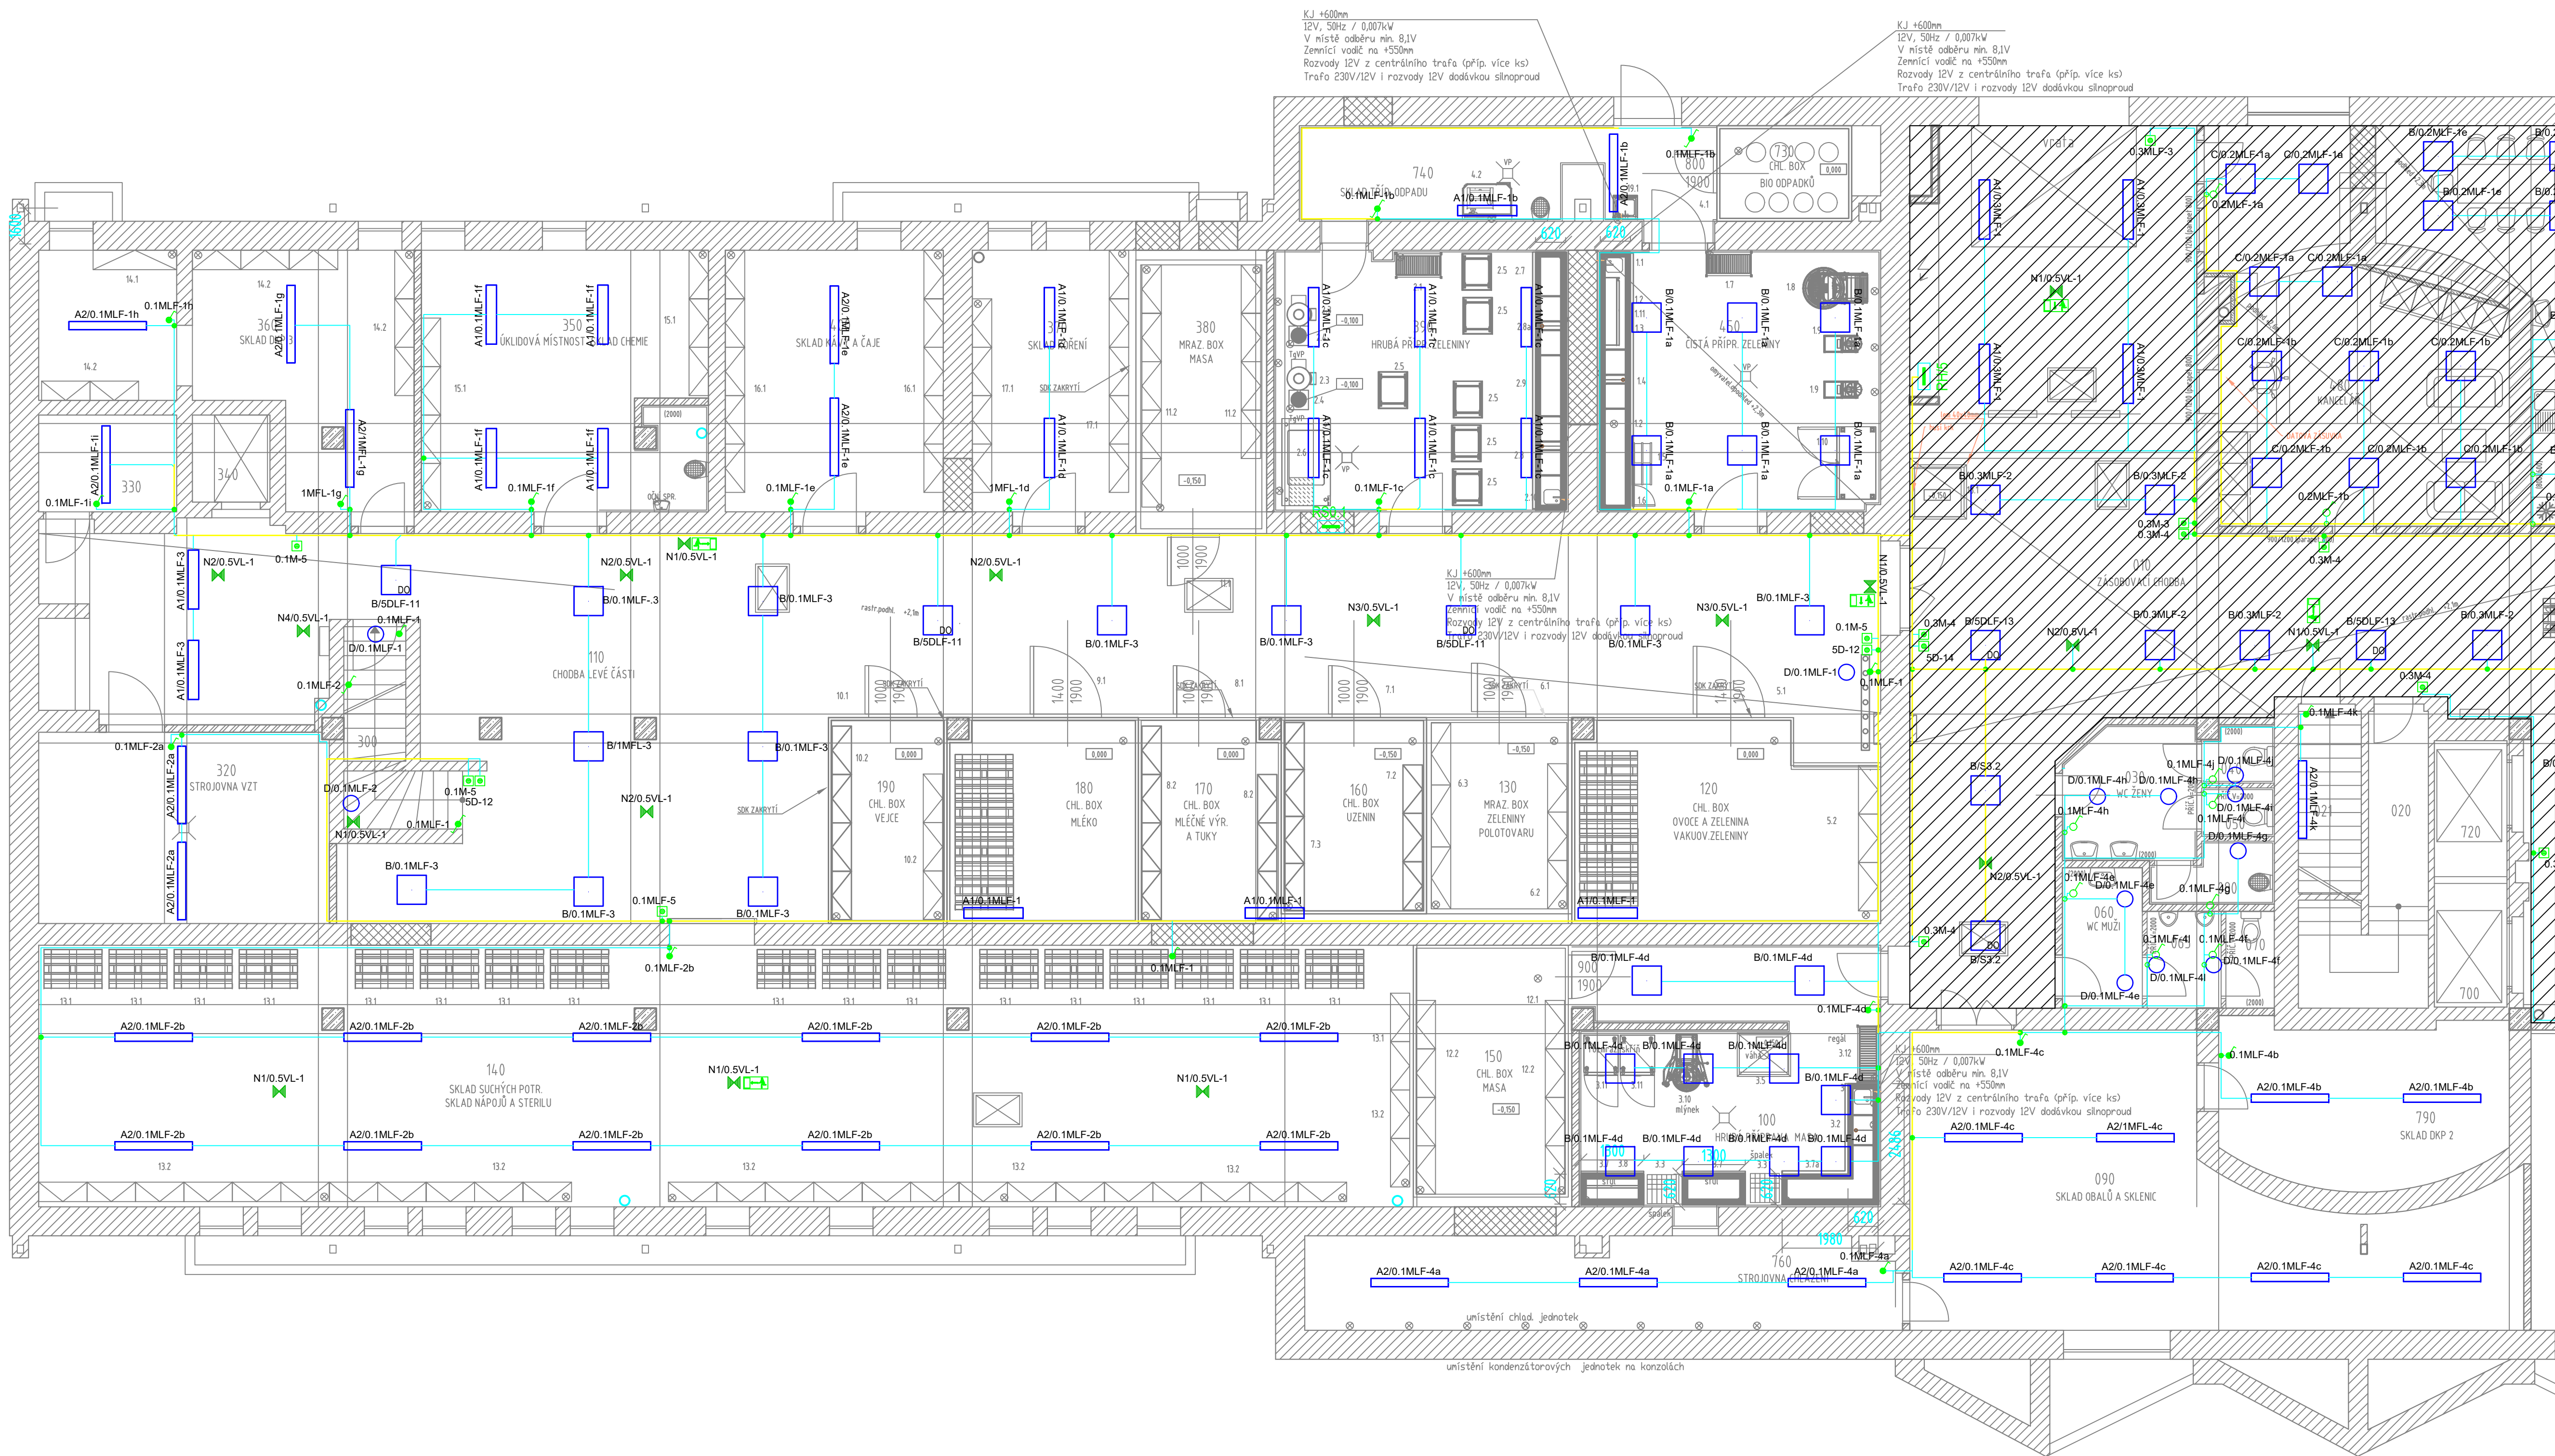

ID	NÁZEV	PŘÍKON	KRYTÍ	SVÍTIDLO
A1 Beghelli 136SD BS100 LED 1X36 SD 4000K	Svítlidlo s vysokým světelným tokem a systémem proti oslnění. Svítidlo je opatřeno samozhášivým polycarbonátovým krytem, který je zároveň stabilní vůči UV záření a zaručuje nejlepší rozložení světla v celé místnosti. Jedná se o velmi odolné a trvanlivé svítidlo s těsněním z expandovaného polystyrenu se skrytými uzavíracími sponami, které jsou vyrobeny z technopolymerního na bázi polyesteru.	36W	IP65	
A2 Beghelli 158SD BS100 LED 1X58 SD 4000K	Svítlidlo s vysokým světelným tokem a systémem proti oslnění. Svítidlo je opatřeno samozhášivým polycarbonátovým krytem, který je zároveň stabilní vůči UV záření a zaručuje nejlepší rozložení světla v celé místnosti. Jedná se o velmi odolné a trvanlivé svítidlo s těsněním z expandovaného polystyrenu se skrytými uzavíracími sponami, které jsou vyrobeny z technopolymerního na bázi polyesteru.	58W	IP65	
B Beghelli SpA 7001to PANLED 600x600 4000K	Vestavné svítidlo LED – montáž do stropního modulu M600. Jeho snížená tloušťka a minimální hmotnost umožňují zavěšení i v prestižních architektonických prostorách. Při zasazení do nosné konstrukce podhledového stropu umožňuje nízký profil celkové vyrovnané svítidla s okolními stropními panely. Extrémně vysoká účinnost LED diod a opalový mikropřizmatický difúzor.	36W	IP65	
C Beghelli SpA 70045 PAN LED 45W 600X600 UGR<19 4K	Vestavné svítidlo LED – montáž do stropního modulu M600. Jeho snížená tloušťka a minimální hmotnost umožňují zavěšení i v prestižních architektonických prostorách. Při zasazení do nosné konstrukce podhledového stropu umožňuje nízký profil celkové vyrovnané svítidla s okolními stropními panely. Extrémně vysoká účinnost LED diod a opalový mikropřizmatický difúzor.	45W	IP66	
D Beghelli-Eiplast A44-10160CM Lunako LED	Lunako LED je svítidlo určené pro montáž na strop nebo na stěnu. Těleso je tvořeno ocelovým plechem bílé barvy, s difuzérem, který je tvořen opalovým PMMA. Lunako LED má stupeň krytí IP54. Použití v prostorách chodbe a schodišť, společenských místnostech a čekárnách.	24W	IP54	

	NAME	PŘÍKON	KRYTÍ	SVÍTIDLO
N1 Beghelli PRAŽISA TB16025 Formula65	Nouzové LED systémové svítidlo a nouzové systémové svítidlo s piktoqramem v elegantním designu vhodné pro vestavnou, stropní a nástěnnou montáž. Symetrický plastový reflektor umožňuje rovnoměrnou distribuci světelného toku. Díky vysokému krytí IP 65 a odolné konstrukci z polycarbonátu. Svítidlo v provedení k napojení z CBS.	6,4W	IP65	
N2 Beghelli PRAŽISA TB16762 symmetrich_3_5m Pluraluce	Vysoce výkonné svítidlo pro nouzové protipánické osvětlení se sadou speciálních čoček z vysoké průhledného PMMA, dodávané jak pro verze Lungaluce, tak pro Largaluce, aby bylo možné obsáhnout různé rozměry osvětleného povrchu. Každá čočka je dodávána s bílým krytem z polycarbonátu. Svítidlo v provedení k napojení z CBS.	6,0W	IP42	
N3 Beghelli PRAŽISA TB16763 Pluraluce	Vysoce výkonné svítidlo pro nouzové osvětlení únikových cest se sadou speciálních čoček z vysoké průhledného PMMA, dodávané jak pro verze Lungaluce, tak pro Largaluce, aby bylo možné obsáhnout různé rozměry osvětleného povrchu. Každá čočka je dodávána s bílým krytem z polycarbonátu. Svítidlo v provedení k napojení z CBS.	6,0W	IP42	
N4 Beghelli Sign LED T93340	Kombinované svítidlo s bezpečnostním štítem / nouzové svítidlo: Těleso je vyrobeno z ocelového plechu s úhlovými kontrami a trojúhelníkovým designem. Dvojstranná signalizace bezpečnostních zařízení je zajištěna pomocí výměnných fólií s piktoqramem. Osvětlení bezpečnostních zařízení pomocí speciálních čoček. Verze pro montáž na stěnu. Verze pro montáž na zeď. Svítidlo v provedení k napojení z CBS.	5,0W	IP40	

NÁZEV	NAPĚTÍ	PROUD	SCHEMA	PÓLY	KRYTÍ
vypínač č. 1, pod omítkou	230	10	1	1	IP20
plepínač č. 5, pod omítkou	230	10	5	1	IP20
plepínač č. 6, pod omítkou	230	10	6	1	IP20
vypínač č. 1, na omítku	230	10	1	1	IP44
plepínač č. 6, na omítku	230	10	6	1	IP44
kabelová trasa					

Nápeťová soustava:
Základní ochrana:
Ochrana při poruše:
Doplnková ochrana:

3 PEN, 230/400V, 50 Hz, TN-C-S
izolaci dle ČSN 33 2000-4-41 ed.3
kryty a přepážkami dle ČSN 33 2000-4-41 ed.3
automatickým odpojením od zdroje dle ČSN 33 2000-4-41 ed.3
proudovým chráničem dle ČSN 33 2000-4-41 ed.3
ochranným pospojováním dle ČSN 33 2000-4-41 ed.3

REV.	OPRAVA/DESCRIPTION	DATUM/DATE	VYPRACOVAL/DRAWN
d			
b			
g			

BKB Metal, a.s.
TEL: +420 597 488 188
FAX: +420 597 488 100
E-MAIL: info@bkbmetal.cz
WEB: www.bkbmetal.cz

TENTO DOKUMENT JE NAŠIM DUŠEVNÍM VLASTNICTVÍM.
BEZ PŘEDCHOZÍHO SOUHLASU PŘED BKB METAL, a.s.
NESMĚ BÝT KOPÍROVÁN ANI ROZKLADEN TISKEM NEBO JINAK.
THIS DRAWING IS THE INTELLECTUAL PROPERTY OF BKB METAL.
COPYING OR SCANNING TO THIRD PARTIES WITHOUT THE PRIOR
WRITTEN CONSENT OF BKB METAL IS FORBIDDEN.

OBJEDNATEL/CLIENT:	VYPRACOVAL/DRAWN:
FN Olomouc, I. P. Pavlova 185/6, Olomouc	VLADIMIR HOCHMANN
AKCE/ACTIVITY:	KONTROLOVAL/CHECKED:
PD stavební úpravy objektu "WD" – Stravovací provoz– 1.PP	ING. JAROSLAV HOUČEK
SO 01 Objekt sklád	DATUM/DATE:
	07/2021
	STUPEŇ/STAGE:
	DPS
	ZAKÁZKA/CONTRACT:
	19–435B
	MĚŘITKO/SCALE:
	1:75
	FORMÁT/FORMAT:
	A1
	JEDNOTKY/UNITS:
	mm
	POČET A4/NUMBER A4:
	8
OBŠAH/TITLE:	ARCHIVNÍ ČÍSLO/DRAWING No.:
PŮDORYS 1.PP – UMĚLÉ A NOUZOVÉ OSVĚTLENÍ – 2.ETAPA	BKB-1-9656