


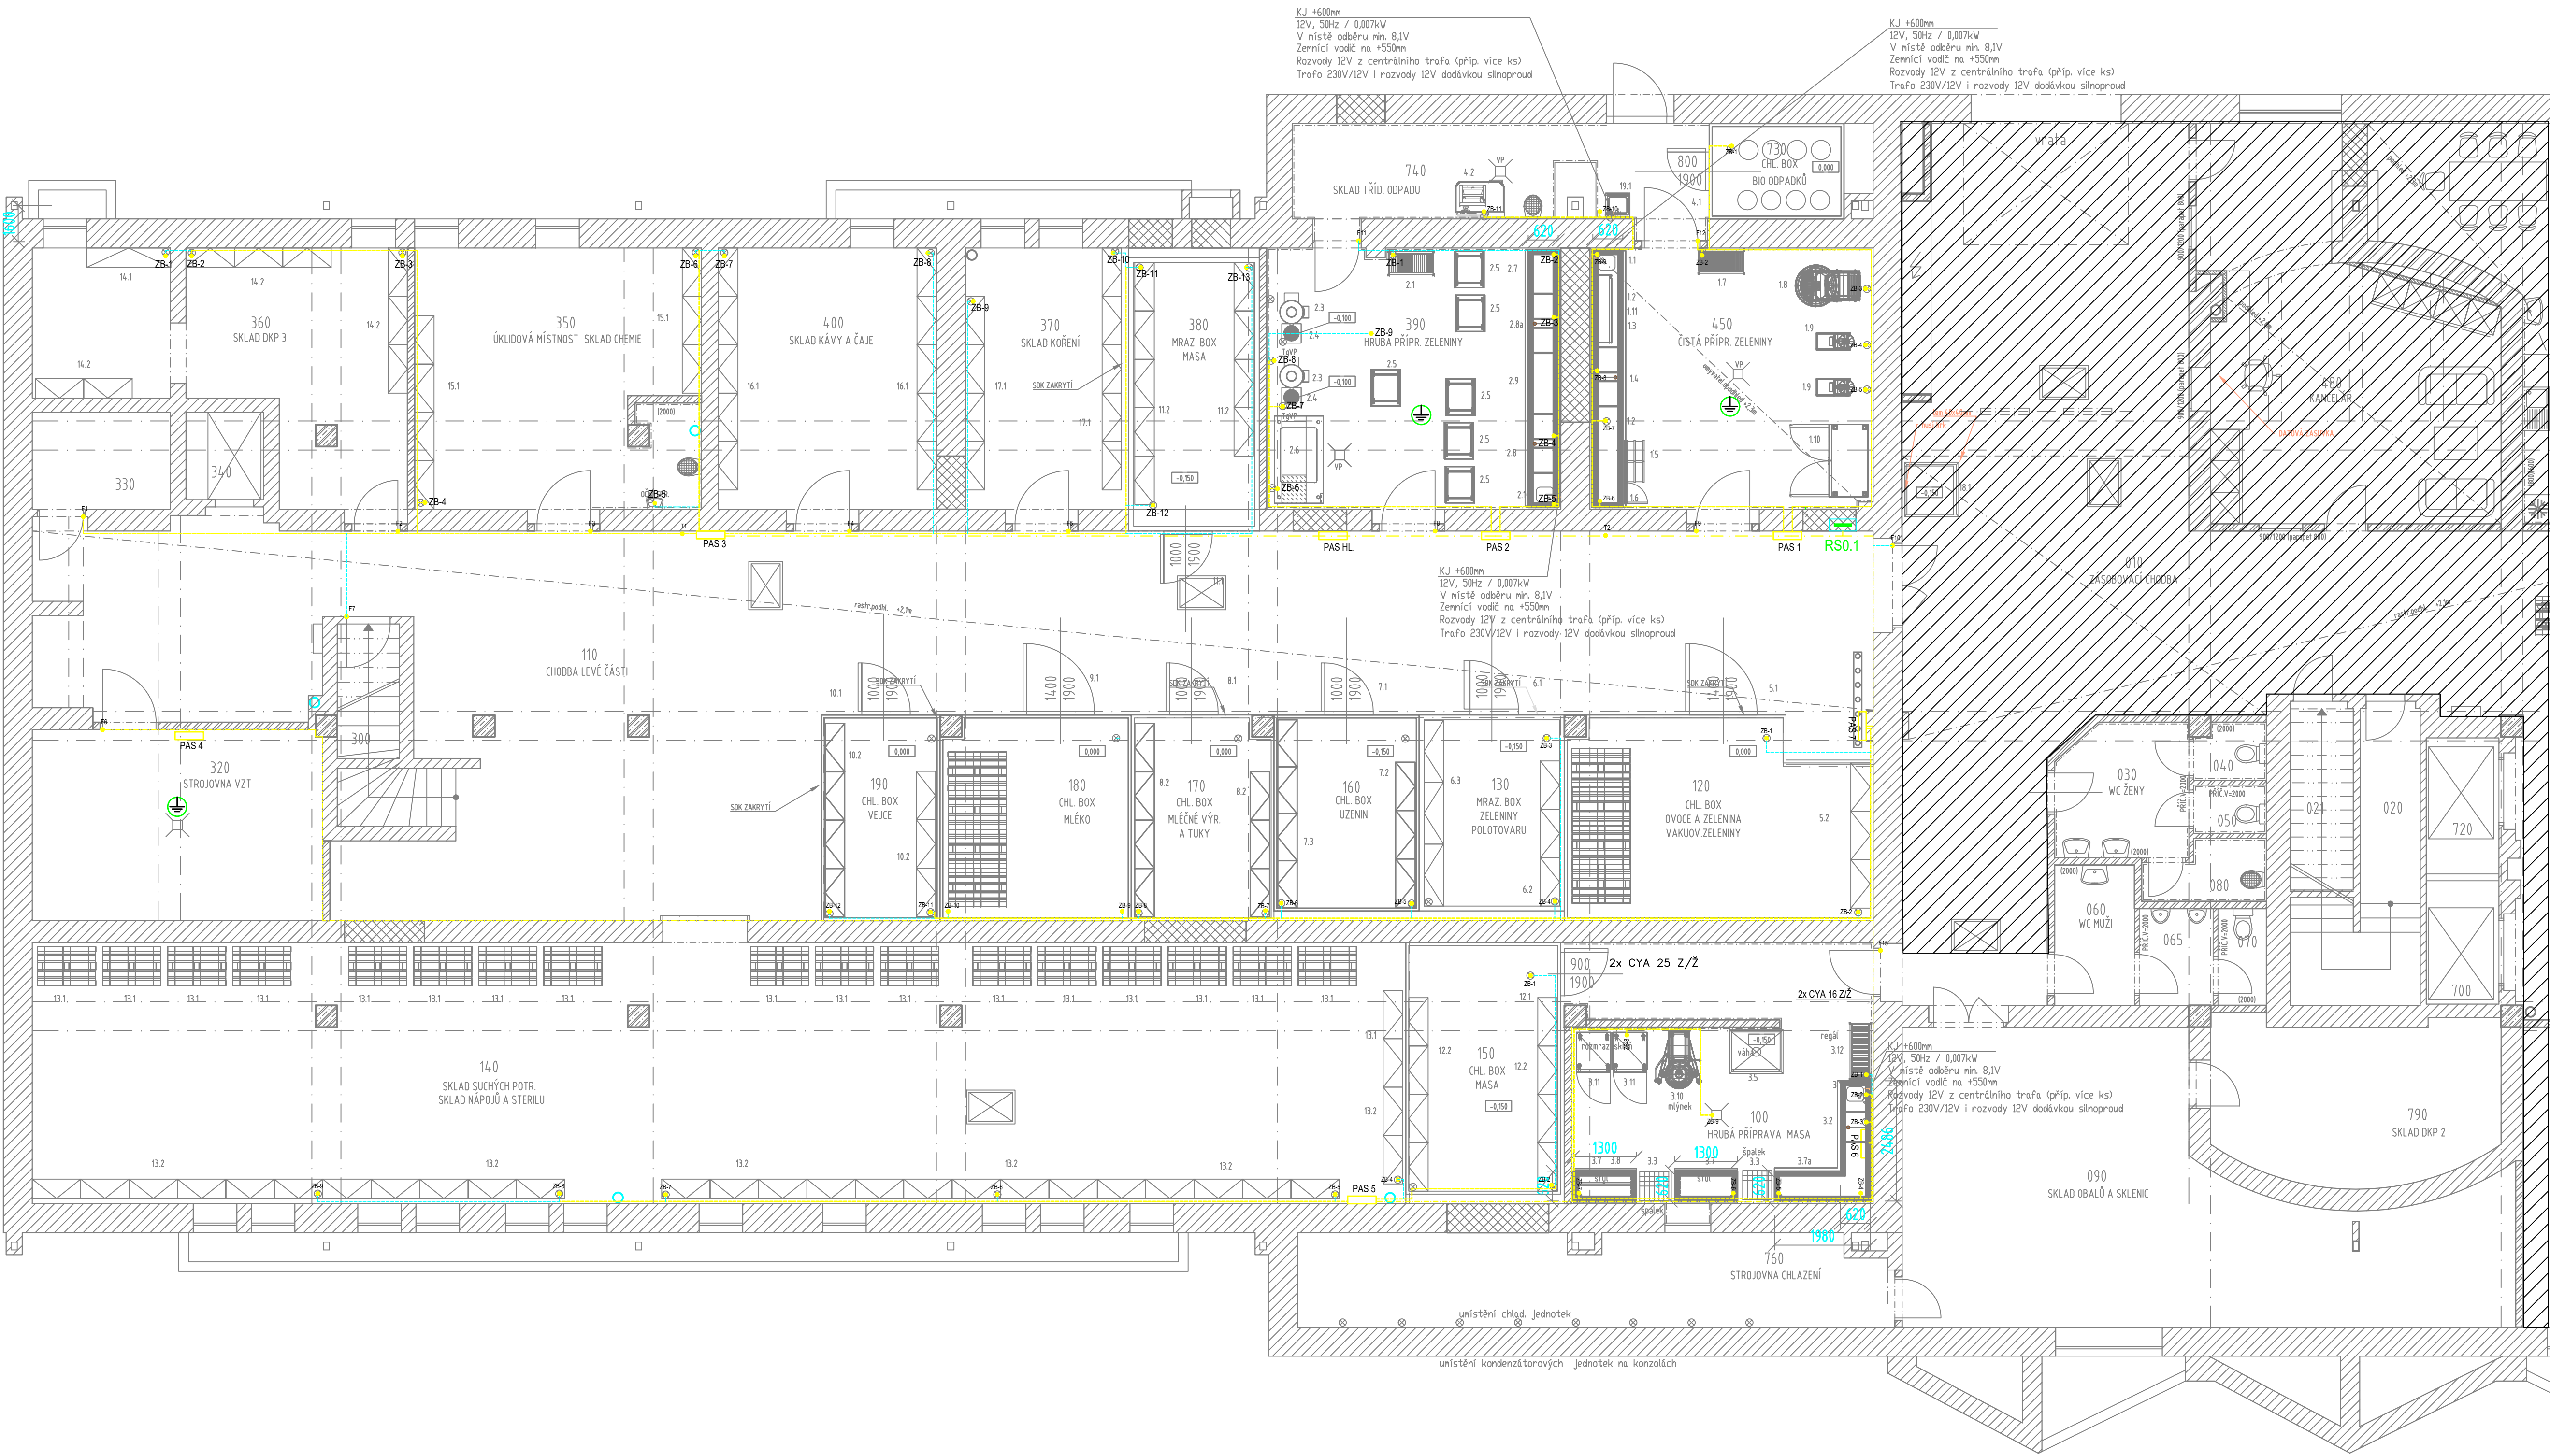

OZN.	NÁZEV MÍSTNOSTI	m ²	OZN.	PODLAHA	POVRCHOVÉ ÚPRAVY	PODHLÉDY
110	CHODBA LEVÉ ČÁSTI	184,68	S2+	LITÝ POLYURETANBETON	OTĚRUVZDORNÝ NÁTĚR V=1500mm	RASTR. MINERÁLNÍ PODHLED
100	HRUBÁ PŘÍPRAVNA MASA	33,07	S2+	LITÝ POLYURETANBETON	KERAM. OBKLAD V=2000mm	
150	CHLADÍČÍ BOX MASA	17,69	S ch+	CHLADÍČÍ BOX	CHLADÍČÍ BOX	CHLADÍČÍ BOX
120	CHLADÍČÍ BOX OVOCE A ZELENINY, VAKUOV.ZEL.	24,60	S ch+	CHLADÍČÍ BOX	CHLADÍČÍ BOX	CHLADÍČÍ BOX
130	MRAŽÍČÍ BOX ZELENINY A POLOTOVARU	12,75	S ch+	CHLADÍČÍ BOX	CHLADÍČÍ BOX	CHLADÍČÍ BOX
160	CHLADÍČÍ BOX UZENN	12,75	S ch+	CHLADÍČÍ BOX	CHLADÍČÍ BOX	CHLADÍČÍ BOX
170	CHLADÍČÍ BOX MLÉČNÝCH VÝROBKŮ A TUKŮ	10,63	S ch+	CHLADÍČÍ BOX	CHLADÍČÍ BOX	CHLADÍČÍ BOX
180	CHLADÍČÍ BOX MLÉKA	14,87	S ch+	CHLADÍČÍ BOX	CHLADÍČÍ BOX	CHLADÍČÍ BOX
190	CHLADÍČÍ BOX VEJCE	10,39	S ch+	CHLADÍČÍ BOX	CHLADÍČÍ BOX	CHLADÍČÍ BOX
140	SKLAD SUCHÝCH POTRAVIN, NÁPOJŮ A STERILU	153,30	S2+	LITÝ POLYURETANBETON	OTĚRUVZDORNÝ NÁTĚR V=1500mm	
450	ČISTÁ PŘÍPRAVNA ZELENINY	31,55	S2+	LITÝ POLYURETANBETON	KERAM. OBKLAD V=2000mm	OMYVATEL. PODHLED +2,3m
740	SKLAD TRÍDĚNÉHO ODPADU	18,02	S2+	LITÝ POLYURETANBETON	KERAM. OBKLAD V=2000mm	
730	CHLADÍČÍ BOX BIO ODPADU	5,48	S ch+	CHLADÍČÍ BOX	CHLADÍČÍ BOX	CHLADÍČÍ BOX
390	HRUBÁ PŘÍPRAVNA ZELENINY	32,73	S2+	LITÝ POLYURETANBETON	KERAM. OBKLAD V=2000mm	
380	MRAŽÍČÍ BOX MASA	14,85	S ch+	CHLADÍČÍ BOX	CHLADÍČÍ BOX	CHLADÍČÍ BOX
370	SKLAD KOŘENÍ	17,42	S2+	LITÝ POLYURETANBETON	OTĚRUVZDORNÝ NÁTĚR V=1500mm	
400	SKLAD KÁVY A ČAJE	24,30	S2+	LITÝ POLYURETANBETON	OTĚRUVZDORNÝ NÁTĚR V=1500mm	
350	ÚKLADOVÁ MÍSTNOST A SKLAD CHEMIE	31,50	S2+	LITÝ POLYURETANBETON	OTĚR.ÁTĚR V=1500mm/OBKŁ.2m	
360	SKLAD DKP 3	29,31	S2+	LITÝ POLYURETANBETON	OTĚRUVZDORNÝ NÁTĚR V=1500mm	
330	STROJOVNA VÝTAHU	5,70	S2	LITÁ PODL.-STĚRKA	OMÍTKA	
340	ŠACHTA VÝTAHU 3	2,88	S2	HRUBÝ BETON		
300	PROSTOR POD SCHODIŠTĚM 2	3,55	S2	LITÁ PODL.-STĚRKA	OMÍTKA	
320	STROJOVNA VZT 1	23,86	S4+	BETON S PROTIPRAŠNÝM NÁTĚREM	OTĚRUVZDORNÝ NÁTĚR V=1500mm	

	NÁZEV	NAPĚTÍ	PROUD	SCHEMA	PÓLŮ	KRYTÍ
Zb+	Uzemňovací bod					
—	CY 4 z2					
—	CYA 16 z2					

Napíjeová soustava: 3 PEN, 230/400V, 50 Hz, TN-C-S
Základní ochrana: izolací dle ČSN 33 2000-4-41 ed.3
krytí a přepážkami dle ČSN 33 2000-4-41 ed.3

Ochrana při poruše: automatickým odpojením od zdroje dle ČSN 33 2000-4-41 ed.3

Doplňková ochrana: proudovým chráničem dle ČSN 33 2000-4-41 ed.3
ochranným pospojováním dle ČSN 33 2000-4-41 ed.3

REV. d c b a	OPRAVA/DESCRIPTION	DATUM/DATE	VYPRACOVAL/DRAWN
OBJEDNATEL/CLIENT: FN Olomouc, I. P. Pavlova 185/6, Olomouc		TENTO DOKUMENT JE NAŠIM DUŠEVNÍM VLASTNICTVÍM. BEZ PŘEDCHOZÍ SOHLASY FIRMY BKB METAL, a.s. NESMÍ BÝT KOPÍROVÁN ANI POKROUPLN TĚMTO ODPOVÍDÁ. THIS DRAWING IS THE INTELLECTUAL PROPERTY OF BKB METAL. COPYING OR SUBMITTING TO THIRD PARTIES WITHOUT THE PRIOR WRITTEN CONSENT OF BKB METAL IS FORBIDDEN.	
AKCE/ACTIVITY: PD stavební úpravy objektu "WD" – Stravovací provoz– 1.PP SO 01 Objekt sklád		VYPRACOVAL/DRAWN: VLADIMIR HOCHMANN KONTROLOVAL/CHECKED: ING. JAROSLAV HODUR SCHVALIL/APPROVED: ING. DANIEL RYBKA	
D.1.4d ELEKTROINSTALACE		STUPEŇ/STAGE: DPS ZAKAZKA/CONTRACT: 19–435B MĚRITKO/SCALE: 1:75 JEDNOTKY/UNITS: mm POČET A4/NUMBER A4: 8	
OBSAH/TITLE: PŮDORYS 1.PP – OCHRANNÉ POSPOJOVÁNÍ		ARCHIVNÍ ČÍSLO/DRAWING No.: BKB-1-9657-1 REV.:	