


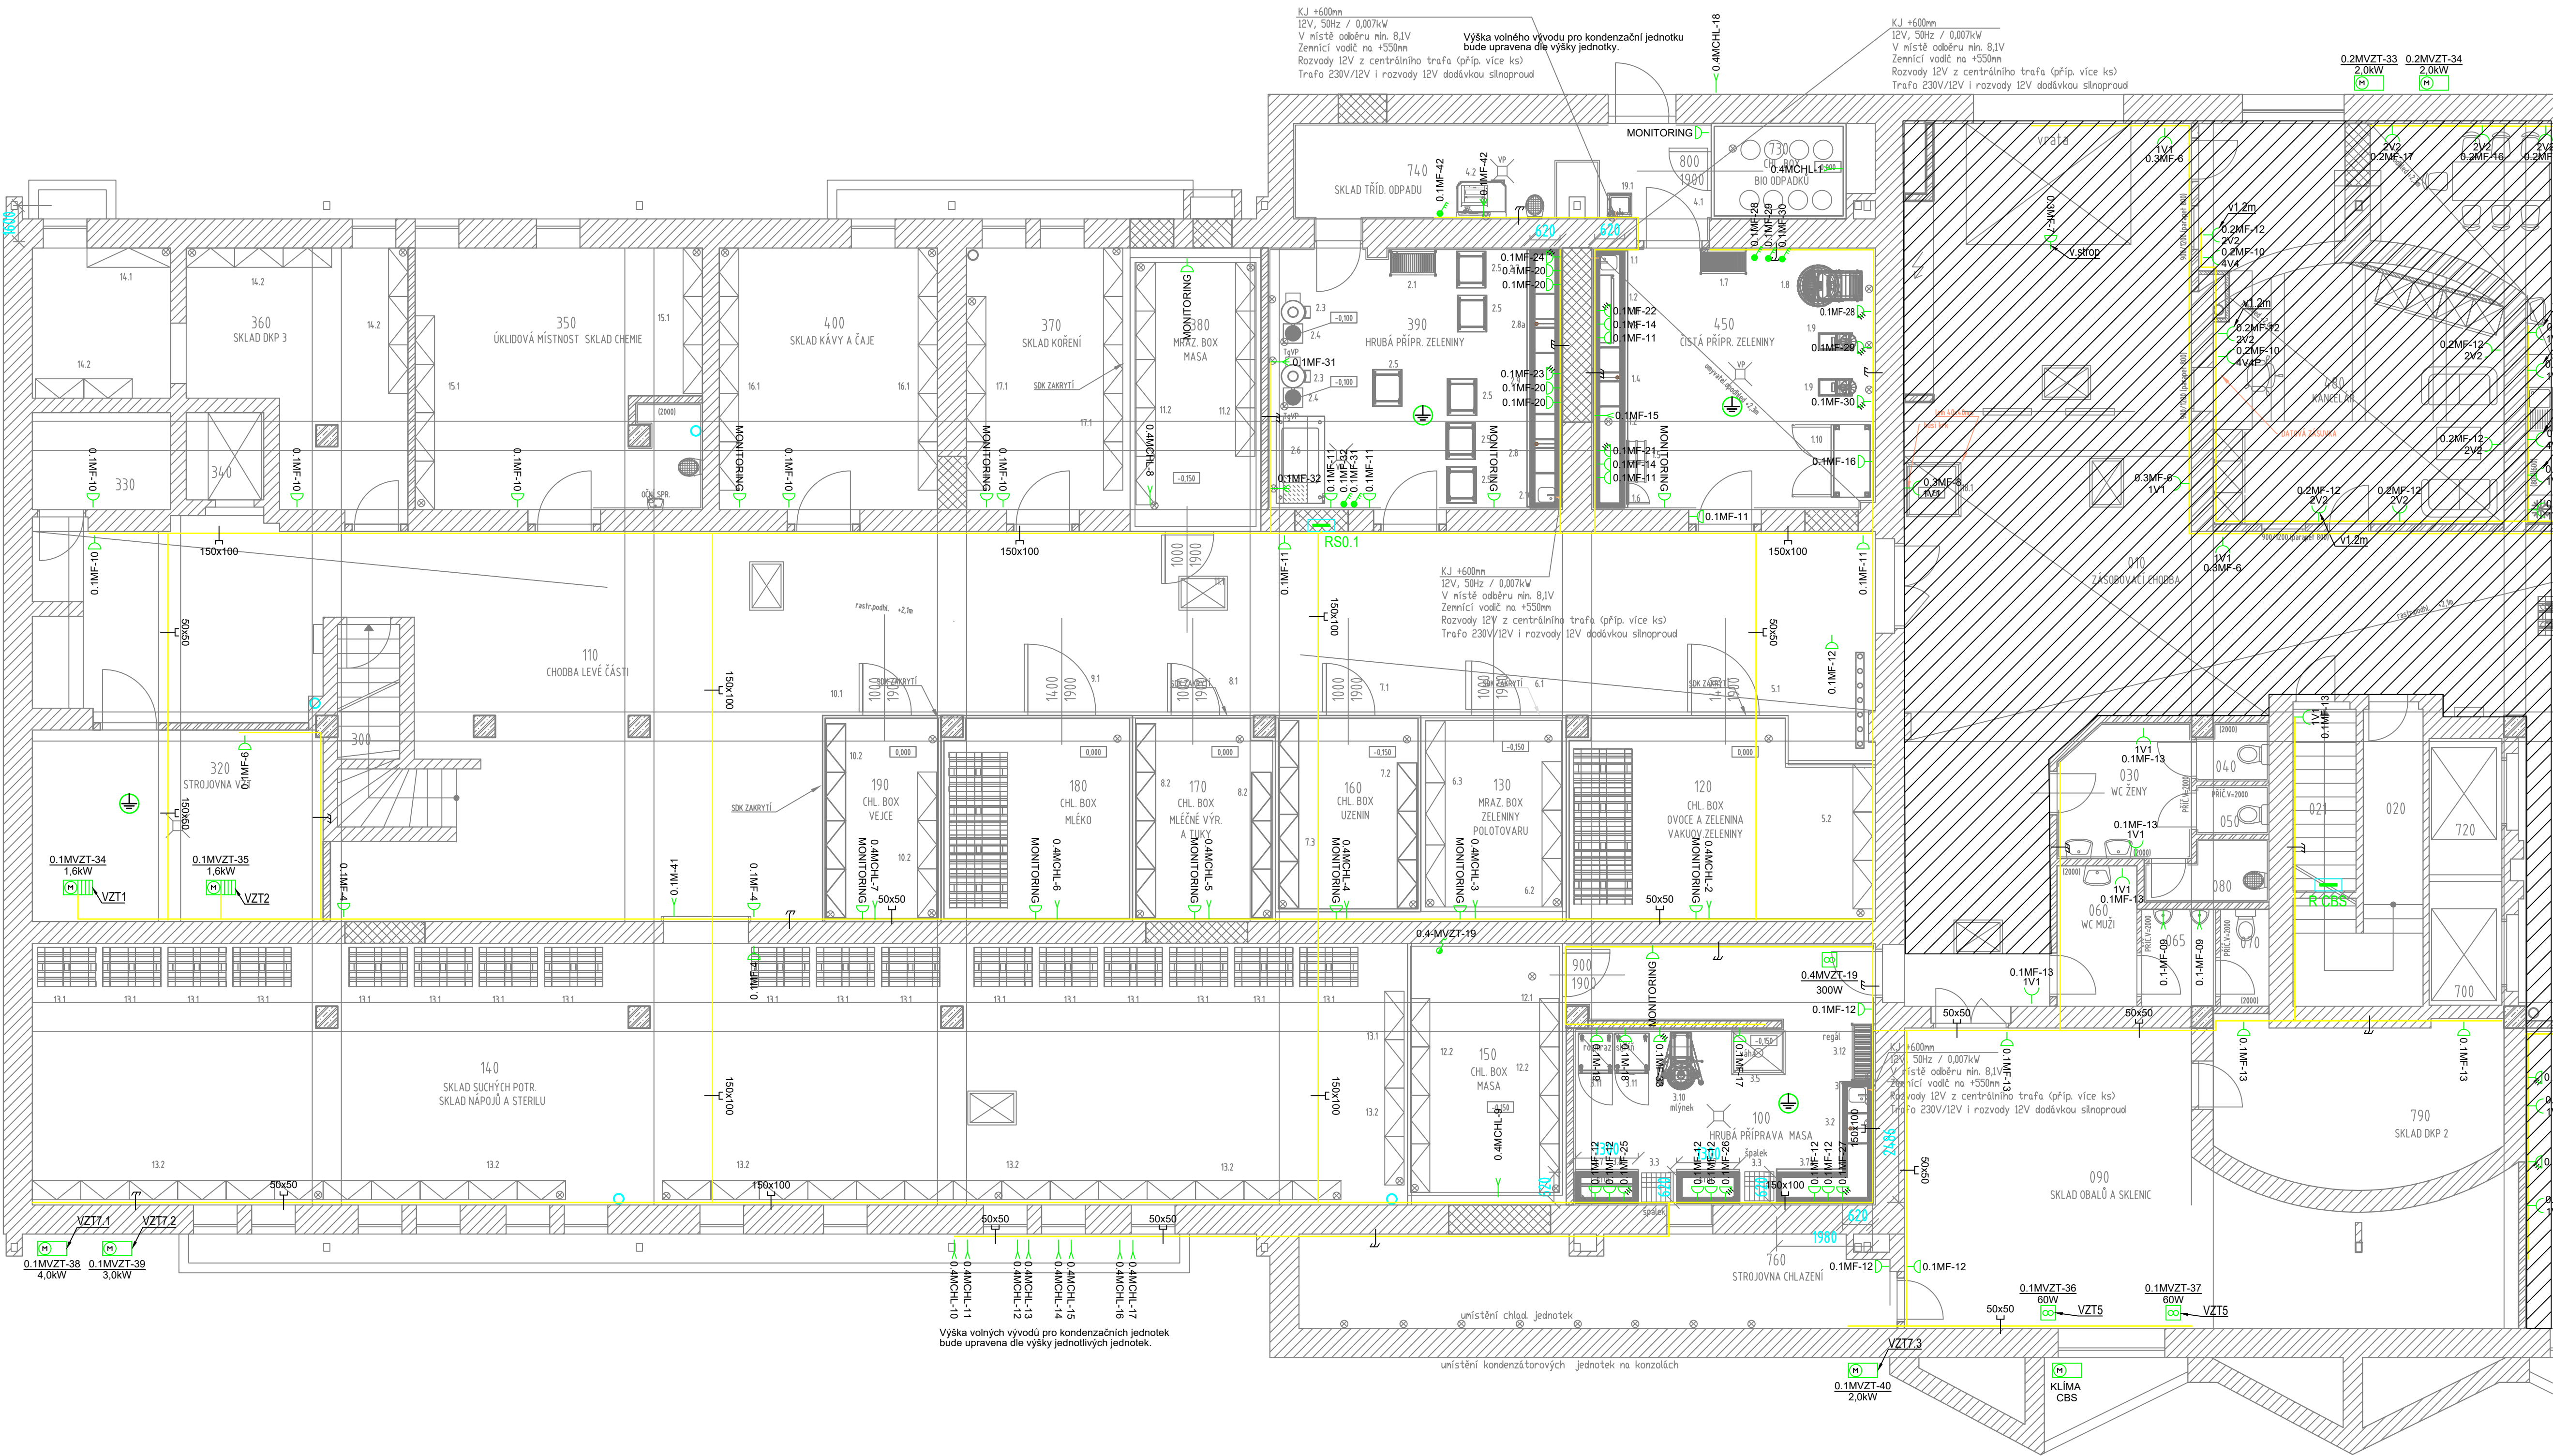

OZN.	NÁZEV MÍSTNOSTI	m ²	OZN.	PODLAHA	POVRCHOVÉ ÚPRAVY	PODHLÉDY
110	CHODBA LEVÉ ČÁSTI	184,68	S2+	LITÝ POLYURETANBETON	OTĚRUVZDORNÝ NÁTĚR V=1500mm	RASTR MINERÁLNÍ PODHLED
100	HRUBÁ PŘÍPRAVNA MASA	33,07	S2+	LITÝ POLYURETANBETON	KERAM. OBKLAD V=2000mm	
150	CHLADIČÍ BOX MASA	17,69	S ch-	CHLADIČÍ BOX	CHLADIČÍ BOX	CHLADIČÍ BOX
120	CHLADIČÍ BOX OVOCÉ A ZELENINY, VAKUOV.ZEL.	24,60	S ch-	CHLADIČÍ BOX	CHLADIČÍ BOX	CHLADIČÍ BOX
130	MRAŽIČÍ BOX ZELENINY A POLOTOVARU	12,75	S ch-	CHLADIČÍ BOX	CHLADIČÍ BOX	CHLADIČÍ BOX
160	CHLADIČÍ BOX UZENN	12,75	S ch-	CHLADIČÍ BOX	CHLADIČÍ BOX	CHLADIČÍ BOX
170	CHLADIČÍ BOX MLÉČNÝCH VÝROBKŮ A TUKŮ	10,63	S ch-	CHLADIČÍ BOX	CHLADIČÍ BOX	CHLADIČÍ BOX
180	CHLADIČÍ BOX MLÉKA	14,87	S ch-	CHLADIČÍ BOX	CHLADIČÍ BOX	CHLADIČÍ BOX
190	CHLADIČÍ BOX VEJCE	10,39	S ch-	CHLADIČÍ BOX	CHLADIČÍ BOX	CHLADIČÍ BOX
140	SKLAD SUCHÝCH POTRAVIN, NÁPOJŮ A STERILU	153,30	S2+	LITÝ POLYURETANBETON	OTĚRUVZDORNÝ NÁTĚR V=1500mm	
450	ČISTÁ PŘÍPRAVNA ZELENINY	31,55	S2+	LITÝ POLYURETANBETON	KERAM. OBKLAD V=2000mm	OMYVATEL. PODHLED +2,3m
740	SKLAD TRÍDĚNÉHO ODPADU	18,02	S2+	LITÝ POLYURETANBETON	KERAM. OBKLAD V=2000mm	
730	CHLADIČÍ BOX BIO ODPADU	5,48	S ch-	CHLADIČÍ BOX	CHLADIČÍ BOX	CHLADIČÍ BOX
390	HRUBÁ PŘÍPRAVNA ZELENINY	32,73	S2+	LITÝ POLYURETANBETON	KERAM. OBKLAD V=2000mm	
380	MRAŽIČÍ BOX MASA	14,85	S ch-	CHLADIČÍ BOX	CHLADIČÍ BOX	CHLADIČÍ BOX
370	SKLAD KOŘENÍ	17,42	S2+	LITÝ POLYURETANBETON	OTĚRUVZDORNÝ NÁTĚR V=1500mm	
400	SKLAD KÁVY A ČAJE	24,30	S2+	LITÝ POLYURETANBETON	OTĚRUVZDORNÝ NÁTĚR V=1500mm	
350	ÚKLADOVÁ MÍSTNOST A SKLAD CHEMIE	31,50	S2+	LITÝ POLYURETANBETON	OTĚRÁTER V=1500mm/OBKŁ.2m	
360	SKLAD DKP 3	29,31	S2+	LITÝ POLYURETANBETON	OTĚRUVZDORNÝ NÁTĚR V=1500mm	
330	STROJOVNA VÝTAHU	5,70	S2	LITÁ PODL.-STĚRKA	OMÍTKA	
340	ŠAGHTA VÝTAHU 3	2,88	S2	HRUBÝ BETON		
300	PROSTOR POD SCHOŠTĚM 2	3,55	S2	LITÁ PODL.-STĚRKA	OMÍTKA	
320	STROJOVNA VZT 1	23,86	S4+	BETON S PROTIPRAŠNÝM NÁTĚREM	OTĚRUVZDORNÝ NÁTĚR V=1500mm	

	NÁZEV	NAPĚTÍ	PROUD	SCHEMA	PÓLY	KRYTÍ
V1	Zásuvka, jednorázová v rámečku, pod omítkou, 16A/230V	230	16	1x 2p+2	1	IP20
2V2	Zásuvka, dvounásobná ve společném vodovrtném rámečku, pod omítkou, 16A/230V	230	16	2x 2p+2	1	IP20
4V4	Zásuvka, čtyřnásobná ve společném vodovrtném čtyř rámečku, pod omítkou, 16A/230V	230	16	4x 2p+2	1	IP20
D	Zásuvka, jednorázová v provedení na omítku s víčkem, 16A/230V, barva bílá	230	16	1x 2p+2	1	IP44
	3f. zásuvka, 16A/400V, provedení na omítku	400	16	1x 4p+2	3	IP44
	3f. vypínač, 1-0, 20A/400V, provedení na omítku	400	20	3	3	IP44
						
	VZT jednotka (dodávka profese VZT)					
	VZT jednotka (dodávka profese VZT)					
	Ventilátor (dodávka profese VZT)					
	Ochranné pospojování					
	kabel uložený pod omítkou					
1516E	kabel uložený v tuhé PVC trubce pr. 16mm na příchytkách na omítku					
50x50	kabelová trasa uložena v kabelovém žlabu 200x10mm					
200x110	kabelová trasa uložena v kabelovém žlabu 200x10mm					

Označování zásuvek:

#1
3V2PD

Identifikační číslo jističového vývodu z daného rozváděče

Identifikace rámečkové sestavy

3 V 2 P D

Datové zásuvka 2xRJ45 cat5e (D) / Bez datové zásuvky (-)

(P) jedna ze zásuvek je vybavena prepř. ochranou tř. III / Bez prepř. ochrany (-)

Počet sílových zásuvek 230V/16A

Uložení zásuvky vodovrtné ve stěně (V), vislé ve stěně (S), v podlahové krabici (P)

x-násobný rámeček

Nápořová soustava: 3 PEN, 230/400V, 50 Hz, TN-C-S
Základní ochrana: izolací dle ČSN 33 2000-4-41 ed.3
krytí a přepážkami dle ČSN 33 2000-4-41 ed.3
Ochrana při poruše: automatickým odpojením od zdroje dle ČSN 33 2000-4-41 ed.3
Doplňková ochrana: proudovým chráničem dle ČSN 33 2000-4-41 ed.3
ochranným pospojováním dle ČSN 33 2000-4-41 ed.3

REV.	OPRAVA/DESCRIPTION	DATUM/DATE	VYPRACOVAL/DRAWN
c	OPRAVA/DESCRIPTION	05/2021	V.Hochmann
b	Nápořní píesdř	04/2021	V.Hochmann
a	Úprava zařizení gastro technologie		
TENTO DOKUMENT JE NAŠIM DUŠEVNÍM VLASTNOSTÍM. BEZ PŘEDCHOZÍHO SOHLASU FIRM BKB METAL, a.s. NESM BŮ KOPÍROVAN ANI ROZPOUŠTĚNÍM ODDÁM. THIS DRAWING IS THE INTELLECTUAL PROPERTY OF BKB METAL. COPYING OR SIMILATING TO THIRD PARTIES WITHOUT THE PRIOR WRITTEN CONSENT OF BKB METAL IS FORBIDDEN.			
OBJEDNATEL/CLIENT: FN Olomouc, I. P. Pavlova 185/6, Olomouc		VYPRACOVAL/DRAWN: VLADIMIR HOCHMANN	
AKCE/ACTIVITY: PD stavební úpravy objektu "WD" – Stravovací provoz– 1.PP		KONTROLOVAL/CHECKED: ING. JAROSLAV HOC	
D.1.4d ELEKTROINSTALACE		SCHVÁLIL/APPROVED: ING. DANIEL RYB	
D.1.4d ELEKTROINSTALACE		DATUM/DATE: 06/2021	
D.1.4d ELEKTROINSTALACE		STUPEŇ/STAGE: DPS	
D.1.4d ELEKTROINSTALACE		ZAKAZKA/CONTRACT: 19-4358	
D.1.4d ELEKTROINSTALACE		MĚŘITKO/SCALE: 1:75	
D.1.4d ELEKTROINSTALACE		JEDNOTKY/UNITS: mm	
D.1.4d ELEKTROINSTALACE		POČET A4/NUMBER: A4 8	
D.1.4d ELEKTROINSTALACE		ARCHIVNÍ ČÍSLO/DRAWING No.:	
D.1.4d ELEKTROINSTALACE		REV.:	
D.1.4d ELEKTROINSTALACE		PŮDORYS 1.PP – ZÁSUVKOVÉ A SILNOPROUDÉ ROZVODY – 2.ETAPA	
D.1.4d ELEKTROINSTALACE		BKB-1-9657b	