


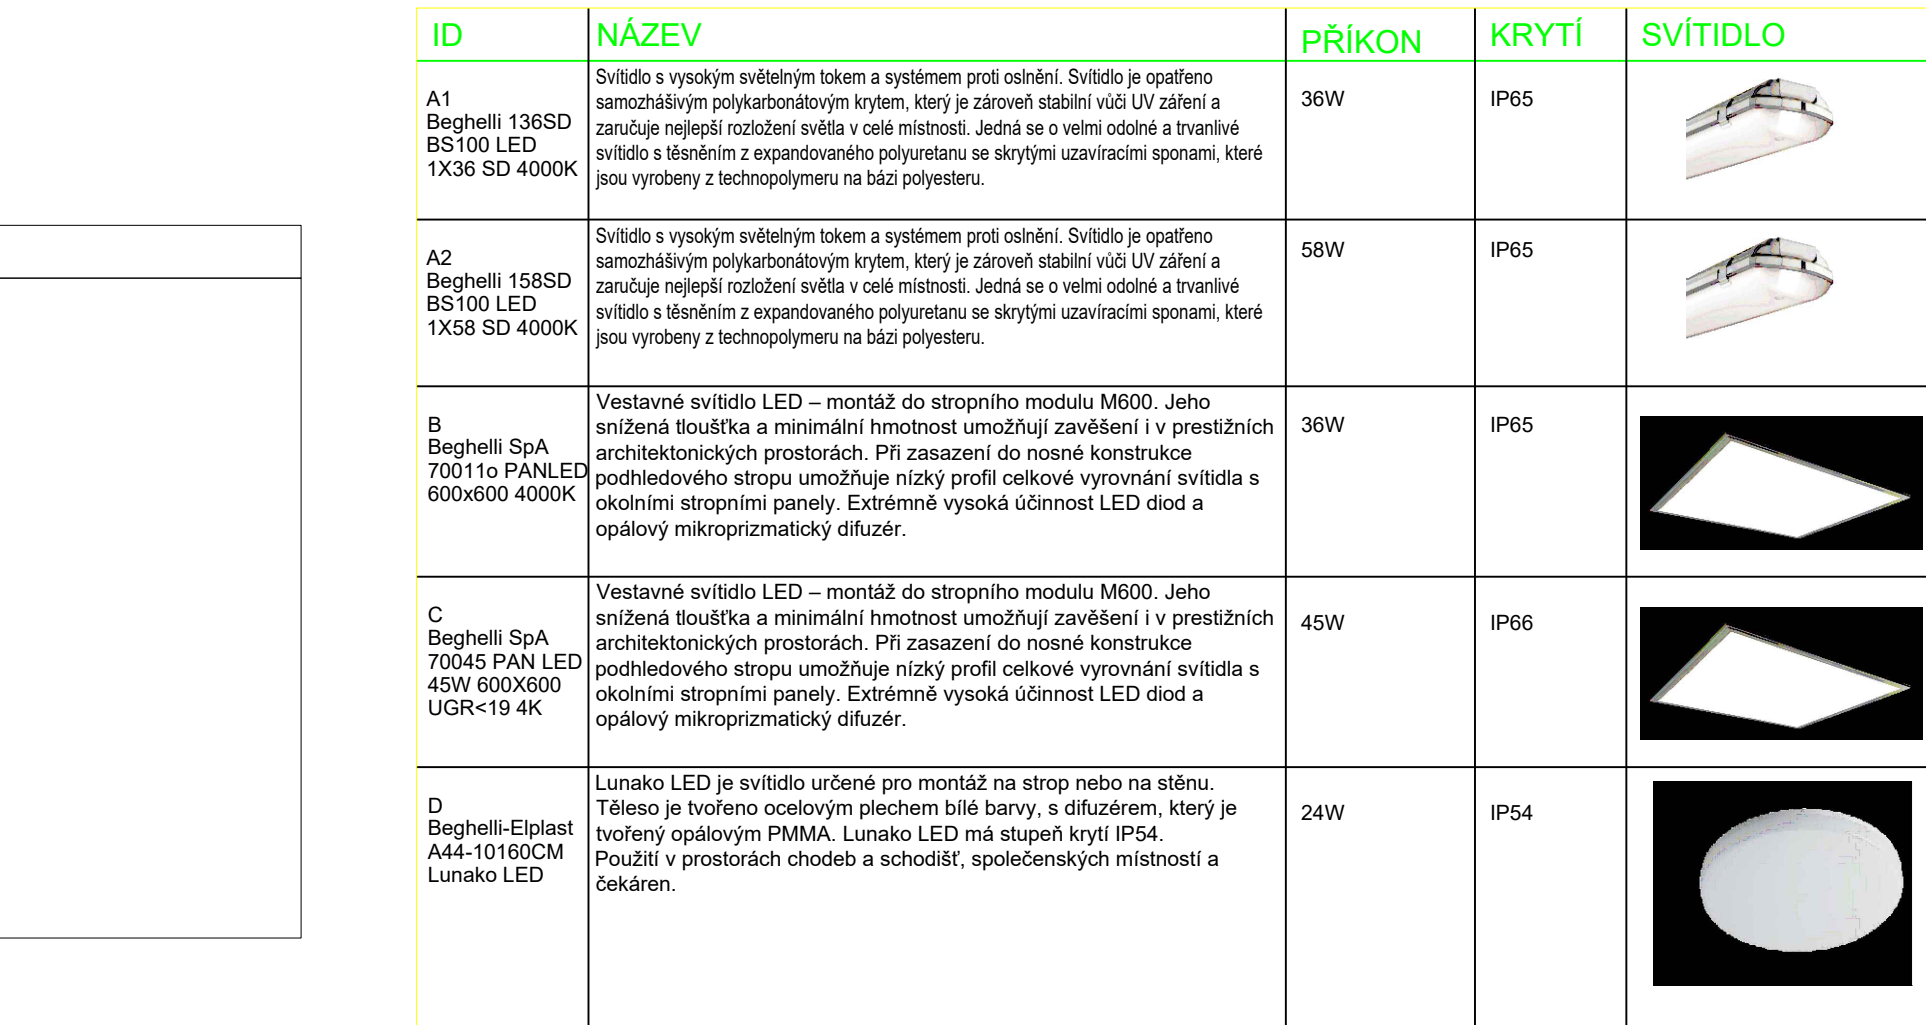

	NÁZEV	NAPĚTÍ	PROUD	SCHEMA	PÓLU	KRYTÍ
	vypínač č. 1, pod omítku	230	10	1	1	IP20
	přepínač č. 5, pod omítku	230	10	5	1	IP20
	přepínač č. 6, pod omítku	230	10	6	1	IP20
	vypínač č. 1, na omítku	230	10	1	1	IP44
	přepínač č. 6, na omítku	230	10	6	1	IP44
	kabelová trasa					

REV. d c b a	OPRAVA/DESCRIPTION	DATE/DATE	VYPRACOVAL/DRAWN
 TEL.: +420 597 458 188 FAX: +420 597 458 100 E-MAIL: info@bkbmetal.cz WEB: www.bkbmetal.cz		TENTO DOKUMENT JE NAŠIM VÝSLEDKEM VLASTNÍCH BÝZ. PRŮVĚDŮ SOUHRNŮ FYZIK. BÝZ. METAL. A NEM. BÝZ. METAL. A NA POSLEDNÍ DOKUMENT THIS DRAWING IS THE INTELLECTUAL PROPERTY OF BKB METAL, COPING OR REPRODUCING IT WITHOUT THE WRITTEN WRITTEN CONSENT OF BKB METAL IS FORBIDDEN.	
HLUBENSKÁ 917/20, 702 00 OSTRAVA, CZECH REPUBLIC		YPRACOVANÉ/CHIEF VĚD. VLADIMÍR HOCHMANN KONTROLOVANÉ/CHECKED IN. JAROSLAV HOCHMANN SCHVÁLIL/APPROVED IN. DANIEL RYDZAN DATE/DATE 10/2021 STUPEŇ/STAGE DS ZNAČKA/CONTRACT 19-4358 JEDNOTKY/UNITS rmm POČET A4/NUMBER A4 1 FORMÁT/FORMAT A1	
OBJEDNATEL/CLIENT: FN Olomouc, I. P. Pavlova 185/6, Olomouc AKCE/ACTIVITY: PD stavební úpravy objektu "WD" – Strovavný provoz- 1.PP SO 01 Objekt sklád D.1.4d ELEKTROINSTALACE		ARCHIVNÍ ČÍSLO/DRAWING No.: BKB-19662	
OBŠAH/TITLE: PŮDORYS 1.PP – UMĚLÉ A NOUVOVÉ OSVĚTLENÍ – 3.ETAPA		REV.: 1	