
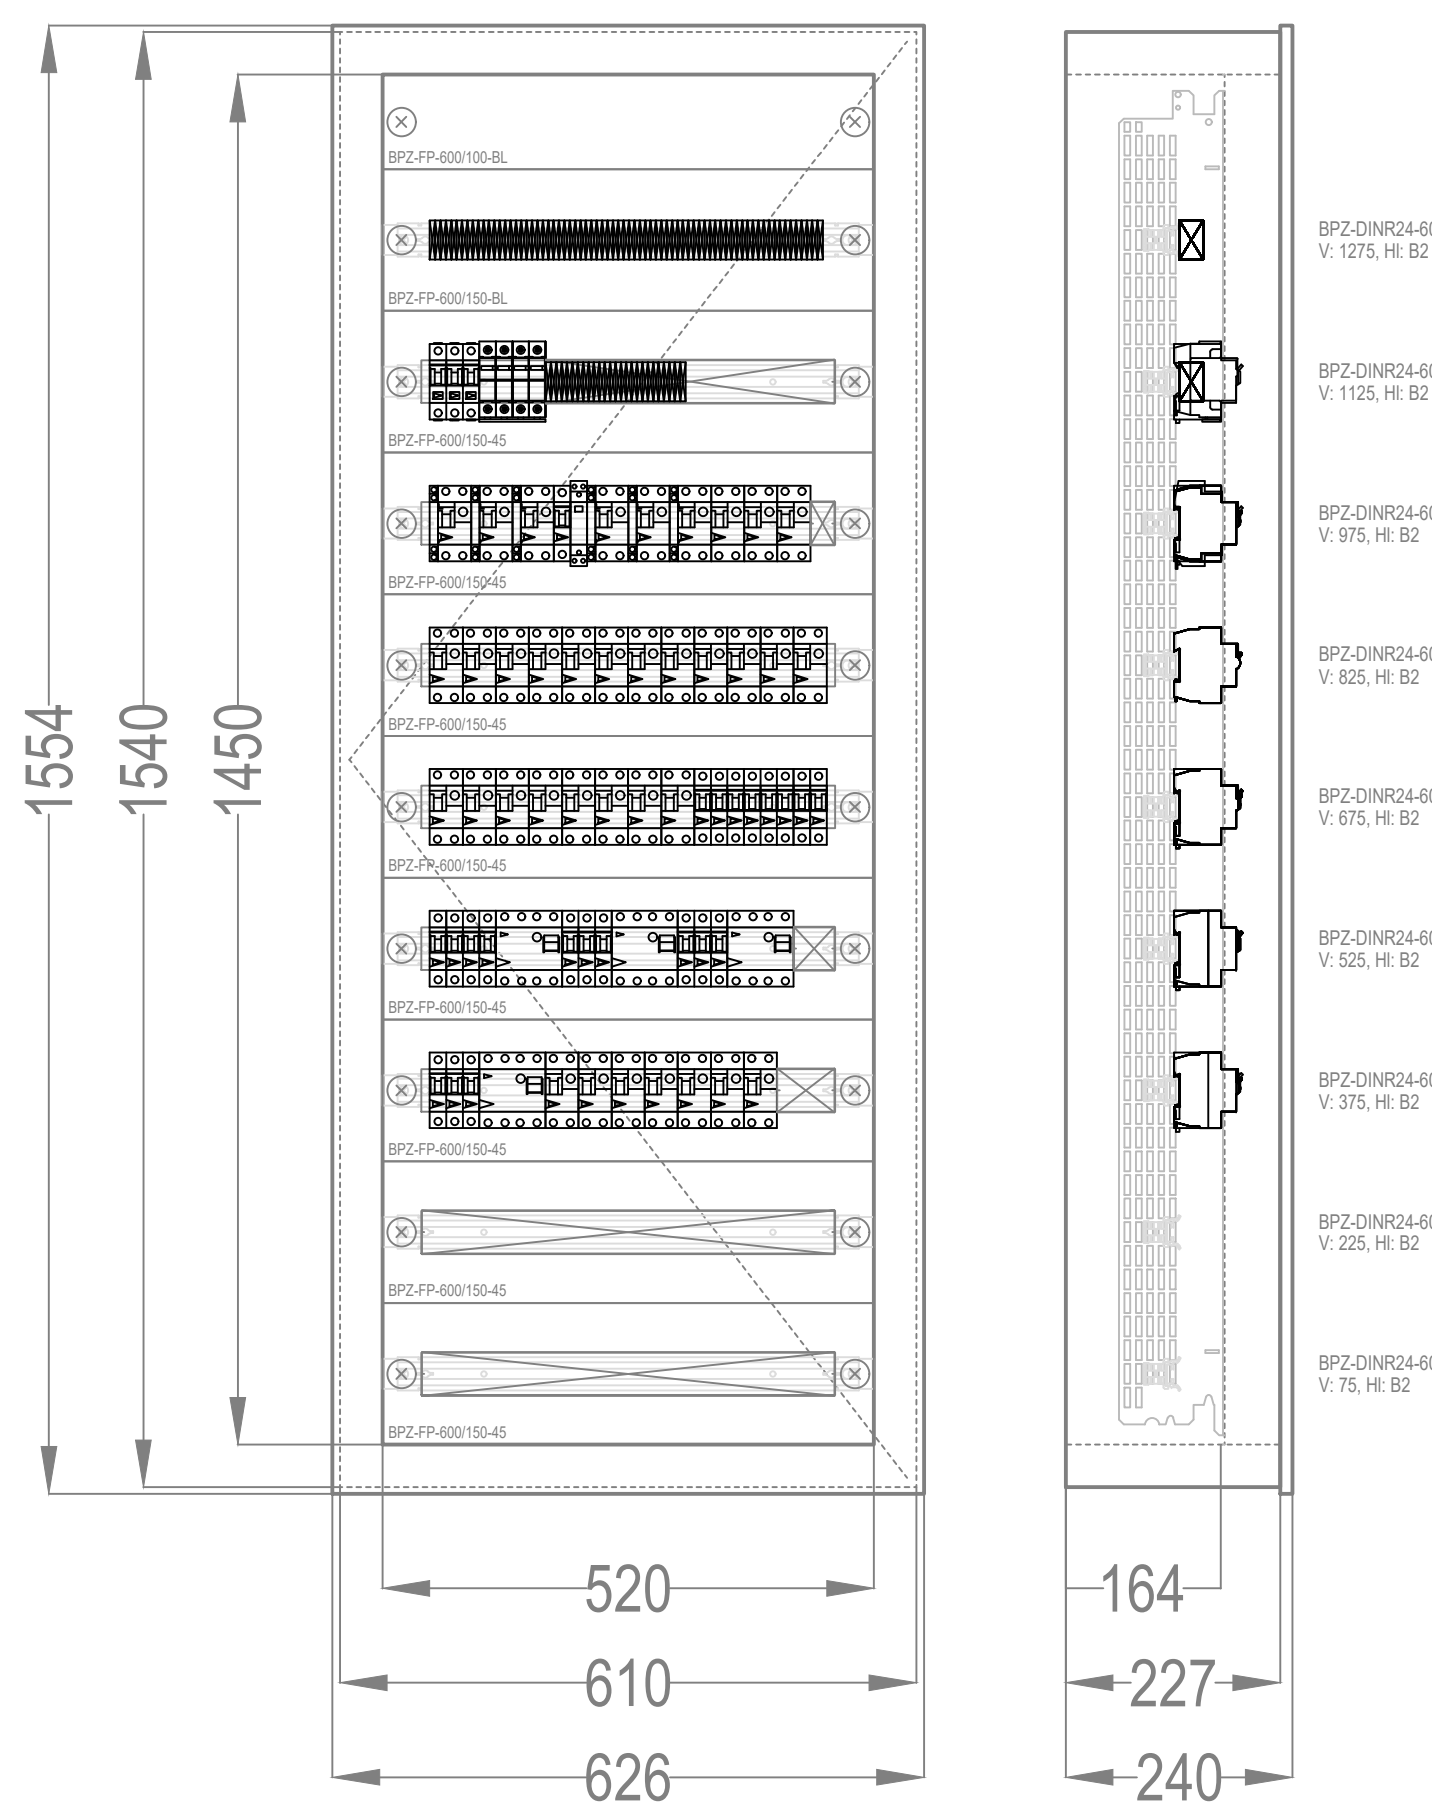


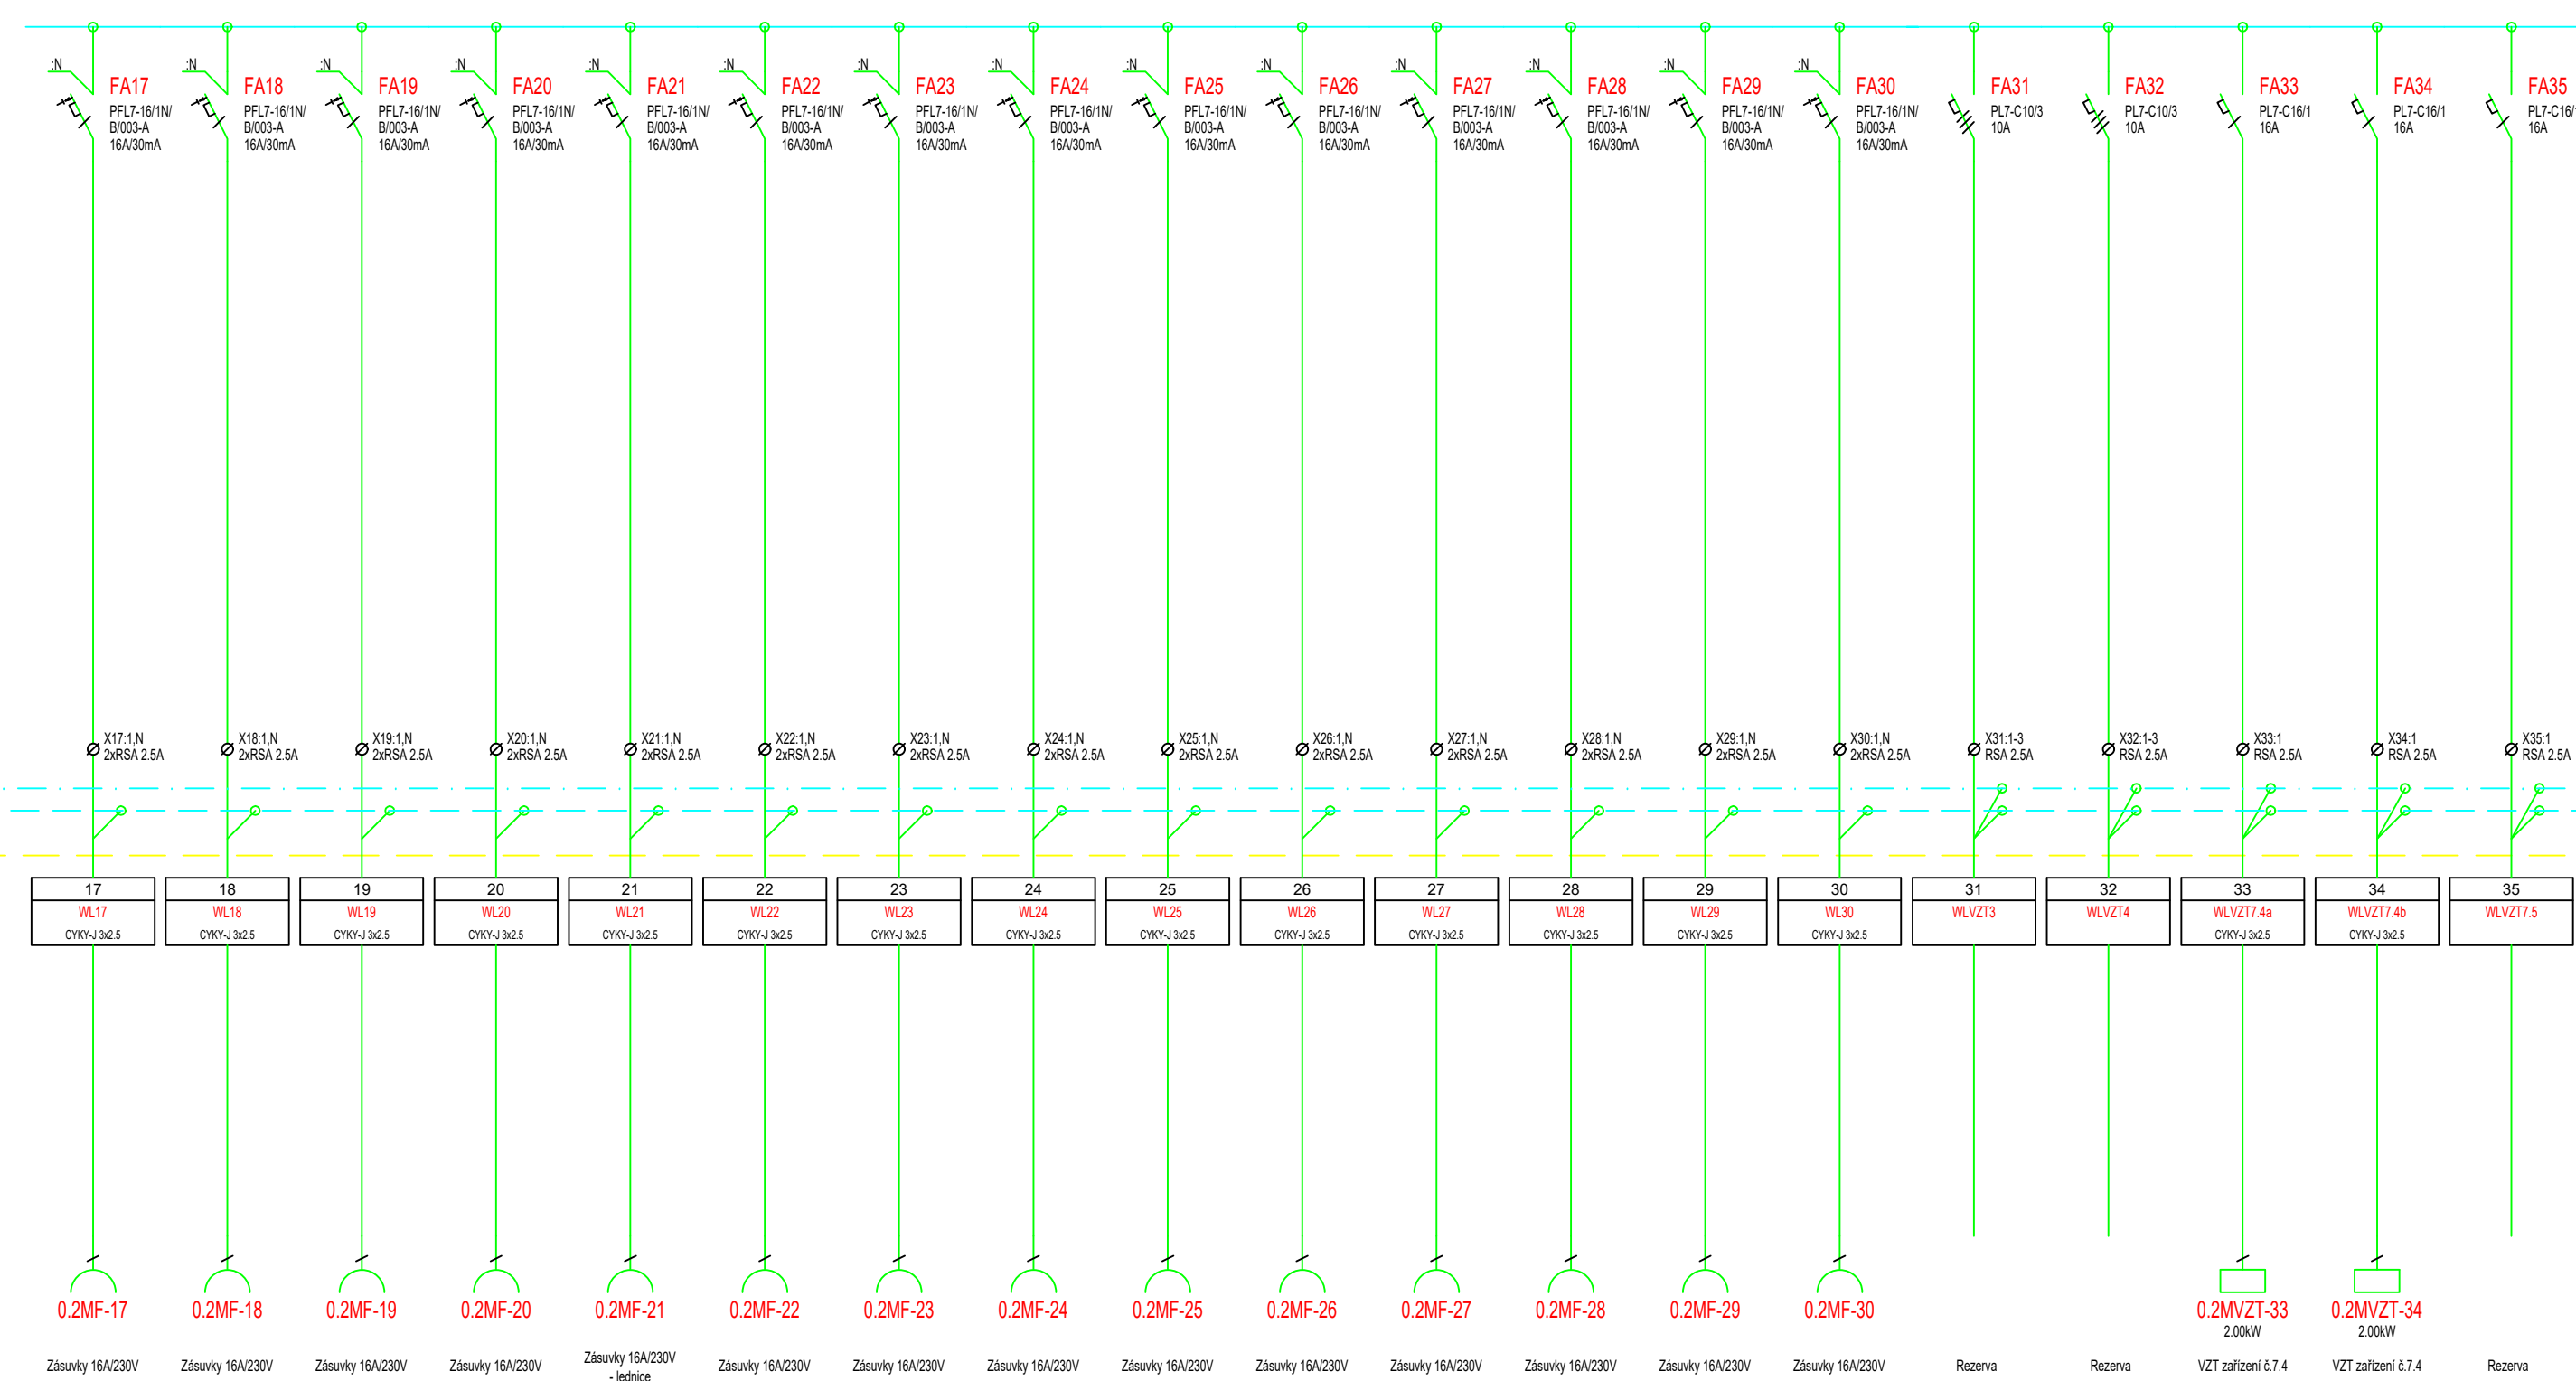

Napáťová soustava:	3 NPE, 230/400V, 50 Hz, TN-C-S
Základní ochrana:	izolací dle ČSN 33 2000-4-41 ed.3 kryty a přepážkami dle ČSN 33 2000-4-41 ed.3
Ochrana při poruše:	automatickým odpojením od zdroje dle ČSN 33 2000-4-41 ed.3
Doplňková ochrana:	proudovým chráněním dle ČSN 33 2000-4-41 ed.3 ochranným pospojováním dle ČSN 33 2000-4-41 ed.3

REV. c b a	OPRAVA/DESCRIPTION	DATE/TIME	VYPRACOVÁNÍ/DRAWING
 TEL.: +420 597 488 188 FAX: +420 597 488 100 E-MAIL: info@bkbmotul.cz WEB: www.bkbmotul.cz		TENTO DOKUMENT JE NAŠÍM DUŠEVNÍM VLASTNICTVÍM. BEZ PŘEDVÍKÉHO SOUHLÁSÍ POUŽITÍ PRO METAL. S.J. NEPŘÍMÝ KOPÍROVÁNÍ ANI POŠTUPNÉ TISKY OSSOBAM TOTO DOKUMENT JE INTELLECTUAL PROPERTY OF BKB METAL. COPYING OR SUBMITTING TO THIRD PARTIES WITHOUT THE PRIOR WRITTEN CONSENT OF BKB METAL IS FORBIDDEN.	
HLUBSKÁ 917/20, 702 00 OSTRAVA, CZECH REPUBLIC		VYPRACOVÁNÍ/DRAWING VLADIMÍR HOCHMANN KONTROLOVÁNÍ/CHECKED ING. JAROSLAV HOLÝ SCHVÁLIL/APPROVED ING. DANIEL RYBKA	
OBJEDNATEL/CLIENT: FN Olomouc, I. P. Pavlova 185/6, Olomouc		DATE/TIME 11/2019 STUPEŇ/STAGE DPS ZAKAZKA/CONTRACT 19-4358	
AKCE/ACTIVITY: PD stavební úpravy objektu "WD" – Strojovací provoz– 1.PP SO 01 Objekt sklád		FORMAT/FORMAT A1+ MĚŘITVO/SCALE 1mm JEDNOTKY/UNITS mm POČET A4/NUMBER A4 8	
D.1.4d ELEKTROINSTALACE		ARCHIVNÍ ČÍSLO/DRAWING No.: BKBK- -9663	
OBŠAH/TITLE: ROZVĚDĚČ RS0.2 – PŘEHLEDOVÉ SCHÉMA 3.ETAPA		REV.: J	