


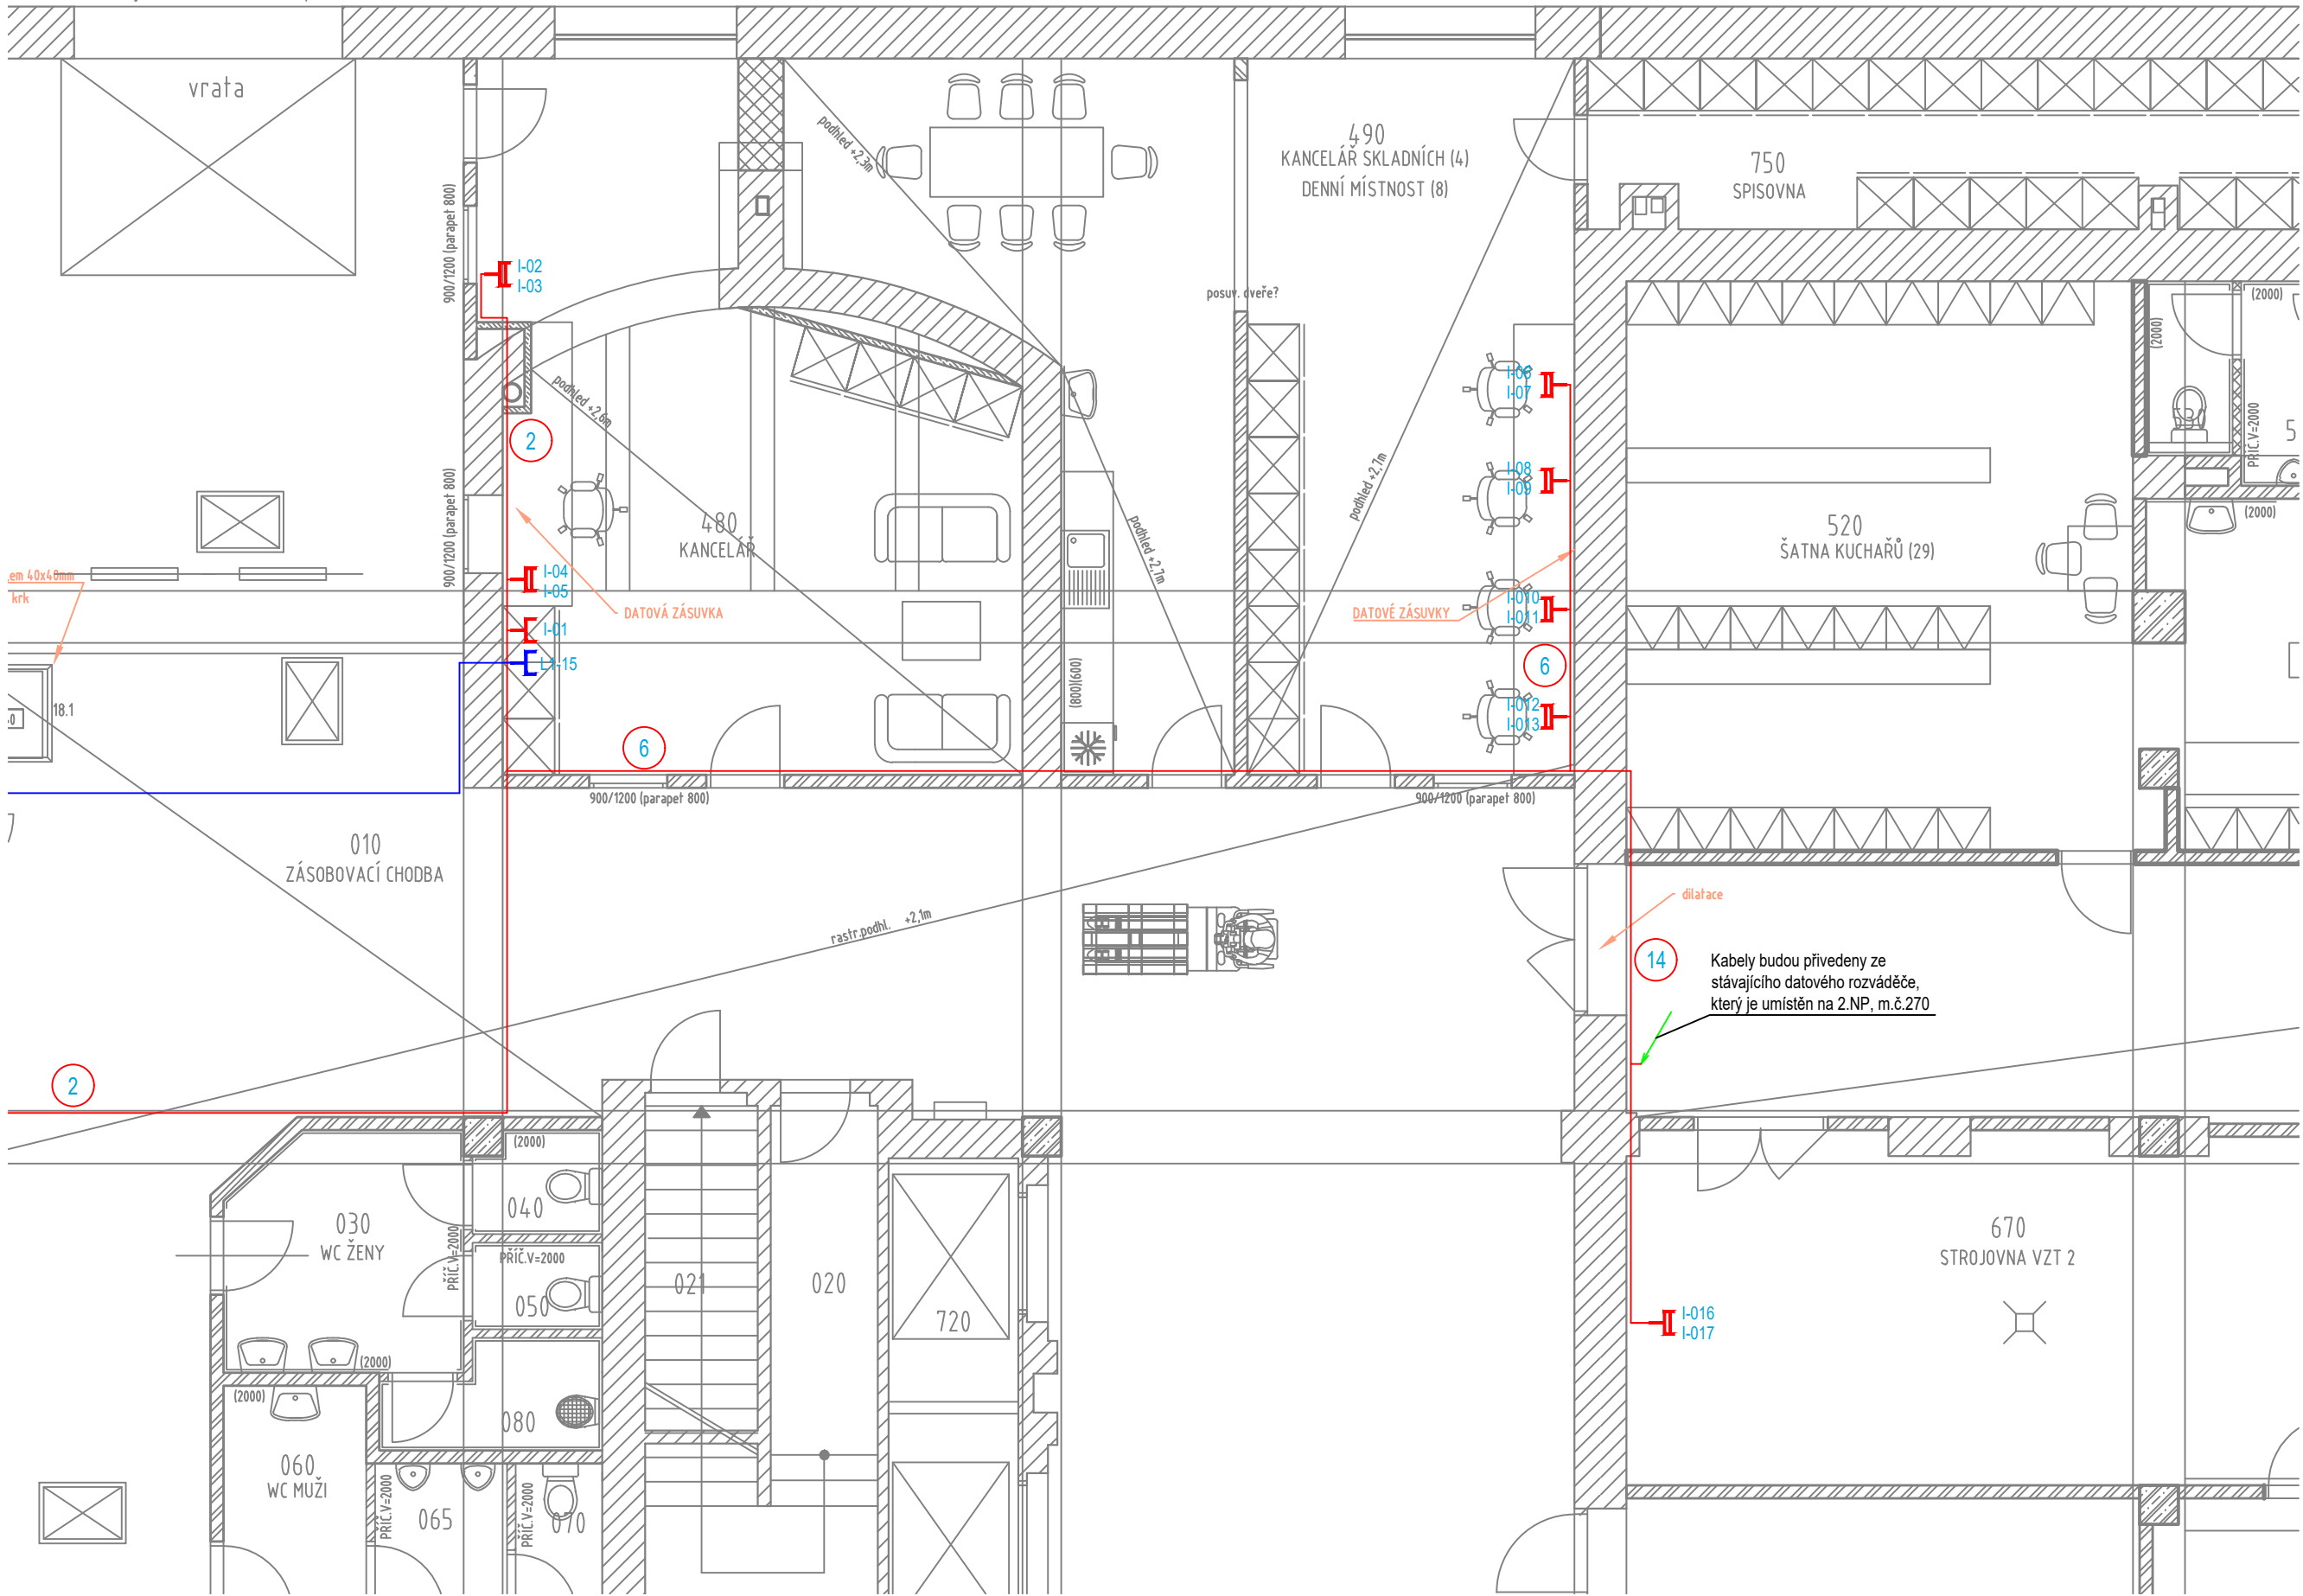

LEGENDA SK:

- ZÁSUVKA SK 2x RJ-45
- ZÁSUVKA SK 1xRJ-45
- POČET KABELU UTP
- TRASA KABELU SK
- TRASA KABELU LINIE 1
- ZÁSUVKA 1xRJ45 LINIE 1
- POŘ. ČÍSLO ZÁSUVKY PODLAŽÍ
- POŘ. ČÍSLO ZÁSUVKY LINIE

REV.	ÚPRAVA/DESCRIPTION	DATUM/DATE	VYPRACOVAL/DRAWN
d			
c			
b			
a			

BKB Metal, a.s. HLUBINSKÁ 917/20, 702 00 OSTRAVA, CZECH REPUBLIC		TEL.: +420 597 488 188 FAX: +420 597 488 100 E-MAIL: info@bkbmetal.cz WEB: www.bkbmetal.cz	TENTO DOKUMENT JE NAŠIM DUŠEVNÍM VLASTNICTVÍM. BEZ PÍSEMNÉHO SOUHLASU FIRMY BKB METAL, a.s. NESMÍ BÝT KOPIROVÁN ANI POSKYTNUT TŘETÍM OSOBÁM. THIS DRAWING IS THE INTELLECTUAL PROPERTY OF BKB METAL. COPYING OR SUBMITTING TO THIRD PARTIES WITHOUT THE PRIOR WRITTEN CONSENT OF BKB METAL IS FORBIDDEN.
OBJEDNATEL/CLIENT: FN Olomouc, I. P. Pavlova 185/6, Olomouc		VYPRACOVAL/DRAWN KONTROLOVAL/CHECKED SCHVÁLIL/APPROVED DATUM/DATE STUPEŇ/STAGE ZAKÁZKA/CONTRACT MĚŘÍTKO/SCALE JEDNOTKY/UNITS POČET A4/NUMBER A4	VLADIMÍR HOCHMANN ING. JAROSLAV HOCHMANN ING. DANIEL RYBA 07/2019 DSP 19-4358 1:75 mm 8
OBSAH/TITLE: PŮDORYS 1.PP – SLABOPROUDÉ ROZVODY – 3.ETAPA		ARCHIVNÍ ČÍSLO/DRAWING No.:	REV.:

BKB-2-10189

11