


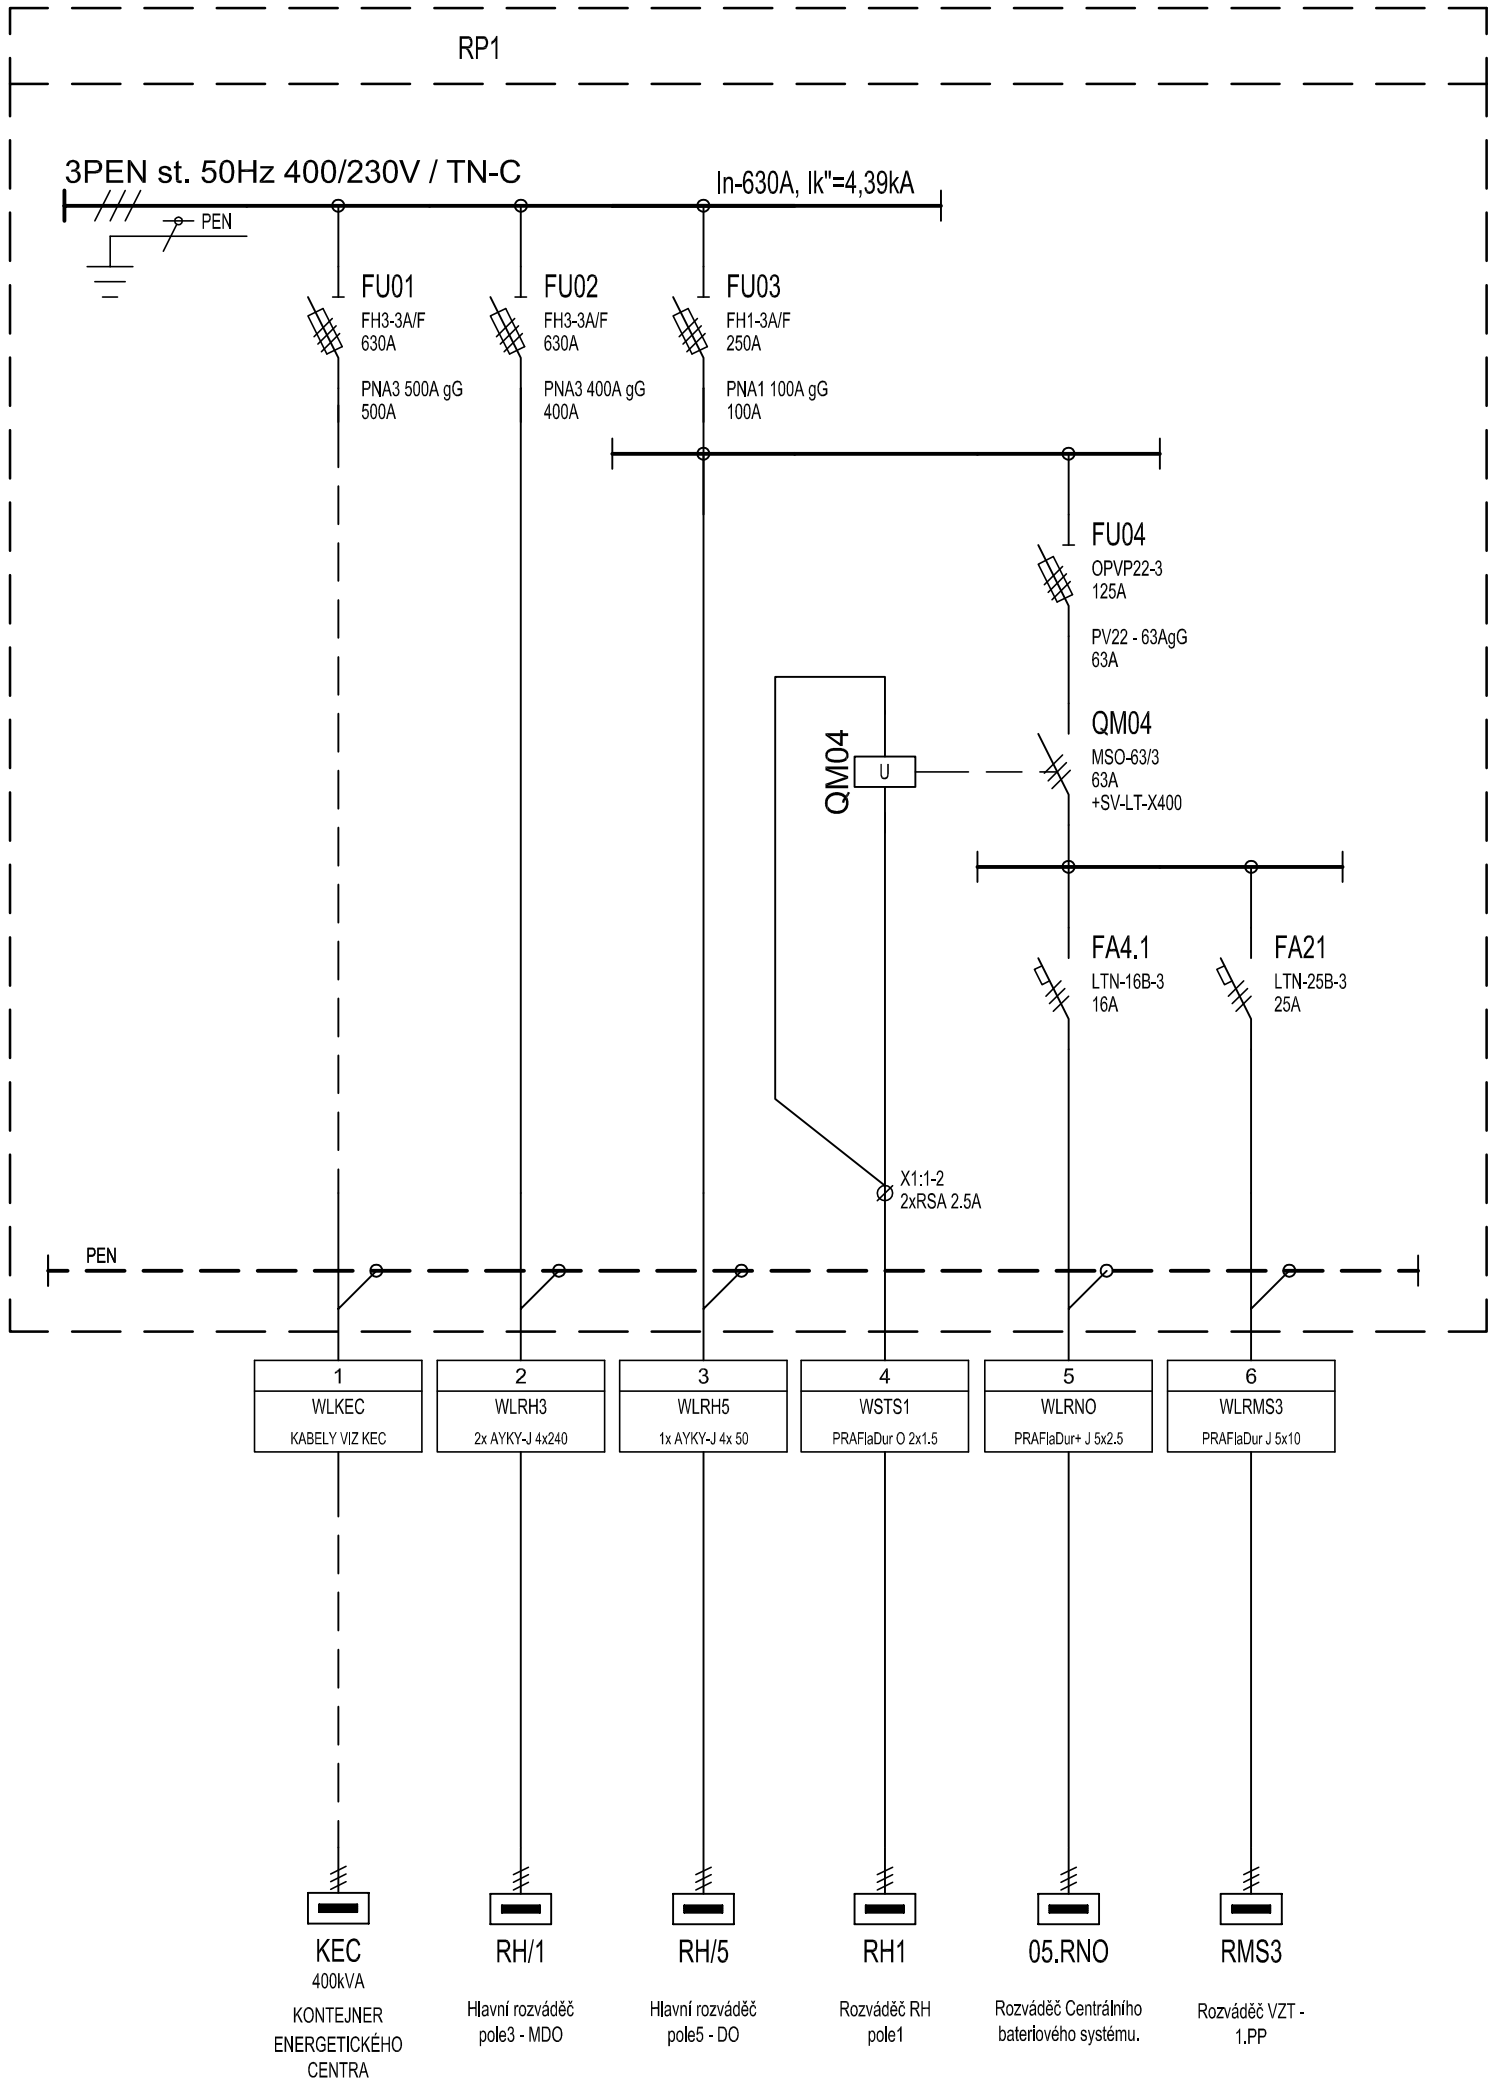


V ROZVÁDĚČI BUDE INSTALOVÁN BEZPEČNOSTNÍ ŠTÍTEK.



Rozváděč:
Poloha:
Stupeň krytí:
Požární klasifikace:
Dveře:
Vnější rozměry:
Vnitřní rozměry:
Výklenek:
Podstavec:
Vnitřní členění:
Koncepce:

xEnergy Light (XVTL)
NA podlaze
IP40
Žádná
Plechové plné s 4-bodovou závorou, ploché, pravé/levé
800 x 2000 x 500 (Šířka x Výška x Hloubka)
720 x 1950 (Šířka x Výška)
-
Lehký, výška 200mm s bočními výřezy pro kabely
Jeden rám šířky 720mm.
Kompletní skříň řadová (předmontovaná)

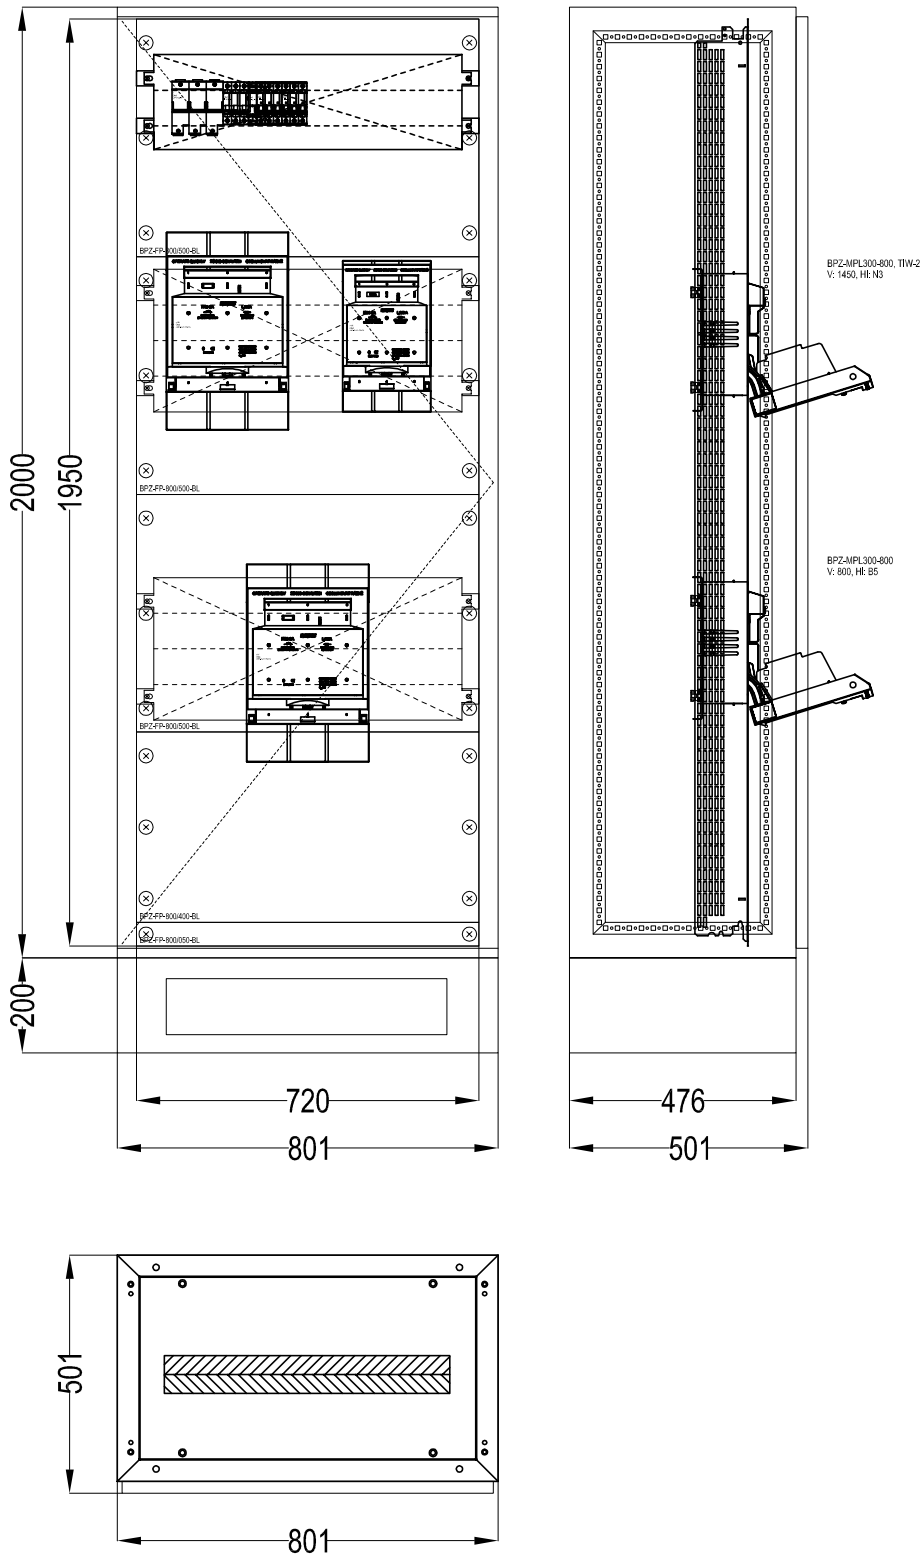

Poznámka:
Předpokládá se, že v případě nouze HZS Olomouckého kraje zapůjčí Kontejner Energetického Centra (KEC) k nouzovému napojení objektu WD. Napájecí kabely, které jsou součástí KEC budou napojeny do rozváděče RP1 na pojistkový odpínač FU1. V podstavci RP1 budou čelní výřezy pro napájecí kabely.
Parametry KCE:
Výkon DG je 400kVA PRIME
Jmenovitý výkon: 320kW
cosφ 0,80
Jmenovité napětí: 400/230V
Počet fází: 3
Frekvence: 50Hz
Jmenovitý proud: 577A

Napětová soustava: 3 PEN, 230/400V, 50 Hz, TN-C
Základní ochrana: izolací dle ČSN 33 2000-4-41 ed.3
kryty a přepážkami dle ČSN 33 2000-4-41 ed.3
Ochrana při poruše: automatickým odpojením od zdroje dle ČSN 33 2000-4-41 ed.3

REV.	ÚPRAVA/DESCRIPTION	DATUM/DATE	VPRACOVAL/DRAWN
d			
c			
b			
a	Úprava rozvásšče RP1 dle požadavku investara	05/2021	V.Hochmann
BKB Metal a.s. HLUBINSKÁ 917/20, 702 00 OSTRAVA, CZECH REPUBLIC TEL.: +420 597 488 188 FAX: +420 597 488 100 E-MAIL: info@bkbmetal.cz WEB: www.bkbmetal.cz TENTO DOKUMENT JE NAŠIM DUŠEVNÍM VLASTNICTVÍM. BEZ PÍSEMNÉHO SOUHLASU FIRMY BKB METAL, a.s. NESMÍ BÝT KOPIROVÁN ANI POSKYTNUT TŘETÍM OSOBAM. THIS DRAWING IS THE INTELLECTUAL PROPERTY OF BKB METAL. COPYING OR SUBMITTING TO THIRD PARTIES WITHOUT THE PRIOR WRITTEN CONSENT OF BKB METAL IS FORBIDDEN.			
OBJEDNATEL/CLIENT: FN Olomouc, I. P. Pavlova 185/6, Olomouc		VPRACOVAL/DRAWN KONTRLOVAL/CHECKED	VLADIMÍR HOCHMANN ING. JAROSLAV HOLAN
AKCE/ACTIVITY: PD stavební úpravy objektu "WD" – Stravovací provoz– 1.PP SO 01 Objekt skladů		SCHVÁLIL/APPROVED DATUM/DATE STUPEŇ/STAGE	ING. DANIEL RYBA 11/2019 DPS
D.1.4d ELEKTROINSTALACE		ZAKÁZKA/CONTRACT MĚŘÍTKO/SCALE JEDNOTKY/UNITS POČET A4/NUMBER A4	19–4358 --- mm 8
OBSAH/TITLE: ROZVÁDĚČ RP1		ARCHIVNÍ ČÍSLO/DRAWING No.:	REV.:
		BKB–2–10194	a
		1	1